



PLANTA BAJA  
ESCALA 1:50  
INSTALACIONES ELÉCTRICAS INTERIORES: ILUMINACIÓN

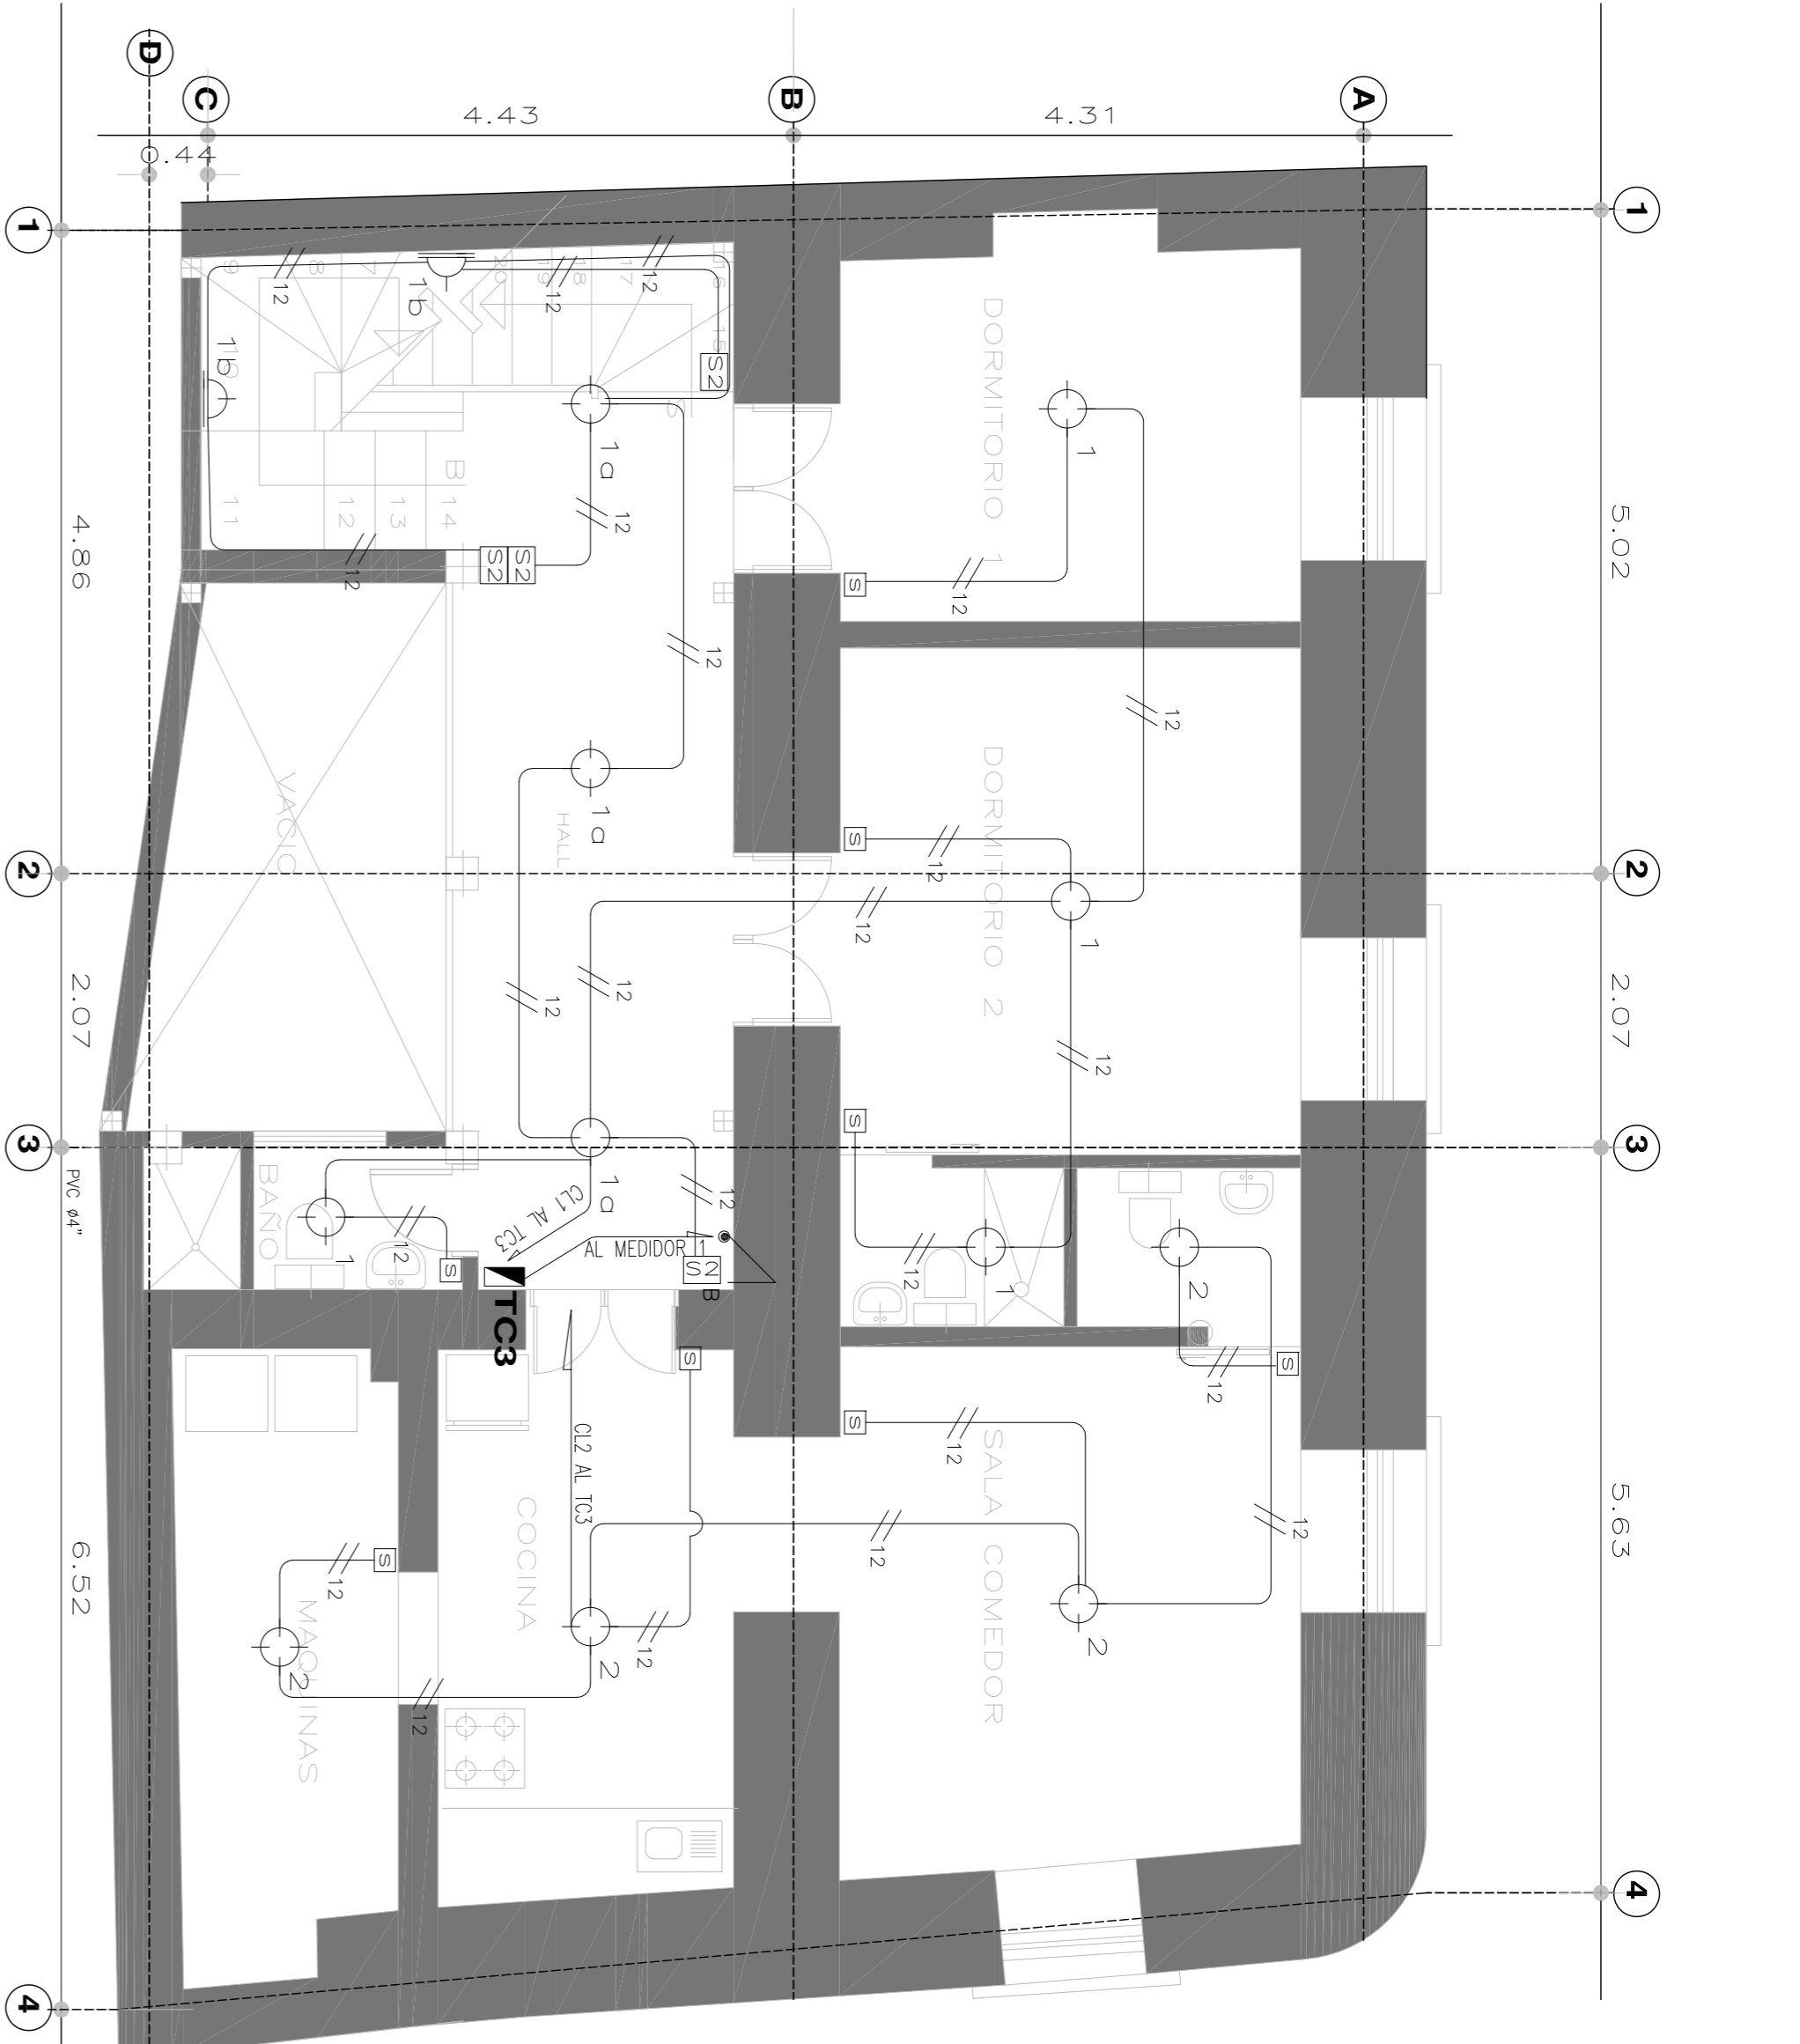

PLANTA PRIMER PISO  
ESCALA 1:50  
INSTALACIONES ELÉCTRICAS INTERIORES: ILUMINACIÓN

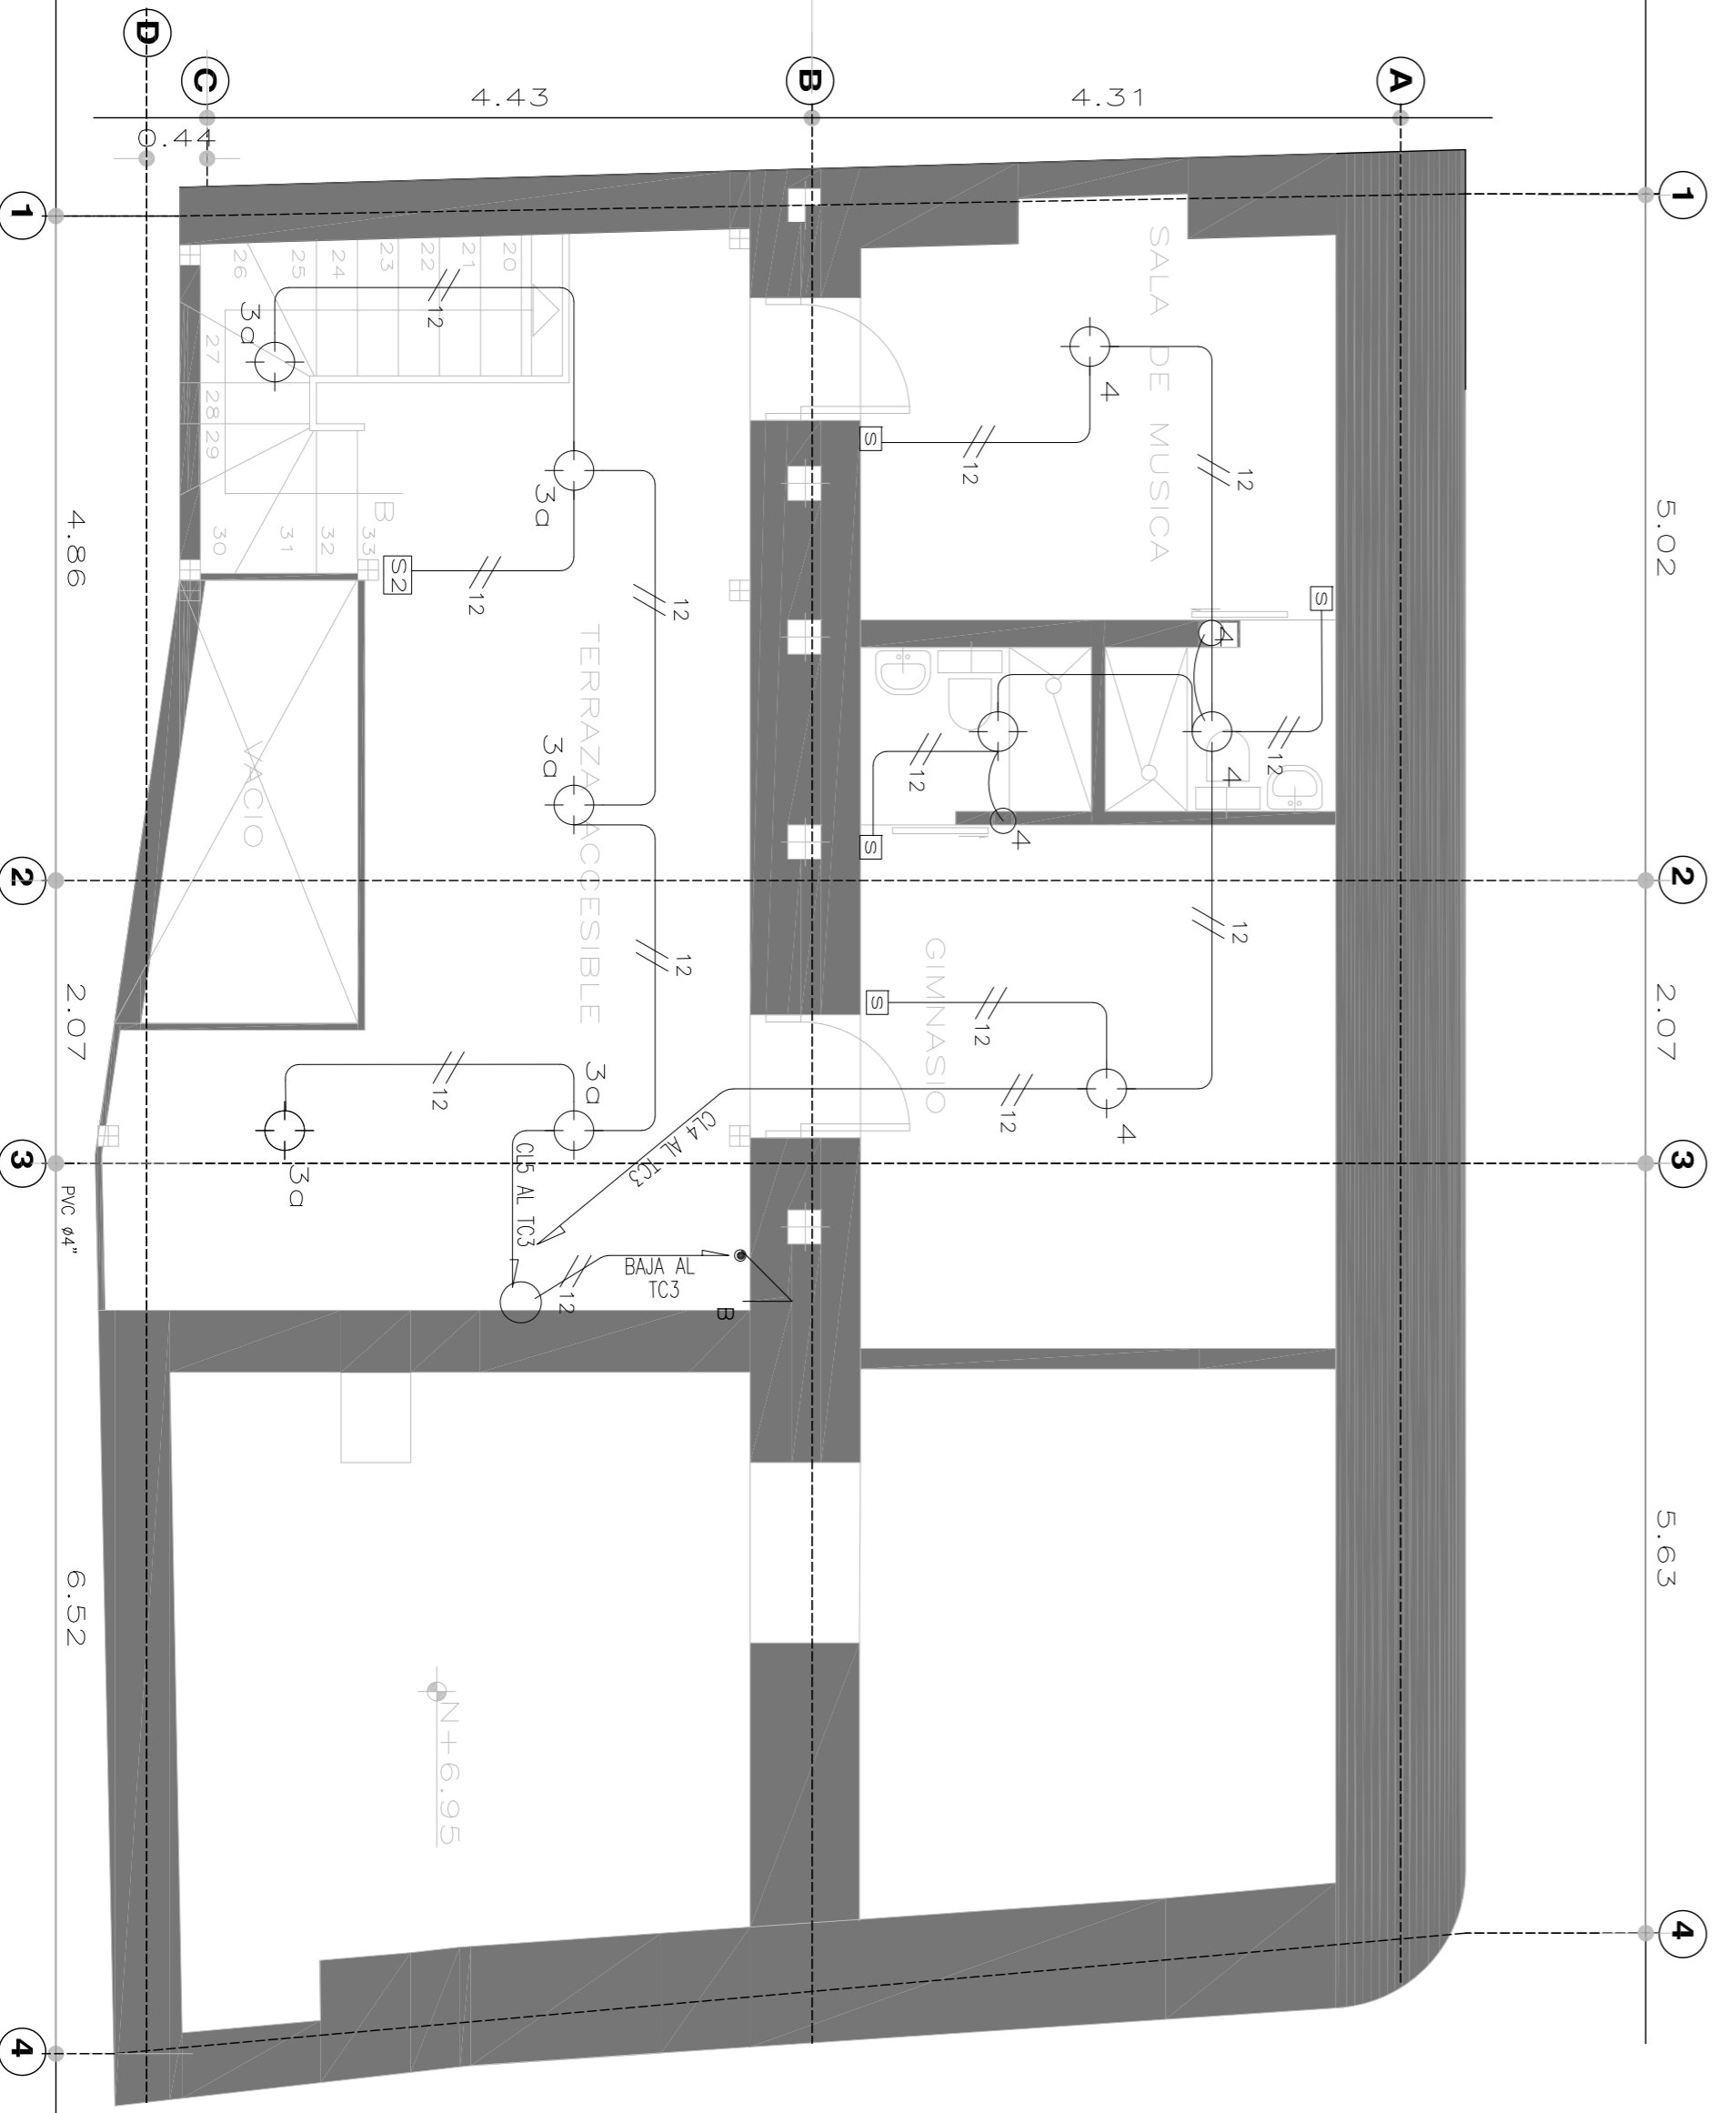

PLANTA SEGUNDO PISO  
ESCALA 1:50  
INSTALACIONES ELÉCTRICAS INTERIORES: ILUMINACIÓN

SIMBOLOGIA	
	MEDIDOR
	LUMINARIA-100W-120V
	INTERRUPTOR
	CONMUTADOR
	VENTILADOR MECÁNICO
	APLIQUE DE PARED-60W-120V
	CIRCUITO DE LUMINARIAS (2XN°12+N°14) EN 61/2"
	INDICA TUBERÍA QUE SUBE Y/O BAJA
	TABLERO DE DISTRIBUCIÓN
	PUESTA A TIERRA

Proyecto:  
**INSTALACIONES ELÉCTRICAS  
Y ELECTRÓNICAS**

Propietario:  
**RESIDENCIA DEL SR.  
MAURICIO A. LARCO S.**

DISEÑO ELÉCTRICO:  
**PABLO JOSÉ VILGARIN QUIROGA**  
INGENIERO ELÉCTRICO  
R# 1021-11-1086459  
SRA. MARIAM LUCÍA PAUCAR FIEL  
O.- 040354356

Contiene: INSTALACIONES ELÉCTRICAS  
ILUMINACIÓN, DIAGRAMA UNIFILAR  
Ubicación: PARROQUIA: C. HISTÓRICO  
Barrio: SIBUAS, CALLE PEDRO BRICENO Y RÍOS  
Escalera: Fecha: Zonificación:  
INDIC.: OS-2020 (H2(D203H-70))  
CLAVE CATASTR.: No. DE PREDIO  
10002-06-009 42459

SELLOS MUNICIPALES  
Lomina:  
**IE1**  
DE: **2**

DIAGRAMA UNIFILAR TC1

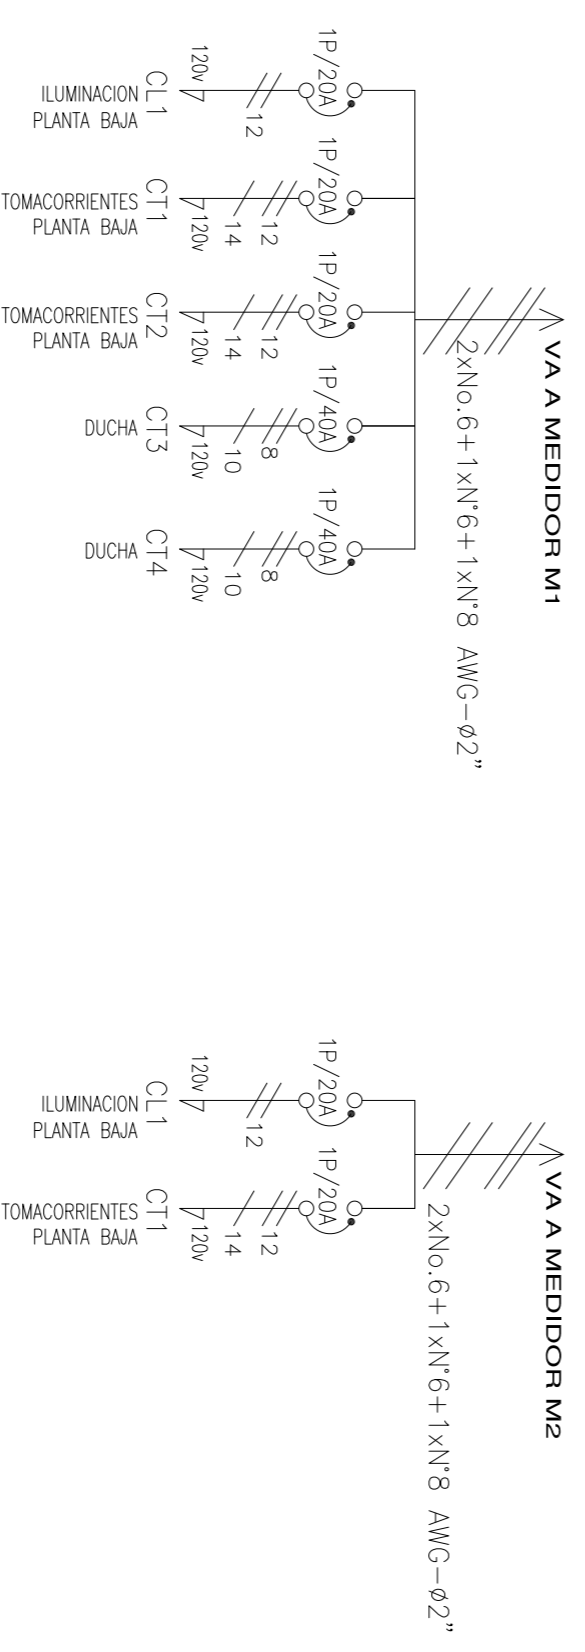


DIAGRAMA UNIFILAR TC2

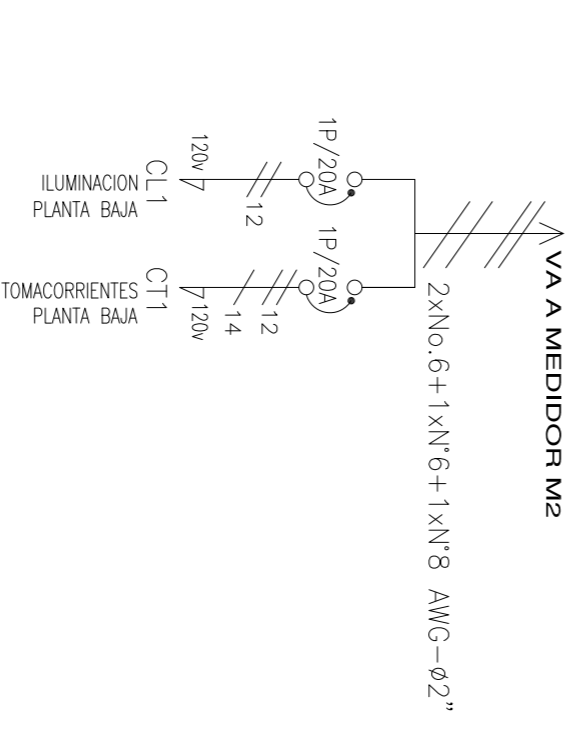


DIAGRAMA UNIFILAR TC3

