



PLANTA BAJA ESCALA 1:80
INSTALACIONES ELÉCTRICAS INTERIORES: TOMACORRIENTES



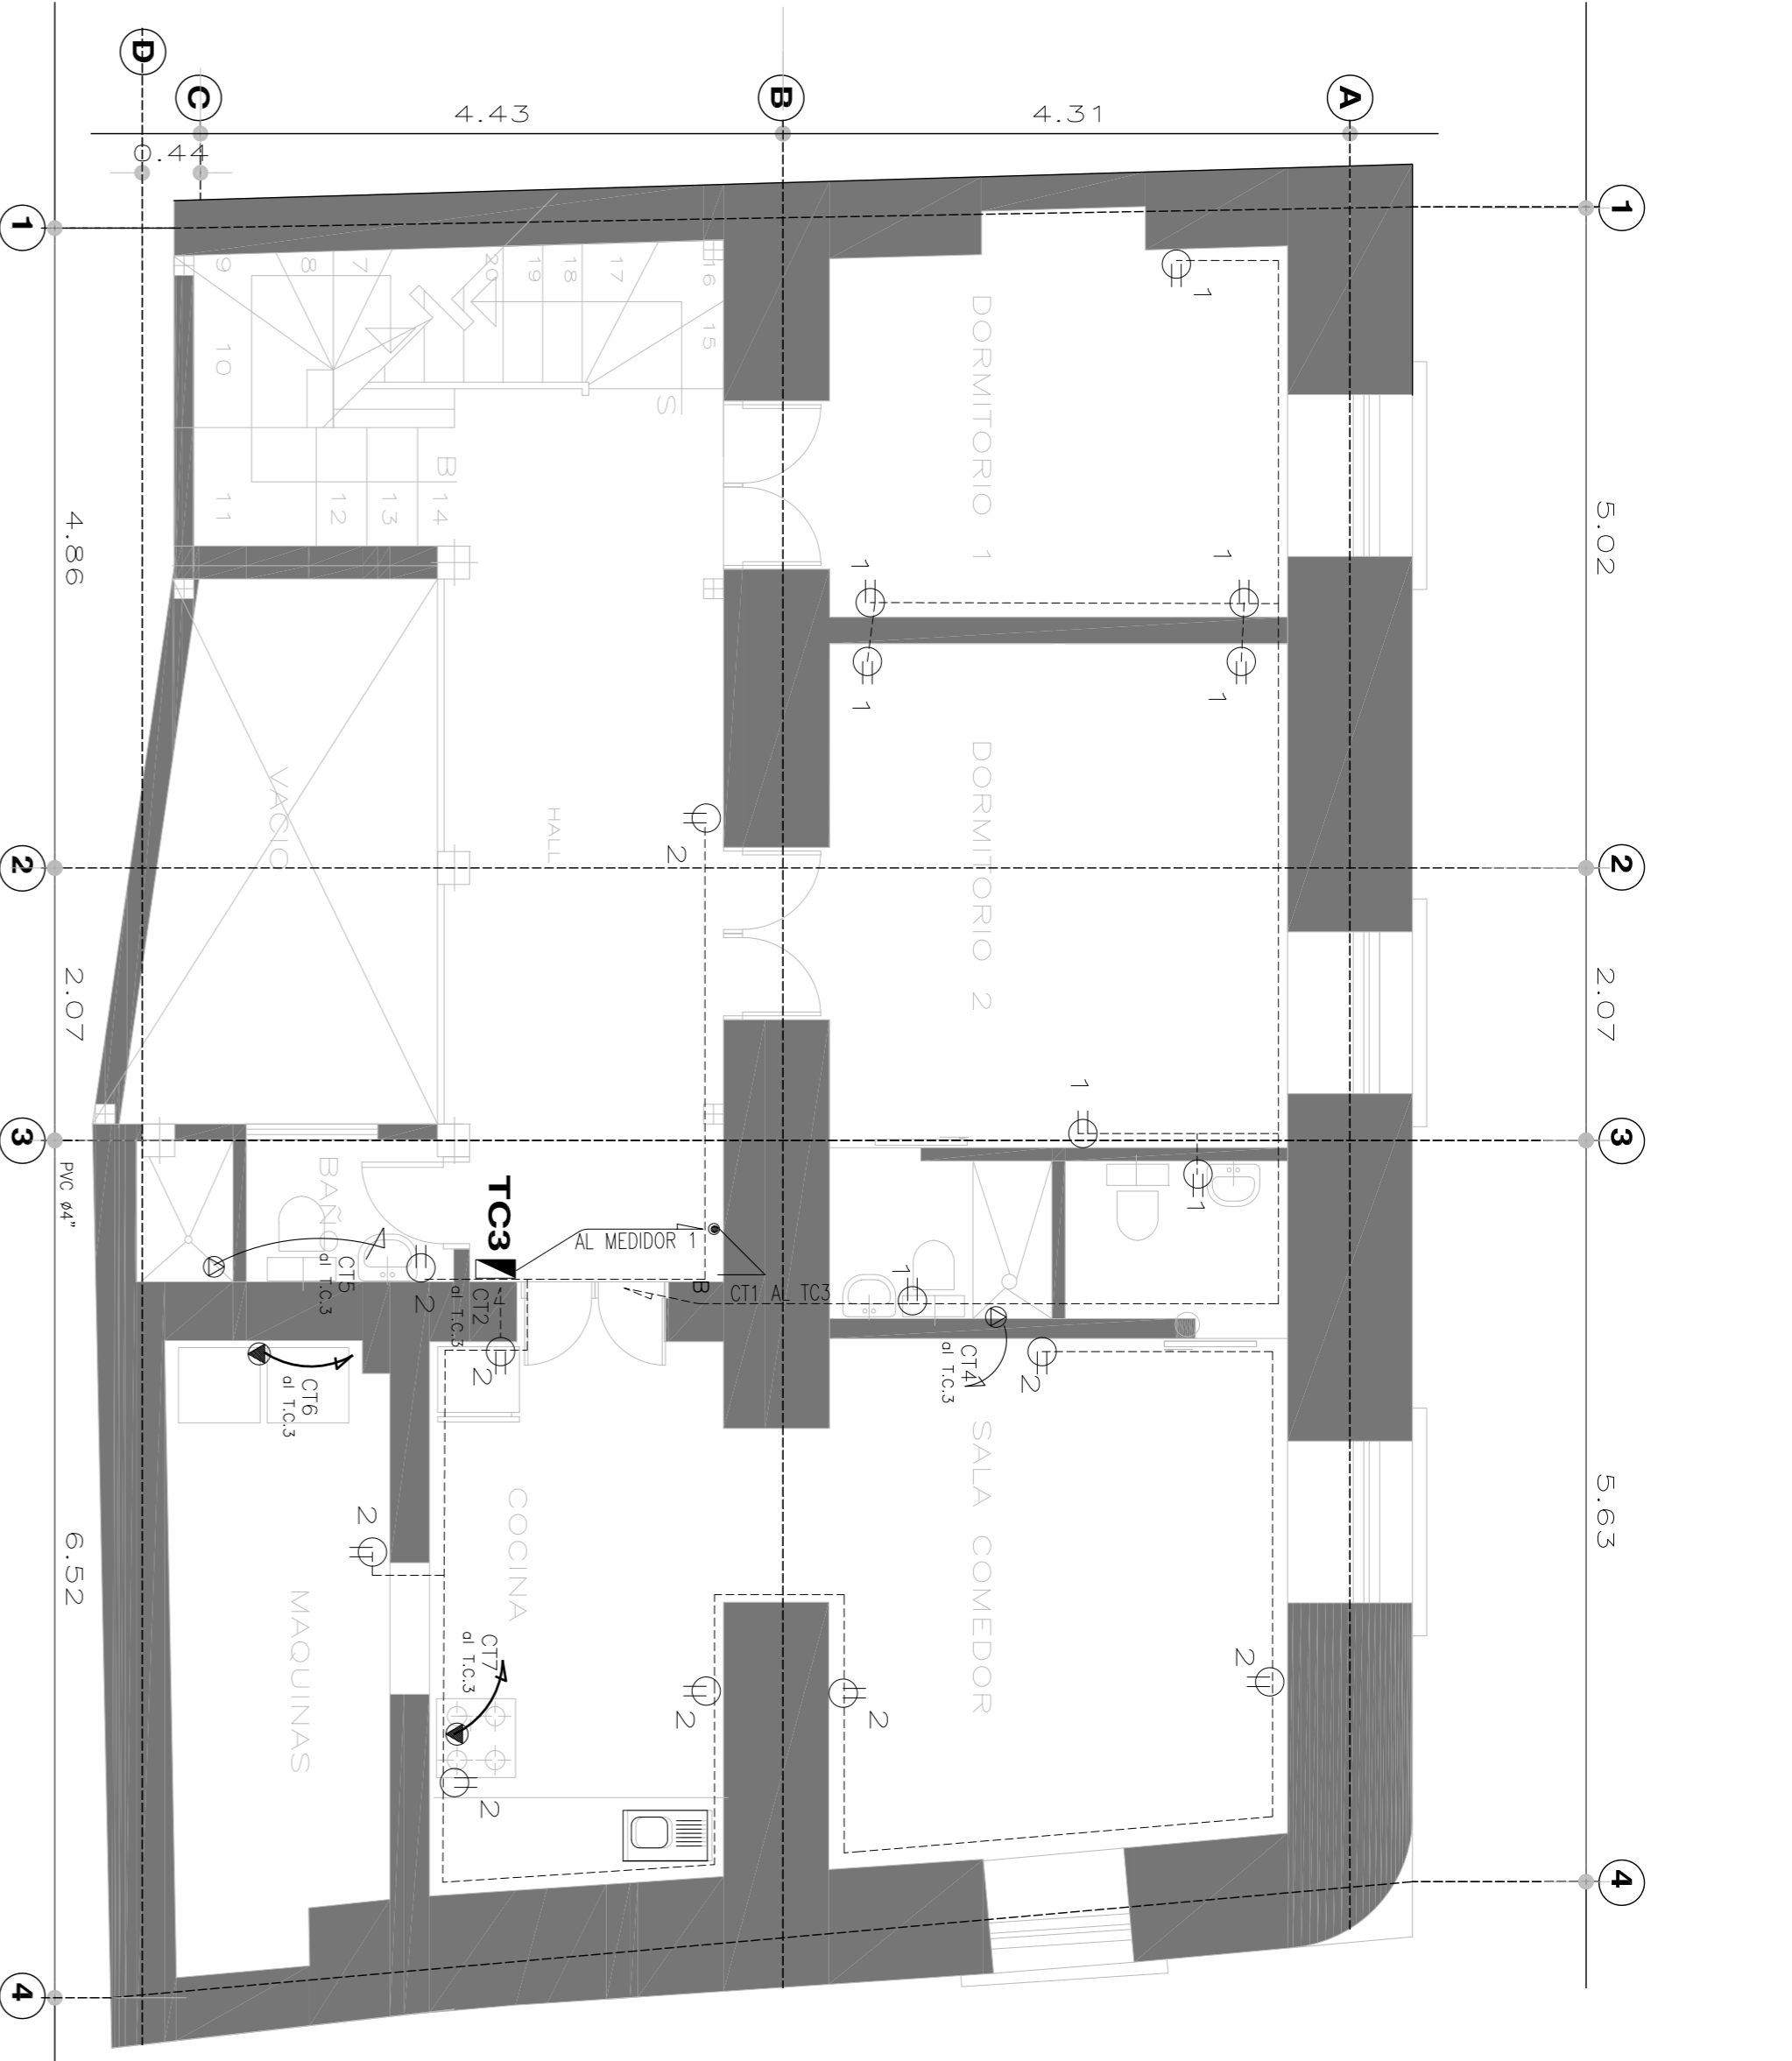


PLANTA PRIMER PISO ESCALA 1:80
INSTALACIONES ELÉCTRICAS INTERIORES: TOMACORRIENTES

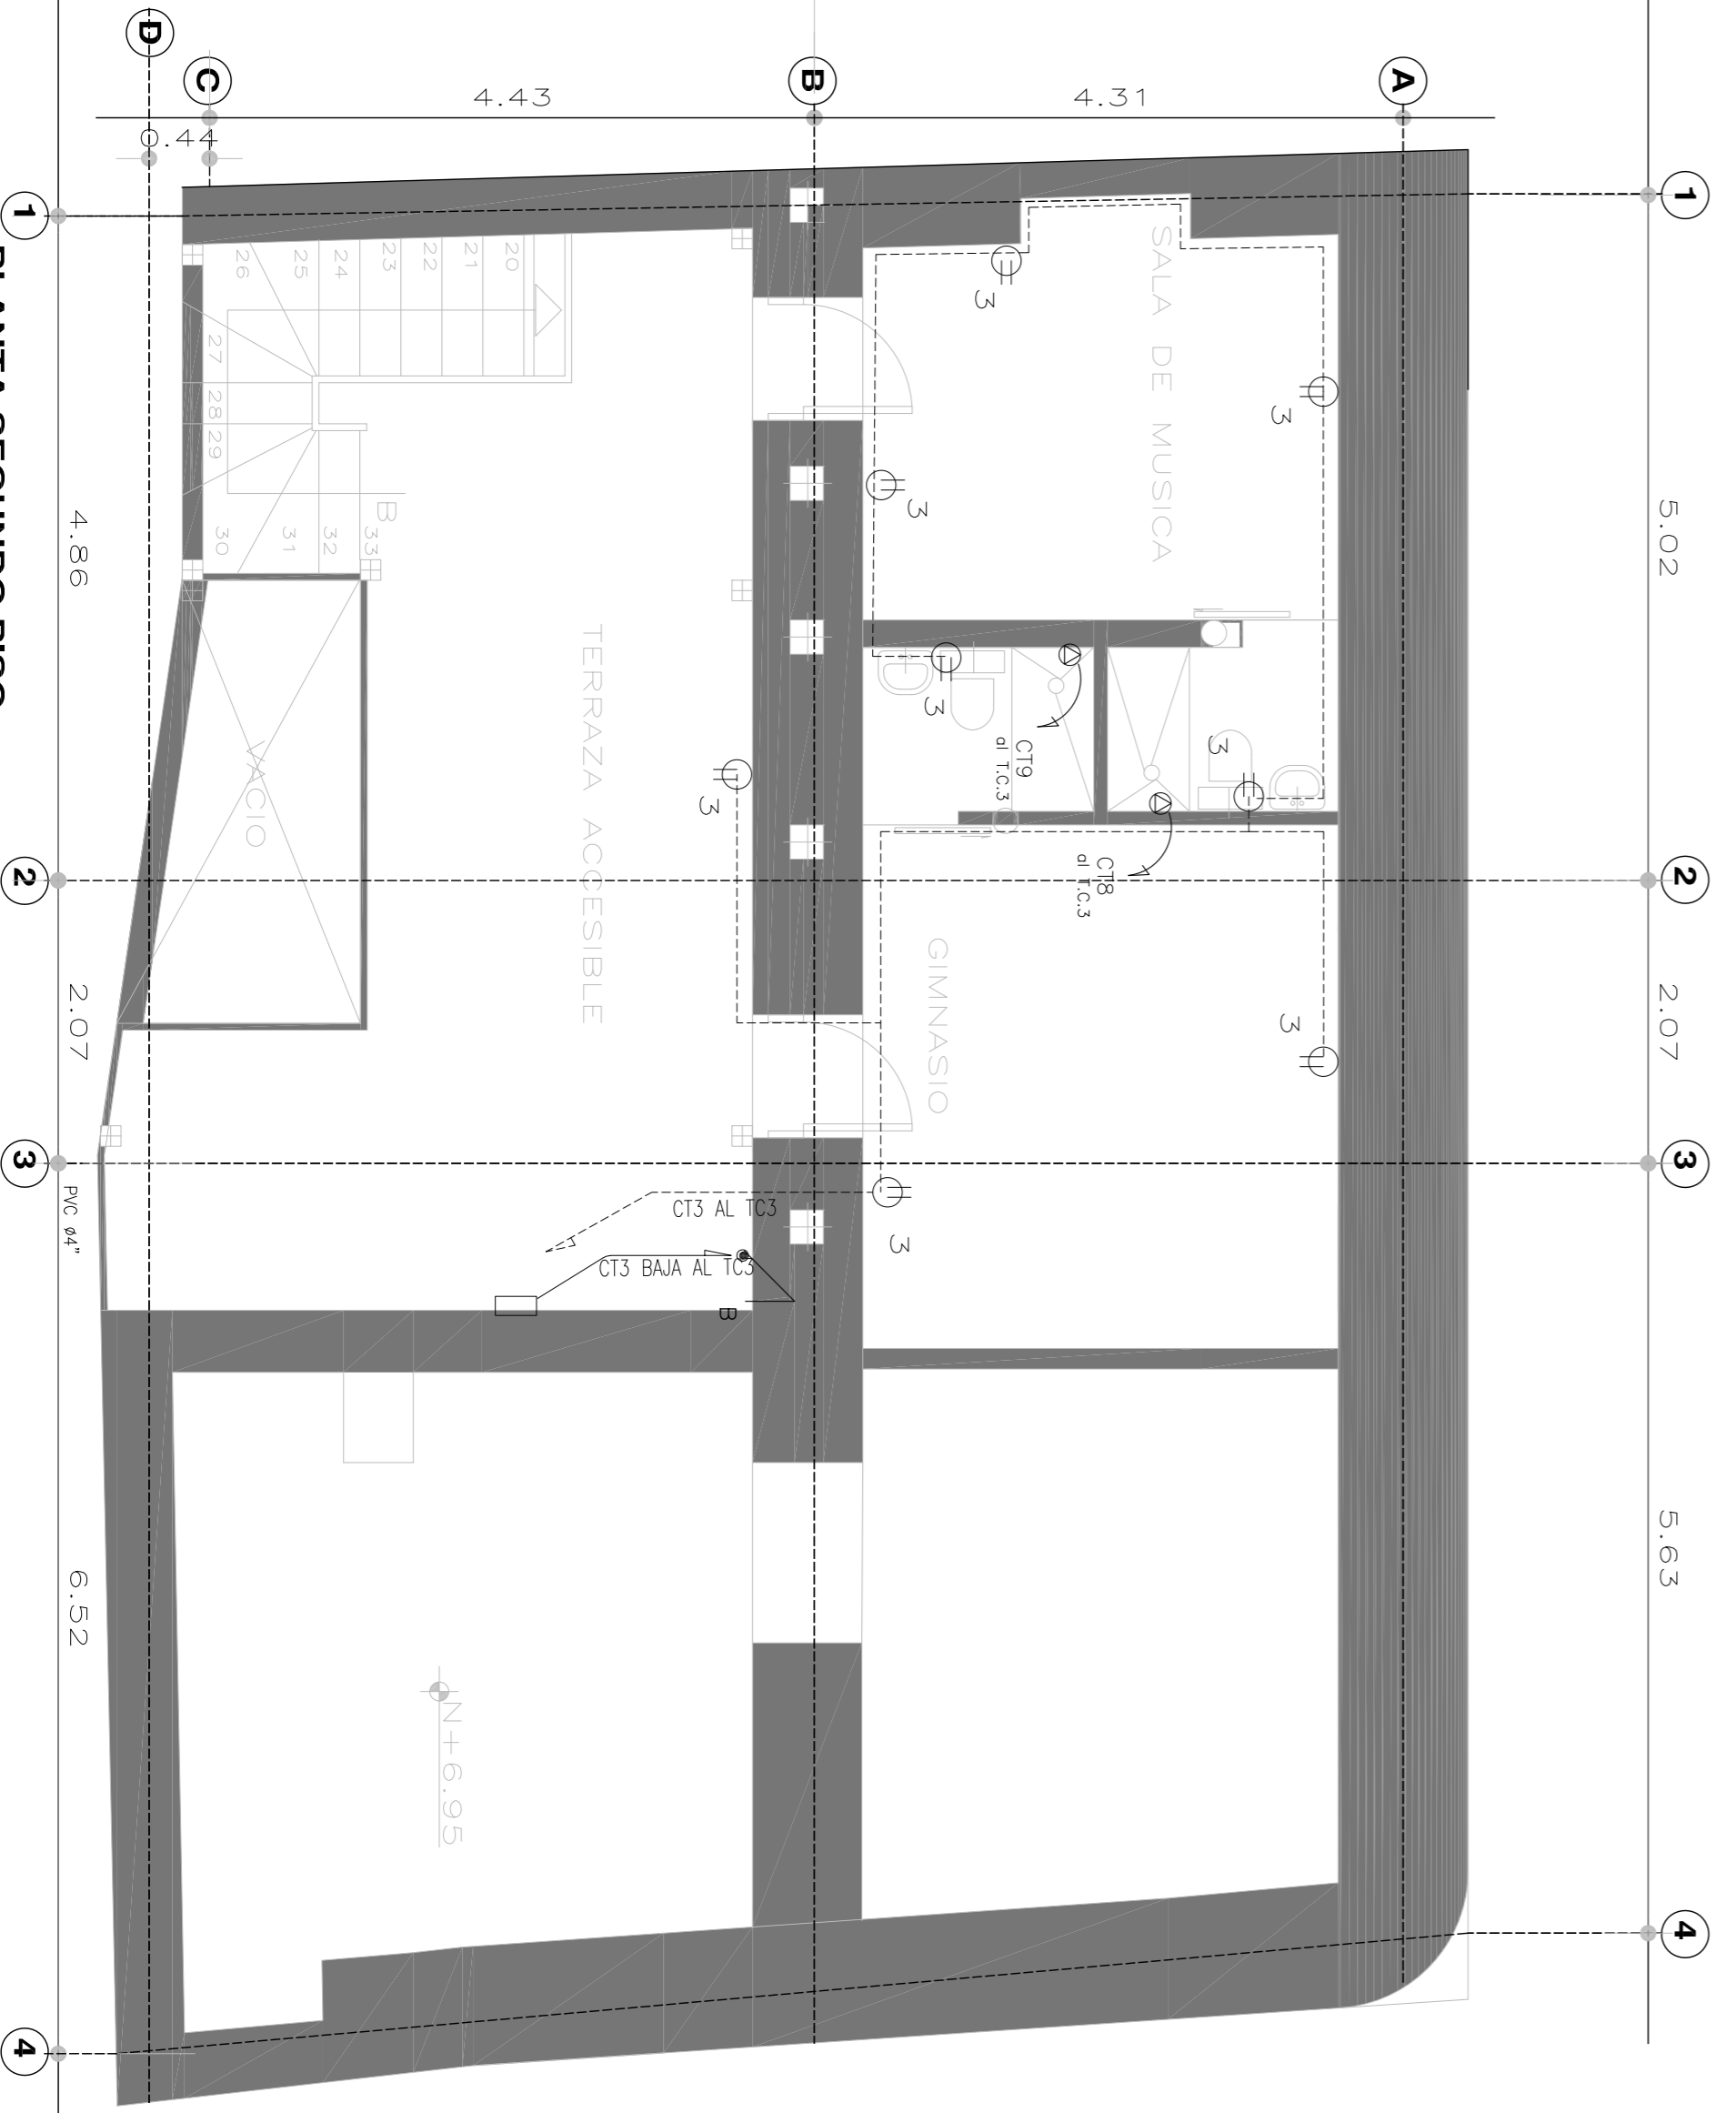

PLANTA SEGUNDO PISO ESCALA 1:80
INSTALACIONES ELÉCTRICAS INTERIORES: TOMACORRIENTES

DIAGRAMA VERTICAL

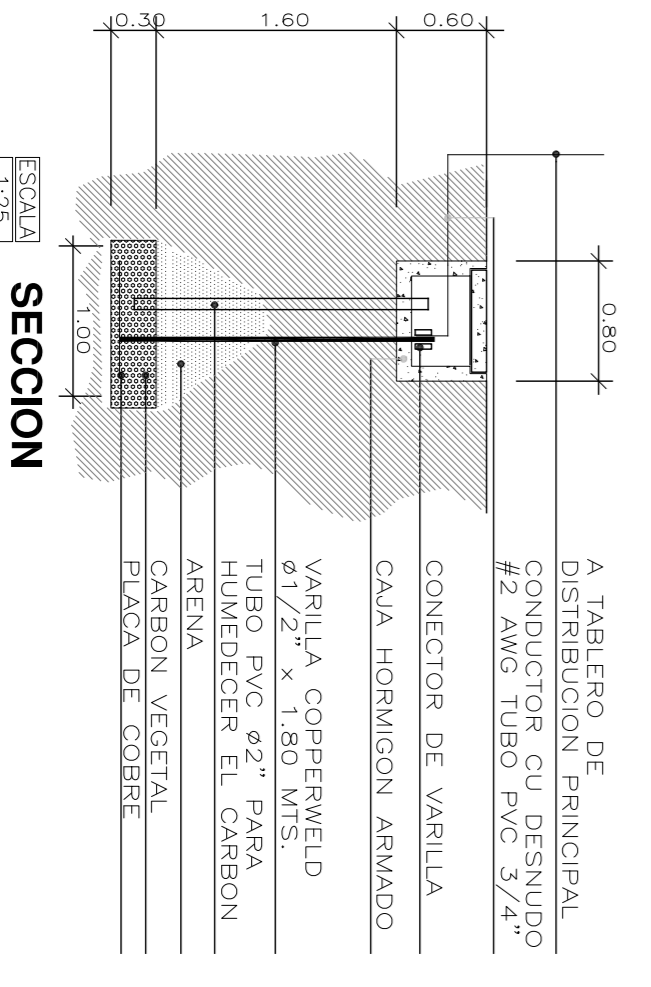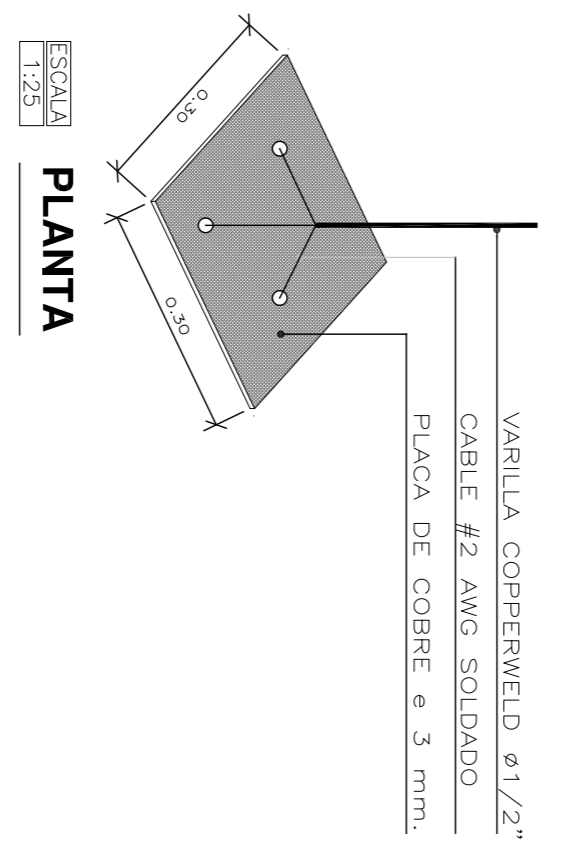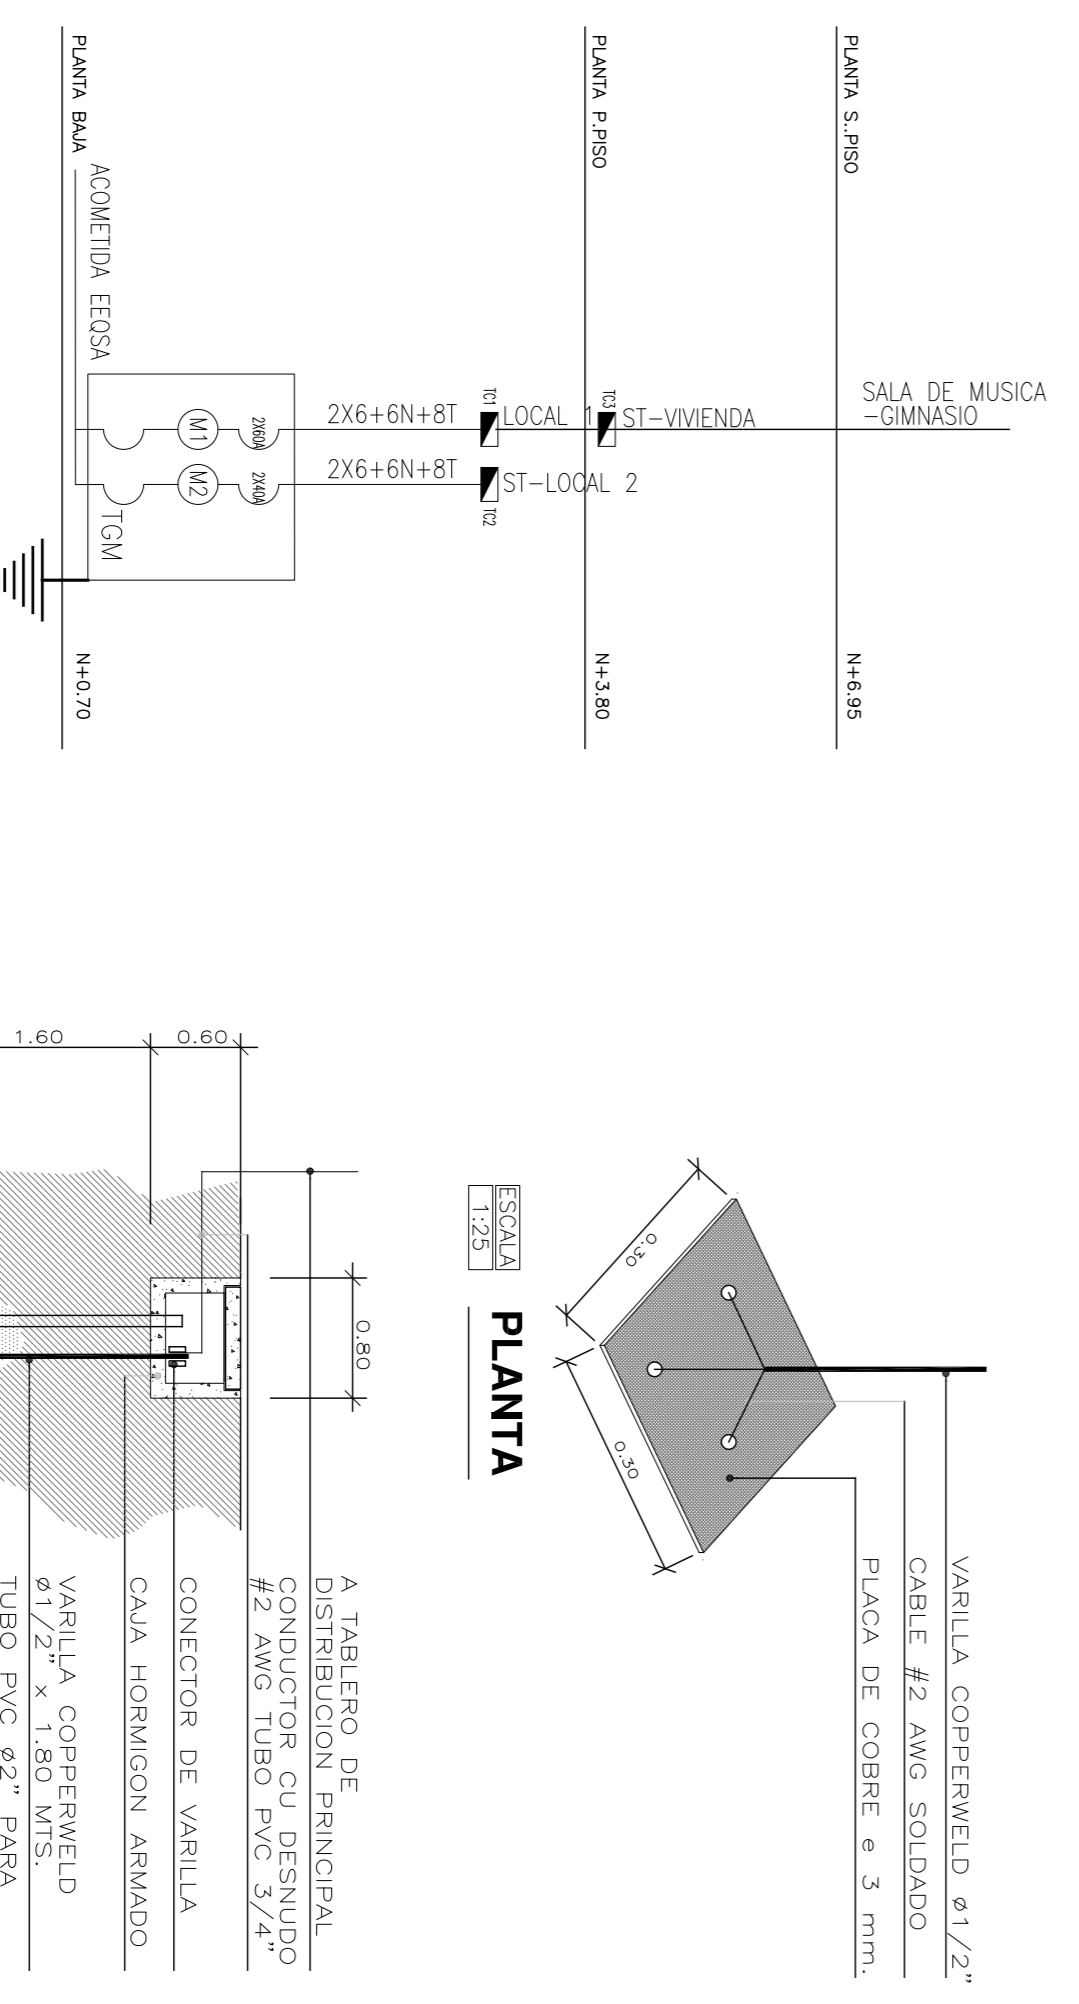

NOTA:
LAS LUMINARIAS LLEVARAN CONDUCTOR DE COBRE
TIPO THHN Nro. 12 AWG
LOS TOMACORRIENTES LLEVARAN CONDUCTOR DE COBRE
TIPO THHN Nro. 12 AWG

SIMBOLOGÍAS:—

INSTALACIONES ELÉCTRICAS	
	MEDIDOR
	TOMACORRIENTE DOBLE POLARIZADO
	CIRCUITO DE TOMACORRIENTES (2XN+12+N+14) EN Ø1/2"
	SALIDA ESPECIAL 120V (1XN+8+N+10) EN Ø3/4"
	CIRCUITO ESPECIAL 120 V
	SALIDA ESPECIAL 240V (2XN+8+N+10) EN Ø3/4"
	CIRCUITO ESPECIAL 240 V
	INDICA TUBERÍA QUE SUBE Y/O BAJA
	TABLERO DE DISTRIBUCIÓN
	PUERTA A TIERRA

Proyecto:
INSTALACIONES ELÉCTRICAS Y ELECTRÓNICAS

Propietario: **RESIDENCIA DEL SR. MAURICIO A. LARCO S.**

DISEÑO ELÉCTRICO:
SR. MAURICIO ADOFFO LARCO S.
O:— 1102511258
SR. MARIAM LUCÍA PAUCAR FUEL
O:— 0401384386
PABLO JOSÉ VULGARÍN QUIROGA
INGENIERO ELÉCTRICO
RP 1021-11-1084429

Contiene: INSTALACIONES ELÉCTRICAS TOMACORRIENTES, DIAGRAMA VERT. SIMBOLOGIA Ubicación: PARROQUIA: C. HISTORICO Barrio: SIBUAS, CALLE PEDRO BRICERO Y RIOS Escala: 06-2020 (H2(D203H-70)) INDI. Fecha: Zonificación: No. DE PRECIO CLAVE CATAST. No. DE PREDIO 10002-06-009 42459

SELLOS MUNICIPALES

Lamina: **IE2**

DE: **2**