




PLANTA BAJA ESCALA 1:150
INST. AGUAS SERVIDAS

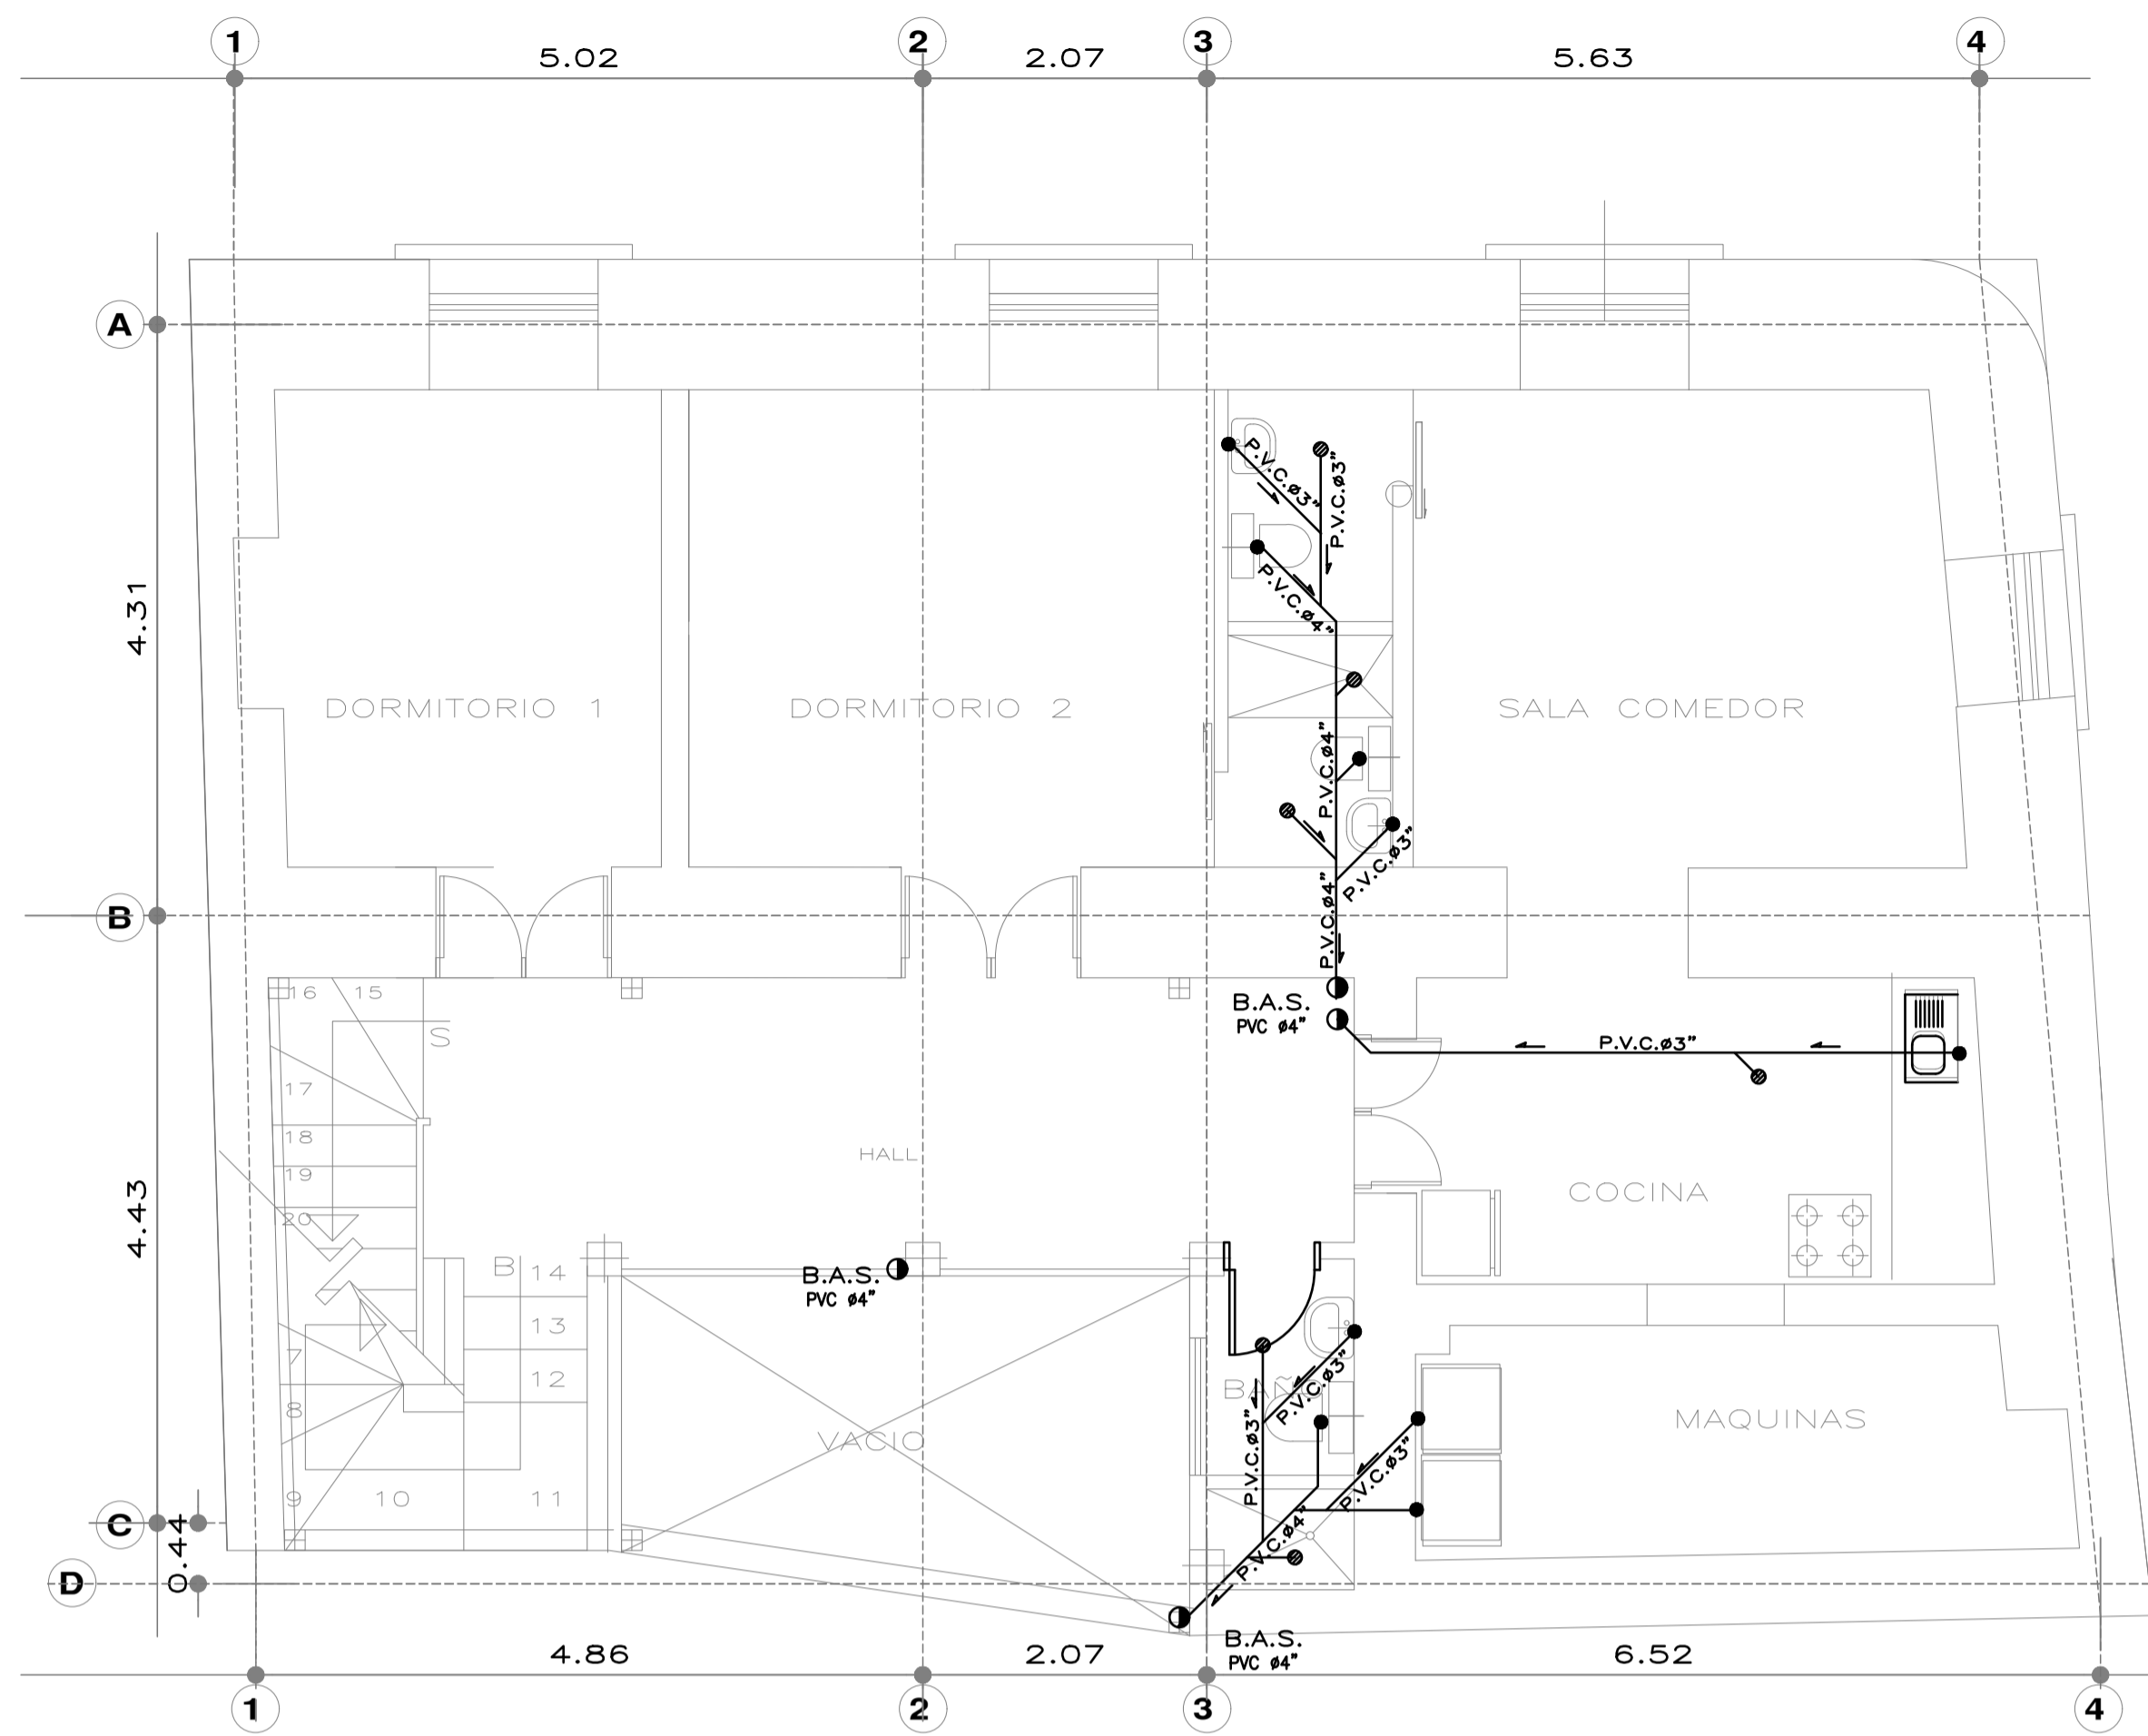

PLANTA PRIMER PISO ESCALA 1:150
INST. AGUAS SERVIDAS

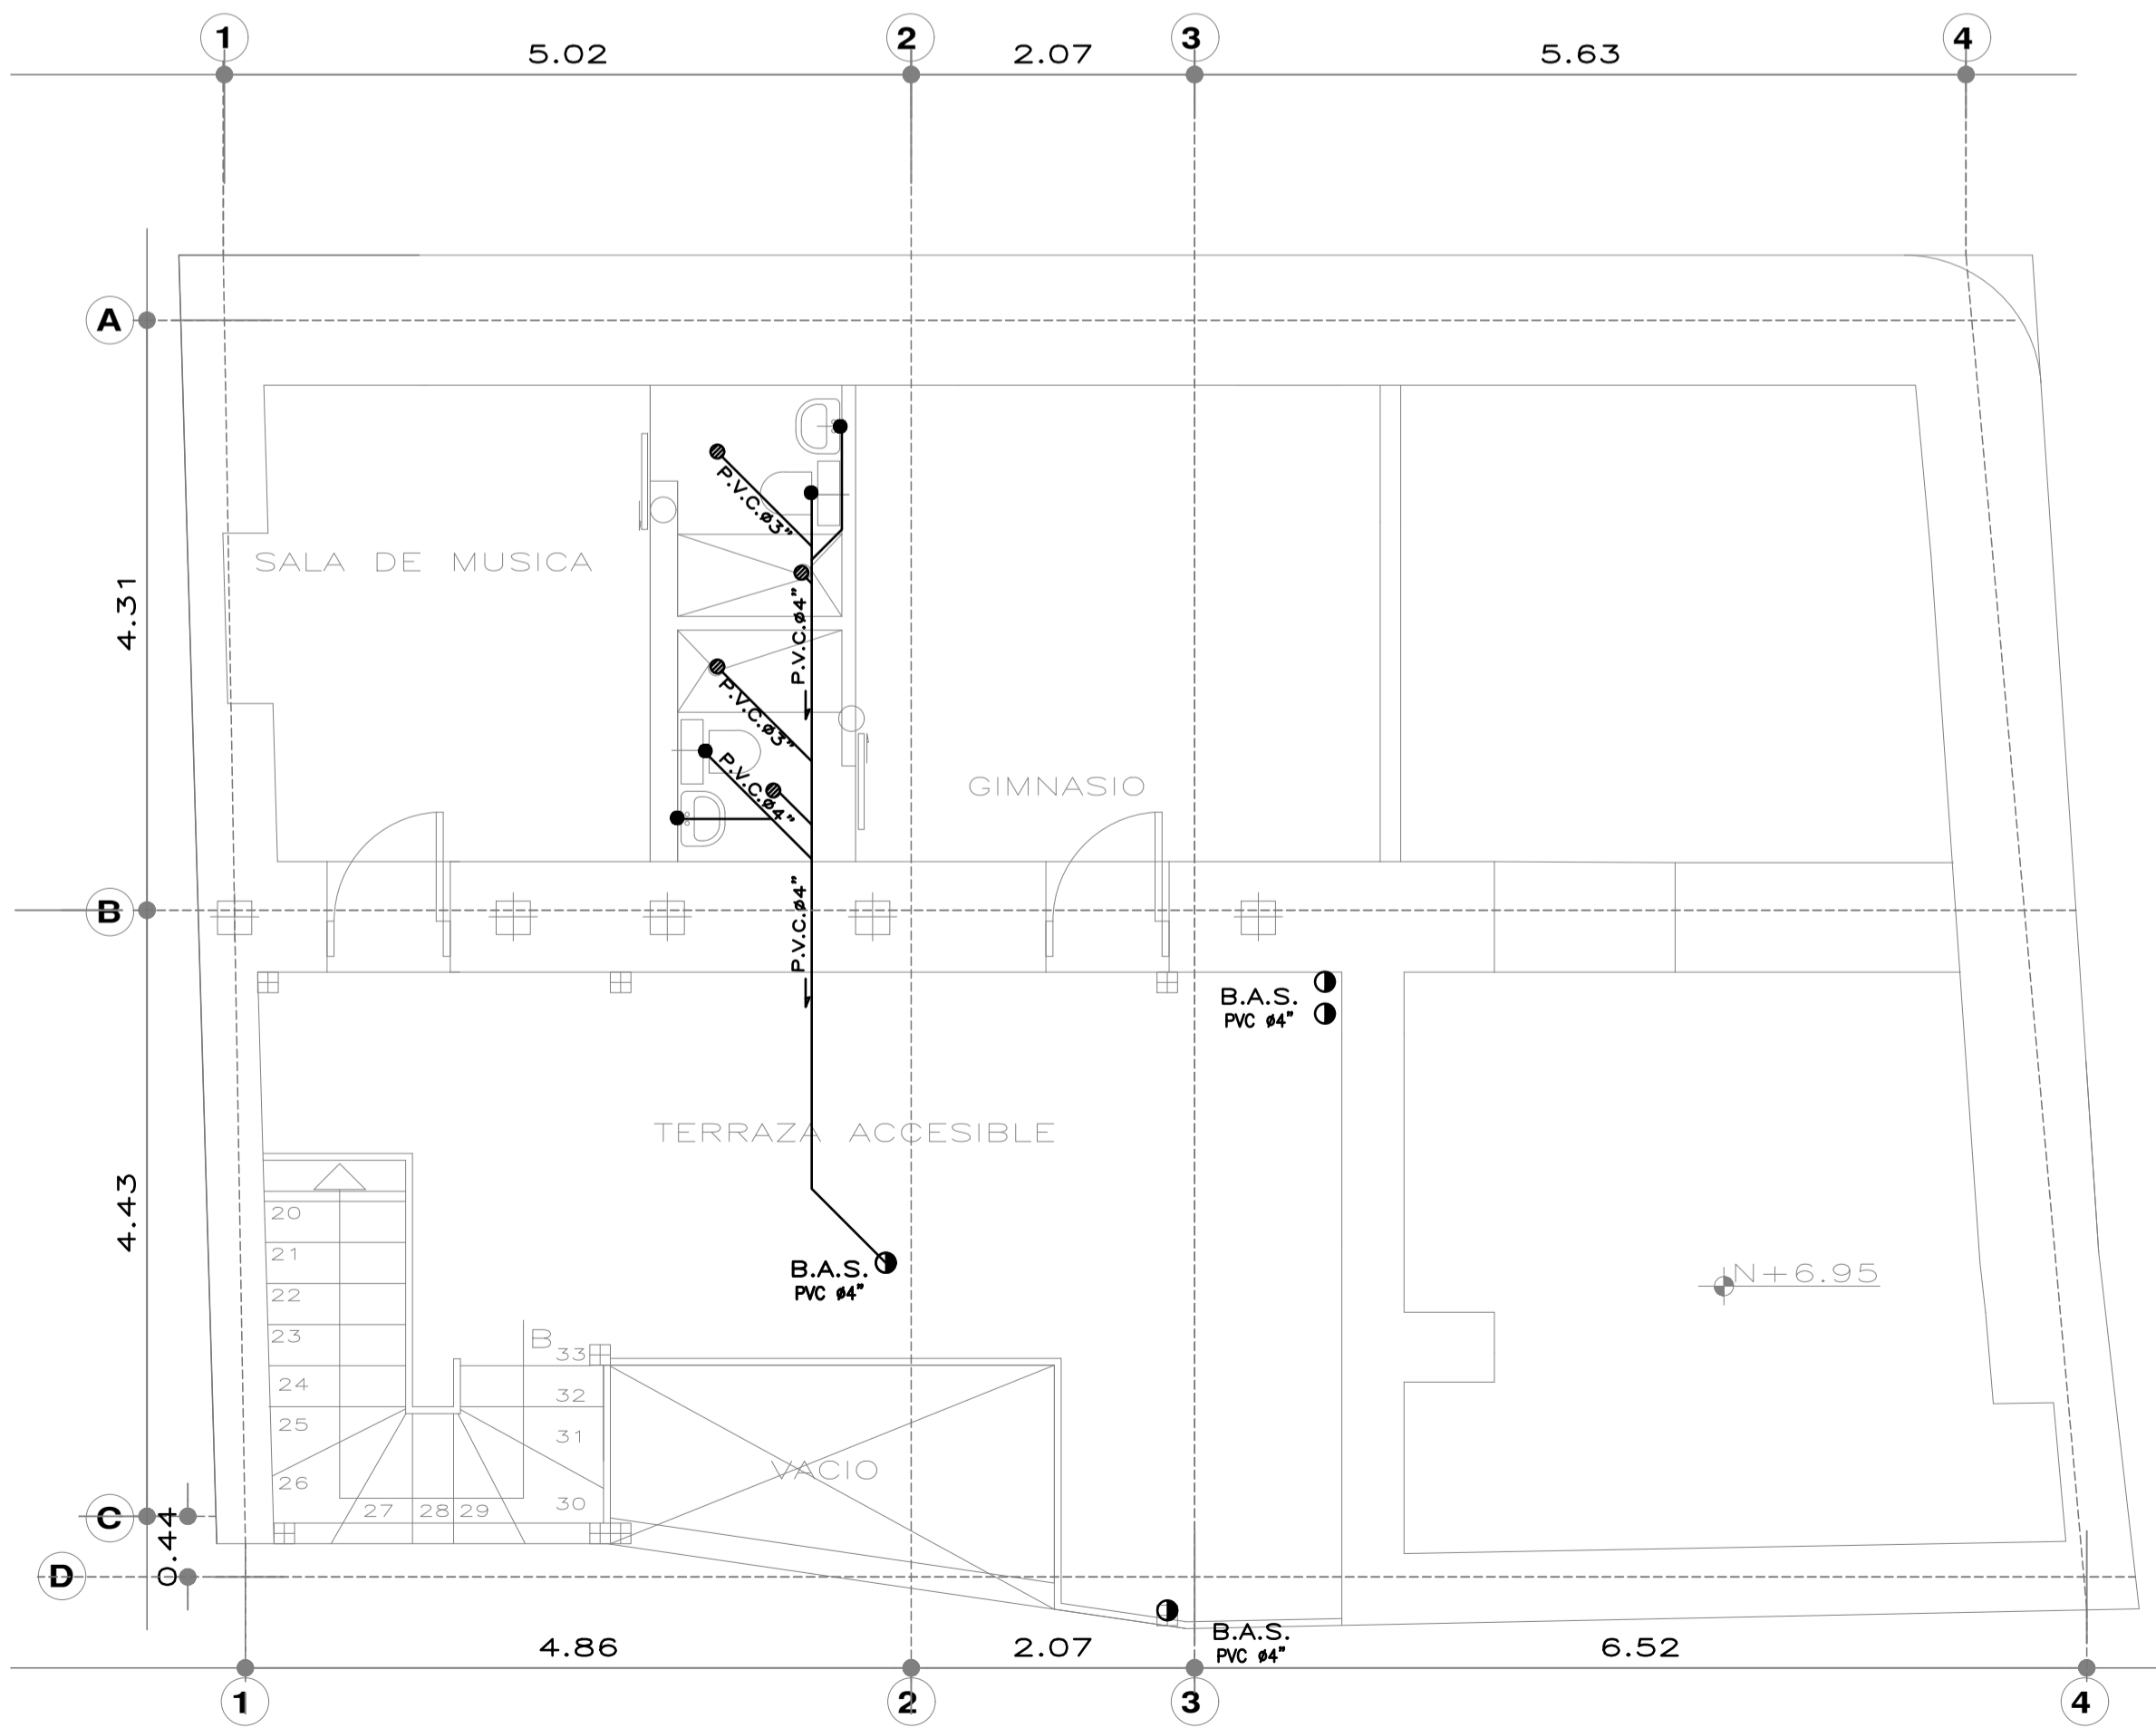

PLANTA SEGUNDO PISO ESCALA 1:150
INST. AGUAS SERVIDAS

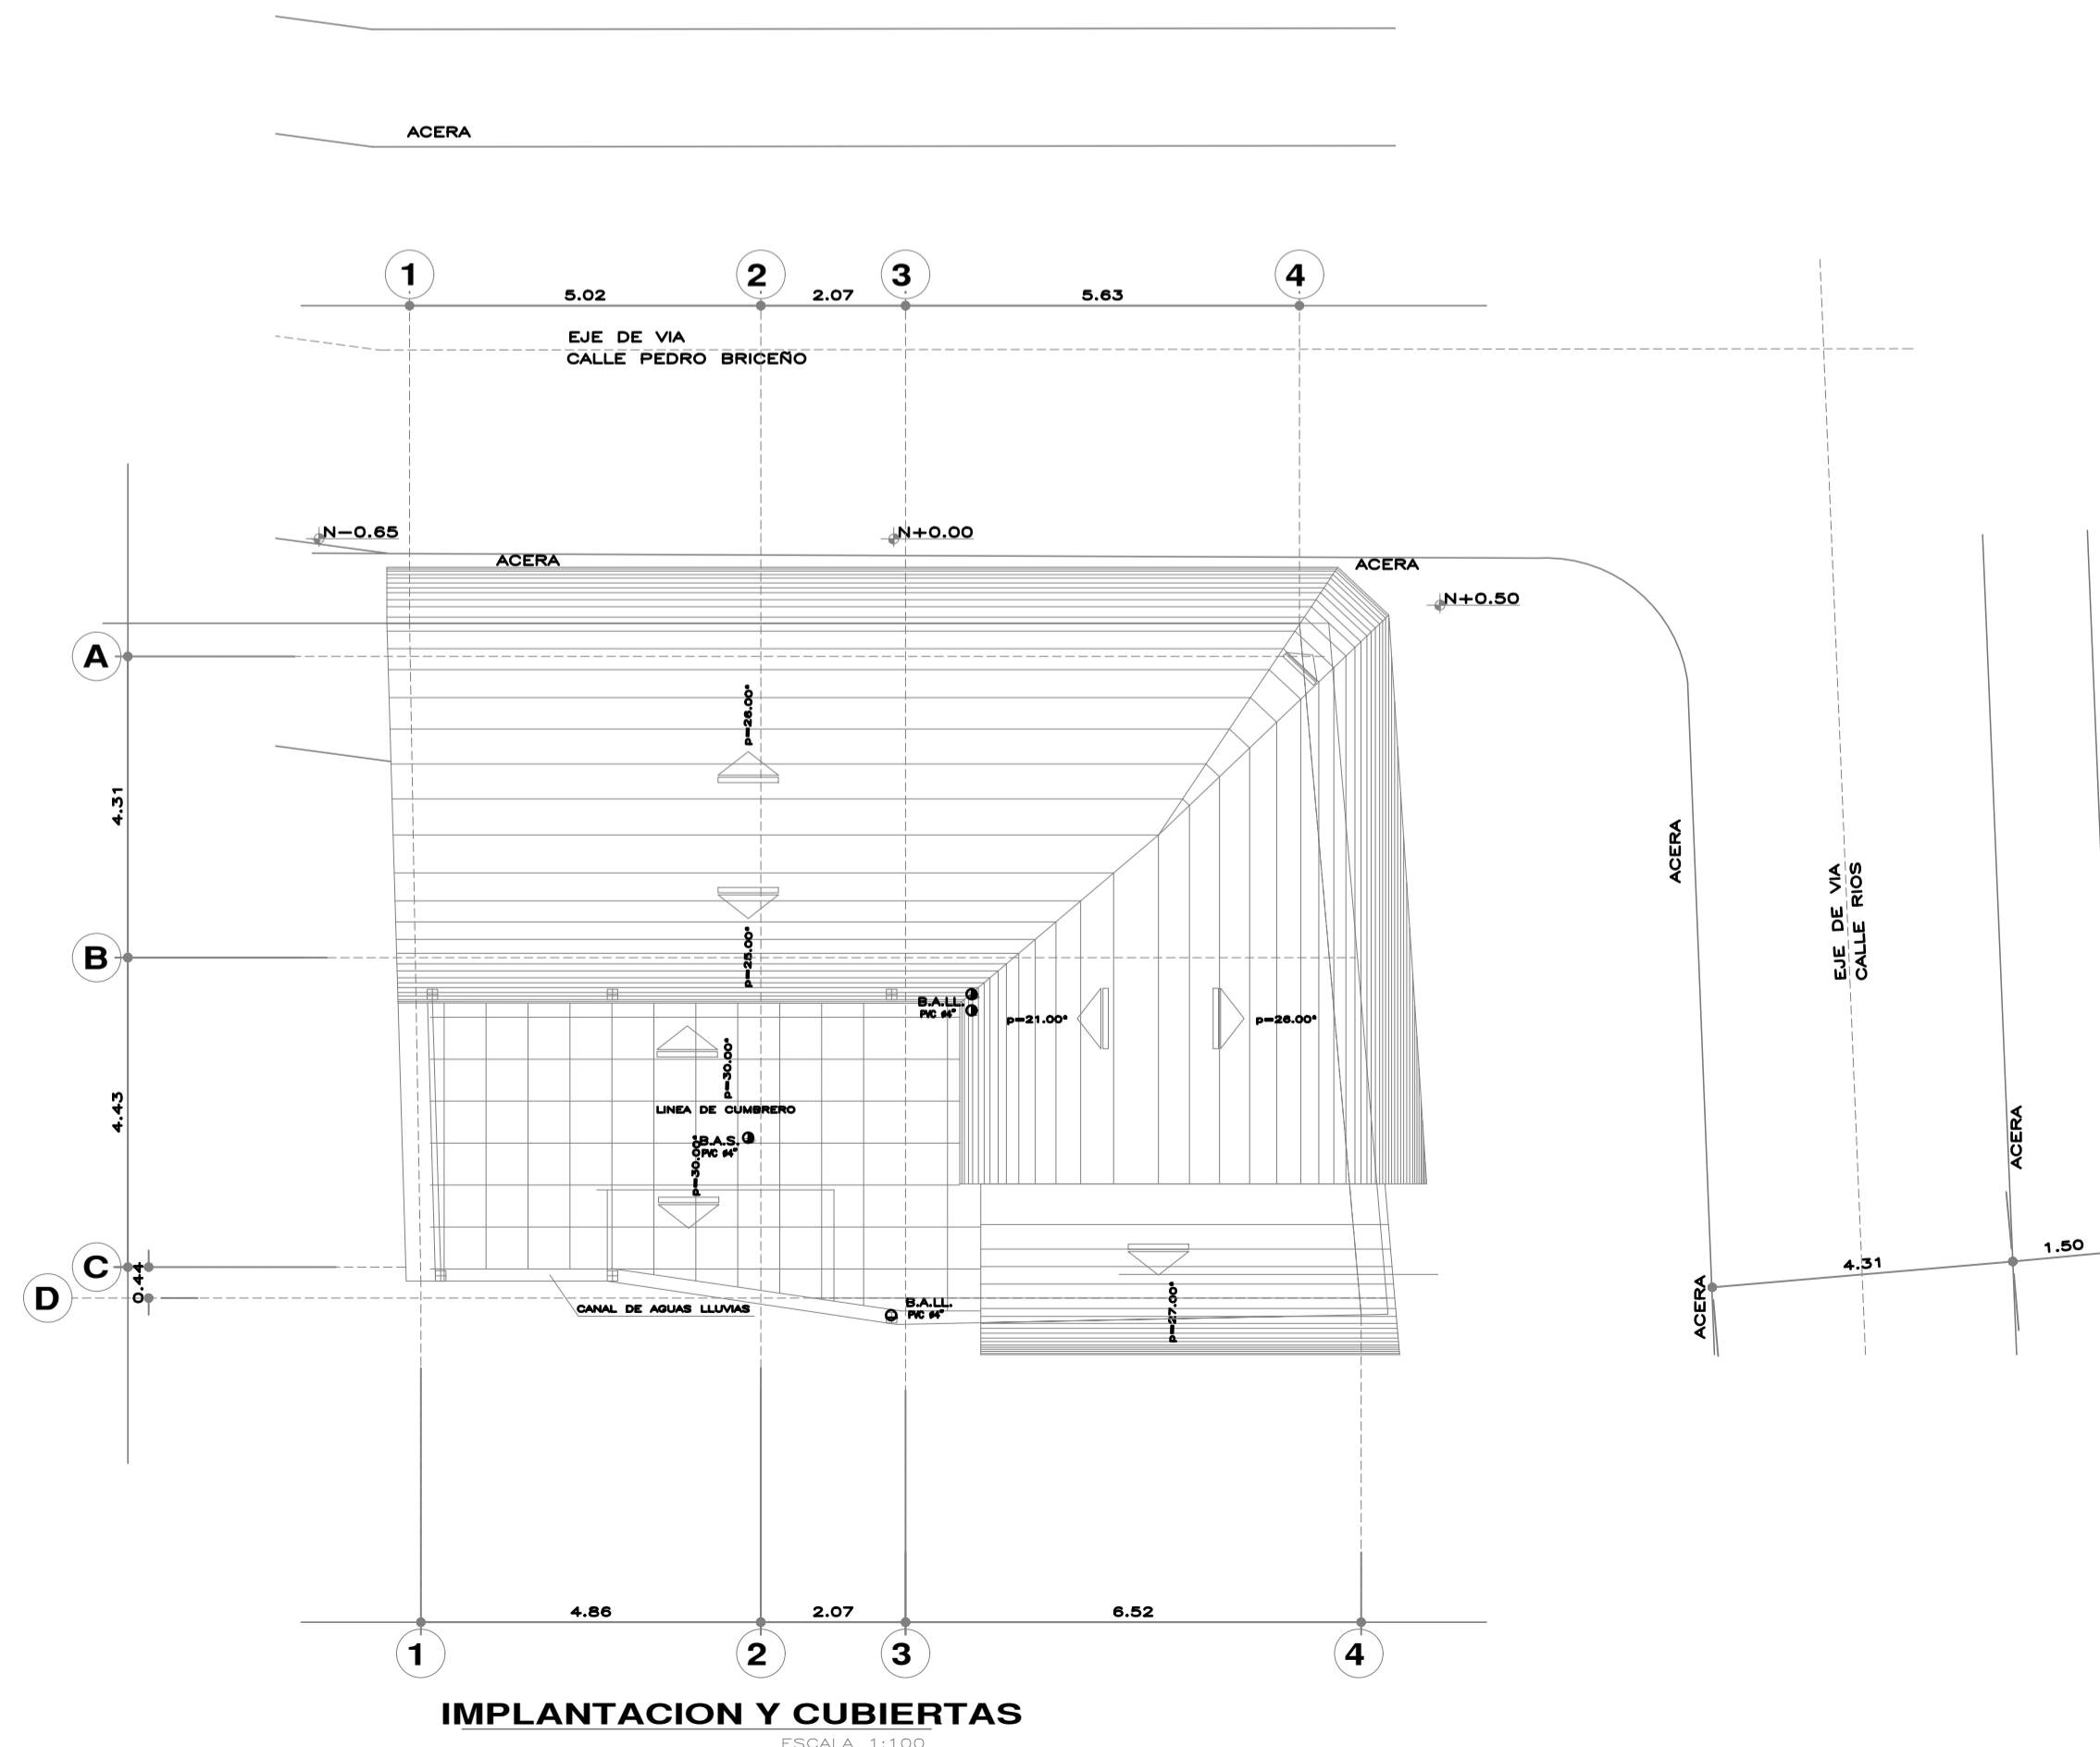

IMPLANTACION Y CUBIERTAS ESCALA 1:100

SIMBOLOGIAS.-	
INSTALACIONES SANITARIAS	
(M)	MEDIDORES
-----	TUBERIA DE AGUA POTABLE FRIA PVC. /ø 1/2"
-----	TUBERIA DE AGUA POTABLE CALIENTE PVC. ø 1/2"
○	COLUMNA DE AGUA PVC. ø 1/2"
○	BAJANTE DE AGUAS LLUVIAS PVC ø 3"
○	BAJANTE DE AGUAS SERVIDAS PVC ø 4"
⊘	LLAVE DE PASO
⊘	LLAVE CHECK
⊘	SUMIDERO DE PISO
+	SALIDA DE AGUA
---	TUBO DE AGUAS SERVIDAS PVC ø 3"
---	TUBO DE AGUAS SERVIDAS PVC ø 4"
---	TUBO DE AGUAS SERVIDAS PVC ø 6"
□	CAJA DE REVISION
●	DESAGUE DE APARATO SANITARIO
PS	PANEL SOLAR

Proyecto.
INS. HIDROSANITARIAS

Proyecto.
RESIDENCIA DEL SR. MAURICIO A. LARCO S.

Propietario:	PROFESIONAL
SR. MAURICIO ADOLFO LARCO S. CI.- 1102511258	
SRA. MARIANA LUCIA PAUCAR FUEL CI.- 0401394366	
	Ing. ROBERTH U. PAUCAR F. CI. 04-090106-2 LP. 17-5769 CIOP. LM-4482 R. SENEDET: 10058-09-4635

Contiene: INSTALACIONES HIDROSANITARIAS AGUAS SERVIDAS. SIMBOLOGIA	Lamina:
Ubicación: PARROQUIA: C. HISTORICO BARRIO. S.BLAS, CALLE PEDRO BRICERO Y RIOS	1IS
Escala: INDIC. 07-2020 Fecha: Zonificación: H2(D203H-70)	DE: 2IS
CLAVE CATAST. 10002-06-009 No. DE PREDIO 42459	

SELLOS MUNICIPALES