

PROYECTO
HOSTAL BOUTIQUE 'BED & BREAKFAST DE LA PEÑA'

UBICACIÓN
QUITO - ECUADOR
(CENTRO HISTÓRICO)



LOCALIZACIÓN
PARROQUIA: SAN JUAN BARRIO / SECTOR: R
DIRECCIÓN: GALÁPAGOS OES-22 Y GARCÍA MORENO
DATOS DEL TERRENO / CONSTRUCCIÓN
ÁREA TERRENO: 324.83 m²


DATOS GENERALES
PREDIO: 16373 CLAVE CATASTRAL: 101012600300000000
NÚMERO DE PISOS: 3 USO PRINCIPAL: HABITACIONAL

PROPIETARIO
MGS. ANDREA CECILIA VACA JONES
CI: 170523371-4

PROFESIONAL
ING. HERNAN MANUEL ERAZO VILLACRESES
REGISTRO SENESCYT: 1004-03-358501

ESCALA 1:100 TIPO DE PLANO HIDROSANITARIO


FECHA JUNIO 2020 LÁMINA H6/7

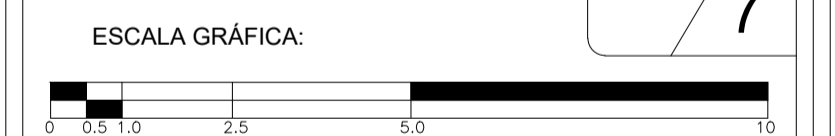

Contiene: Instalaciones Hidrosanitarias - Trazado de la Red Recolección de Aguas Servidas (A.S.S.)


- Planta Baja
- Primer Piso
- Segundo Piso

SELLOS MUNICIPALES

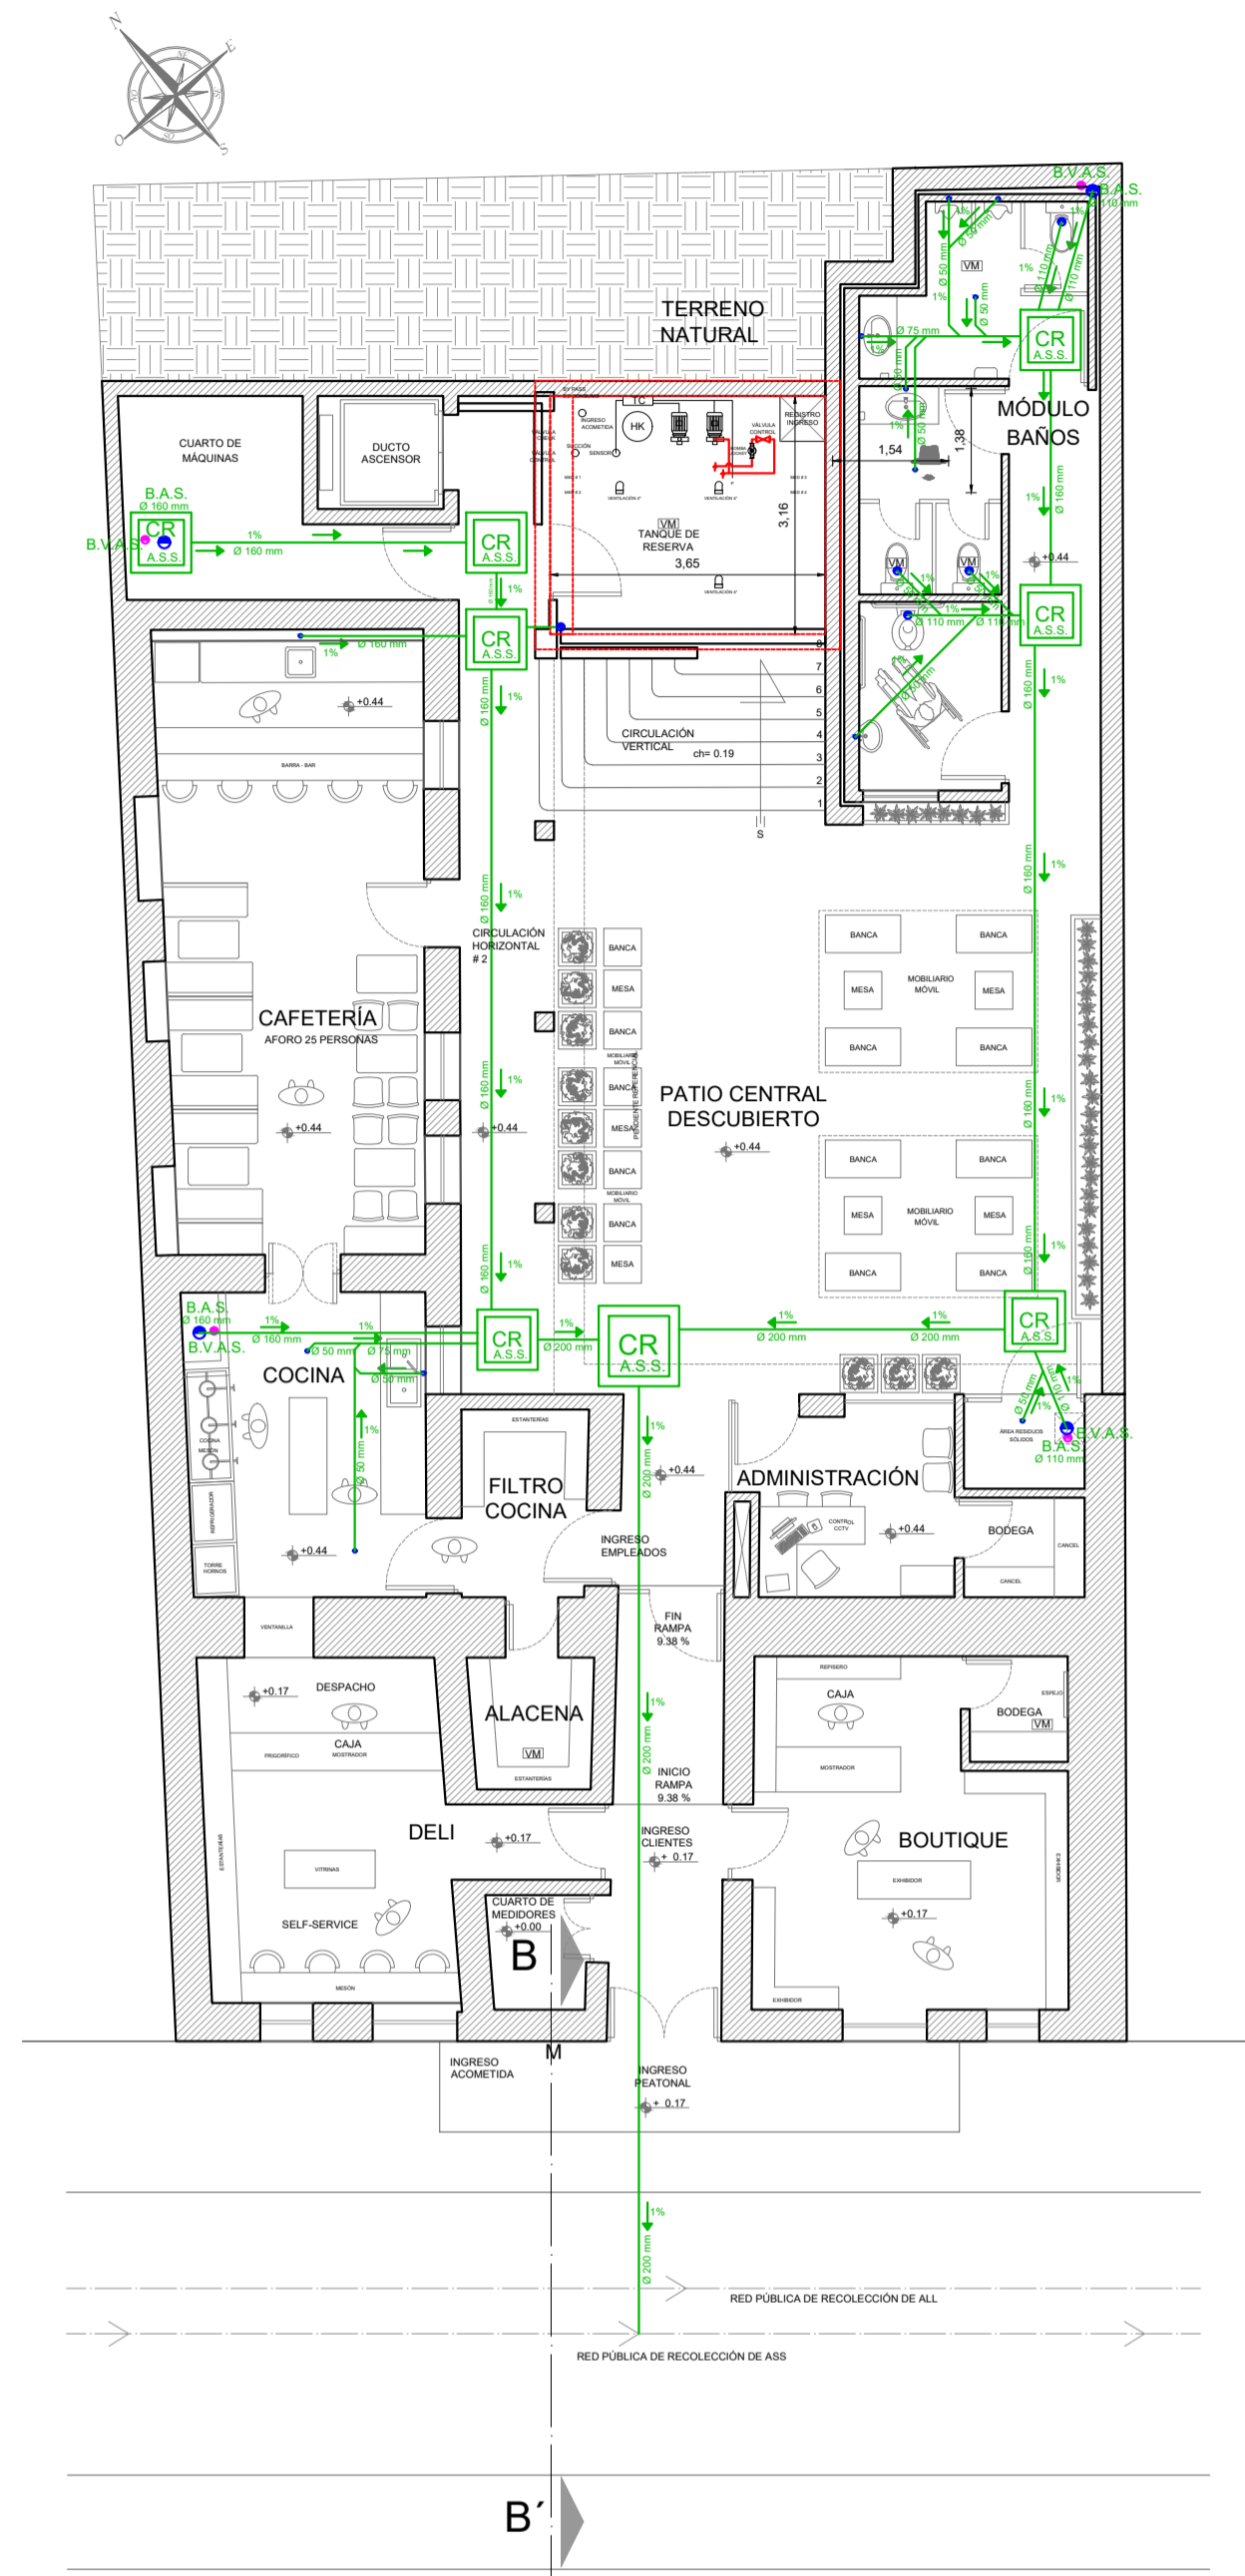


PLANTA BAJA

ESC 1:100

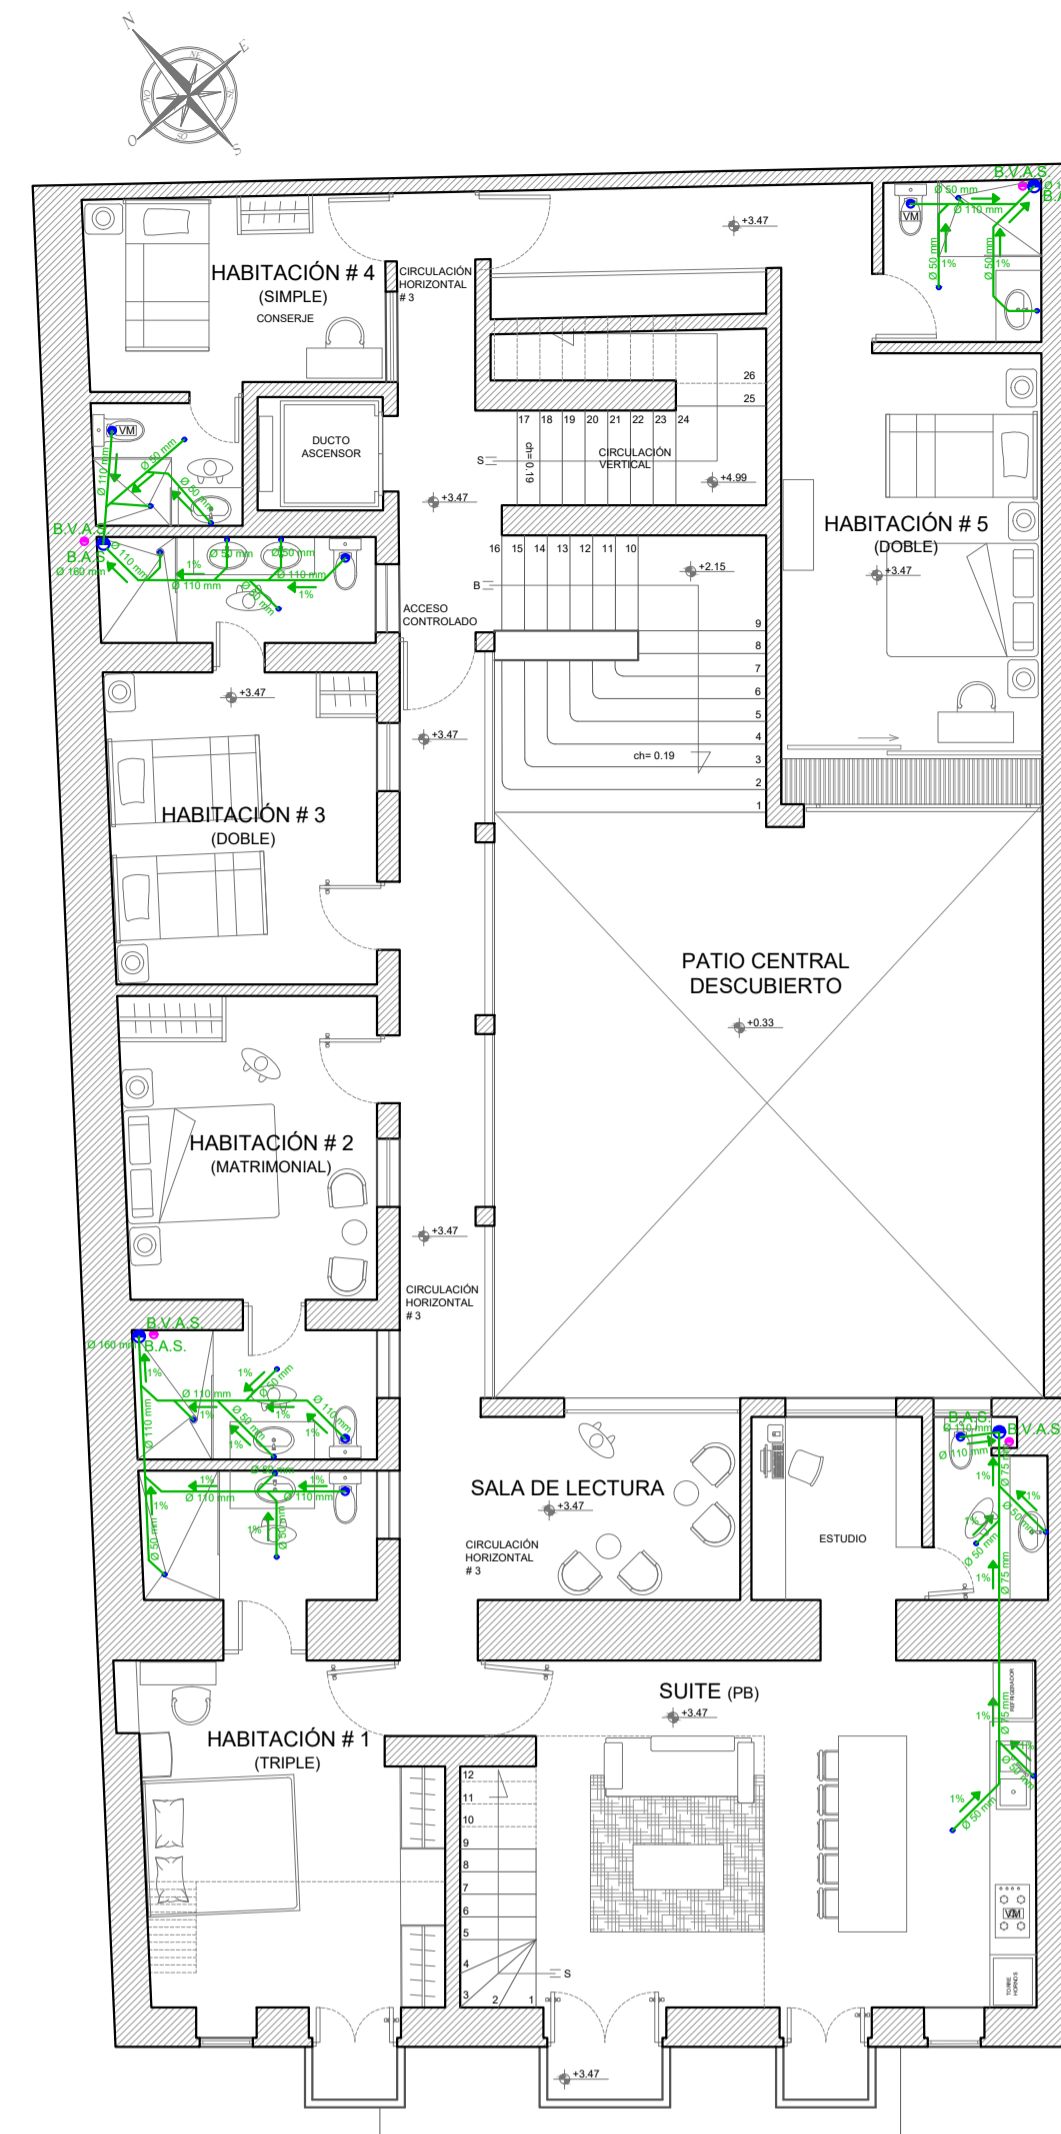

PRIMER PISO

ESC 1:100

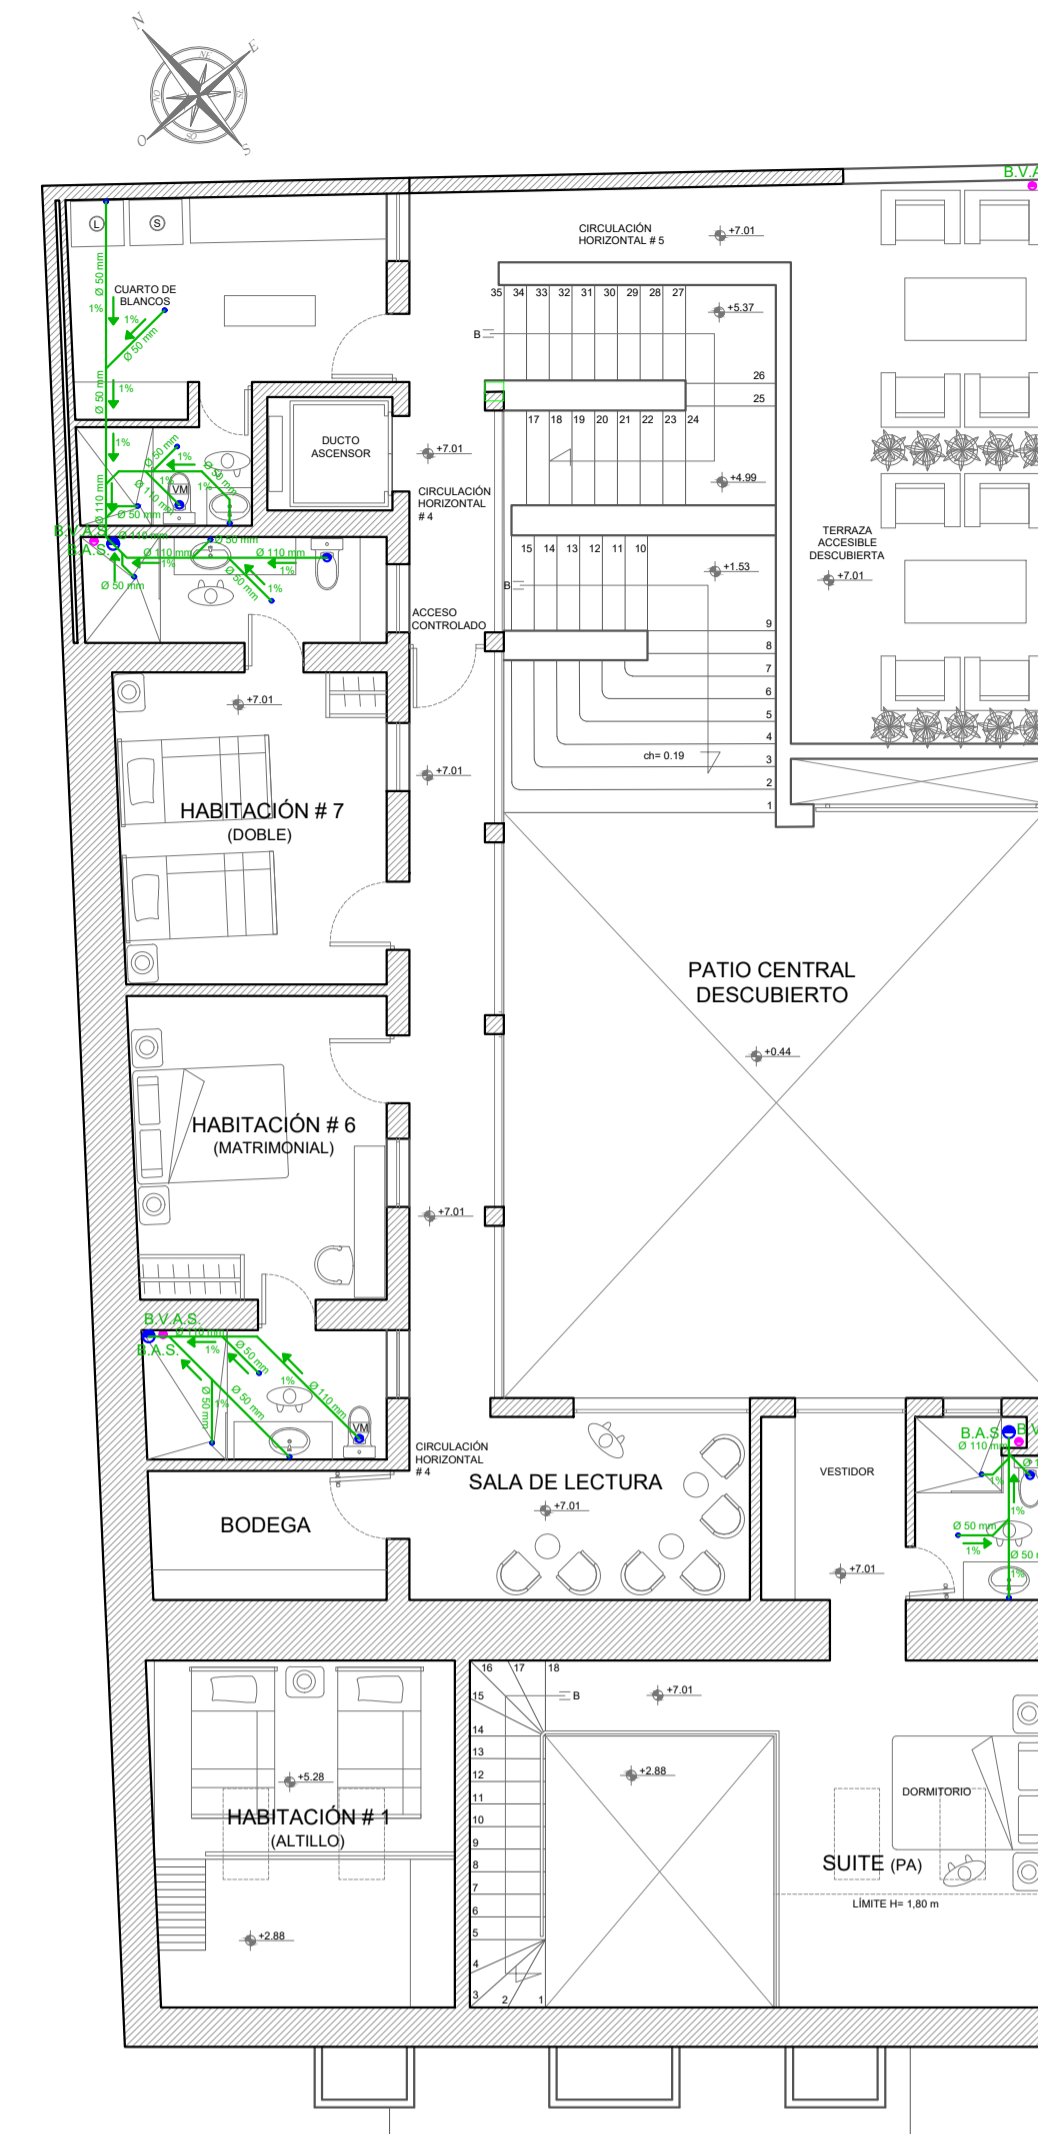


SEGUNDO PISO

ESC 1:100

SIMBOLOGÍA


- BVAS** BAJANTE VENTILACIÓN AGUAS SERVIDAS
- TUBERÍA DESAGÜE PVC BAJA
- TUBERÍA DESAGÜE PVC SUBE
- PUNTO DESAGÜE PVC 2"
- PUNTO DESAGÜE PVC 4"
- BAJANTE PVC NTE INEN 2059: 2004 Tercera Revisión.
- DIRECCIÓN DE CIRCULACIÓN AGUAS SERVIDAS
- TUBERÍA PVC

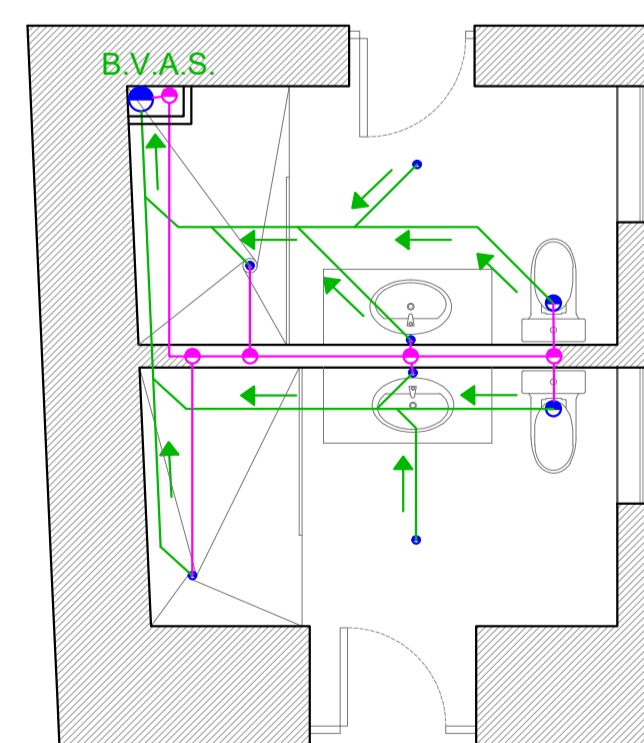

PLANTA TIPO

SISTEMA DE VENTILACIÓN

ESC 1:50

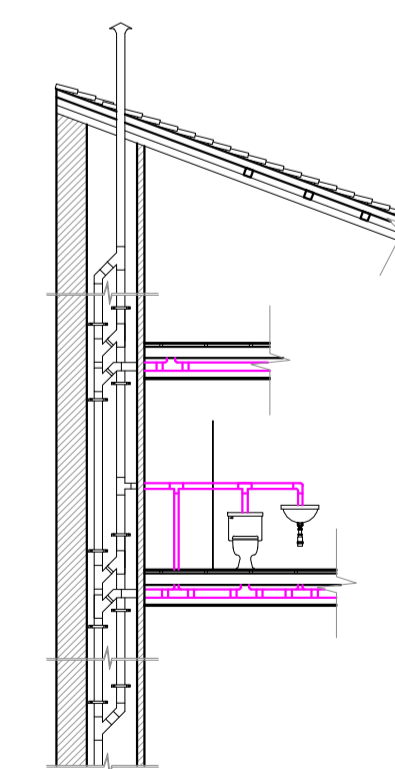

CORTE TIPO

SISTEMA DE VENTILACIÓN

ESC 1:50