

**PROYECTO
BANCO PICHINCHA
AGENCIA 24 DE MAYO**

CALLE GARCIA MORENO Y MORALES

CLAVE CATASTRAL:
30002 10 002 000 000 000

PREDIO:
14855

PROPIETARIO : BANCO PICHINCHA CA RUC: 1790010937001

SIMÓN ACOSTA ESPINOSA
APODERADO - CI 1704696907

PROFESIONAL:

ING. PAUL REINOSO
SENECYT: 651242

ING. JAIME SUÁREZ REYES
SENECYT: 1038-2017-1799713

ELABORACIÓN DE PLANOS:

PAUL REINOSO - JAIME SUÁREZ

CONTENIDO:

SISTEMA DE ILUMINACIÓN - PLANTA BAJA

FECHA:

AGOSTO 2021

ESCALA:

1:100

LÁMINA:

IE - 1/10

UBICACIÓN:

PROPIEDAD




ESC = S/E

SELLOS Y APROBACIÓN :


SIMBOLOGIA	
Puntos de Iluminación Interior	○
Puntos de Iluminación Exterior	⊙
Punto Detector de movimiento	⊕
Interruptor simple, controla luminarias "a"	Sa
Interruptor doble, controla luminarias "a" y "b"	Sab
Conmutador simple, controla luminarias "a"	S3a
Luminaria Lineal 40 W LEDVANCE	—
Luminaria SYL-LIGHTER 21 W	⊙
Luminaria LED Sobrepuesta	⊗
Luminaria LED 60x60	⊠
Luminaria LED SUPERSTAR PAR 30	⊙
Luminaria LED 7.5 W	⊙
Luminaria LED Tipo Riel 7.5 W	—
Luminaria Tipo Spot de Pared	⊙
Luminaria Tipo Spot de Piso	⊙
Luminaria Led Bañador de Pared	⊙
Luminaria Sellada 2x18 W	—

**Iluminación
Planta Baja**

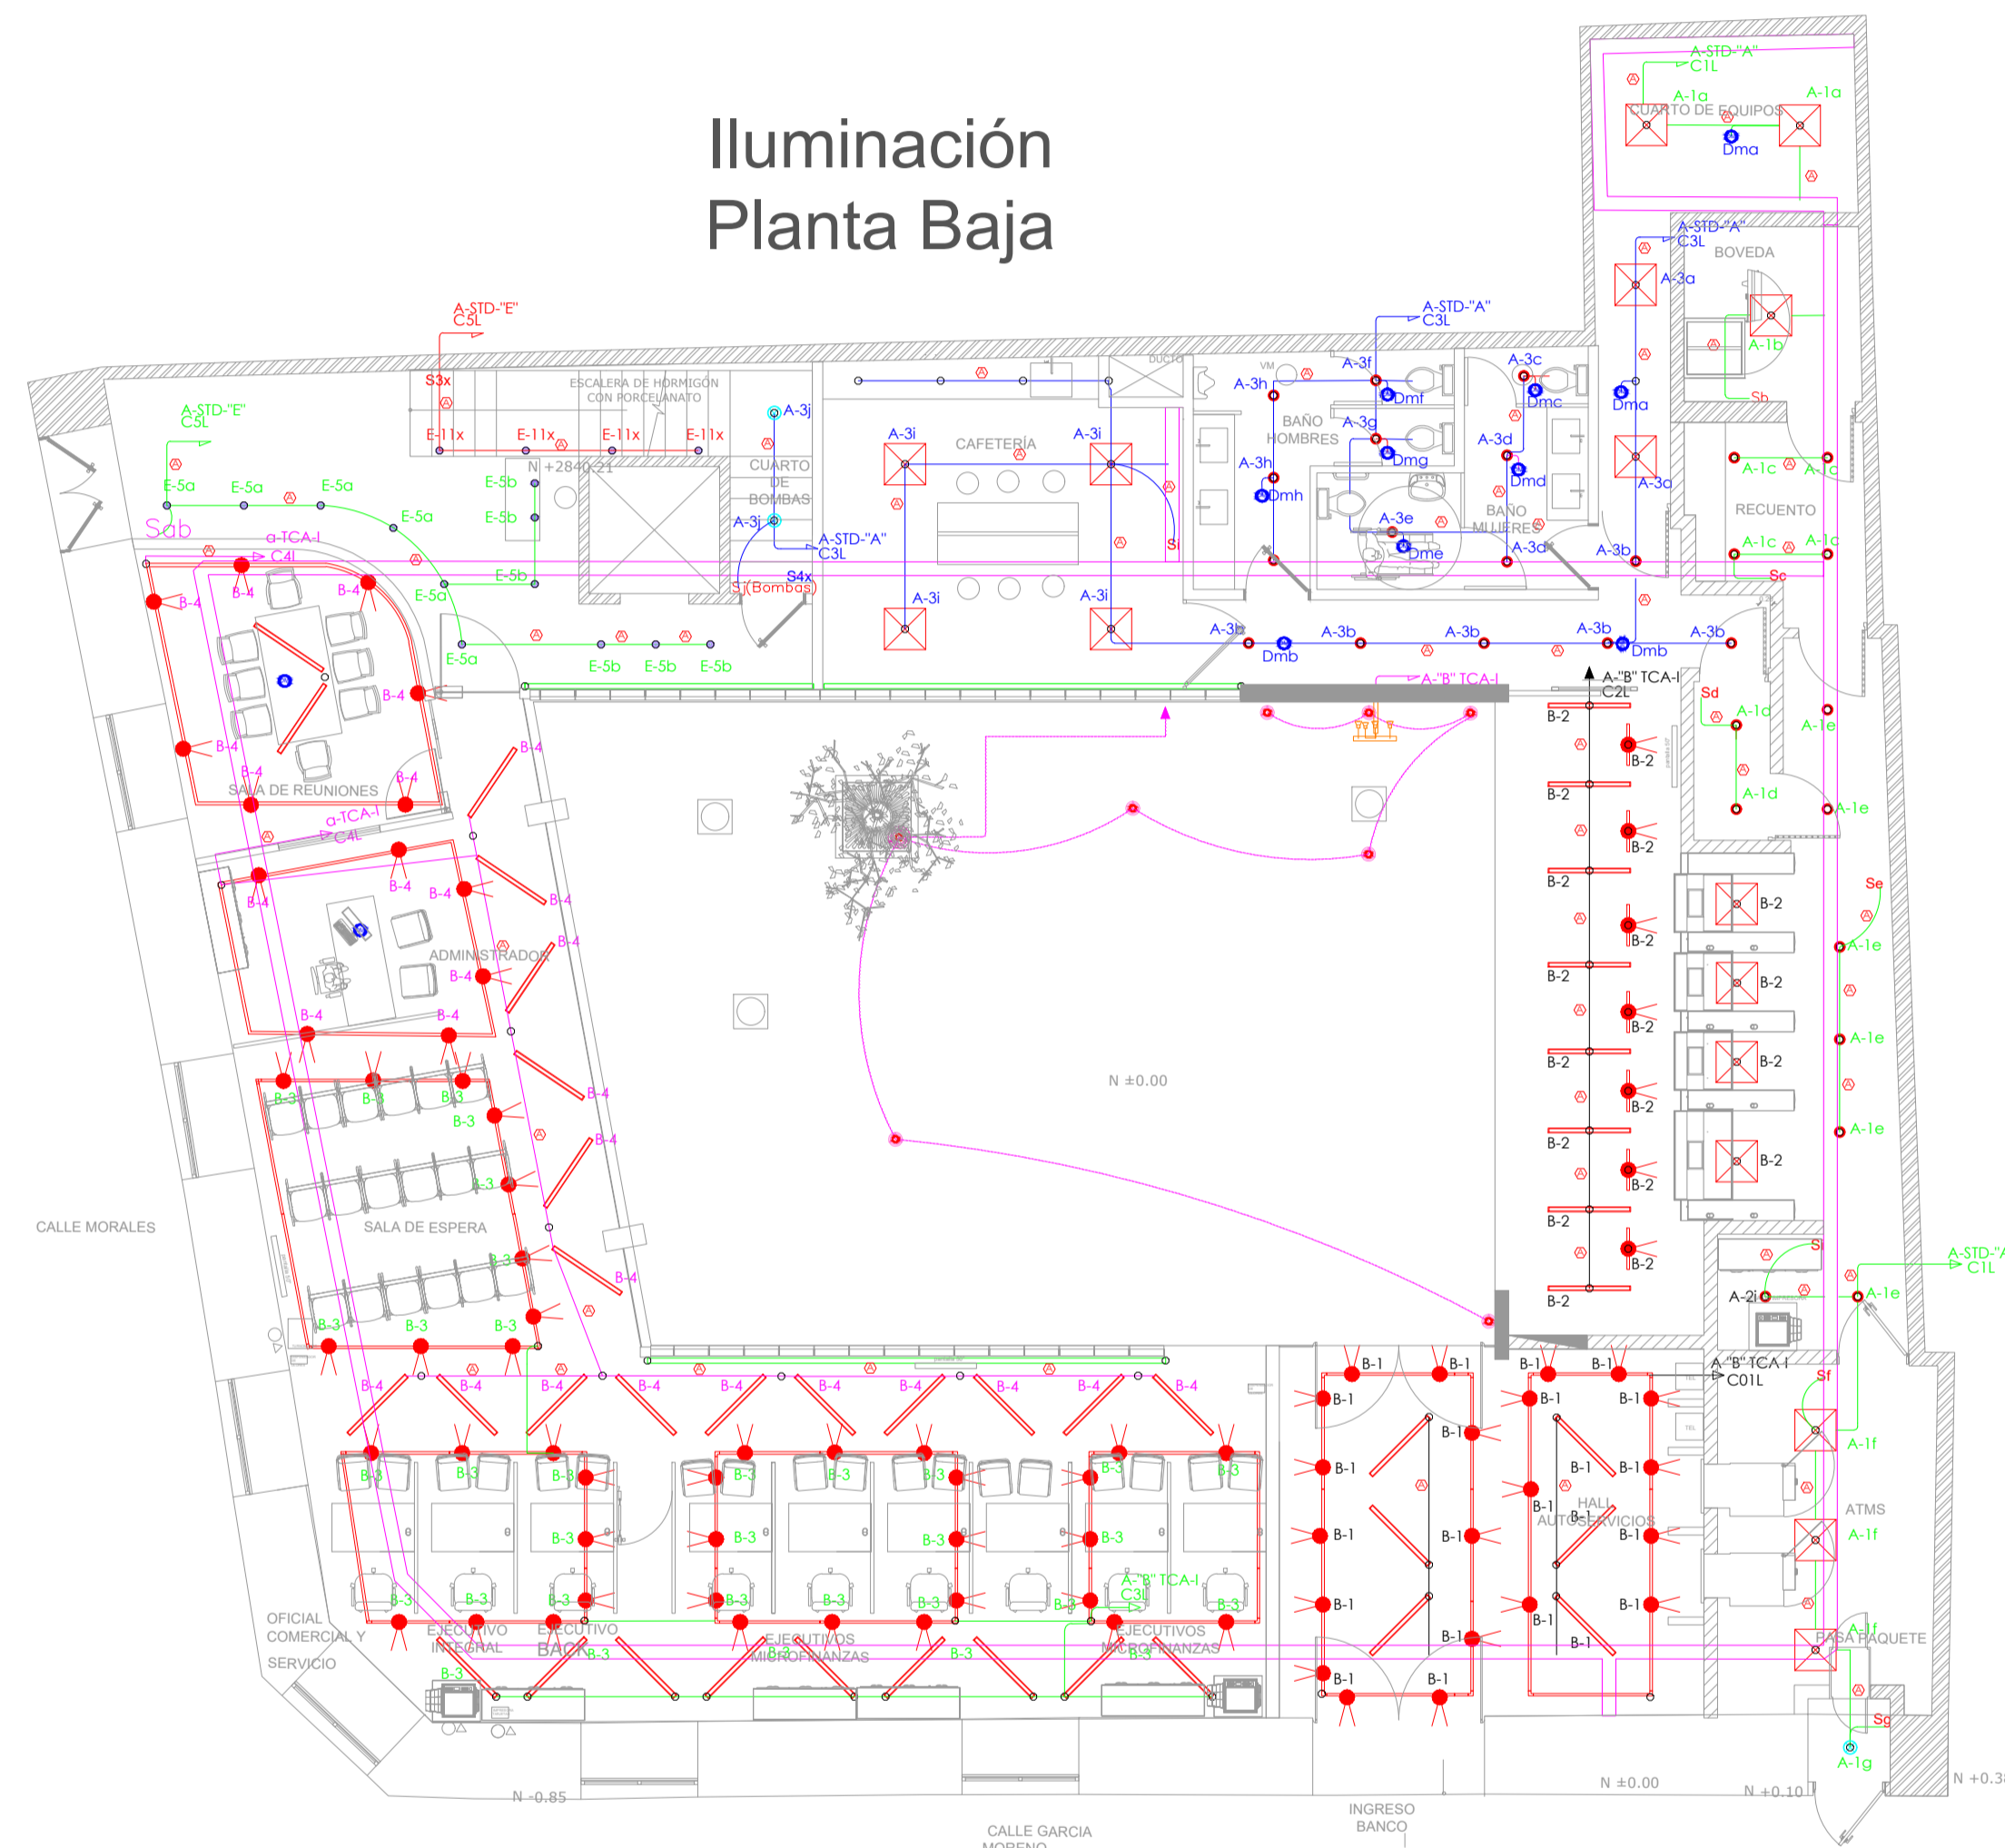

PLANTA BAJA

NIVEL: ±0,00m

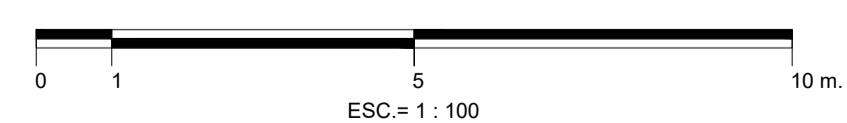

CÉDULA DE CABLEADO DE ALUMBRADO

A	B	C	D	E	F	G	H	J
2-14	3-12	3-16	3-8	6-12	7-12	8-12	2-10	3-10
T-130	T-130	T-130	T-190	T-190	T-190	T-190	T-130	T-130

