


**PROYECTO MODIFICATORIO**  
"Estación de Metro San Francisco"

EMPRESA PUBLICA METROPOLITANA  
METRO DE QUITO

NOTAS / SIMBOLOGIA:

LEYENDA	
—	Cableado eléctrico ver calibre en gráfico
CT-##	Circuito de tomacorrientes
□	Cuadro PCI 440V
□	Cuadro PCI 220V
△	Tomacorriente doble polarizado

CONTIENE: <b>INSTALACIONES ELÉCTRICAS</b> FUERZA - PLANTA BAJA	LÁMINA: <b>IE F 2/4</b>
 GERENTE GENERAL EMPRESA METRO DE QUITO	CLAVE CATASTRAL: 3000113013 No. PREDIO: 6813 FECHA: JULIO / 2021 ESCALAS: INDICADAS
DISEÑO:  D. Patricia Barrios Sotomayor Procurador General - CONSORCIO GMD	COORDINADOR TÉCNICO:  MSC. FRO. FERNANDO MARTINEZ V.
SELLOS MUNICIPALES:	

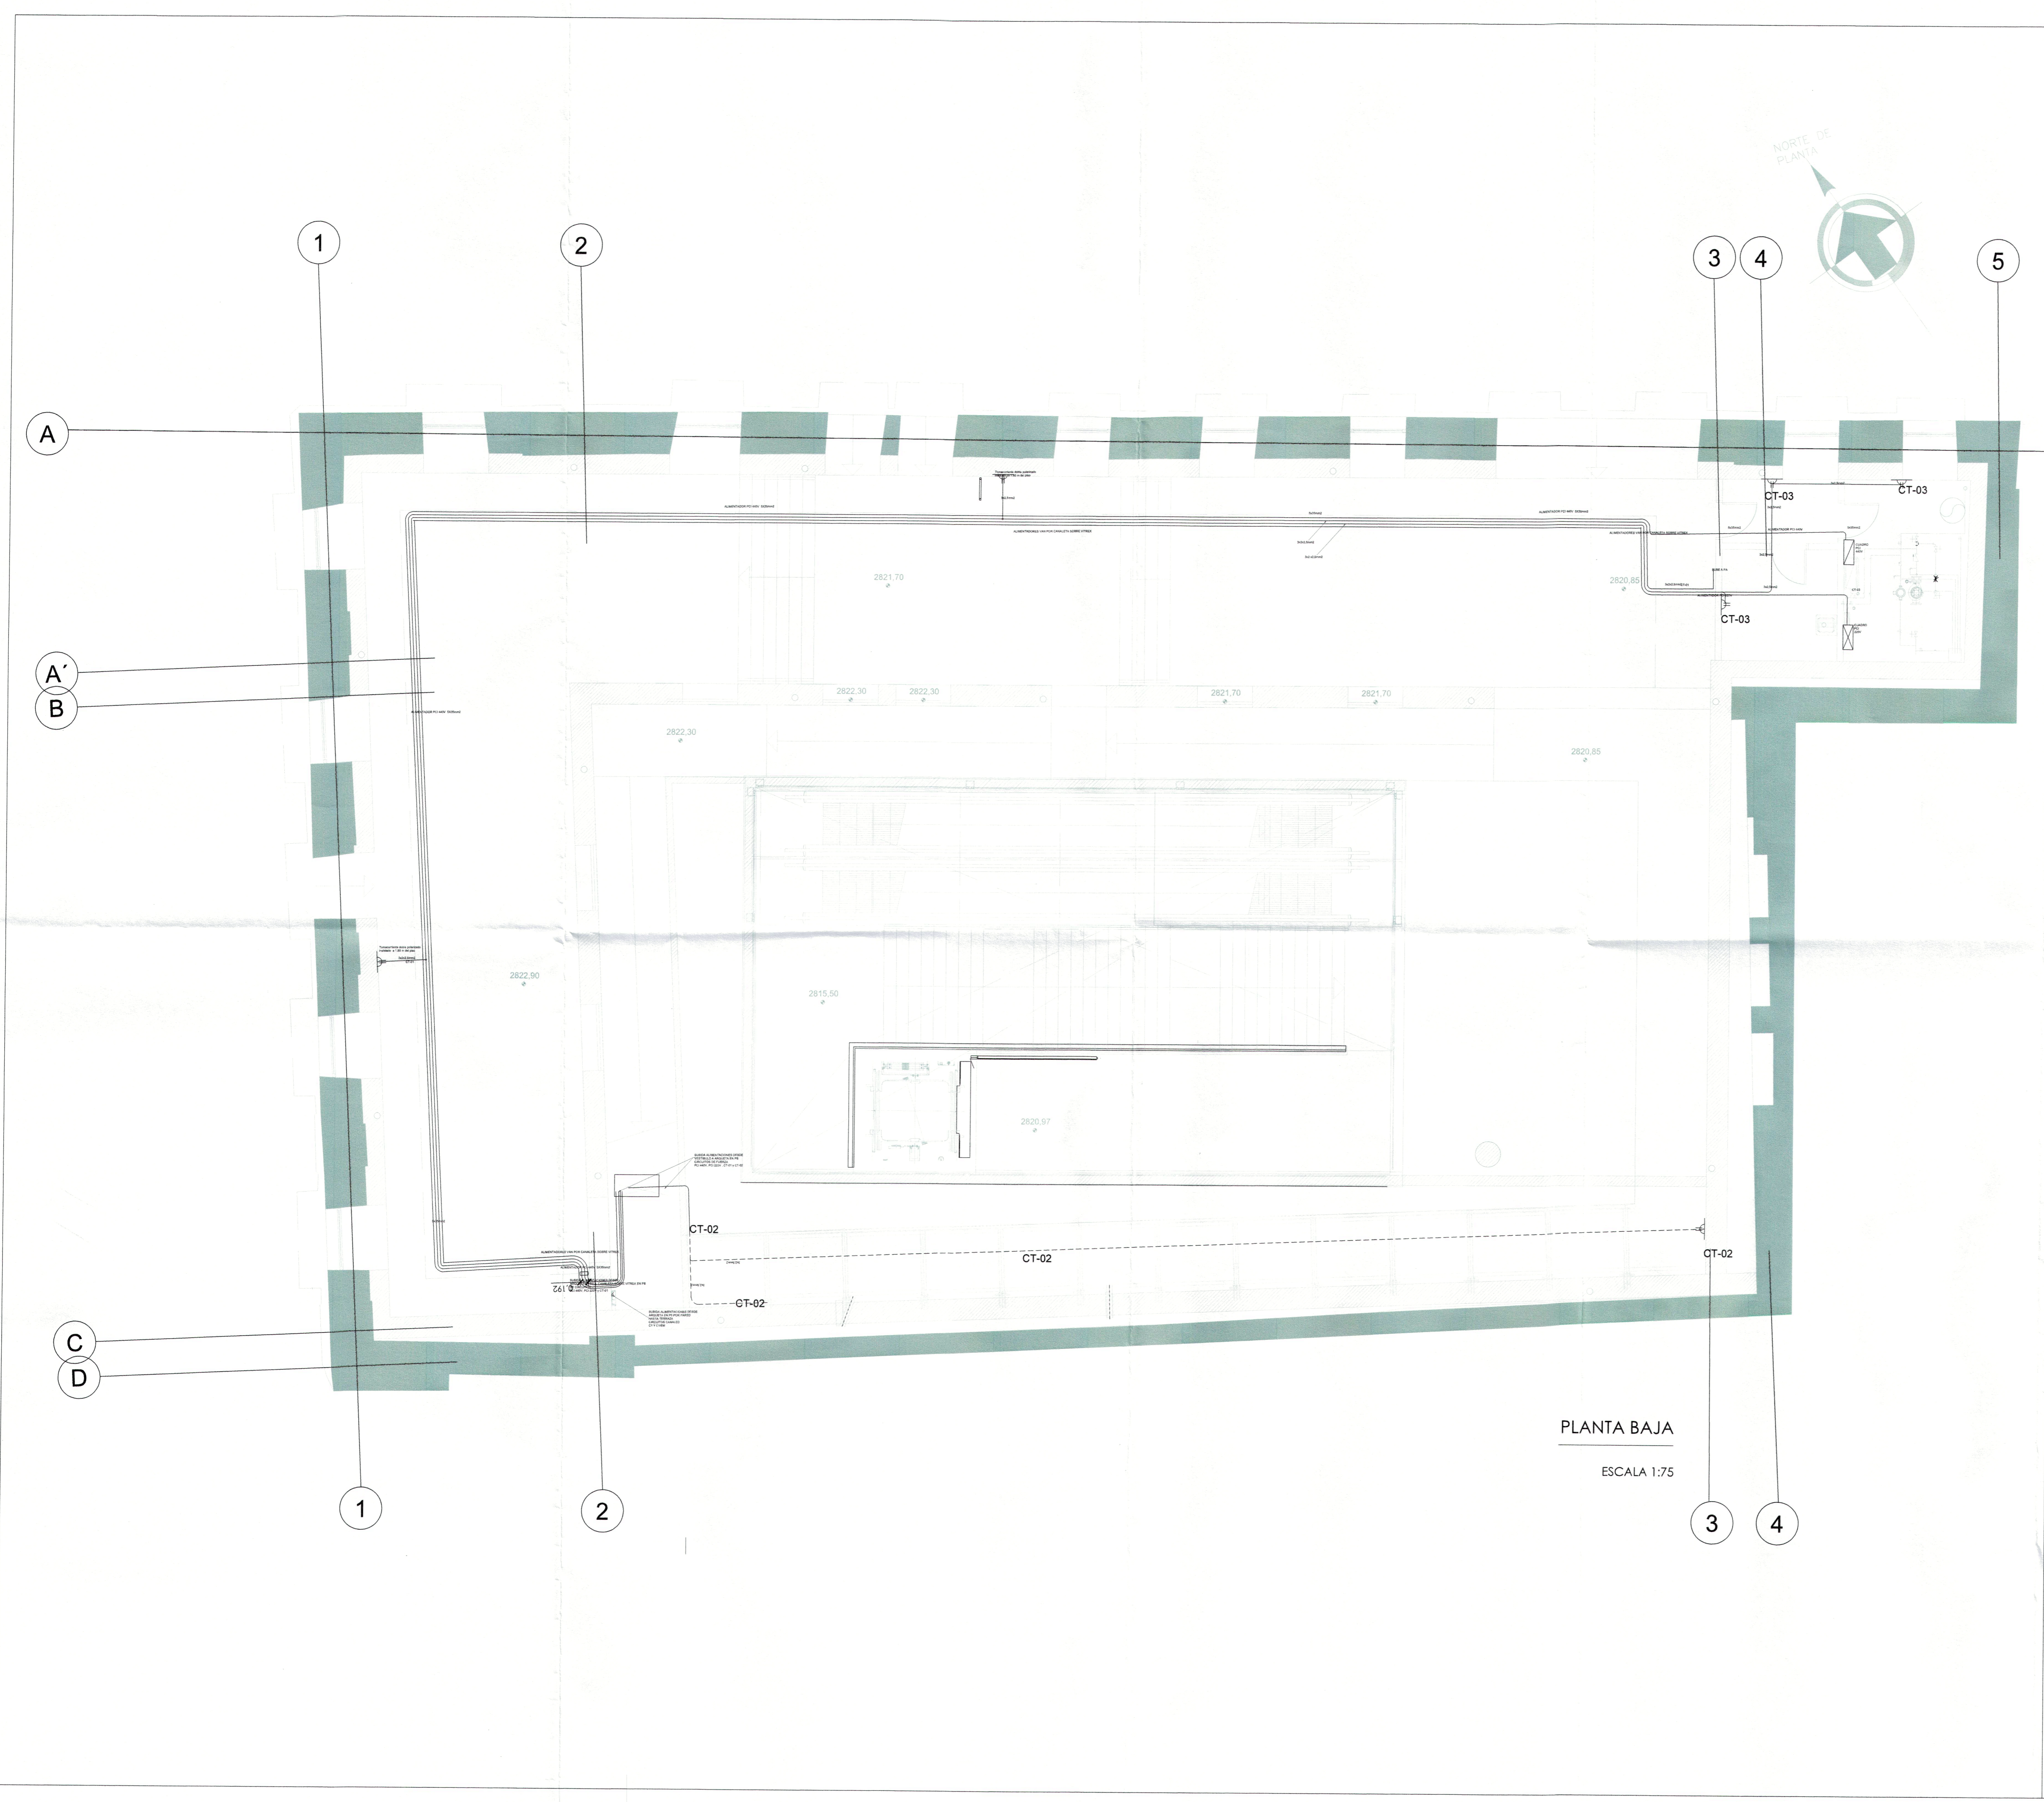

PLANTA BAJA  
ESCALA 1:75