


PLANTA BAJA GENERAL


ESC 1:100

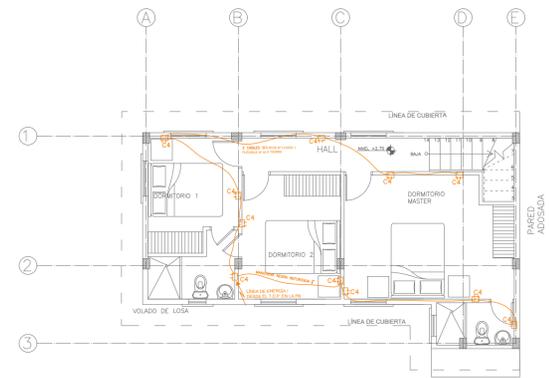

SEGUNDA PLANTA

ESC 1:100

SIMBOLOGÍA INSTALACIONES ELÉCTRICAS	
	MEDIDOR DE ENERGÍA ELÉCTRICA E.E.Q.
	ACOMETIDA
	TABLERO DE DISTRIBUCIÓN PRINCIPAL
	PUNTO DE LUZ
	PUNTO DE LUZ - APLIQUE PARED
	INTERRUPTOR SIMPLE
	INTERRUPTOR CONMUTADO
	TOMACORRIENTE 110V
	LÍNEA DE ENERGÍA
	CABLES SÓLIDOS N°12 MANGUERA 1/2"
	CABLES SÓLIDOS N°14 MANGUERA 1/2"
	LÍNEA DE ENERGÍA A OTRO NIVEL
	CONEXIÓN A TIERRA / VARILLA COPERWELL

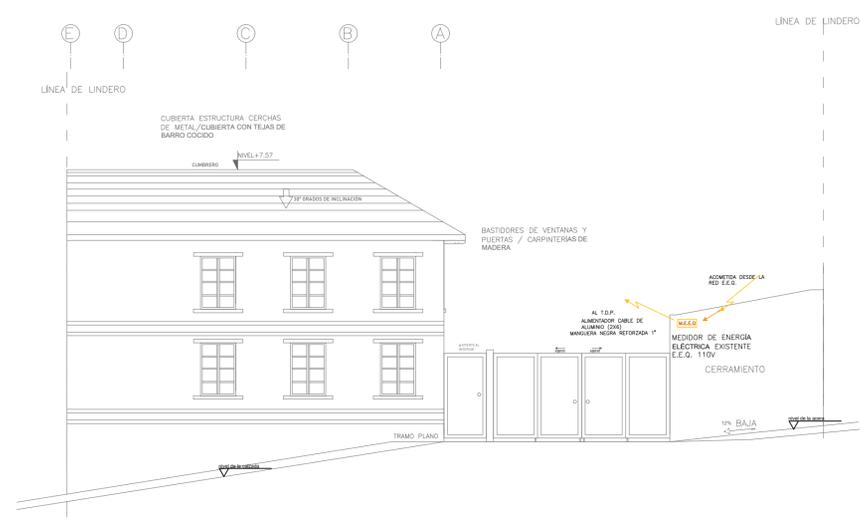

ACOMETIDA FACHADA FRONTAL

ESC 1:100

DMQ - PROYECTO SUSTITUTIVO		
PROYECTO RESIDENCIA DEL SR. EDMUNDO VACA		
PROFESIONAL: ING. EDGAR ANDRÉS SALAS MONTAÑO SENESCYT: 1079-15-1360566		
CONTIENE: Instalaciones Eléctricas - Tomacorrientes Acometida	LAMINA IE-1 DE 2	PRECIO: 34404
PROPIETARIO: VACA BOLAÑOS EDMUNDO GUILLERMO CI. 1703498962	FECHA: MARZO- 2022	CLAVE CATASTRAL: 30201 03 009 000 000 000
UBICACIÓN: ADMINISTRACIÓN ZONAL MANUELA SAENZ CENTRO HISTÓRICO BARRIO LA RECOLETA CALLE BENIGNO VELA	ESCALA: 1: 100	
SELLOS MUNICIPALES:		