



**PLANTA BAJA GENERAL**  
ESC 1:100

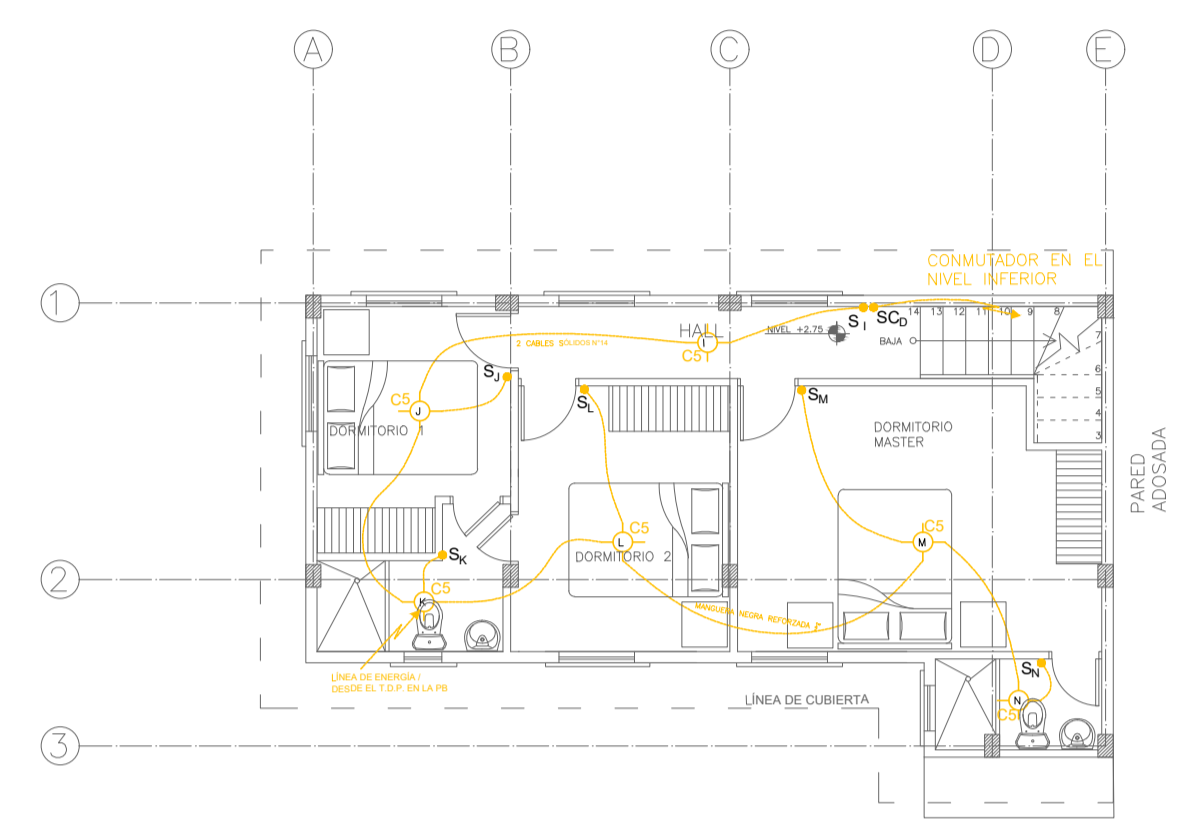

**SEGUNDA PLANTA**  
ESC 1:100

SIMBOLOGÍA INSTALACIONES ELÉCTRICAS	
	MEDIDOR DE ENERGÍA ELÉCTRICA E.E.Q.
	ACOMETIDA
	TABLERO DE DISTRIBUCIÓN PRINCIPAL
	PUNTO DE LUZ
	PUNTO DE LUZ - APLIQUE PARED
	INTERRUPTOR SIMPLE
	INTERRUPTOR CONMUTADO
	TOMACORRIENTE 110V
	LÍNEA DE ENERGÍA
	CABLES SÓLIDOS N°12 MANGUERA 1/2"
	CABLES SÓLIDOS N°14 MANGUERA 1/2"
	LÍNEA DE ENERGÍA A OTRO NIVEL
	CONEXIÓN A TIERRA / VARILLA COPERWELL

**TABLERO DE DISTRIBUCIÓN PRINCIPAL**

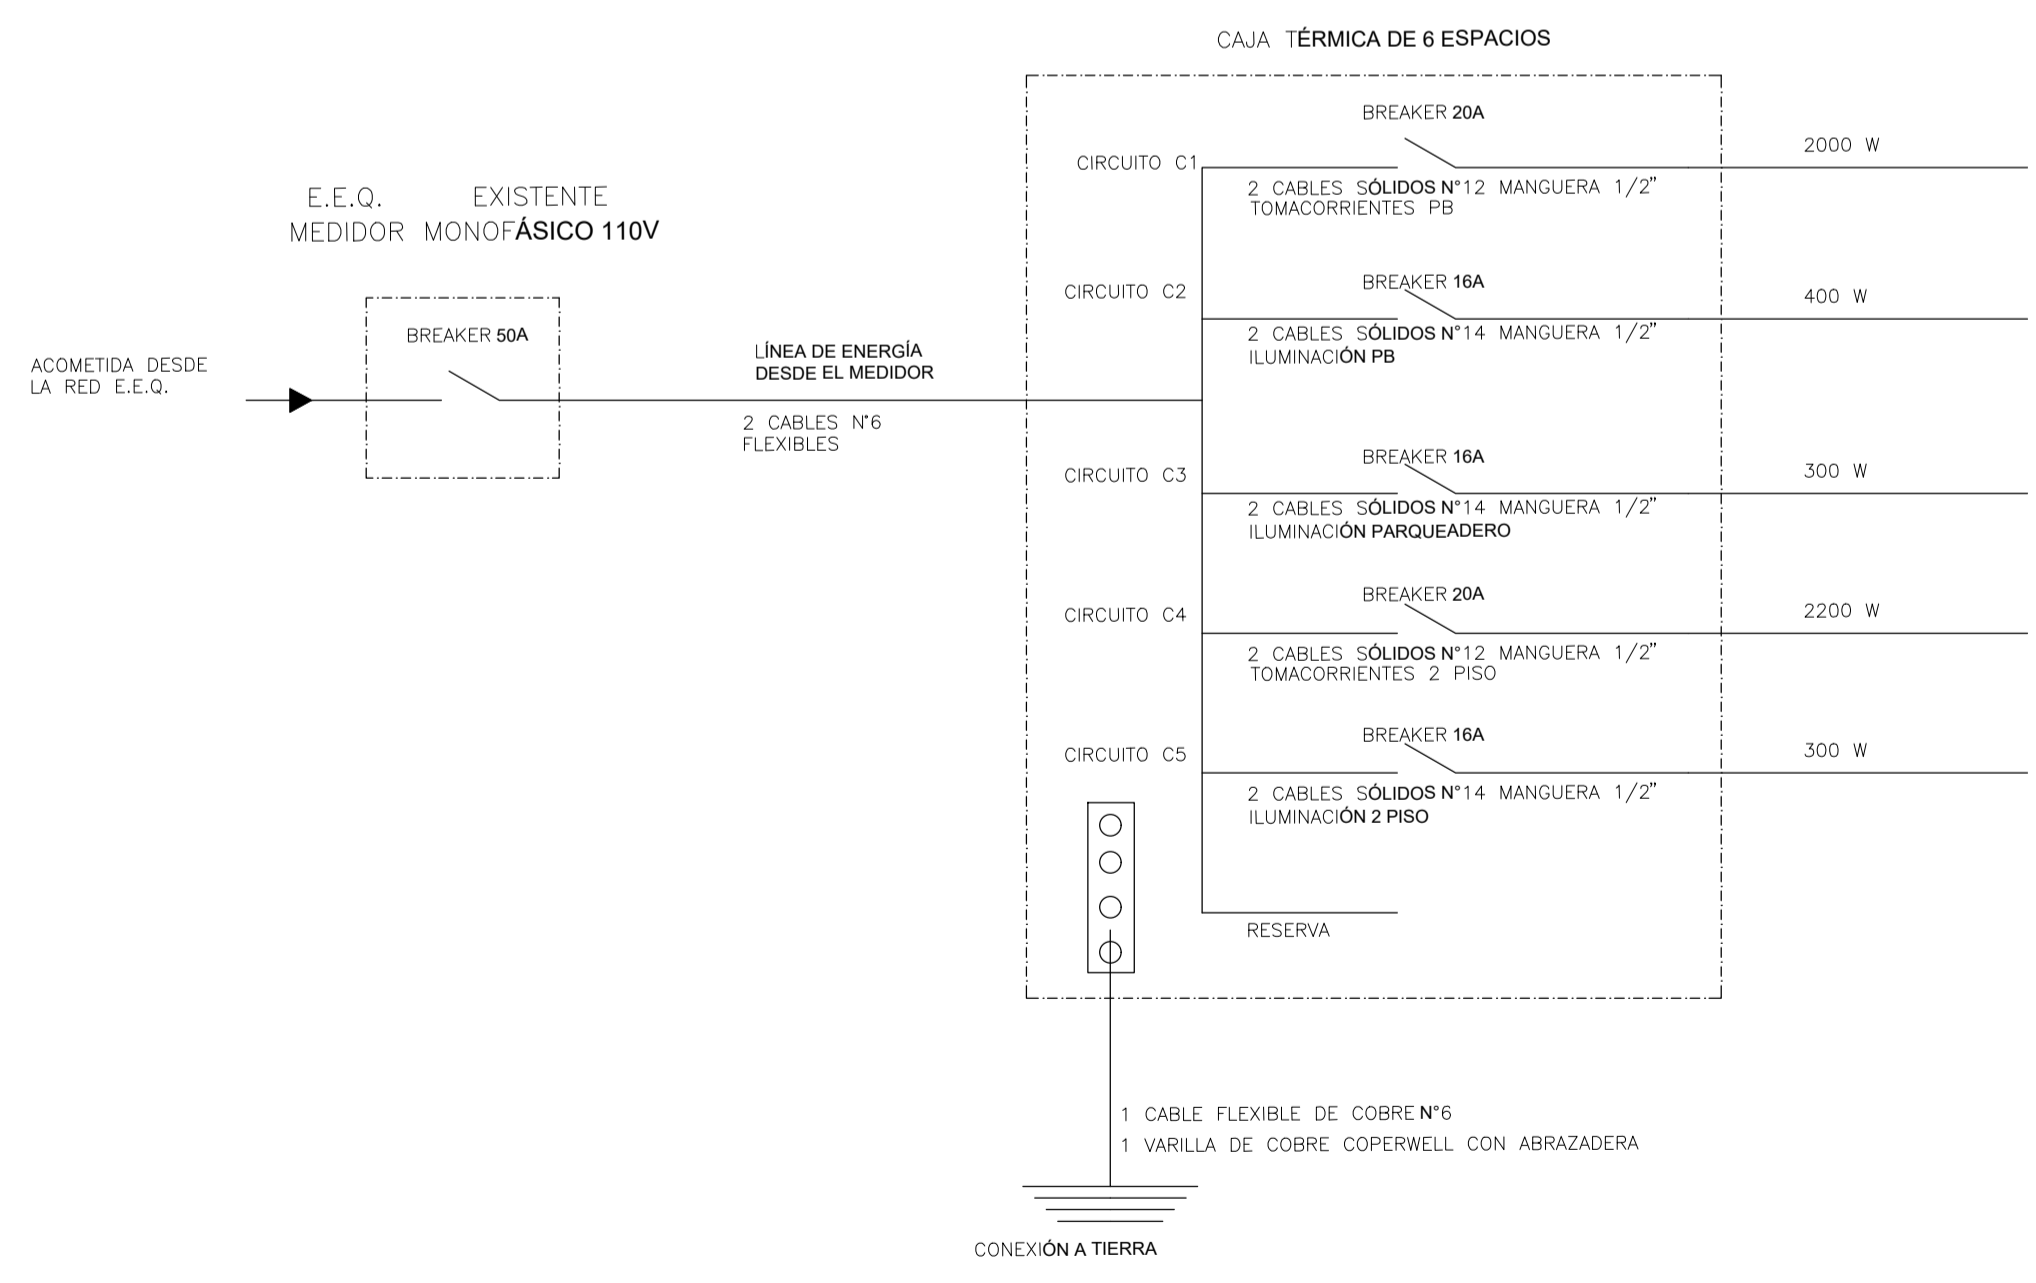

**DIAGRAMA UNIFILAR**

**DMQ - PROYECTO SUSTITUTIVO**

PROYECTO  
**RESIDENCIA DEL SR. EDMUNDO VACA**

PROFESIONAL:  
  
**ING. EDGAR ANDRÉS SALAS MONTAÑO**  
SENESCYT: 1079-15-1360566

CONTIENE:  
**Instalaciones Eléctricas - Iluminación**  
**Diagrama Unifilar**

LAMINA  
**IE-2**  
DE 2

PROPIETARIO:  
  
**VACA BOÑANOS EDMUNDO GUILLERMO**  
CI. 1703498962

FECHA:  
MARZO- 2022

PREDIO:  
34404

CLAVE CATASTRAL:  
30201 03 009 000 000 000

UBICACIÓN:  
ADMINISTRACIÓN ZONAL MANUELA SAENZ  
CENTRO HISTORICO  
BARRIO LA RECOLETA  
CALLE BENIGNO VELA

ESCALA:  
**1: 100**

SELLOS MUNICIPALES: