



PLANTA BAJA Nv: -2.82

ESCALA: 1:100

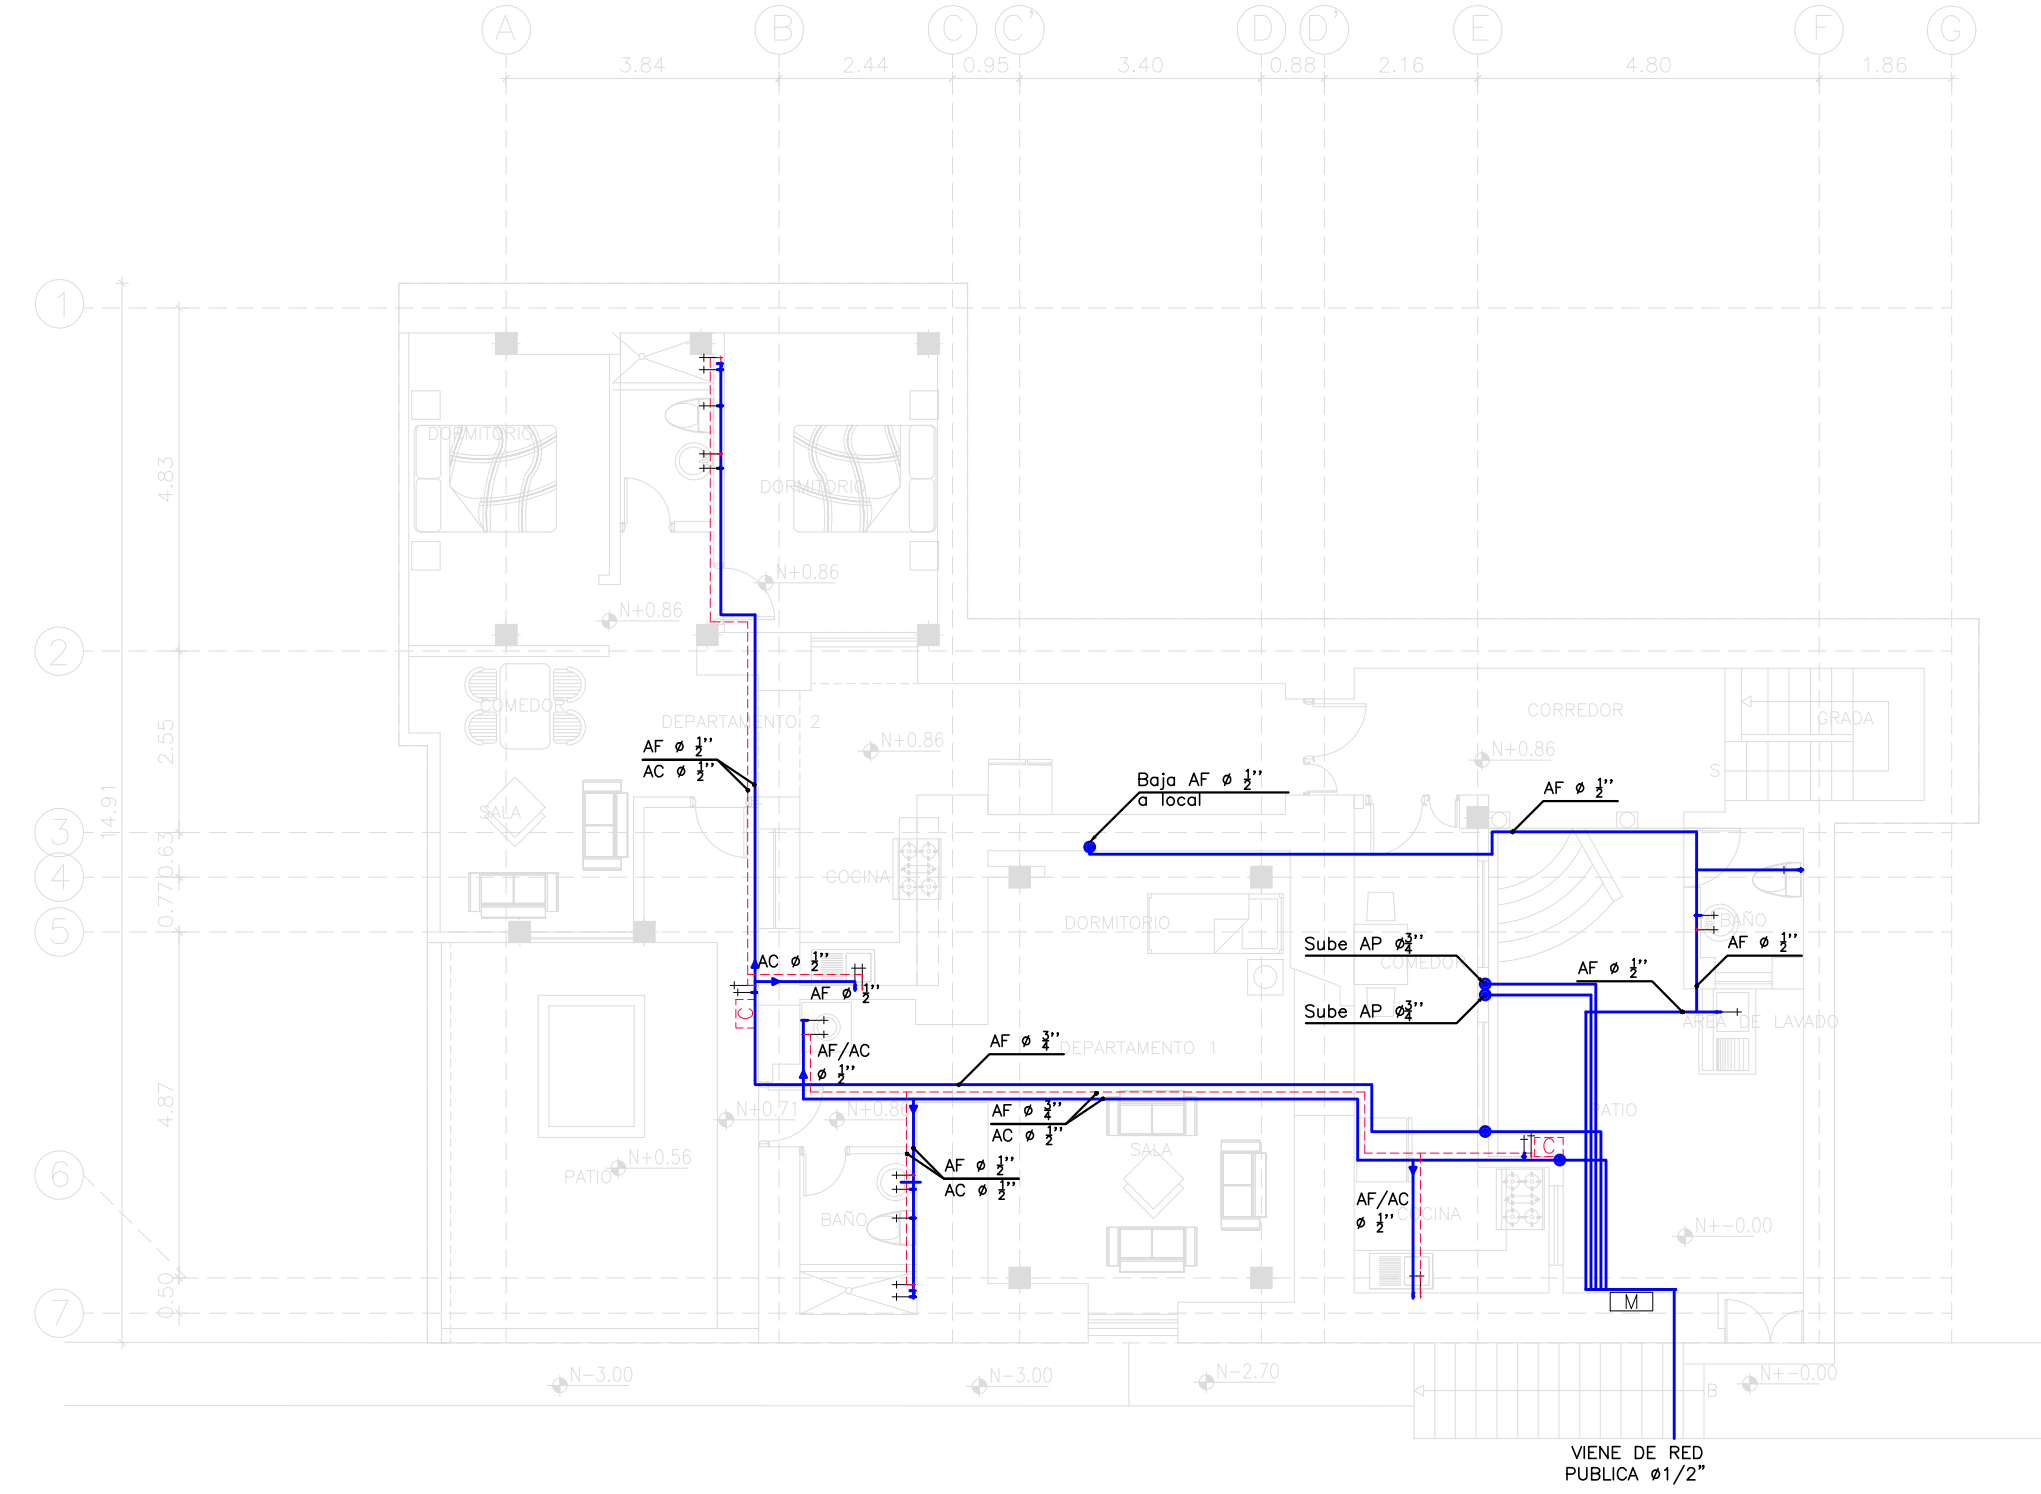

PLANTA BAJA Nv: ±0.00, +0.86


ESCALA: 1:100

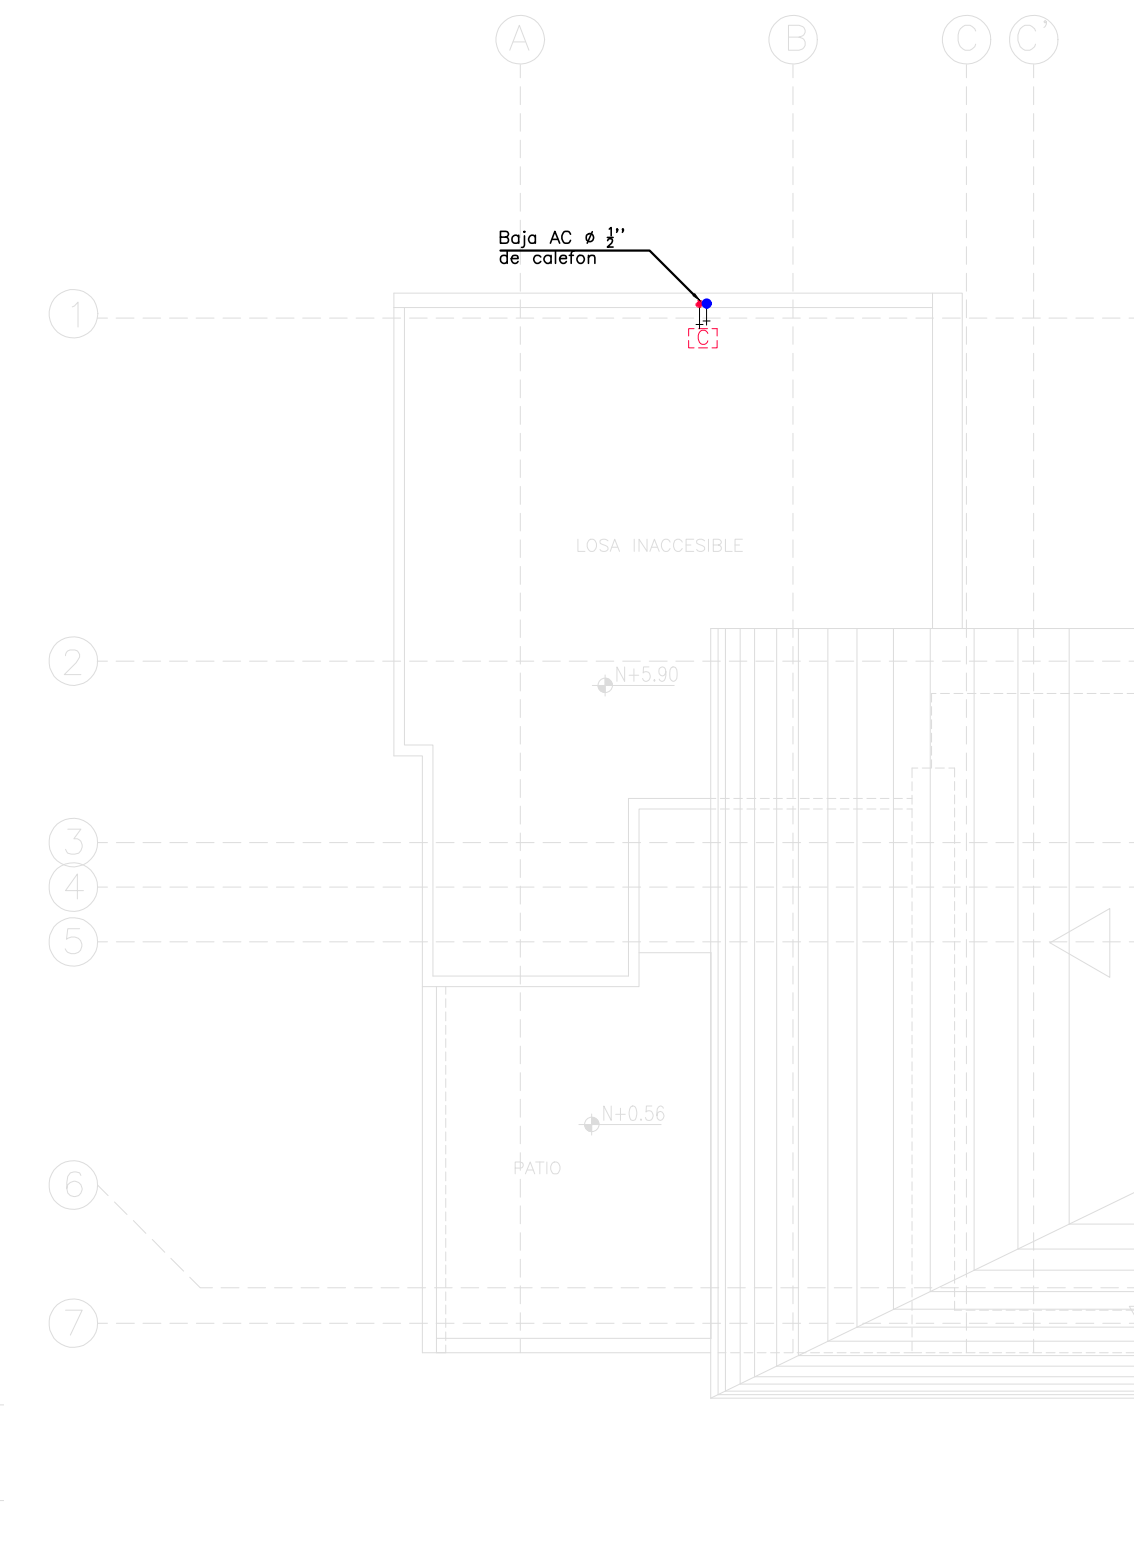

PLANTA DE CUBIERTA


ESCALA: 1:100

SIMBOLOGIA	
Punto de agua potable	
Red de agua potable fría (PVC-COBRE)	
Red de agua potable caliente (COBRE)	
Columna de agua	
Válvula de Compuerta	
Válvula Check	
Llave de Jardín y/o manguera	
Medidor de agua potable	
Gabinete de medidores	
Reductor de diámetro	
Válvula de flotador	
Calentador a gas	
Ducto para instalaciones	

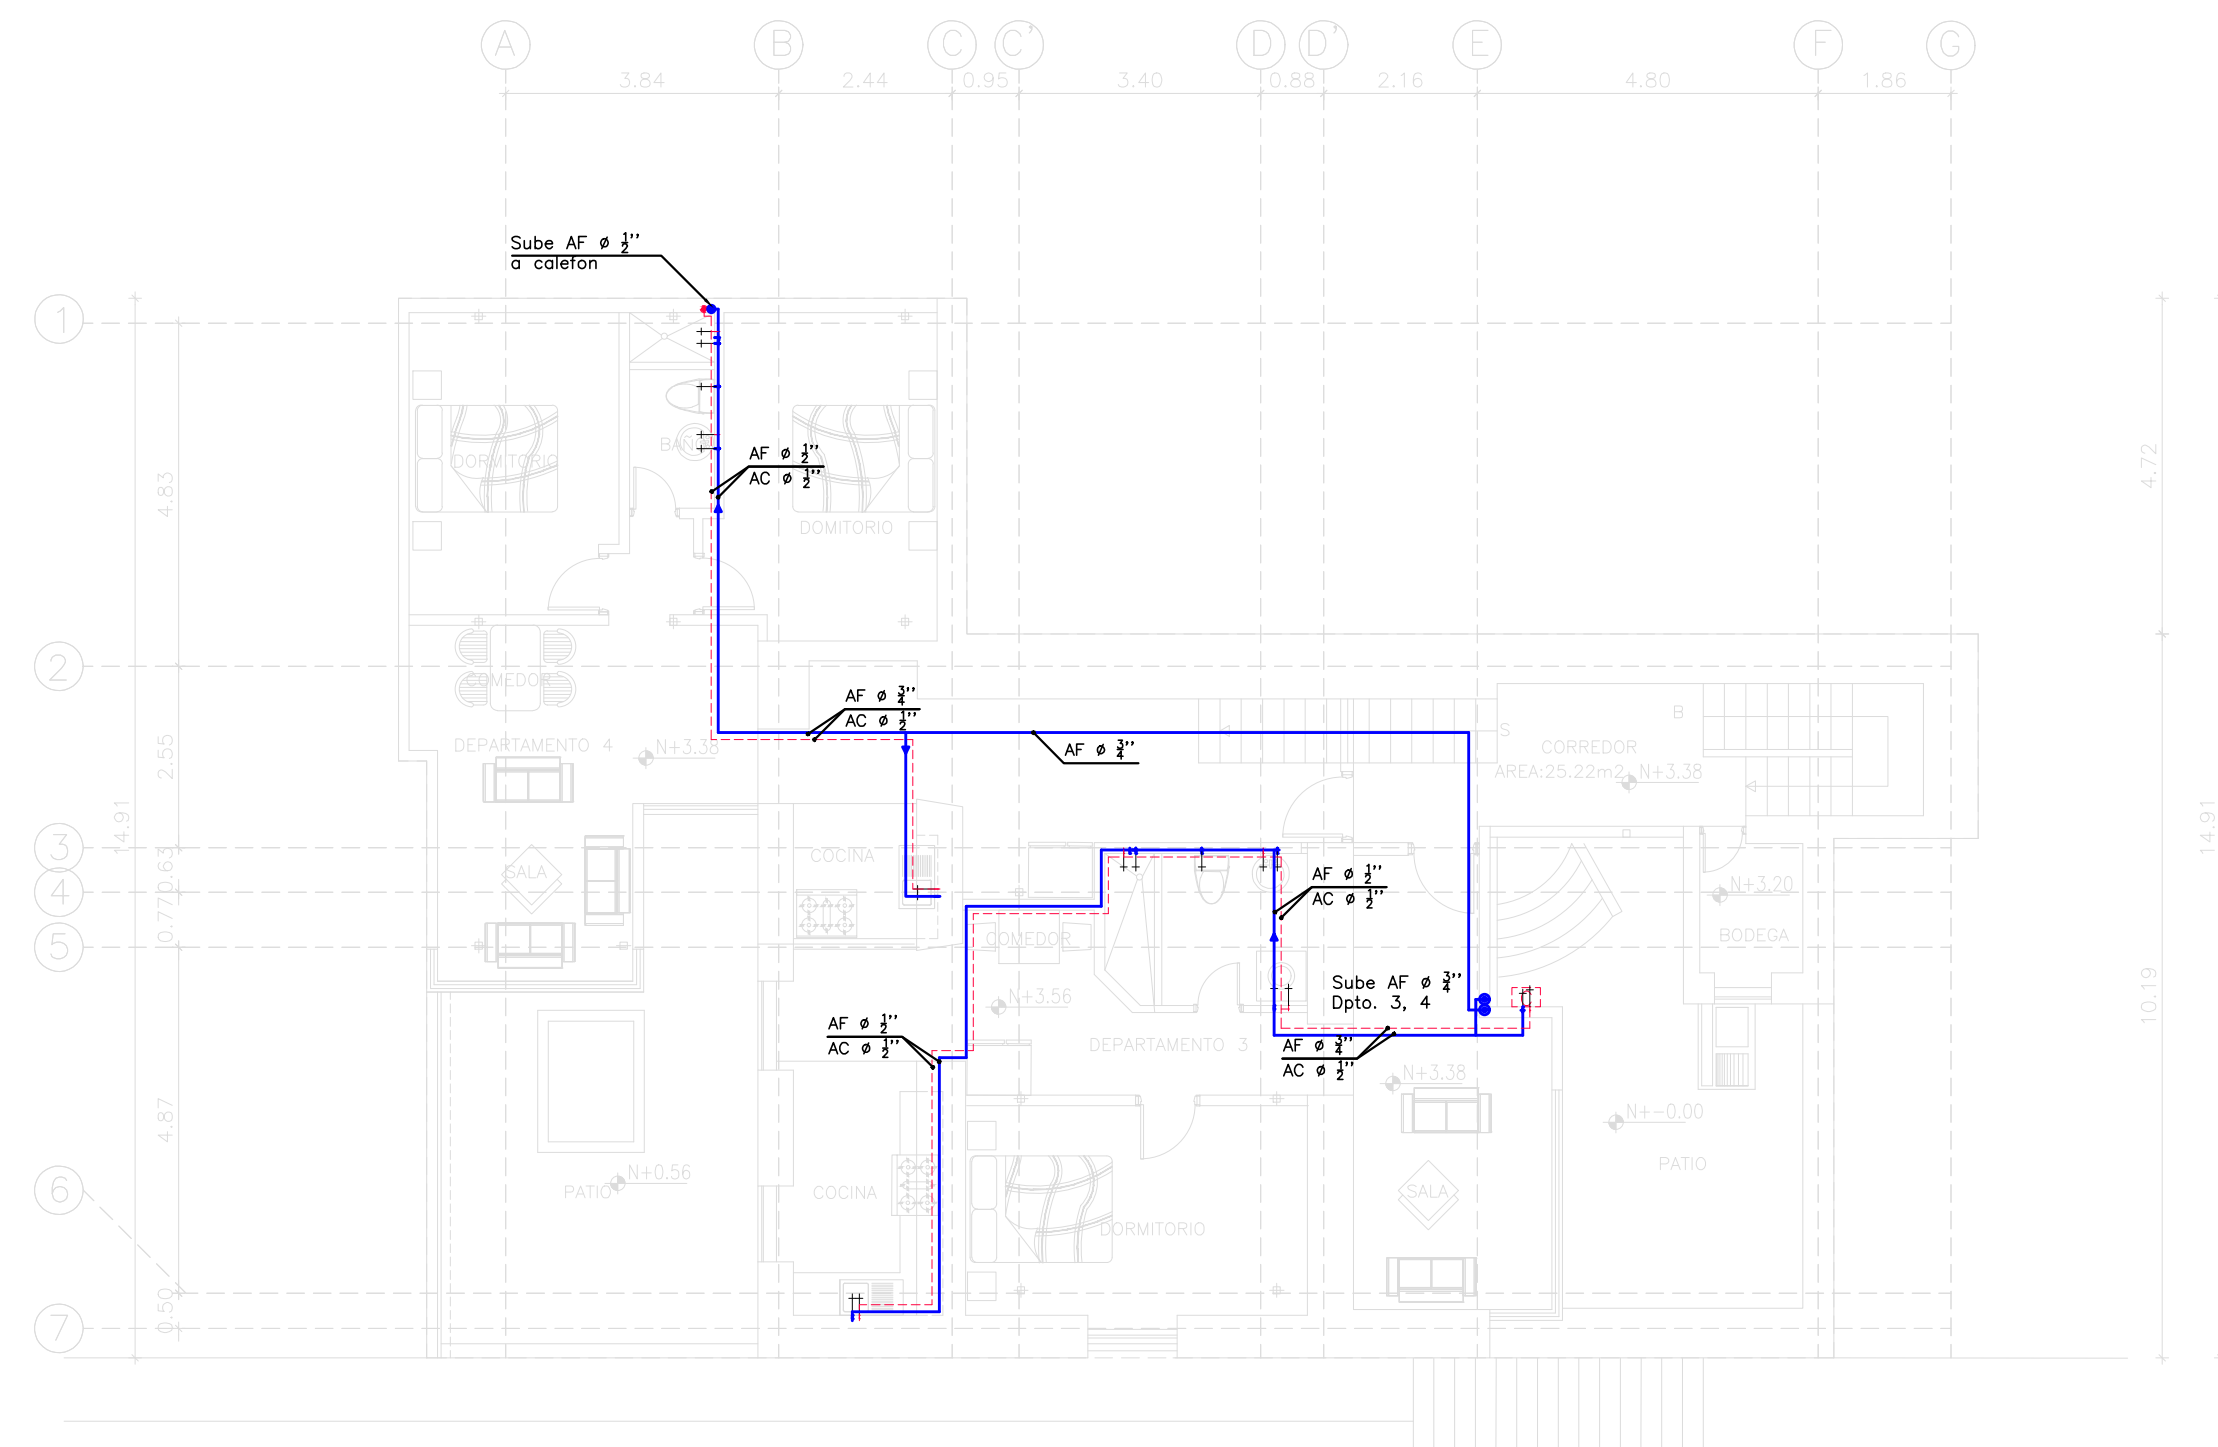

PLANTA ALTA Nv: +3.56

ESCALA: 1:100

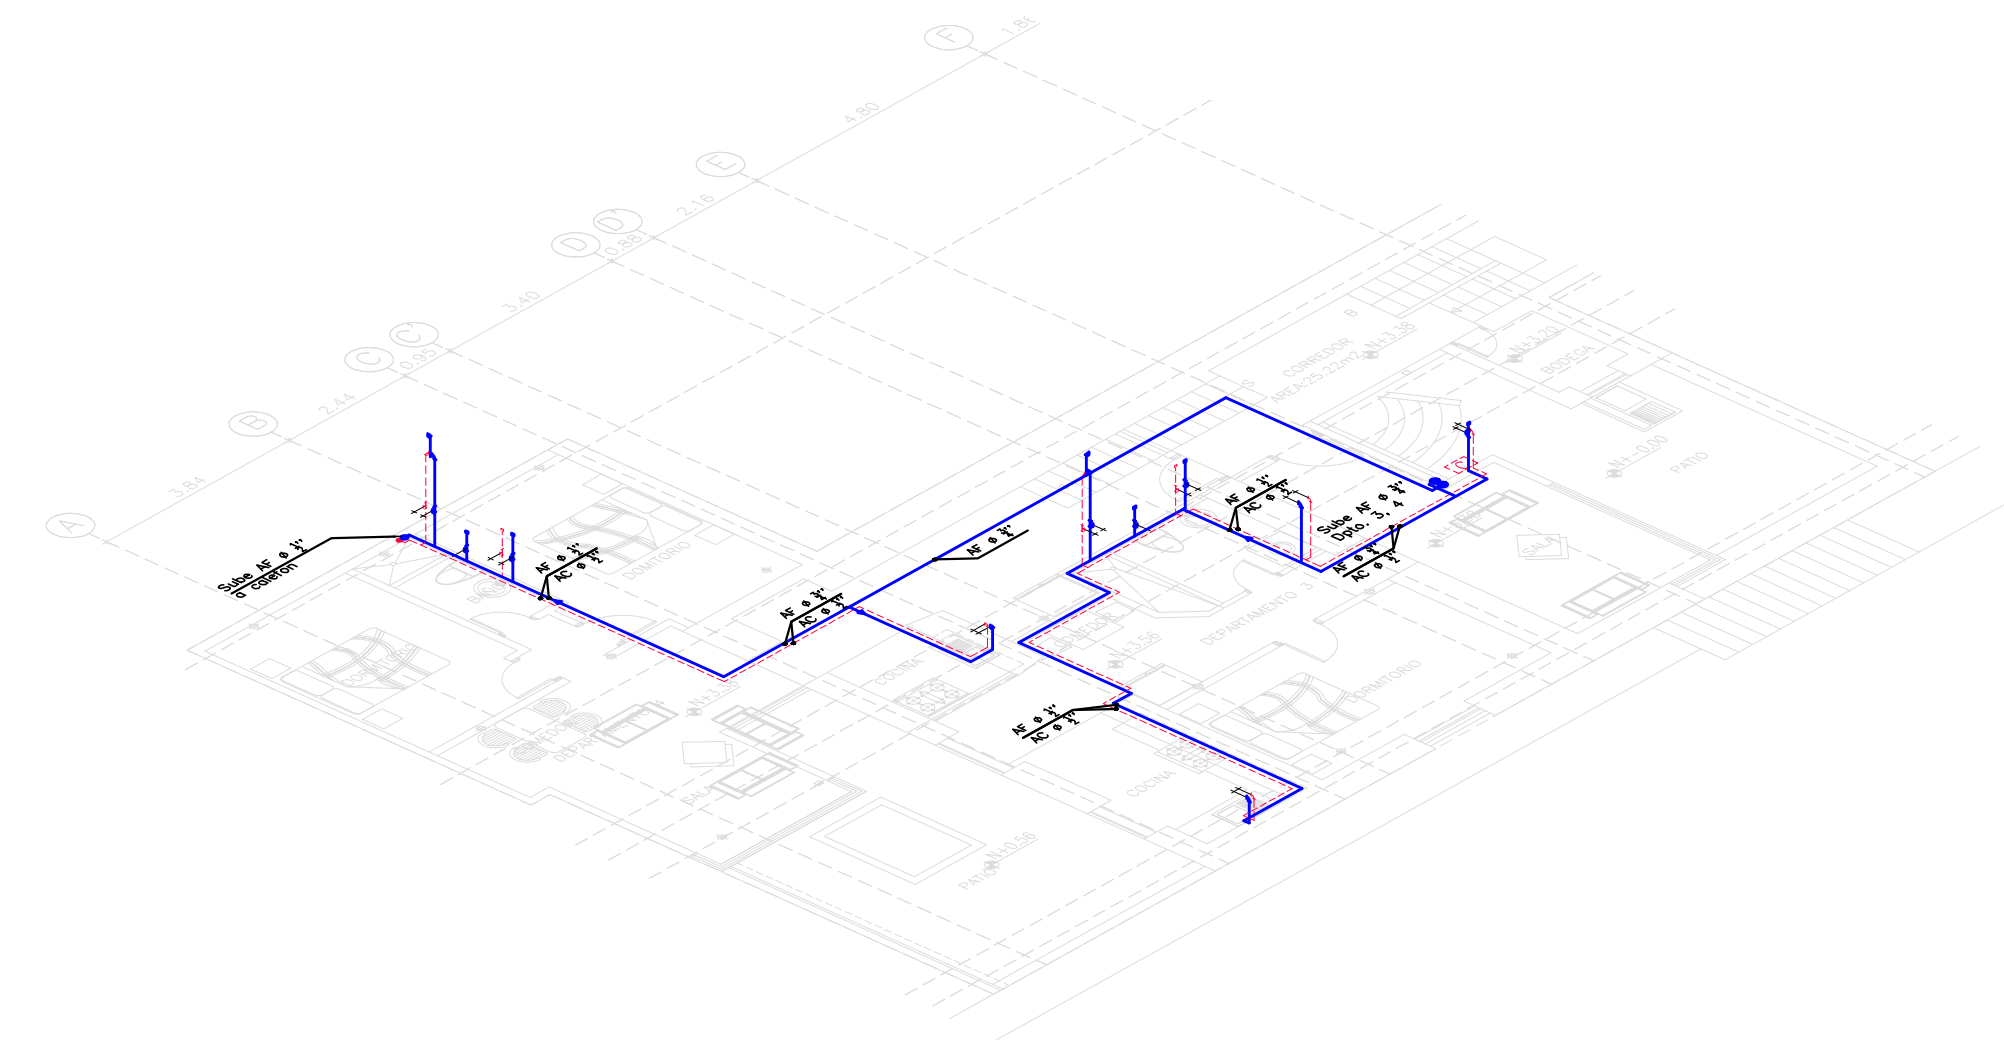

ISOMETRÍA PLANTA ALTA Nv: +3.56

ESCALA: S/E

REHABILITACIÓN :		RESIDENCIA ORELLANA	
CLAVE CATASTRAL: 40101-13-001		PREDIO: 64181	
LOCALIZACION: CALLE CUENCA Y GALÁPAGOS, SECTOR SAN JUAN, PARROQUIA SAN JUAN, QUITO.			
CONTIENE : NIVELES: +0.86, +3.56, CUBIERTA: SISTEMAS DE AGUA POTABLE FRÍA Y CALIENTE, SIMBOLOGÍA.			
ANÁLISIS Y DISEÑO HIDRÁULICO:		PROPIETARIO:	
ING. DIEGO W. NARVAEZ TAPIA LP-17-6035, SENESCIT:1001-09-893556		SR. ORELLANA OCAÑA KLEVER VINICIO C.I. 170879642-8	
ESCALA: INDICADAS	FECHA: MARZO 2022	DIBUJO: N.T.	HOJA: AP-01/2

SELLOS :