



CIRCUITOS DE TOMACORRIENTES

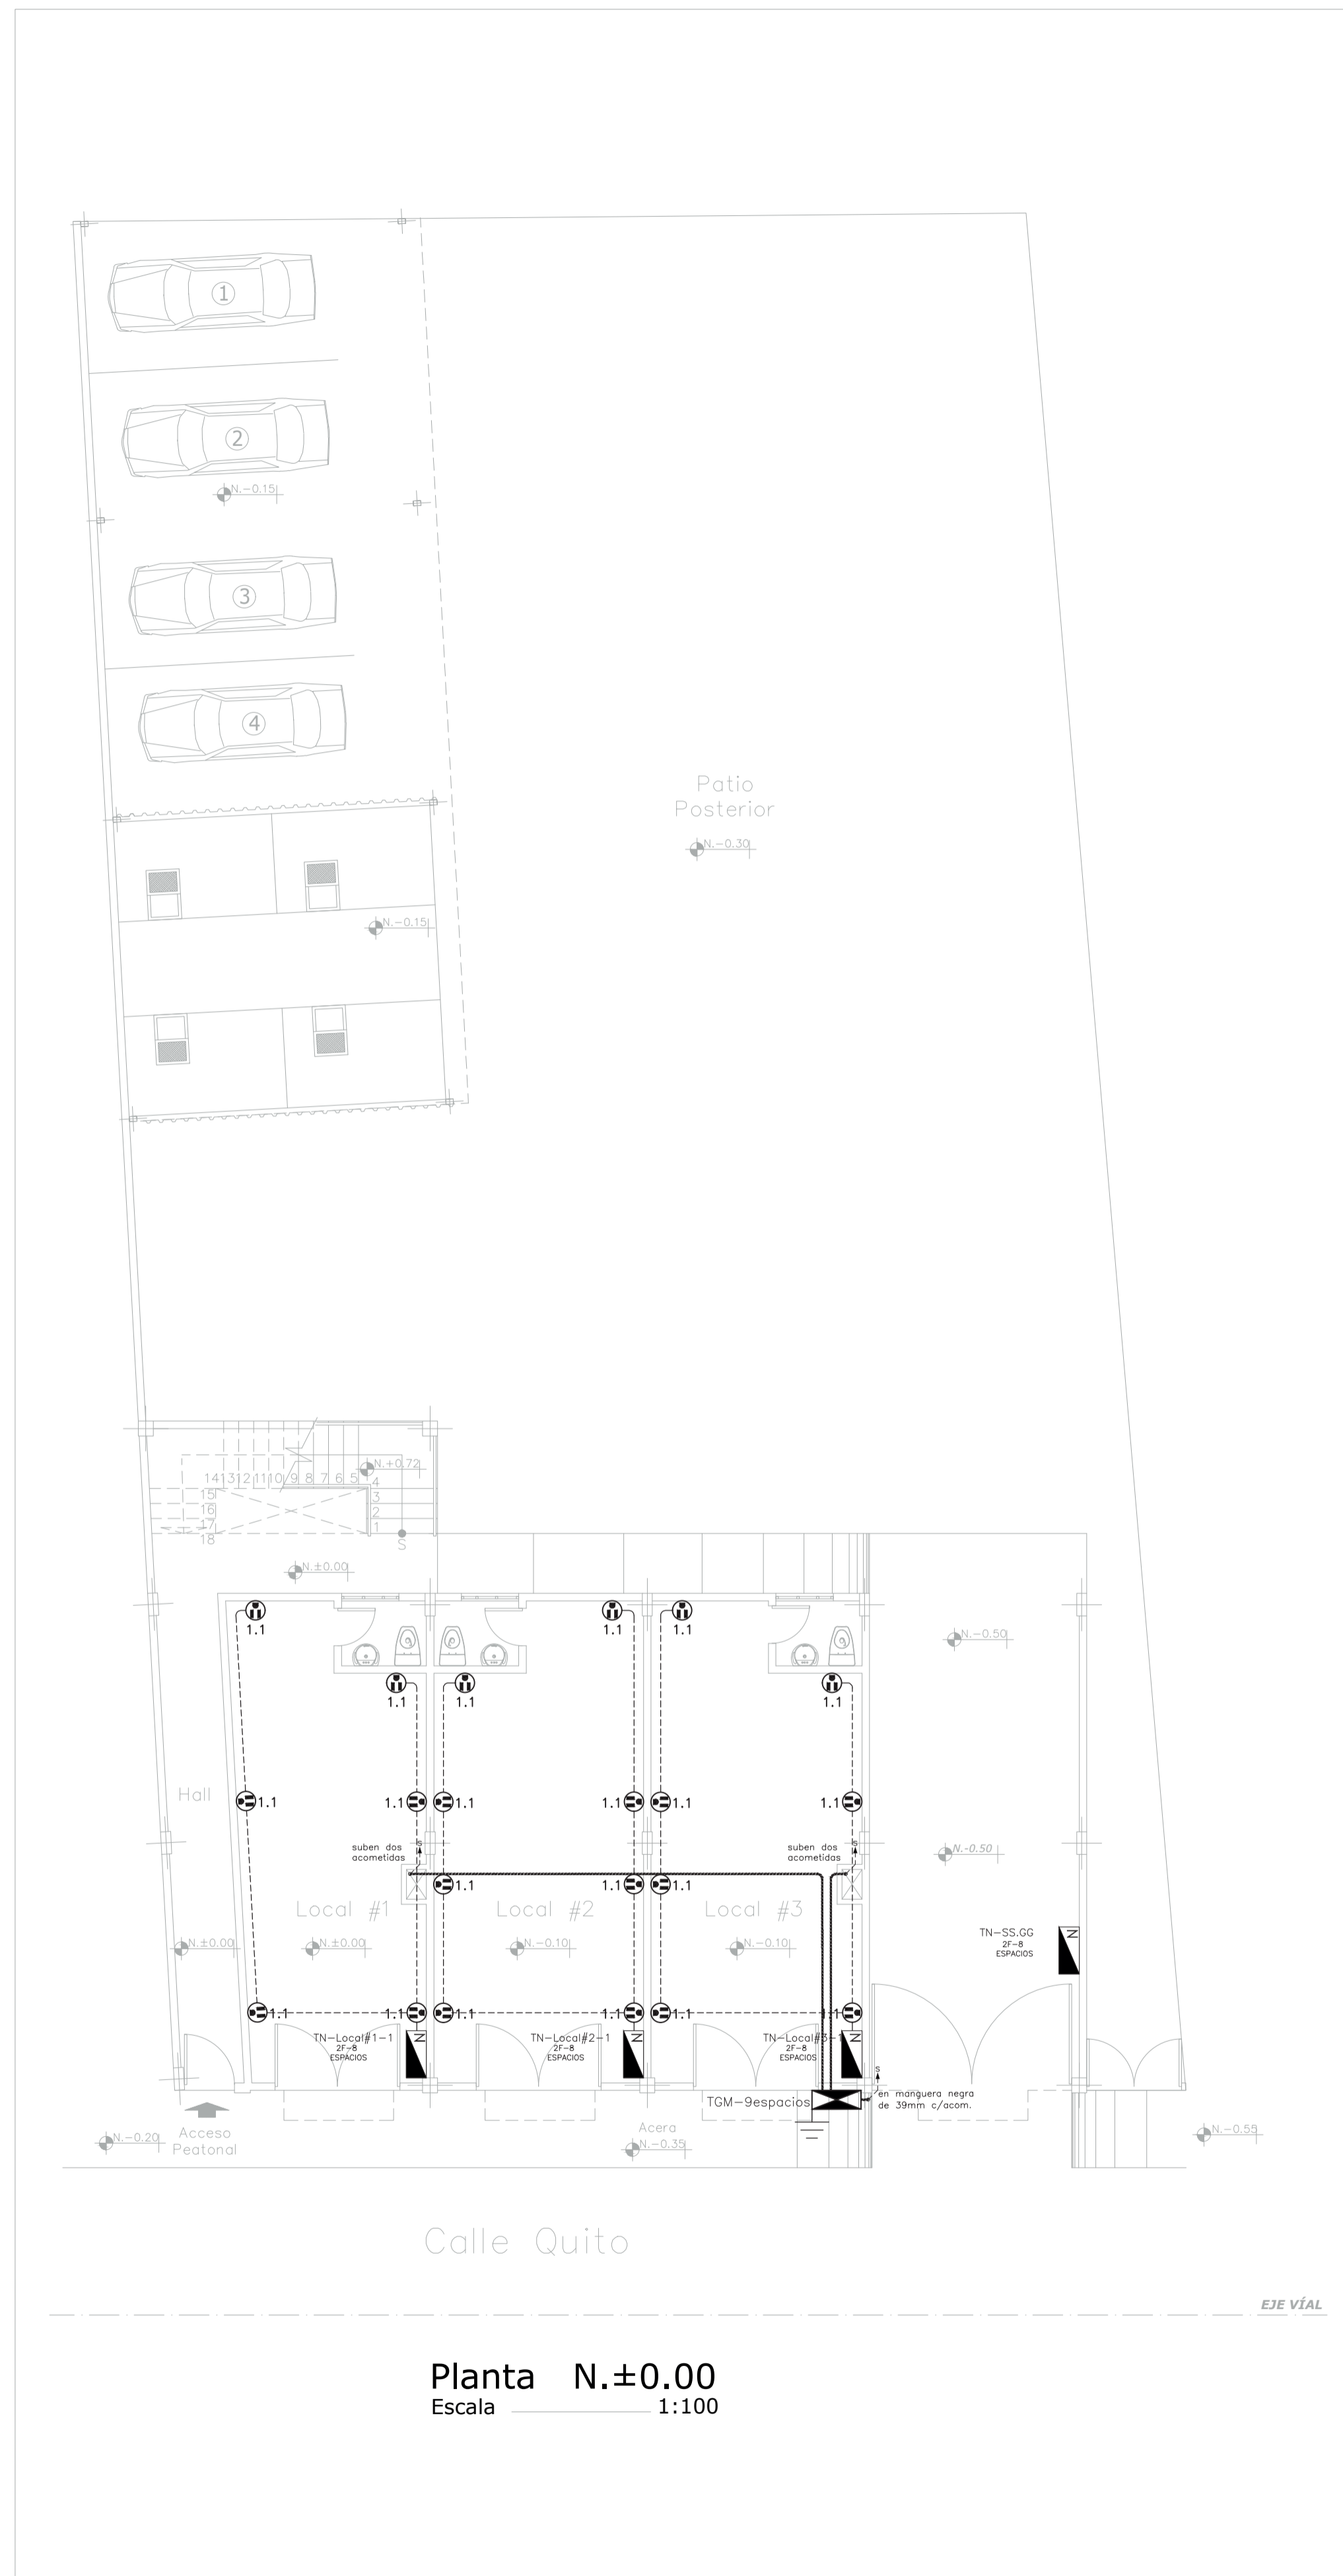

CIRCUITOS DE ILUMINACIÓN

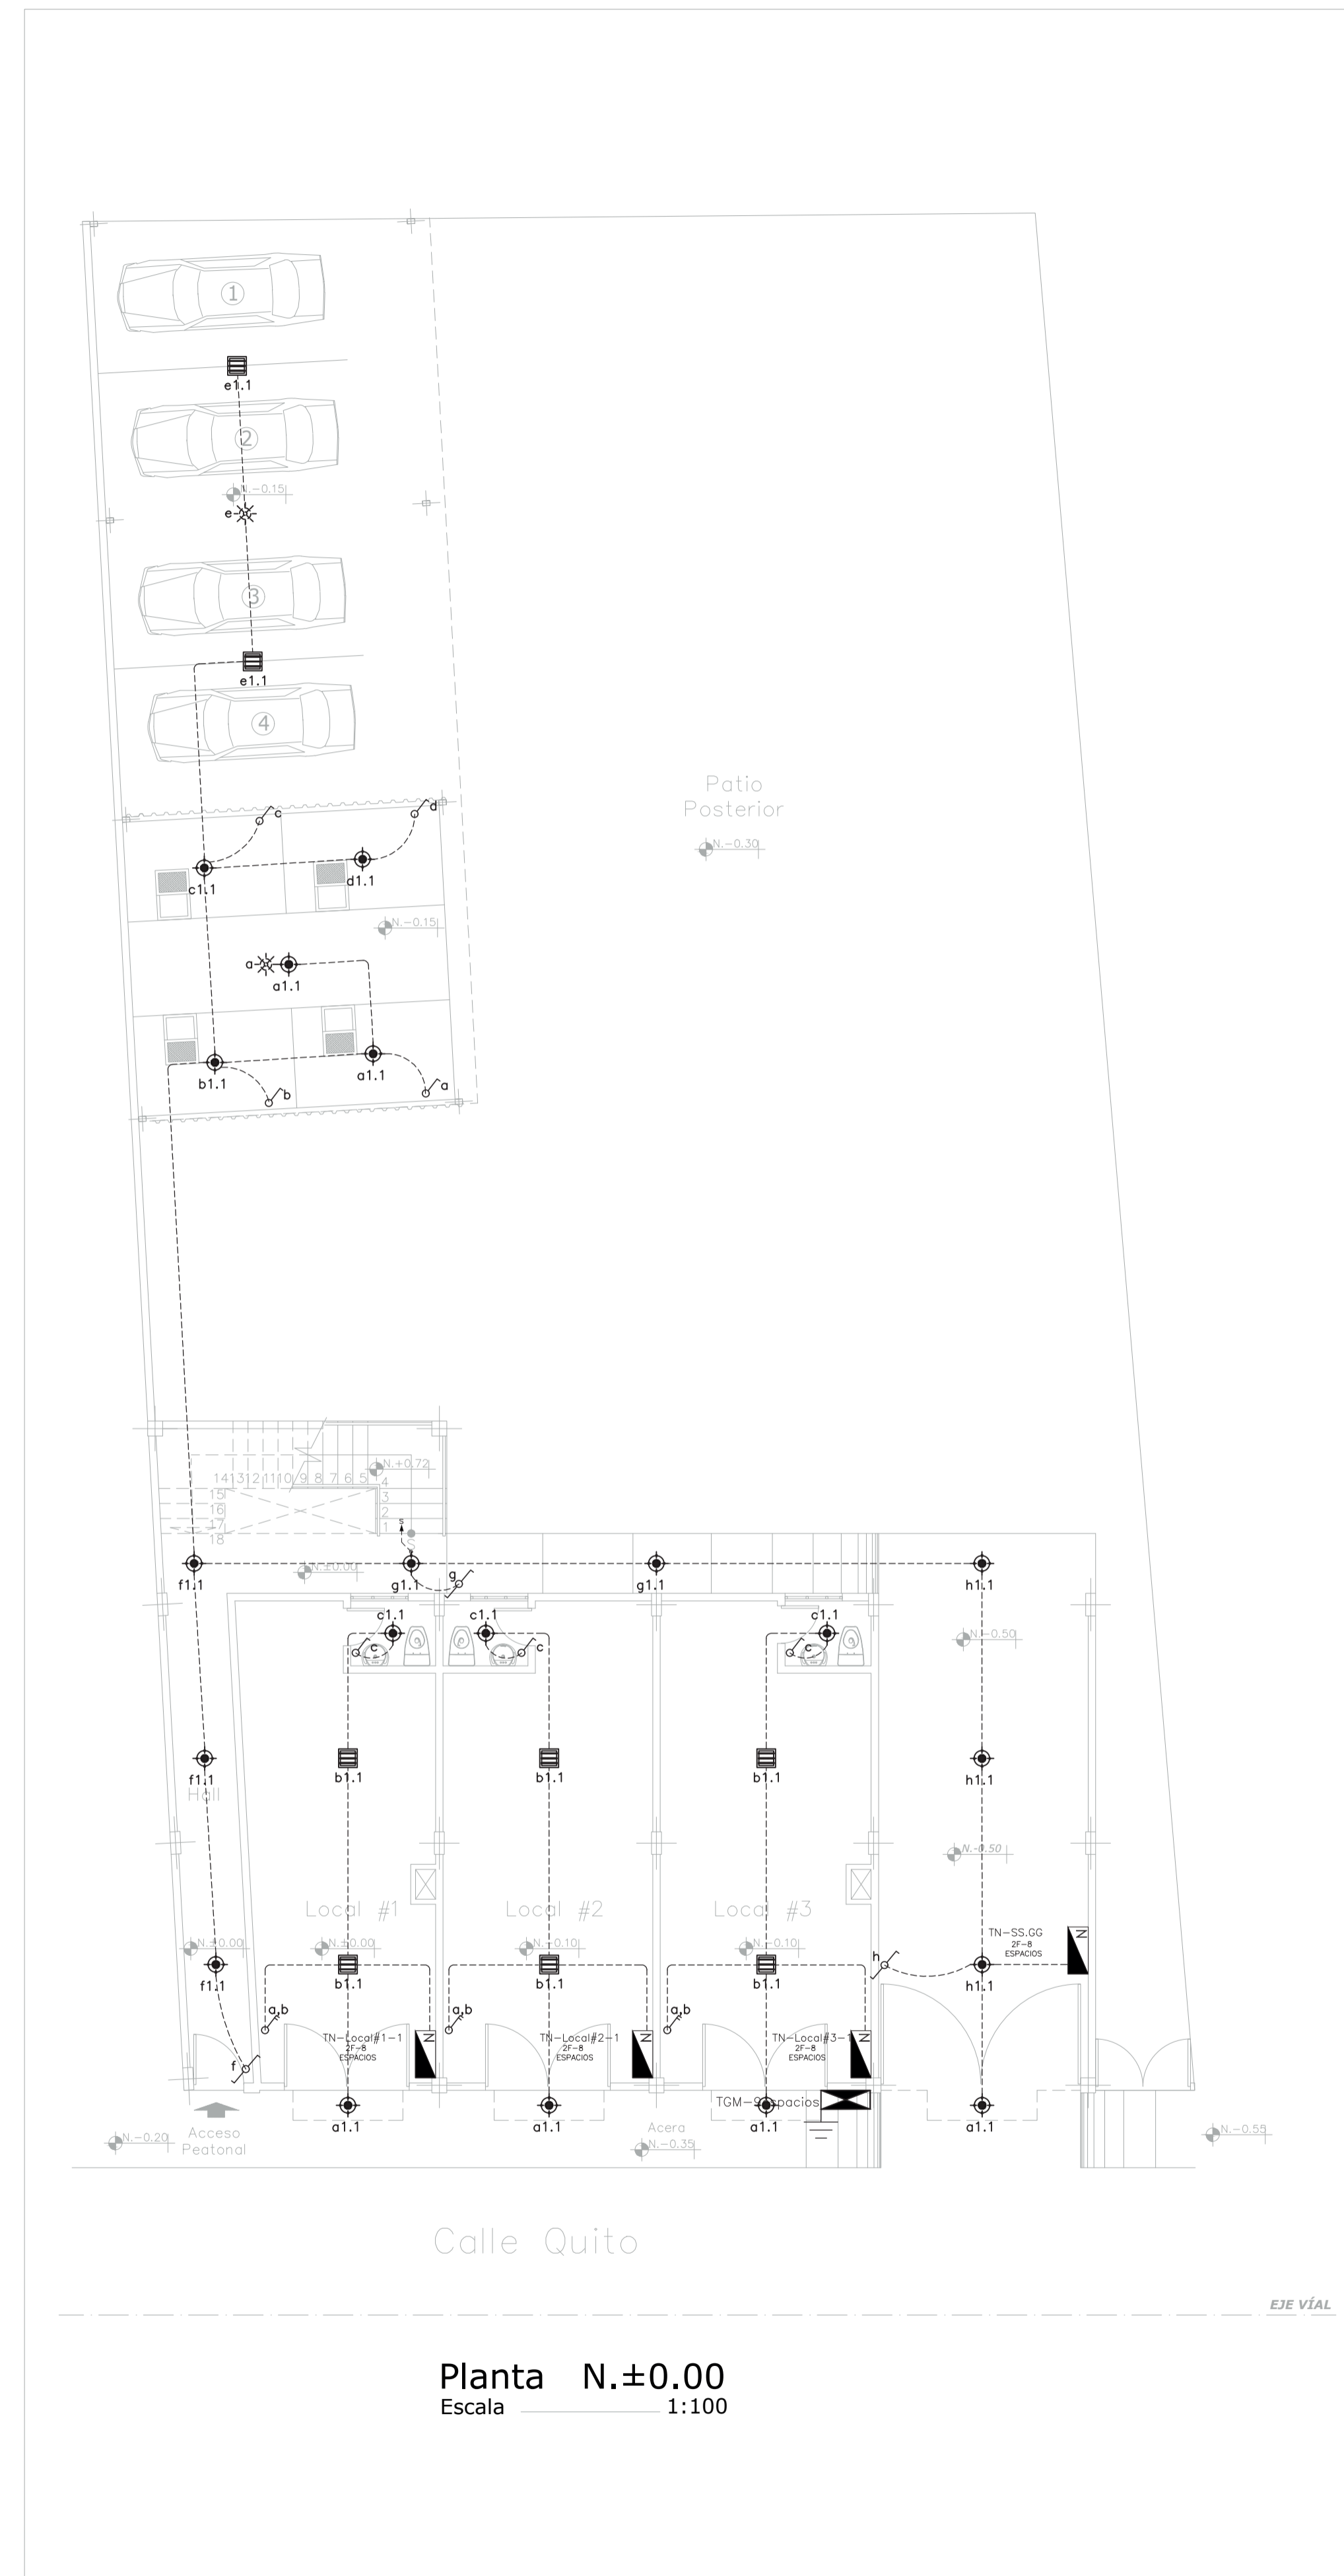


SIMBOLOGIA ELÉCTRICA


SÍMBOLO	UNIDAD	DESCRIPCIÓN
	u	TABLERO GENERAL DE MEDIDORES, 8 ESPACIOS
	u	CENTRO DE CARGA PARA ENERGÍA NORMAL
	u	TOMACORRIENTE A 120V POLARIZADO DOBLE, ALTURA 0,40m
	u	TOMACORRIENTE A 120V POLARIZADO DOBLE, EN TECHO
	u	TOMACORRIENTE ESPECIAL A 120V POLARIZADO, ALTURA INDICADA
	u	TOMACORRIENTE POLARIZADO ESPECIAL 240V BIFÁSICO
	u	CAJA DE PASO 30X30X15cm, EMPOTRADA EN PARED
	u	TOMACORRIENTE ESPECIAL DENTRO DE GABINETE HERMÉTICO CON PUERTA
	u	LUMINARIA OJO DE BUEY LED 30W-120V-EMPOTRADA
	u	LUMINARIA CON 3 TUBOS LED DE 11W
	u	LUMINARIA TIPO APLIQUE DE PARED
	u	SALIDA PARA SENSOR DE MOVIMIENTO 180° 110V
	u	SALIDA PARA SENSOR DE MOVIMIENTO 360° 110V
	u	INTERRUPTOR SIMPLE EN CAJETIN RECT, A 1,350M DEL PISO TERMINADO
	u	INTERRUPTOR DOBLE EN CAJETIN RECT, A 1,350M DEL PISO TERMINADO
	u	CONMUTADOR SIMPLE EN CAJETIN RECT, A 1,350M DEL PISO TERMINADO
	u	SALIDA PARA EXTRACTOR DE OLORES
	m	CONDUCTOR TIPO THHN DE COBRE PARA 600V, AISLAMIENTO PVC 90°, INSTALADO EN MANGUERA NEGRA DE 13mm DE DIAM; CALIBRE #12AWG.
	m	CONDUCTOR TIPO THHN DE COBRE PARA 600V, AISLAMIENTO PVC 90°, INSTALADO EN MANGUERA NEGRA DE 19mm DE DIAM; CALIBRE #10AWG
	u	INDICA TUBERÍA SUBE O BAJA
	m	CONDUCTOR TIPO THHN DE COBRE PARA 600V, AISLAMIENTO PVC 90°, INSTALADO EN MANGUERA NEGRA DE 39mm DE DIAM; CALIBRE #8AWG
	u	PUESTA A TIERRA CON UNA VARILLA TIPO COPPERWELD DE 2,4m DE LONG X 16 mm DE DIÁMETRO, 254 MICRAS

ETIQUETADO

ETIQUETADO DE TABLEROS

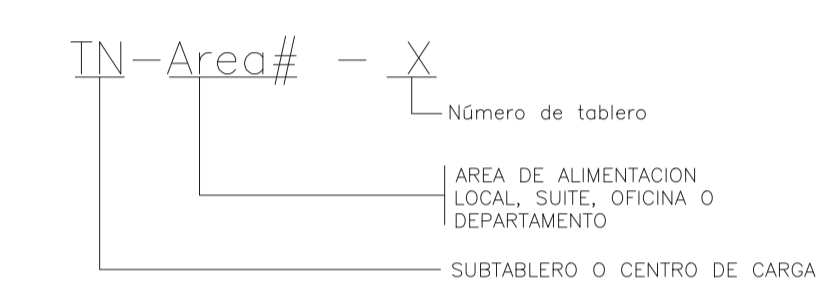

ETIQUETADO DE CIRCUITOS

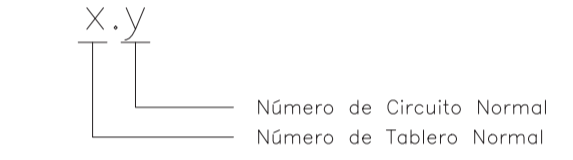

OBSERVACIONES:
1.-EL CONSTRUCTOR DEBERA REFERIRSE A LOS PLANOS DE DISEÑO DE DETALLES, DIAGRAMAS UNIFILARES Y POR SISTEMAS ENTREGADOS COMO TAMBIEN MEMORIAS Y ESPECIFICACIONES TECNICAS, DE EXISTIR ALGUNA DUDA DEBERAN SER PREVIAMENTE CONSULTADOS Y APROBADOS POR EL PROPIETARIO

EDIFICIO FLIA. SOTO CAJAS

LAMINA No. EL 2/3	CONTIENE : CIRCUITOS DE FUERZA: CIRCUITOS DE ILUMINACIÓN: - PLANTA N±0.00	DISEÑO & CONSTRUCCIÓN
PROPIETARIO : SRA. FALUSTA FRANCISCO SOTO	PROYECTISTA : ING. ALEJANDRO MIGUEL LÓPEZ CHANGO REG. 1005-13-1199063	CLAVE CATASTRAL: 13040 18 018 000 000 000
 SRA. FALUSTA ALICIA CAJAS FLORES. CI. 170321009-9	NÚMERO DE PREDIO: 3518092	FECHA : MAYO 2022
ESCALA : 1/100	SELLOS MUNICIPALES	