



CIRCUITOS DE TOMACORRIENTES

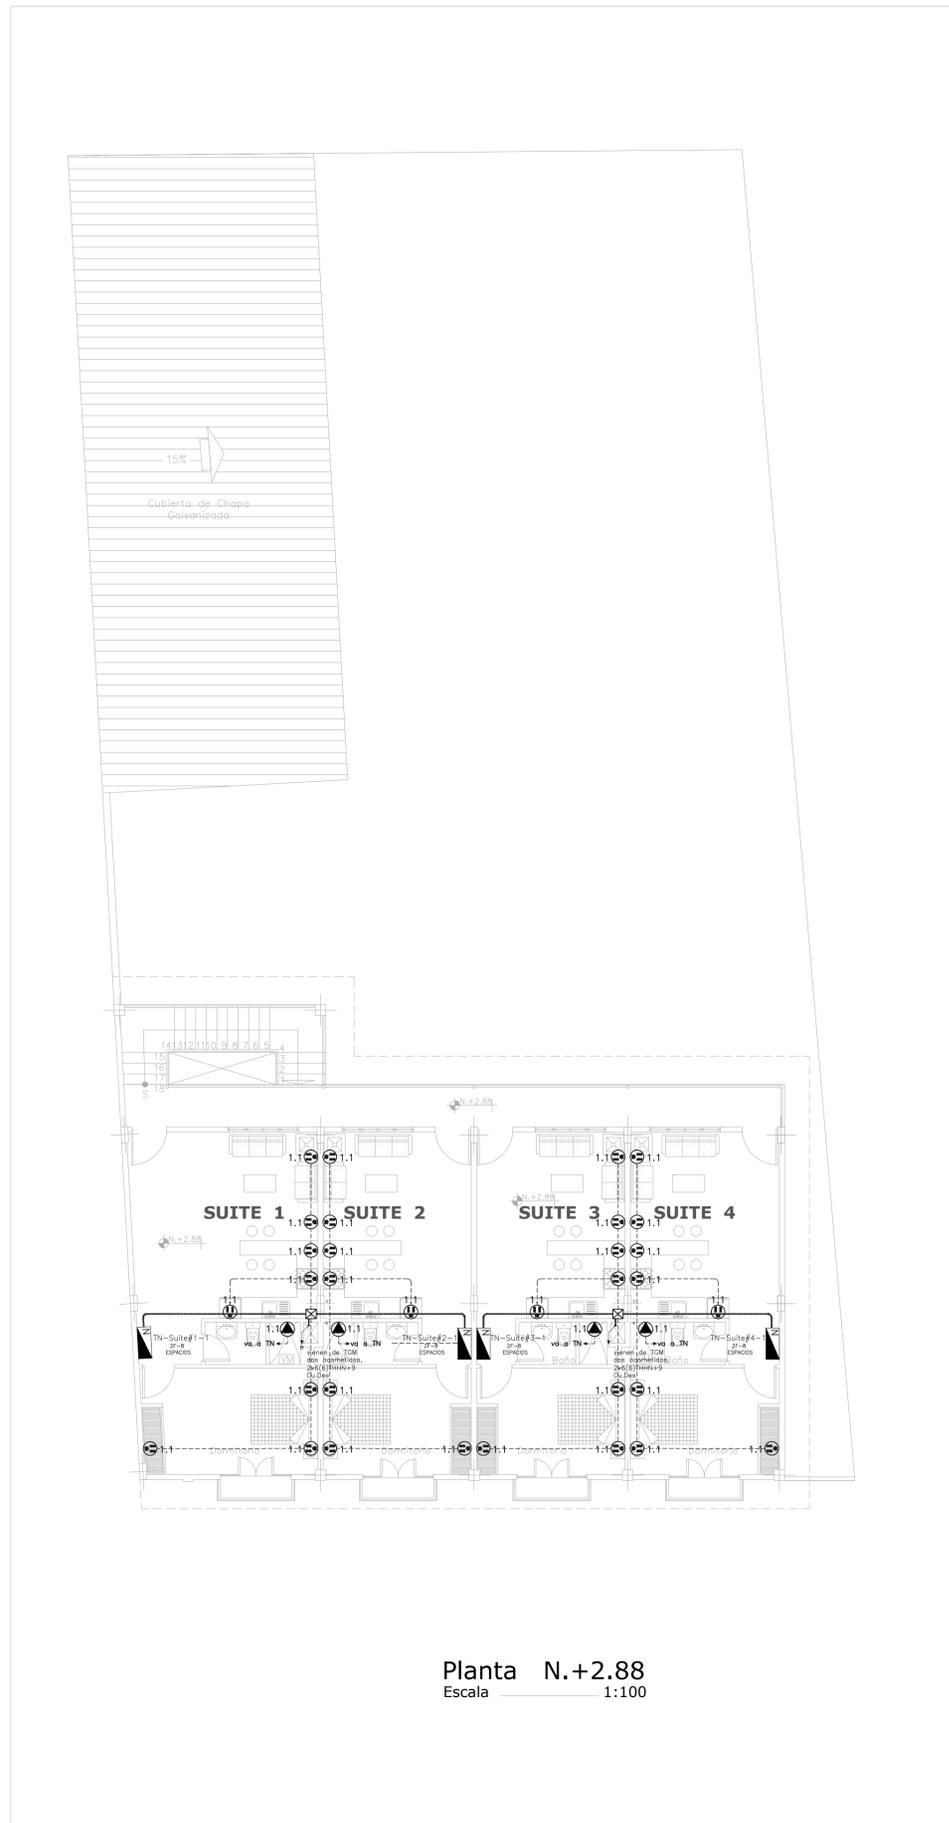

CIRCUITOS DE ILUMINACIÓN

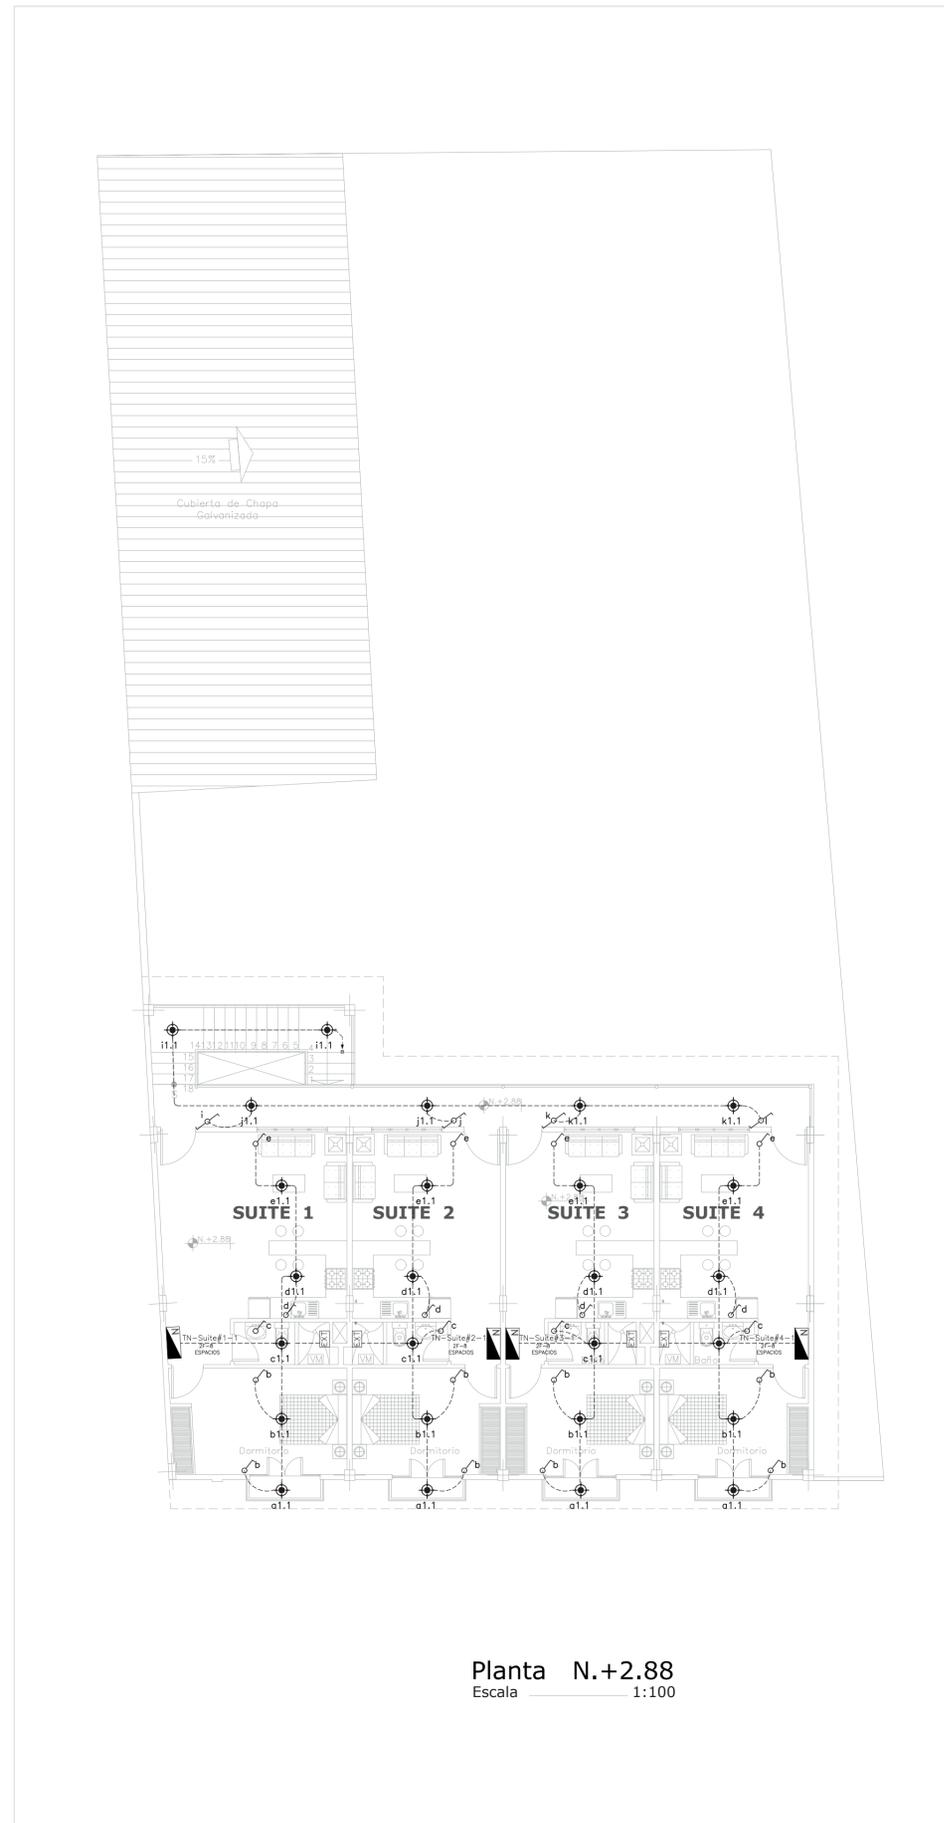

SIMBOLOGIA ELÉCTRICA

SÍMBOLO	UNIDAD	DESCRIPCIÓN
[Symbol]	U	TABLERO GENERAL DE MEDIDORES, 8 ESPACIOS
[Symbol]	U	CENTRO DE CARGA PARA ENERGÍA NORMAL
[Symbol]	U	TOMACORRIENTE A 120V POLARIZADO DOBLE, ALTURA 0,40m
[Symbol]	U	TOMACORRIENTE A 120V POLARIZADO DOBLE, EN TECHO
[Symbol]	U	TOMACORRIENTE ESPECIAL A 120V POLARIZADO, ALTURA INDICADA
[Symbol]	U	TOMACORRIENTE POLARIZADO ESPECIAL 240V BIFÁSICO
[Symbol]	U	CAJA DE PASO 30X30X15cm, EMPOTRADA EN PARED
[Symbol]	U	TOMACORRIENTE ESPECIAL DENTRO DE GABINETE HERMÉTICO CON PUERTA
[Symbol]	U	LUMINARIA OJO DE BUEY LED 30W-120V-EMPOTRADA
[Symbol]	U	LUMINARIA CON 3 TUBOS LED DE 11W
[Symbol]	U	LUMINARIA TIPO APLIQUE DE PARED
[Symbol]	U	SALIDA PARA SENSOR DE MOVIMIENTO 180° 110V
[Symbol]	U	SALIDA PARA SENSOR DE MOVIMIENTO 360° 110V
[Symbol]	U	INTERRUPTOR SIMPLE EN CAJETIN RECT. A 1,35CM DEL PISO TERMINADO
[Symbol]	U	INTERRUPTOR DOBLE EN CAJETIN RECT. A 1,35CM DEL PISO TERMINADO
[Symbol]	U	CONMUTADOR SIMPLE EN CAJETIN RECT. A 1,35CM DEL PISO TERMINADO
[Symbol]	U	SALIDA PARA EXTRACTOR DE OLORES
[Symbol]	m	CONDUCTOR TIPO THHN DE COBRE PARA 600V, AISLAMIENTO PVC 90°, INSTALADO EN MANGUERA NEGRA DE 13mm DE DIAM; CALIBRE #12AWG.
[Symbol]	m	CONDUCTOR TIPO THHN DE COBRE PARA 600V, AISLAMIENTO PVC 90°, INSTALADO EN MANGUERA NEGRA DE 19mm DE DIAM; CALIBRE #10AWG
[Symbol]	U	INDICA TUBERÍA SUBE O BAJA
[Symbol]	m	CONDUCTOR TIPO THHN DE COBRE PARA 600V, AISLAMIENTO PVC 90°, INSTALADO EN MANGUERA NEGRA DE 39mm DE DIAM; CALIBRE #8AWG
[Symbol]	U	PUESTA A TIERRA CON UNA VARILLA TIPO COPPERWELD DE 2,4m DE LONG X 16 mm DE DIÁMETRO, 254 MICRAS

ETIQUETADO

ETIQUETADO DE TABLEROS



ETIQUETADO DE CIRCUITOS



OBSERVACIONES:  
1-EL CONSTRUCTOR DEBERÁ REFERIRSE A LOS PLANOS DE DISEÑO DE DETALLES, DIAGRAMAS UNIFILARES Y POR SISTEMAS ENTREGADOS COMO TAMBIÉN MEMORIAS Y ESPECIFICACIONES TÉCNICAS, DE EXISTIR ALGUNA DUDA DEBERÁN SER PREVIAMENTE CONSULTADOS Y APROBADOS POR EL PROPIETARIO

EDIFICIO FLIA. SOTO CAJAS

LAMINA No. <b>EL</b> <b>3/3</b>	CONTIENE : CIRCUITOS DE FUERZA: CIRCUITOS DE ILUMINACIÓN: - PLANTA N.+2.88	<b>DISEÑO &amp; CONSTRUCCIÓN</b>
PROPIETARIO :  SRA. FALISTA ALICIA CAJAS FLORES. CI. 17021009-9	PROYECTISTA : ING. ALEJANDRO MIGUEL LÓPEZ CHANGO REG. 1005-13-1199063	CLAVE CATASTRAL: 13040 18 018 000 000 000
ESCALA : 1/100	NÚMERO DE PREDIO: 3518092	FECHA : MAYO 2022
SELLOS MUNICIPALES		