

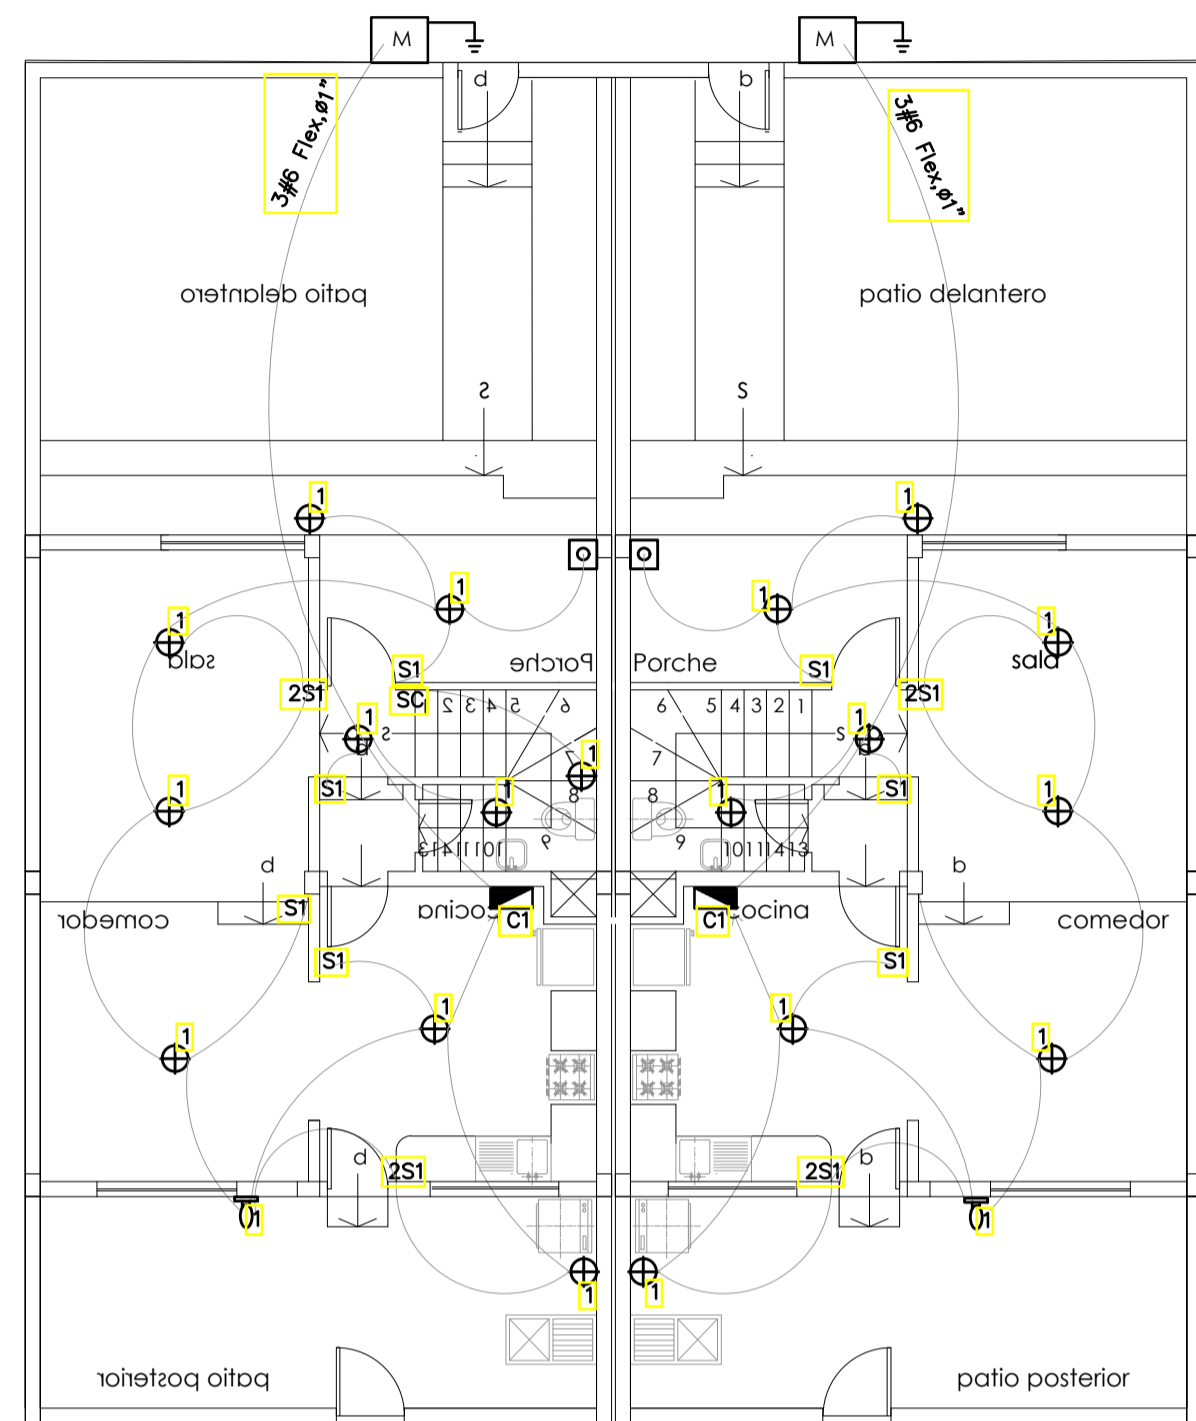


DETALLE PUESTA A TIERRA, MEDIDOR

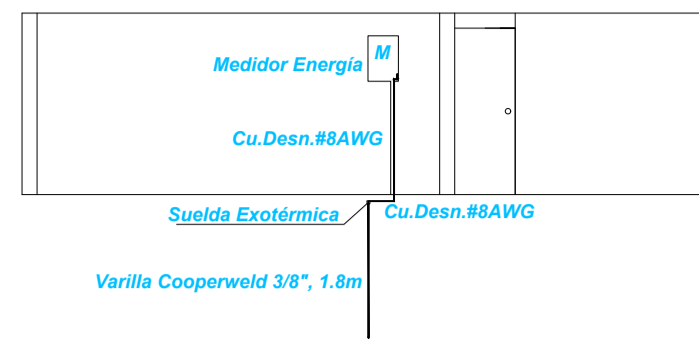


INSTALACIONES ELECTRICAS PLANTA BAJA CASA TIPO

ESCALA 1:100

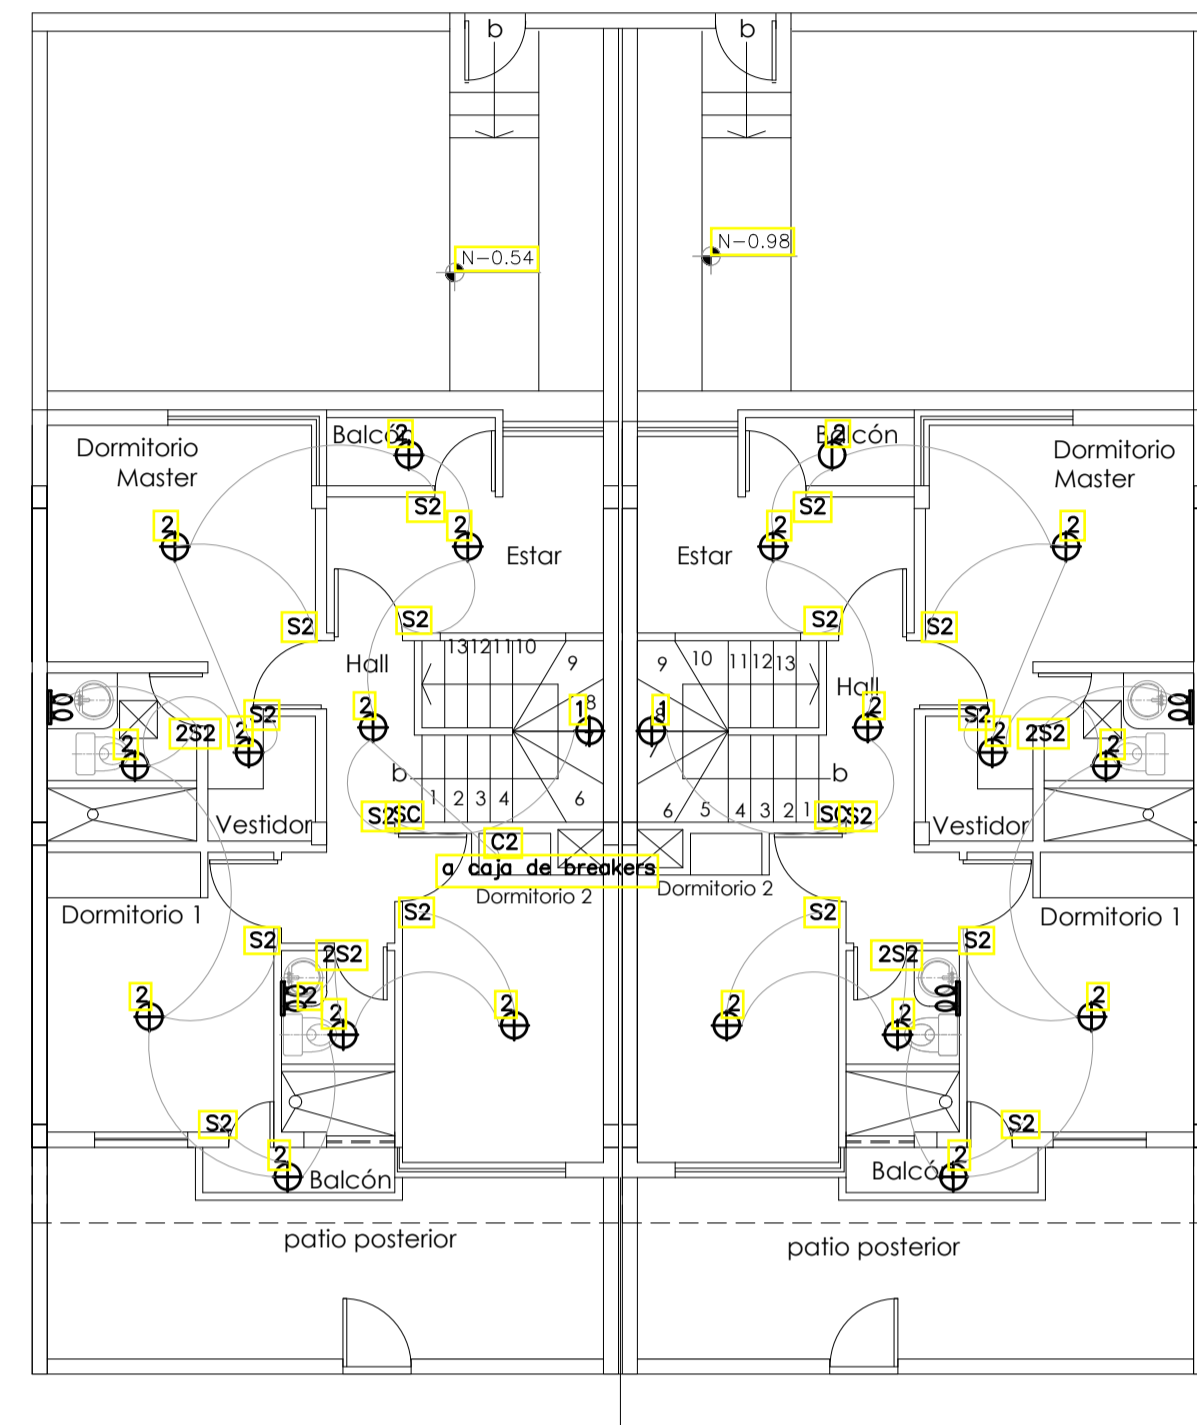


INSTALACIONES ELECTRICAS PLANTA ALTA CASA TIPO

ESCALA 1:100

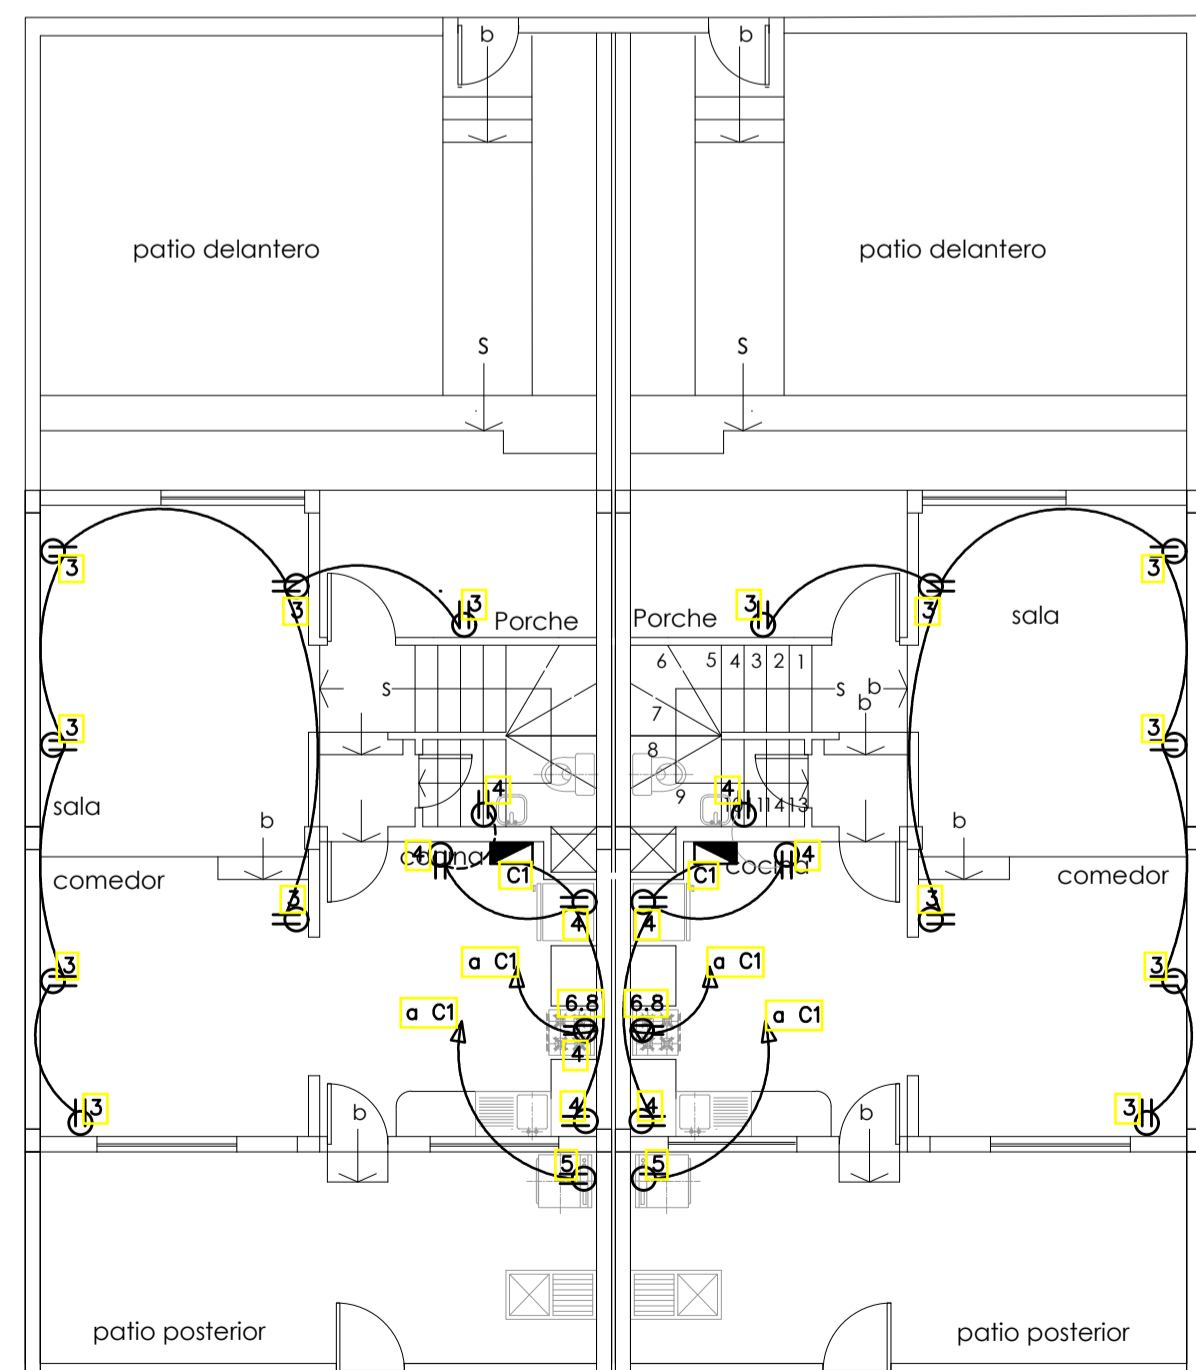

INSTALACIONES ELECTRICAS PLANTA BAJA CASA TIPO


ESCALA 1:100

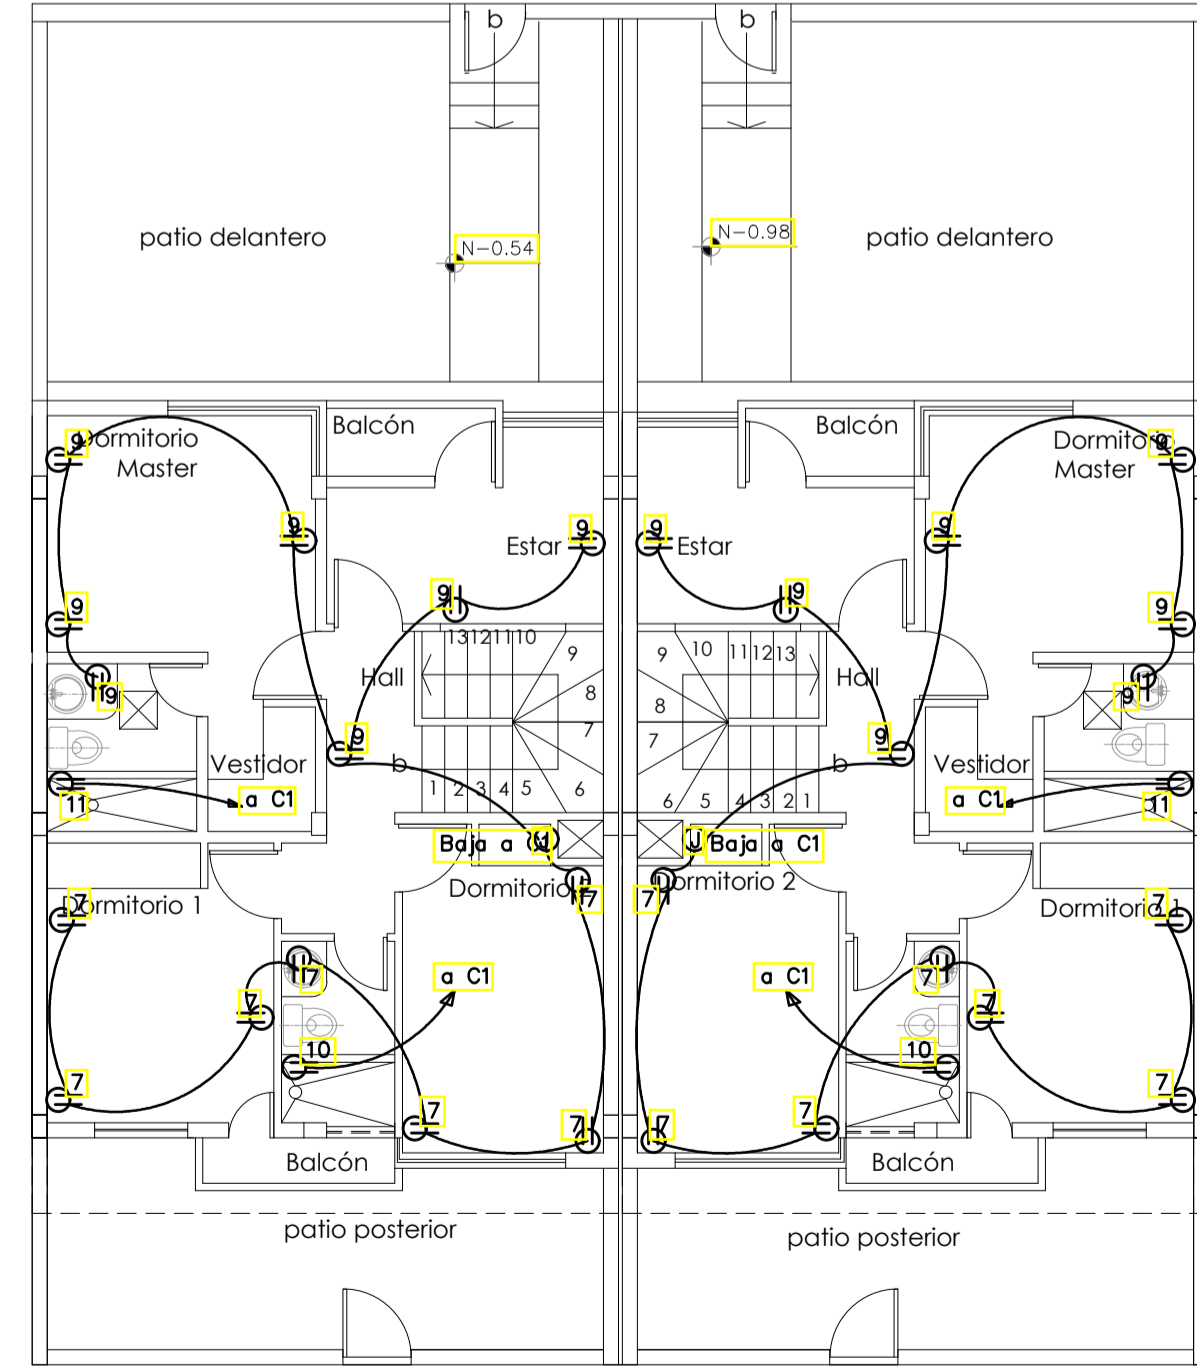

INSTALACIONES ELECTRICAS PLANTA ALTA CASA TIPO


ESCALA 1:100

C "1"

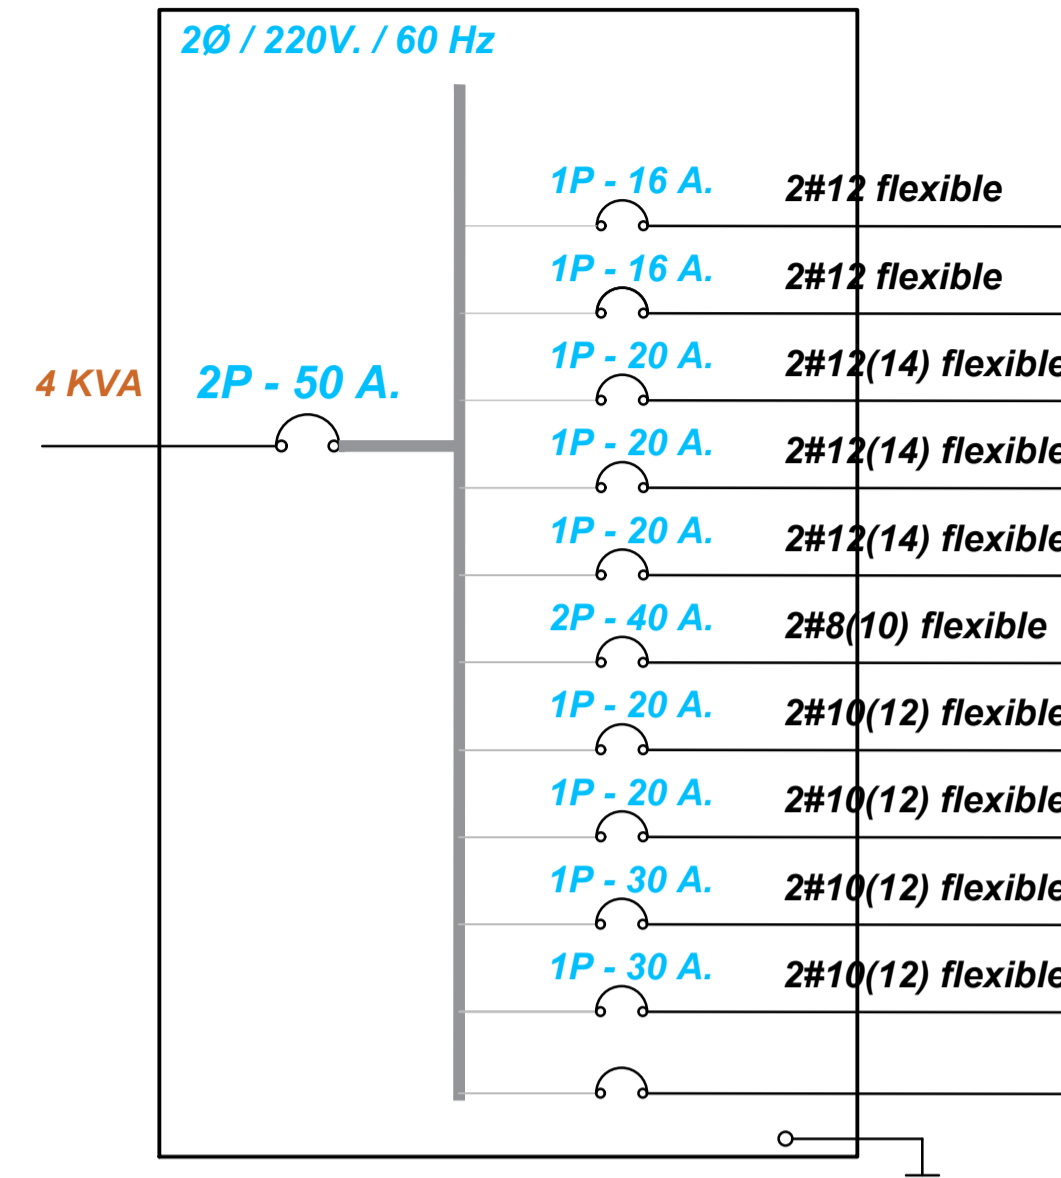


- 1) Ilum Planta Baja
- 2) Ilum Planta Alta
- 3) Tomas Sala Comedor
- 4) Tomas Cocina
- 5) Tomas Lavadora
- 6.8) Toma C. Inducción
- 7) Tomas Dormitorios
- 9) Tomas D. Master
- 10) Toma Ducha Dorm.
- 11) Toma Ducha D. Master
- ...12) Rev.

SIMBOLOGIA ELECTRICAS

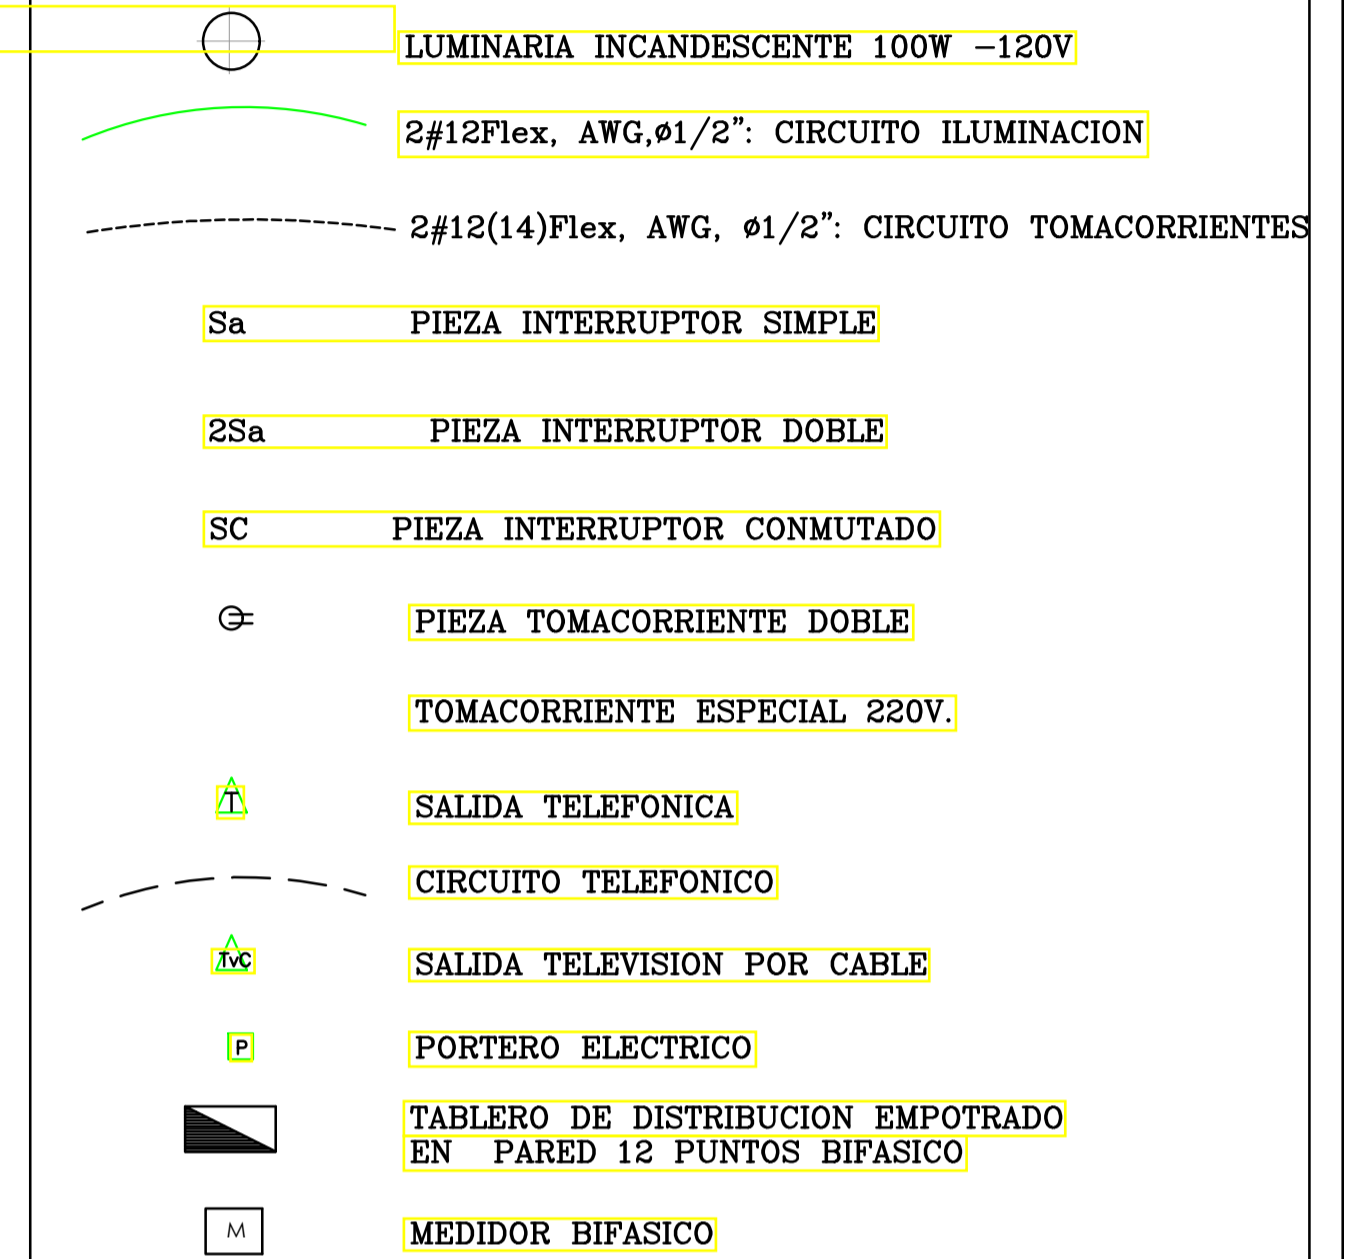


C "3"

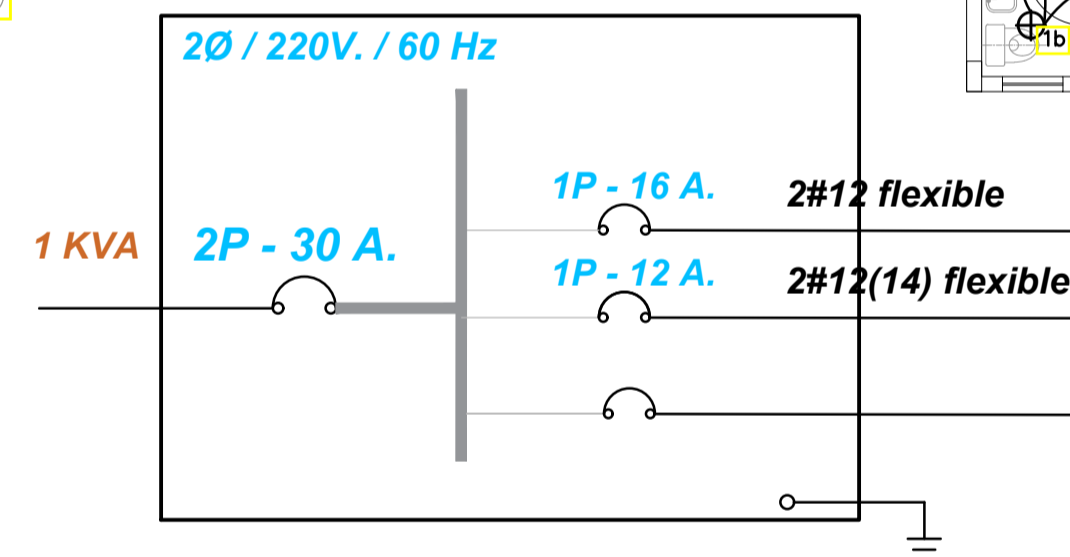

- 1) Ilum Planta Baja
- 2) Tomas S. Comunal
- ...4 Rev.

C "2"

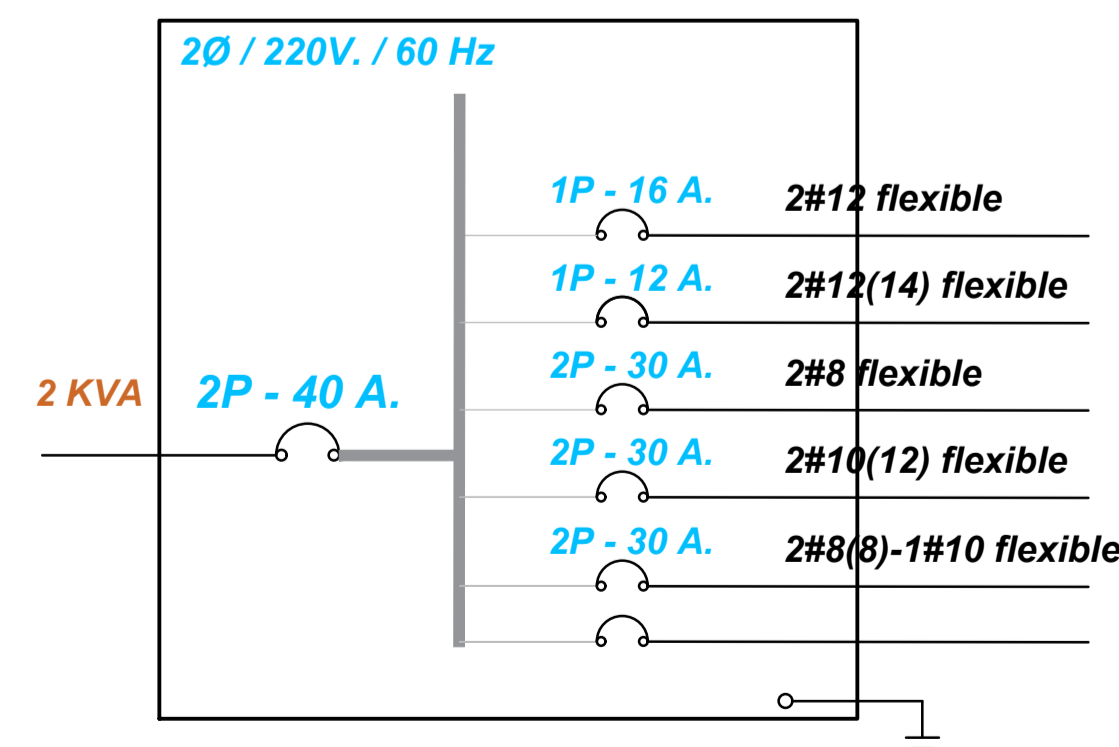

- 1) Ilum Planta Baja
- 2) Tomas Garita
- 3.5) Ilum. Área Comunal
- 4.6) Salida Esp. Motor 3/4HP, Garage
- 7.9) Tablero C. Comunal
- ...12 Rev.

PROYECTO "BLUE WATER"

CONTIENE			
INSTALACIONES ELECTRICAS INTERIORES: CASA TIPO, GARITA, SALA COMUNAL			
DISEÑO		PROPIETARIO	
ING. ENRIQUE CHILIO V. C.I. 1711094134 - SENESC-VI-1001-02-227535		SR. LUCIO ERNESTO LARA VILLACIS C.I. 170681572	
CATASTRAL C.I. 1711094134 - SENESC-VI-1001-02-227535		APODERADO	
CATASTRAL C.I. 1711094134 - SENESC-VI-1001-02-227535		SR. EFRAIN PATRICIO LARA VILLACIS C.I. 1708751639	
ESCALA: INDICADAS	FECHA: AGOSTO 2022	DIBUJO: IE-1	LAMINA: IE-1

SELLOS MUNICIPALES

# PLANO DE ACOMETIDAS



IMPLANTACIÓN GENERAL

ESCALA 1=200

### SIMBOLOGIA DE LUMINARIAS



- Tablero de breakers "12" espacios, 2, polos
- Acometida de medidor a centro de carga: 3/6 Flex, 81"
- Medidor Bifásico

### PROYECTO "BLUE WATER"

CONTIENE		IMPLANTACIÓN GENERAL: ACOMETIDAS ELÉCTRICAS	
DISEÑO	PROYECTISTA	ASISTENTE	REVISOR
ING. ENRIQUE CHILIS V. (0171104194) SENESCYOT 02 227535	SR. EDUARDO ERNESTO JARA VILLALBA (0171104194) SENESCYOT 02 227535	SR. ESTEBAN JUAN GARCÍA JARA VILLALBA (0171104194) SENESCYOT 02 227535	
PROYECTO	INDICADAS	FECHA	IE-2
INDICADAS	AGOSTO 2022	REVISOR	


SELLOS MUNICIPALES

# PLANO DE ILUMINACION COMUNAL

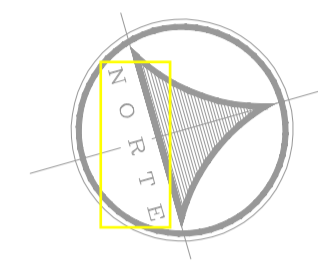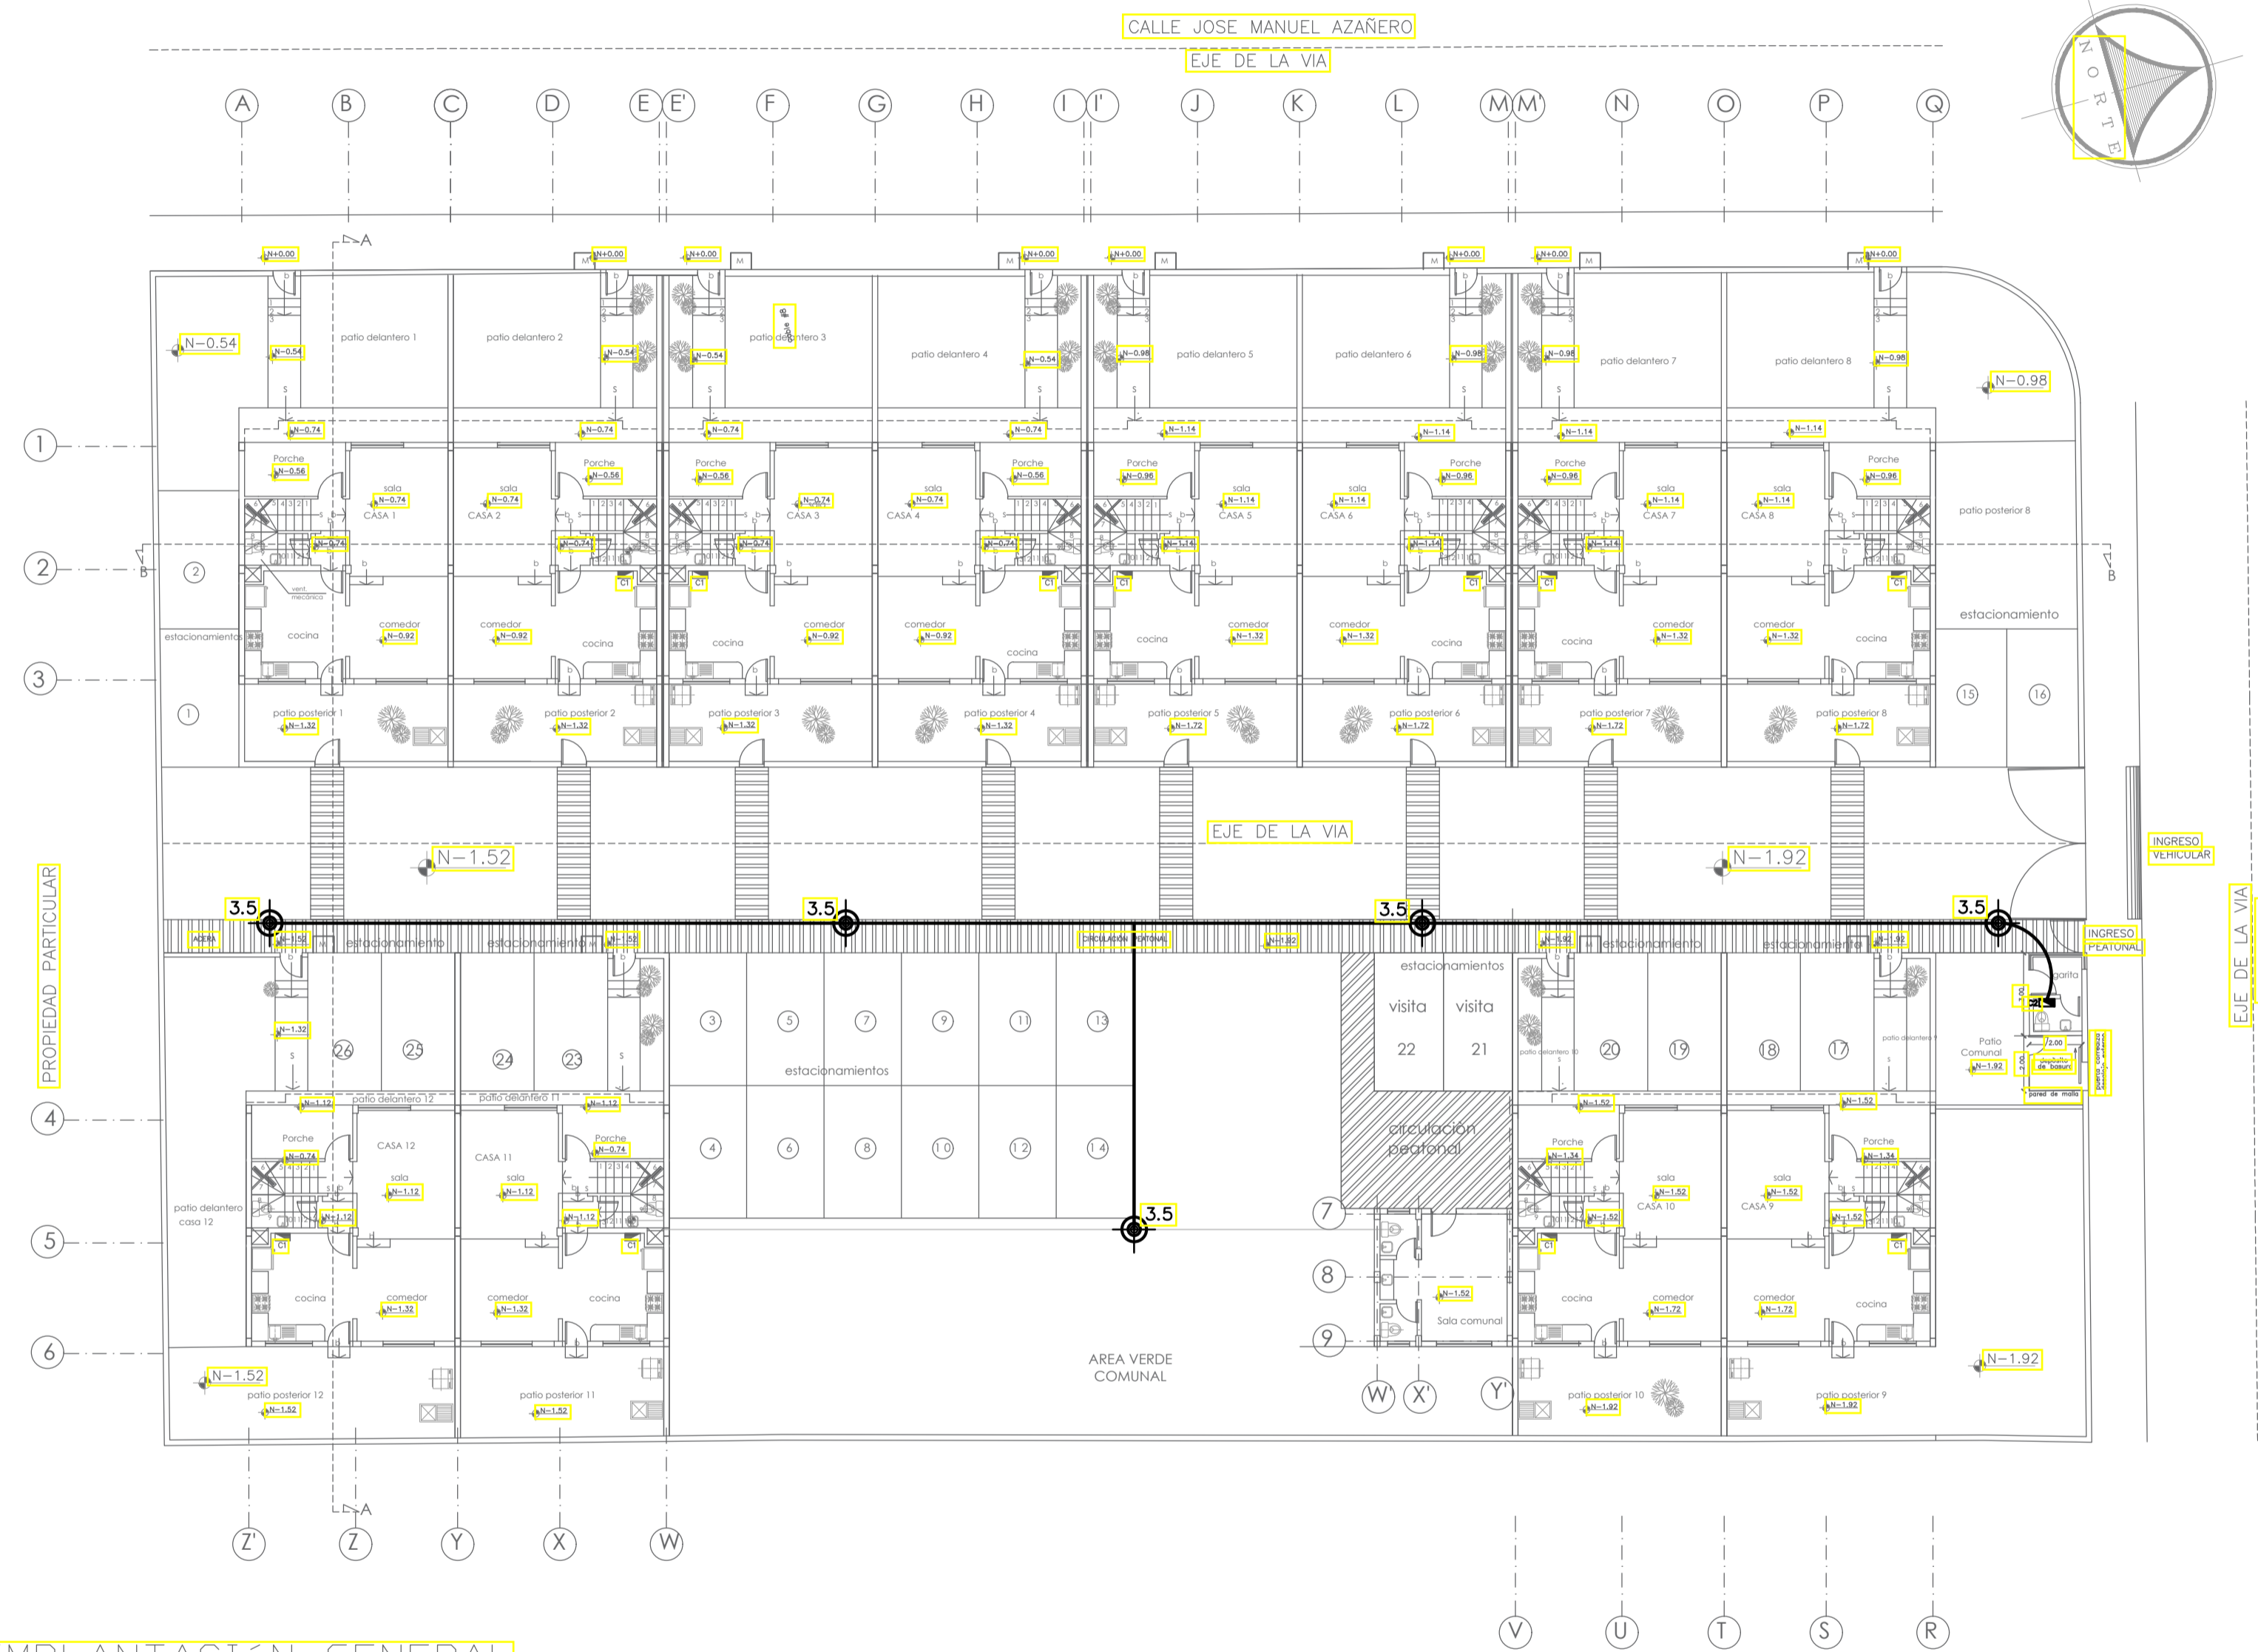

**SIMBOLOGIA DE LUMINARIAS**

- Poste homomodal con Luminaria tipo led para exterior LED, 100-150/120V, H=10m, Encendido Fotoséncido Integrado
- Tablero de breakers "12" espacios, 2, polos
- Conductores de iluminación 2#8AWG, Flex, en tubería PVC 1"

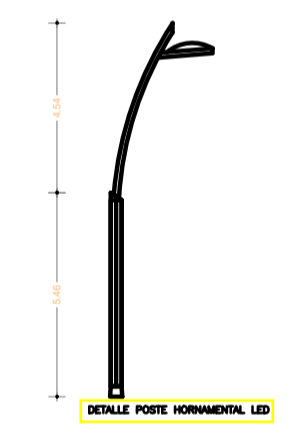

**IMPLANTACIÓN GENERAL**  
ESCALA 1=200

**PROYECTO "BLUE WATER"**

CONTIENE: **IMPLANTACIÓN GENERAL: ALUMBRADO**

PROYECTANTE: **ING. ENRIQUE CHILIS Y CIA. LTDA.**  
 (01711004194 SENESCYOT/01/02/22/7535)

PROPIETARIO: **SR. EDUARDO ERNESTO VILLALBA**  
 (01711004194 SENESCYOT/01/02/22/7535)

ASISTENTE: **SR. EFRAIM JUAN VILLALBA**  
 (01711004194 SENESCYOT/01/02/22/7535)

INDICADAS: **AGOSTO 2022**

**IE-3**

SELLOS MUNICIPALES


# PLANO DE BAJA TENSION




SIMBOLOGIA DE LUMINARIAS	
	Poste EEQ con red de media y baja tension existente
	Medidor Bifásico
	Caja de Revisión 60x60x75cm, con tapa
	Alimentador Baja Tensión, 3ø1/0(1/0)TTU, en tubería PVC 4". Derivación a Medidor 2ø(6)Concéntrico, ø1"
	Varilla cooperada 1/2" x 1,0m; conexión a medidor con cable Cu Desn. #8AWG, Unión con Sueldo Exotérmica

## IMPLANTACIÓN GENERAL

ESCALA 1=200

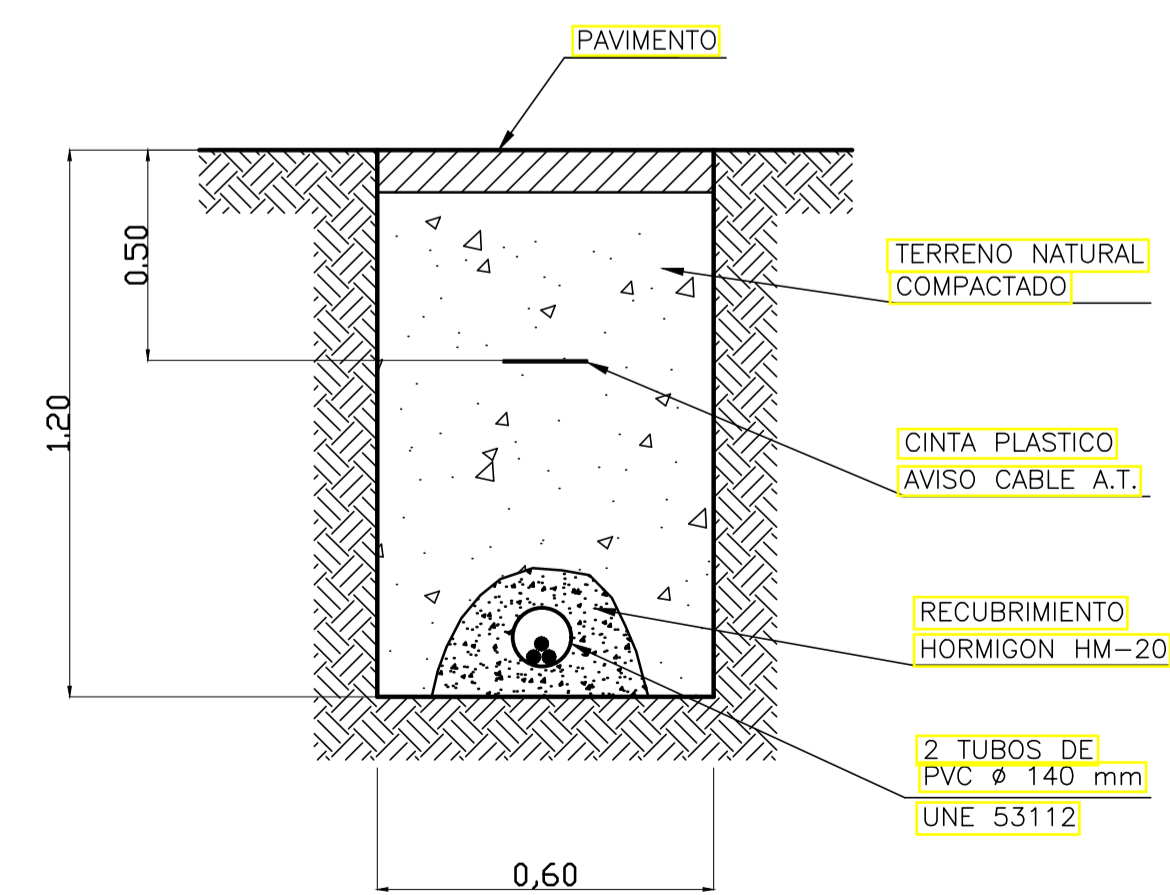

DETALLE ZANJA  
CABLE BAJO TUBO  
Escala: 1/20

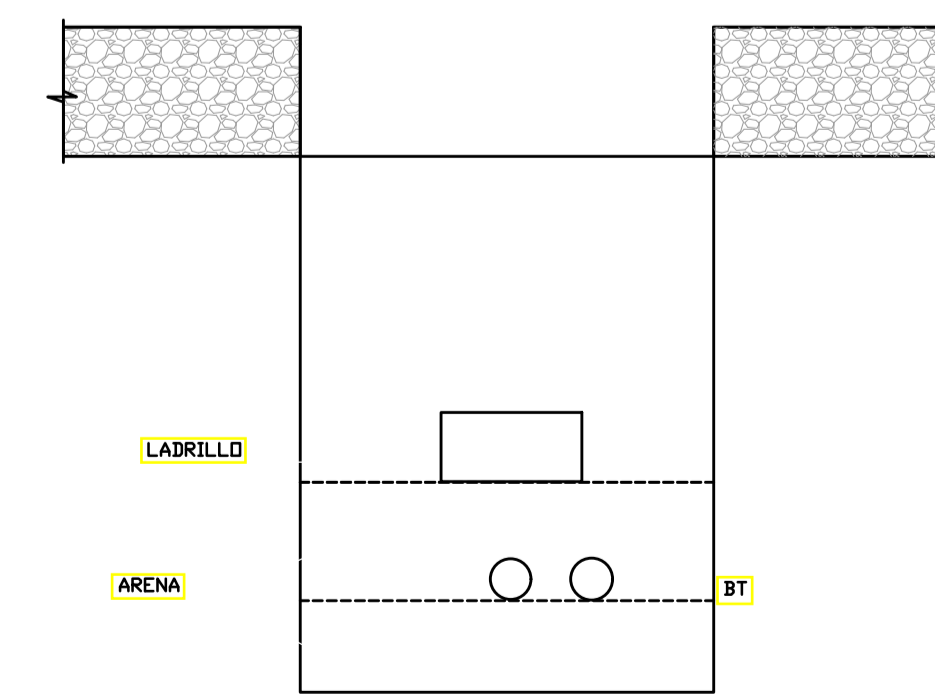

DETALLE CAJA BAJA TENSION

PROYECTO "BLUE WATER"					
CONTIENE: IMPLANTACIÓN GENERAL: BAJA TENSION					
DISEÑO:	PROYECTANTE:	SR. ERIC ENRIQUE PARA VILLACIS (0171091194) SENESCYOT 02 227535			
ASISTENTE:	SR. ERIC ENRIQUE PARA VILLACIS (0171091194) SENESCYOT 02 227535				
INDICADAS:	AGOSTO 2022	IE-4	SELOS MUNICIPALES		