




PLANTA BAJA
Esc. 1:100

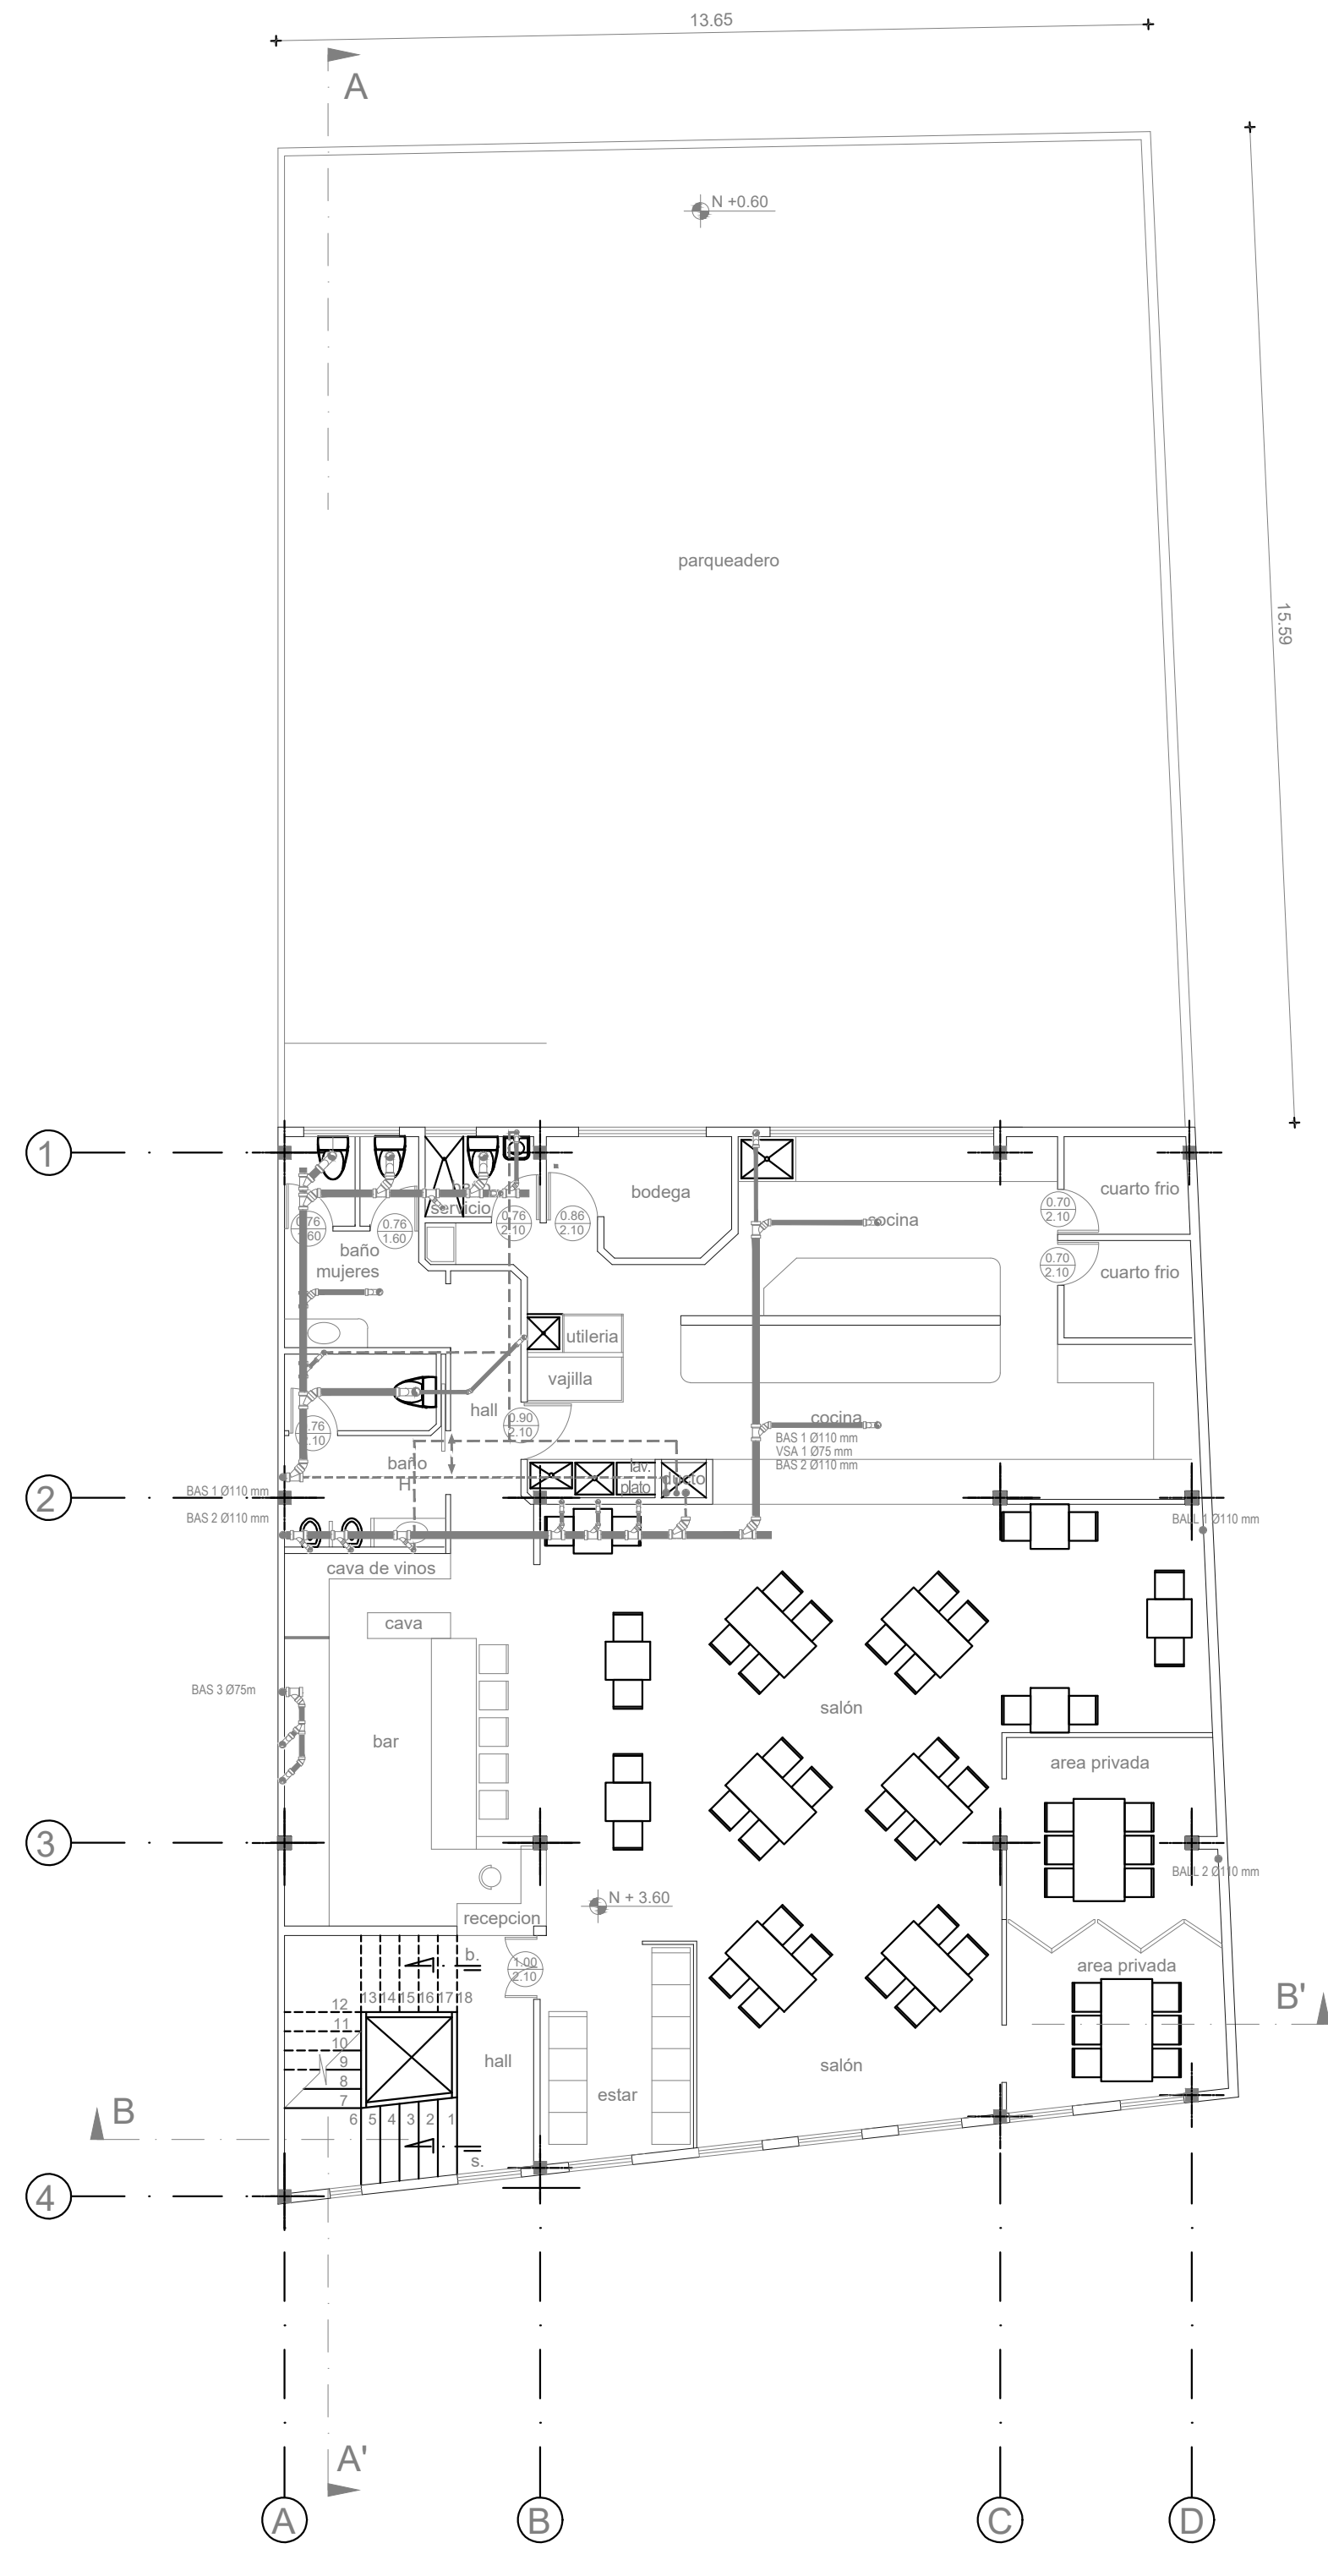


PRIMER PISO RESTAURANTE NIVEL +3.60
Esc. 1:100

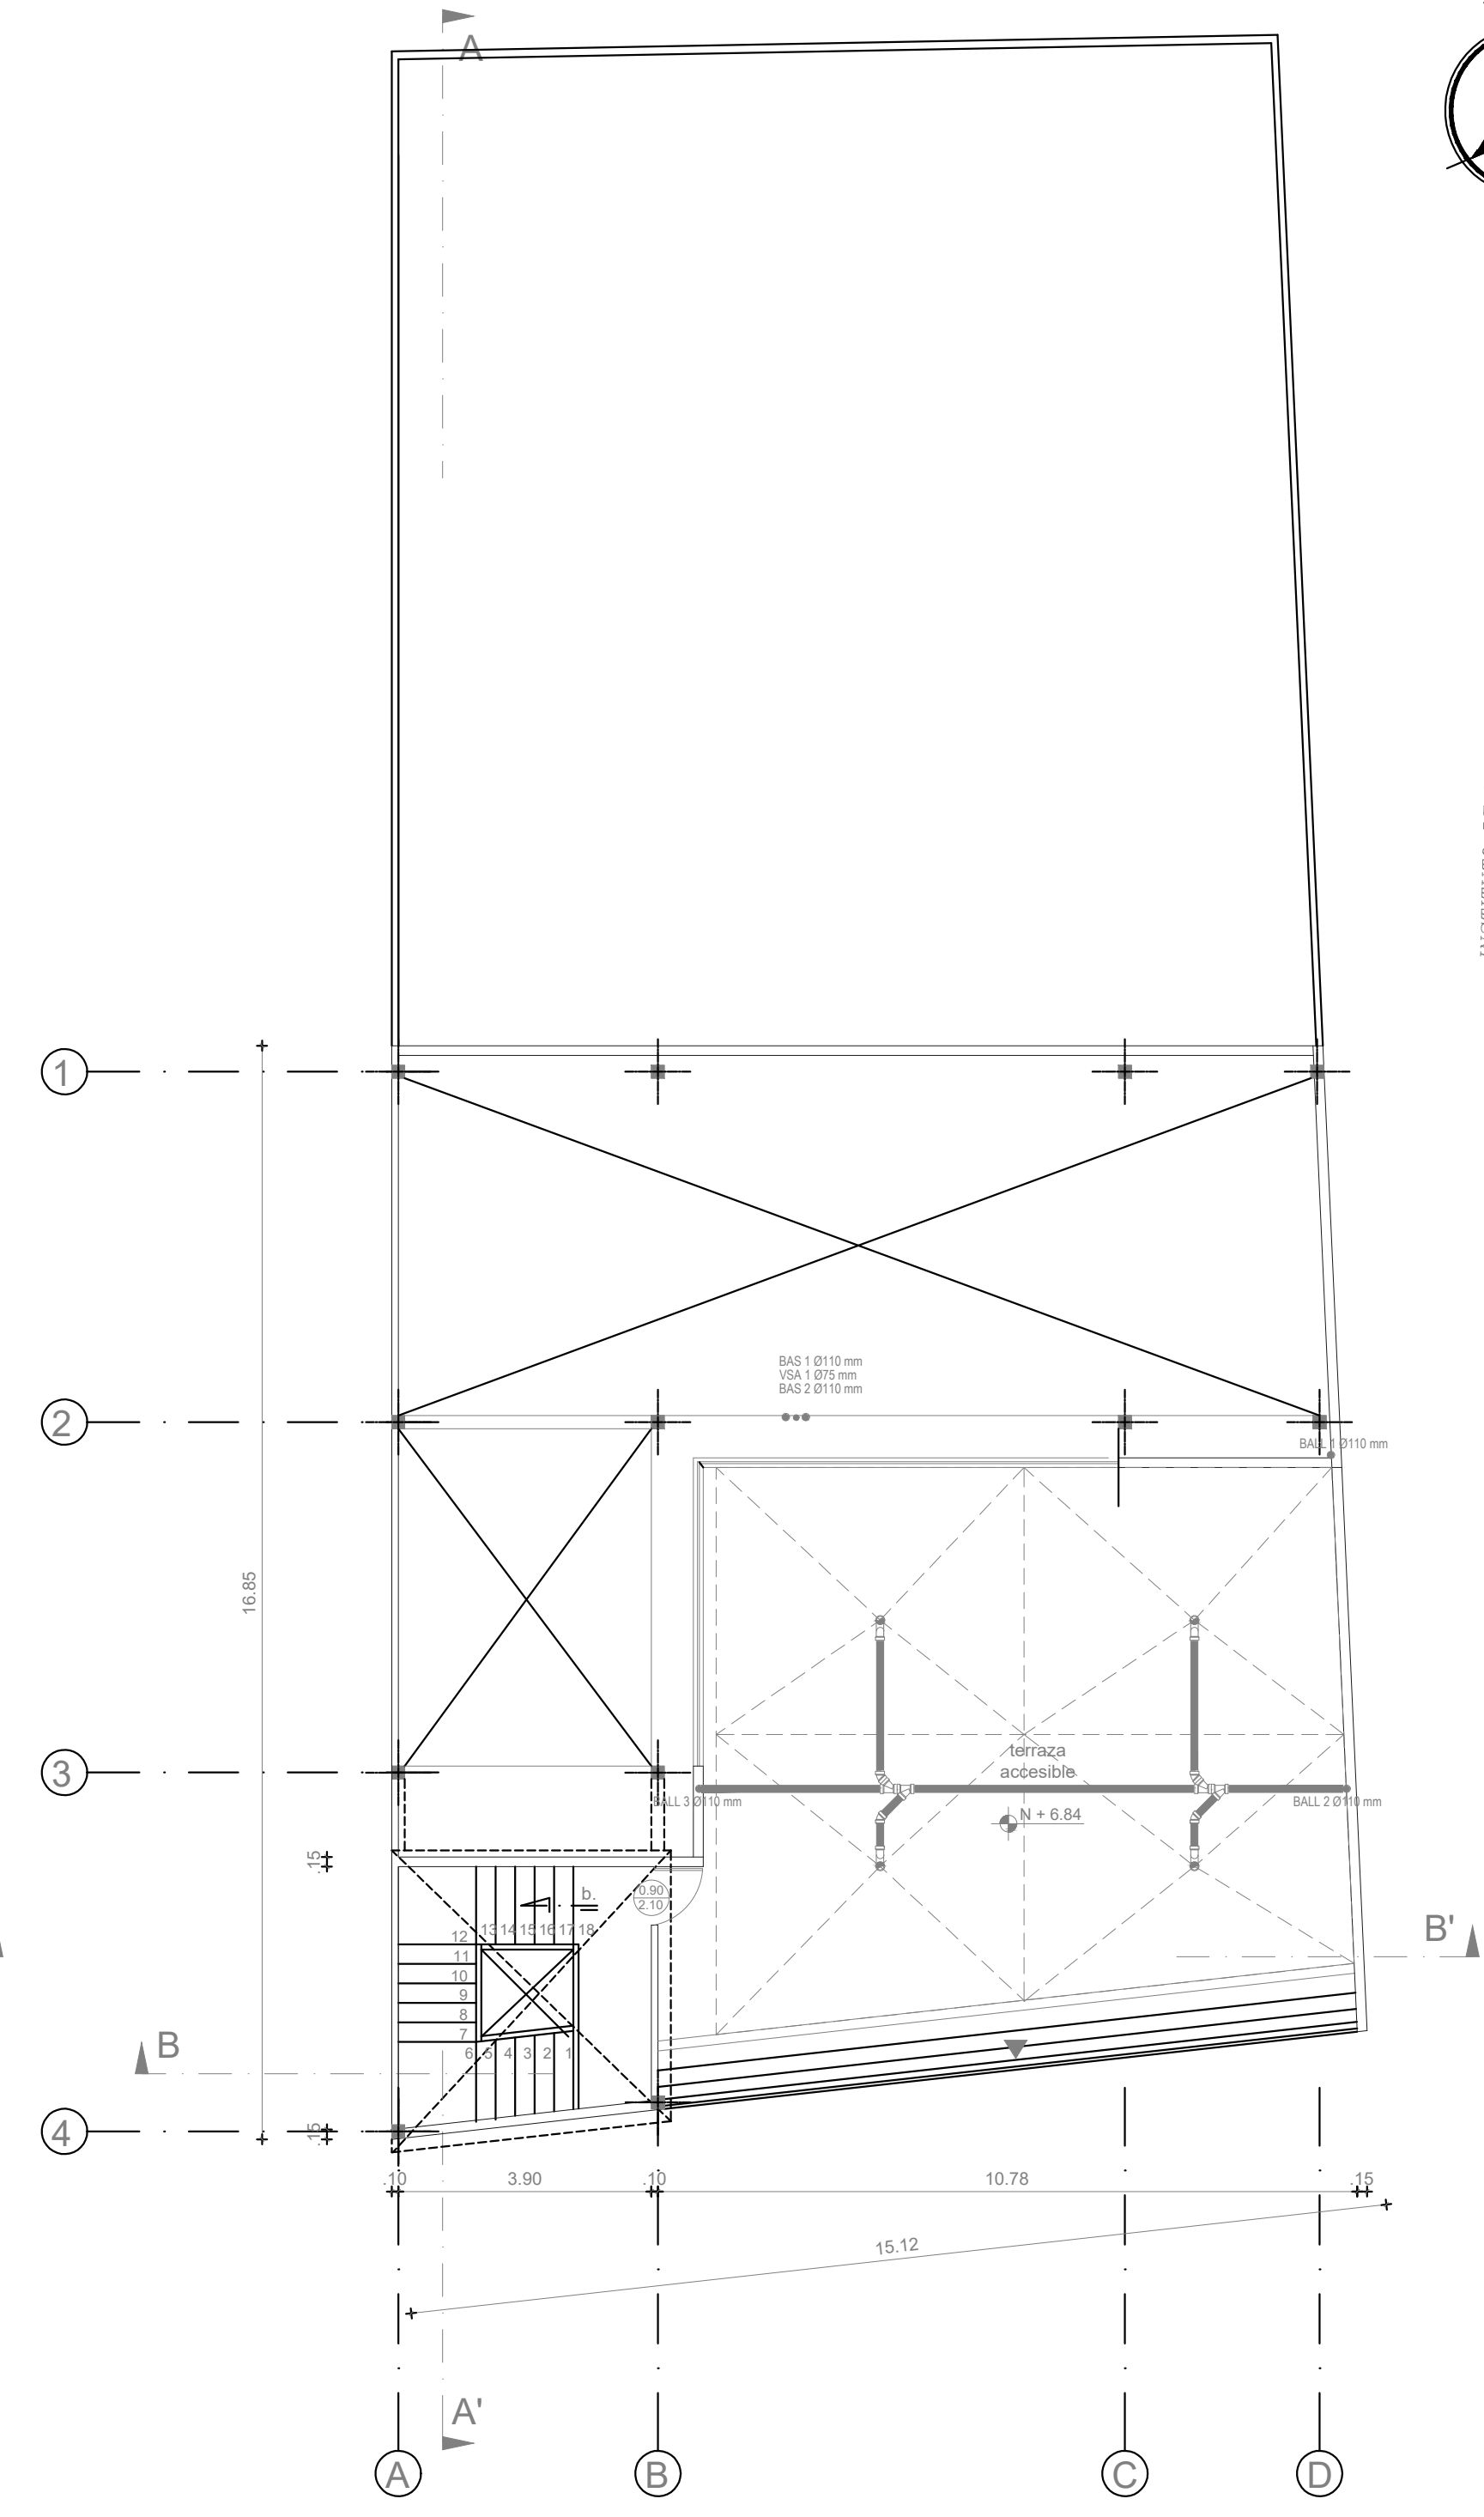

TERRAZA NIVEL +6.84
Esc. 1:100

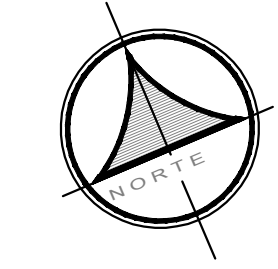

INSTITUTO DE RELIGIOSAS DE NUESTRA SEÑORA DE LA MERCED

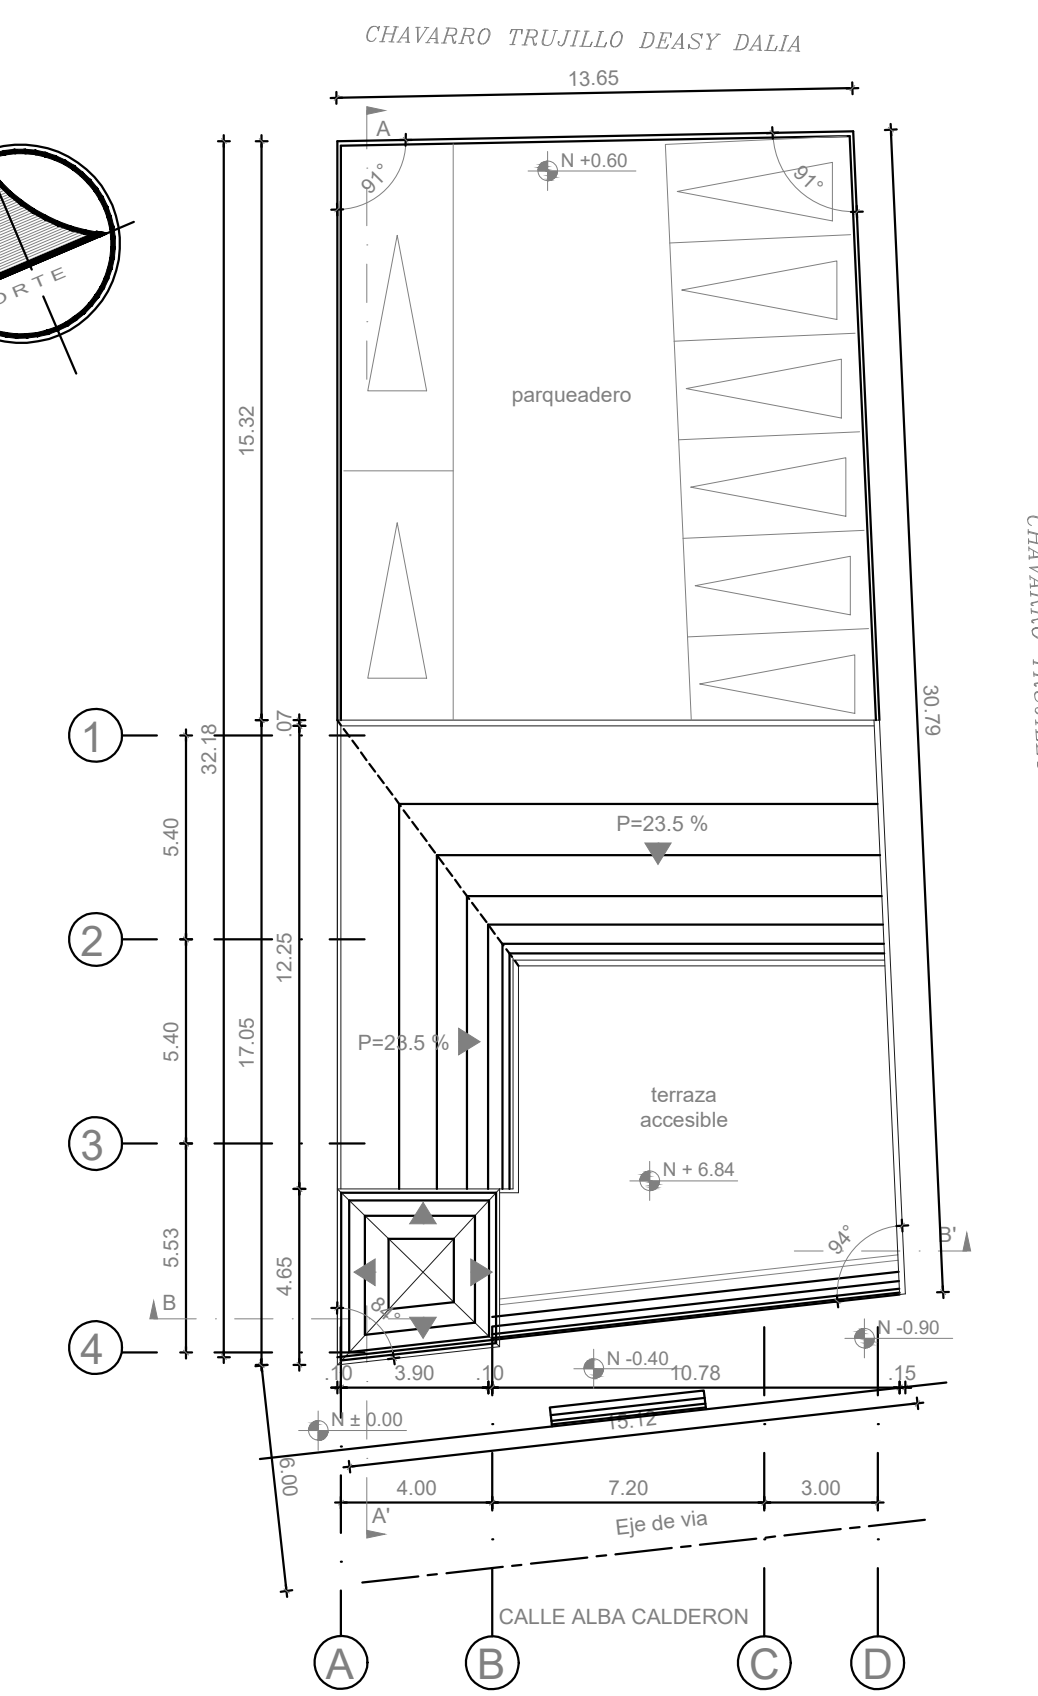


IMPLANTACION GENERAL



Esc. 1:200

PROYECTO: RESTAURANTE LE BISTRO	
DISEÑO: Ing. Cel. Bolívar Tardito, M.Sc. RES. SENEOT 1005 13 1199069 CE. 050243346	PROPIETARIO: MARBO ASESORES S.A.S. EC. JAVIER BARRADINEIRA C.I. 17060933
CONTIENE: - PLANTAS ARQUITECTONICAS - IMPLANTACION - UBICACION - CUADRO DE AREAS	LOCALIZACION: CUMBAYA SECTOR: CUMBAYA CARRICERA PRECIO GEO CLAVE: 142321 17010957023011111 FECHA: DICIEMBRE / 2022 ESCALA: 1:100 LAMINA: IS 1/1
SELLOS MUNICIPALES	


UBICACION
SIN ESCALA

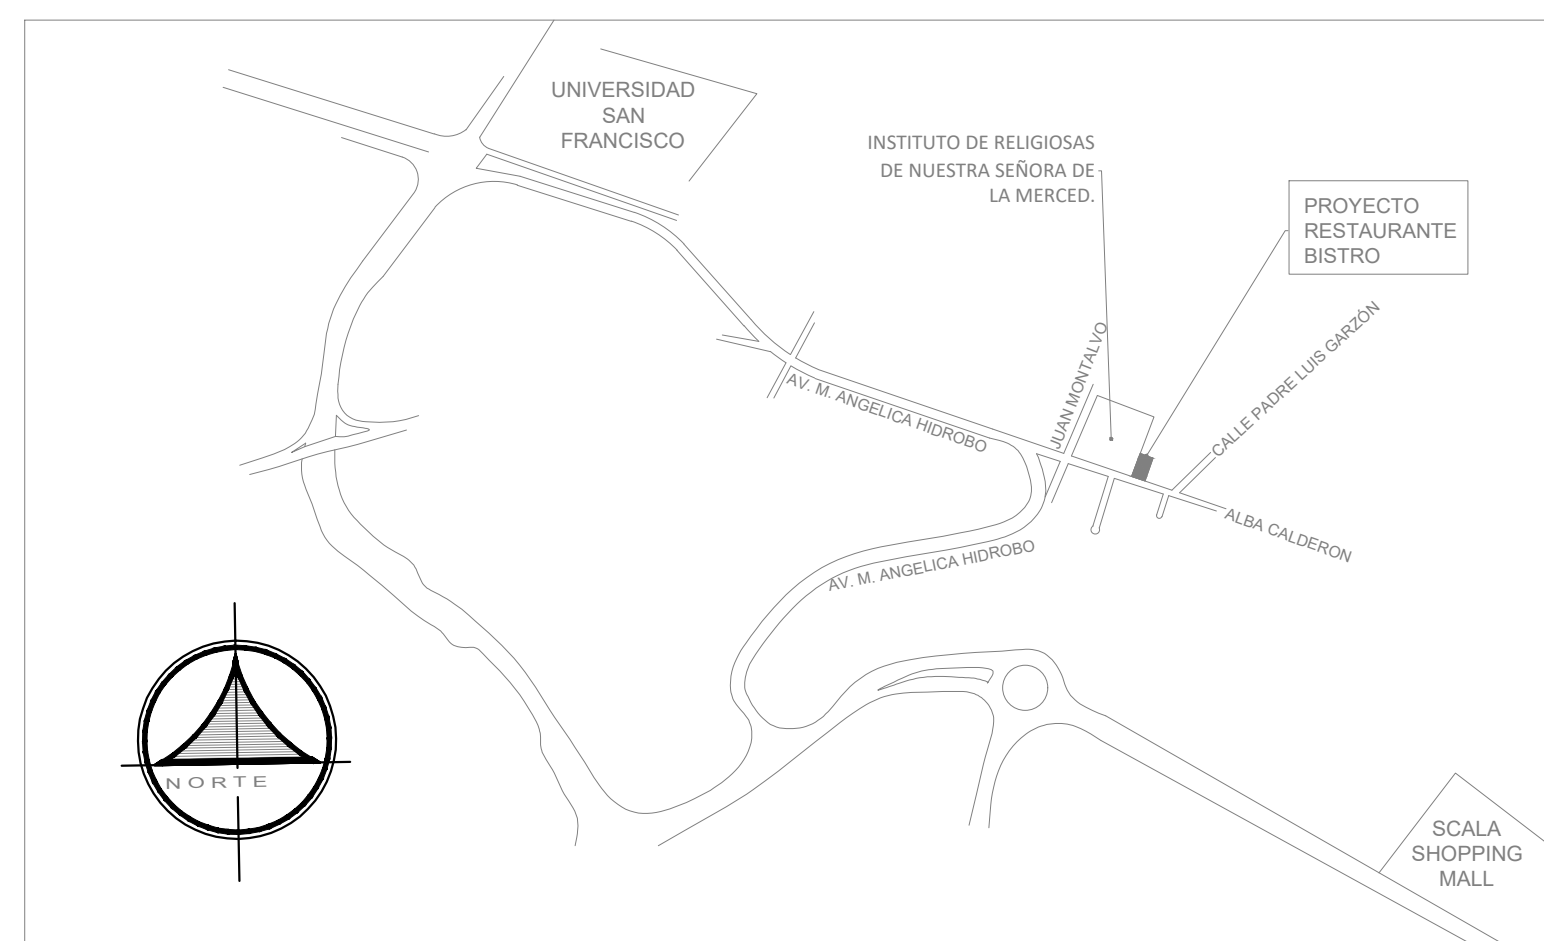


SIMBOLOGÍA DESAGÜES	
	BAS (Bajante Aguas Servidas Ø Indicado)
	BALL (Bajante Aguas Lluvias Ø Indicado)
	Desagüe Ø 110 mm
	Desagüe Ø 75 mm
	Desagüe Ø 50 mm
	Tubería de Desagüe de Ø 110 mm
	Tubería de Desagüe de Ø 75 mm
	Tubería de Aguas Lluvias de Ø 75 mm
	Tubería de Desagüe de Ø 50 mm
	Caja de Revisión

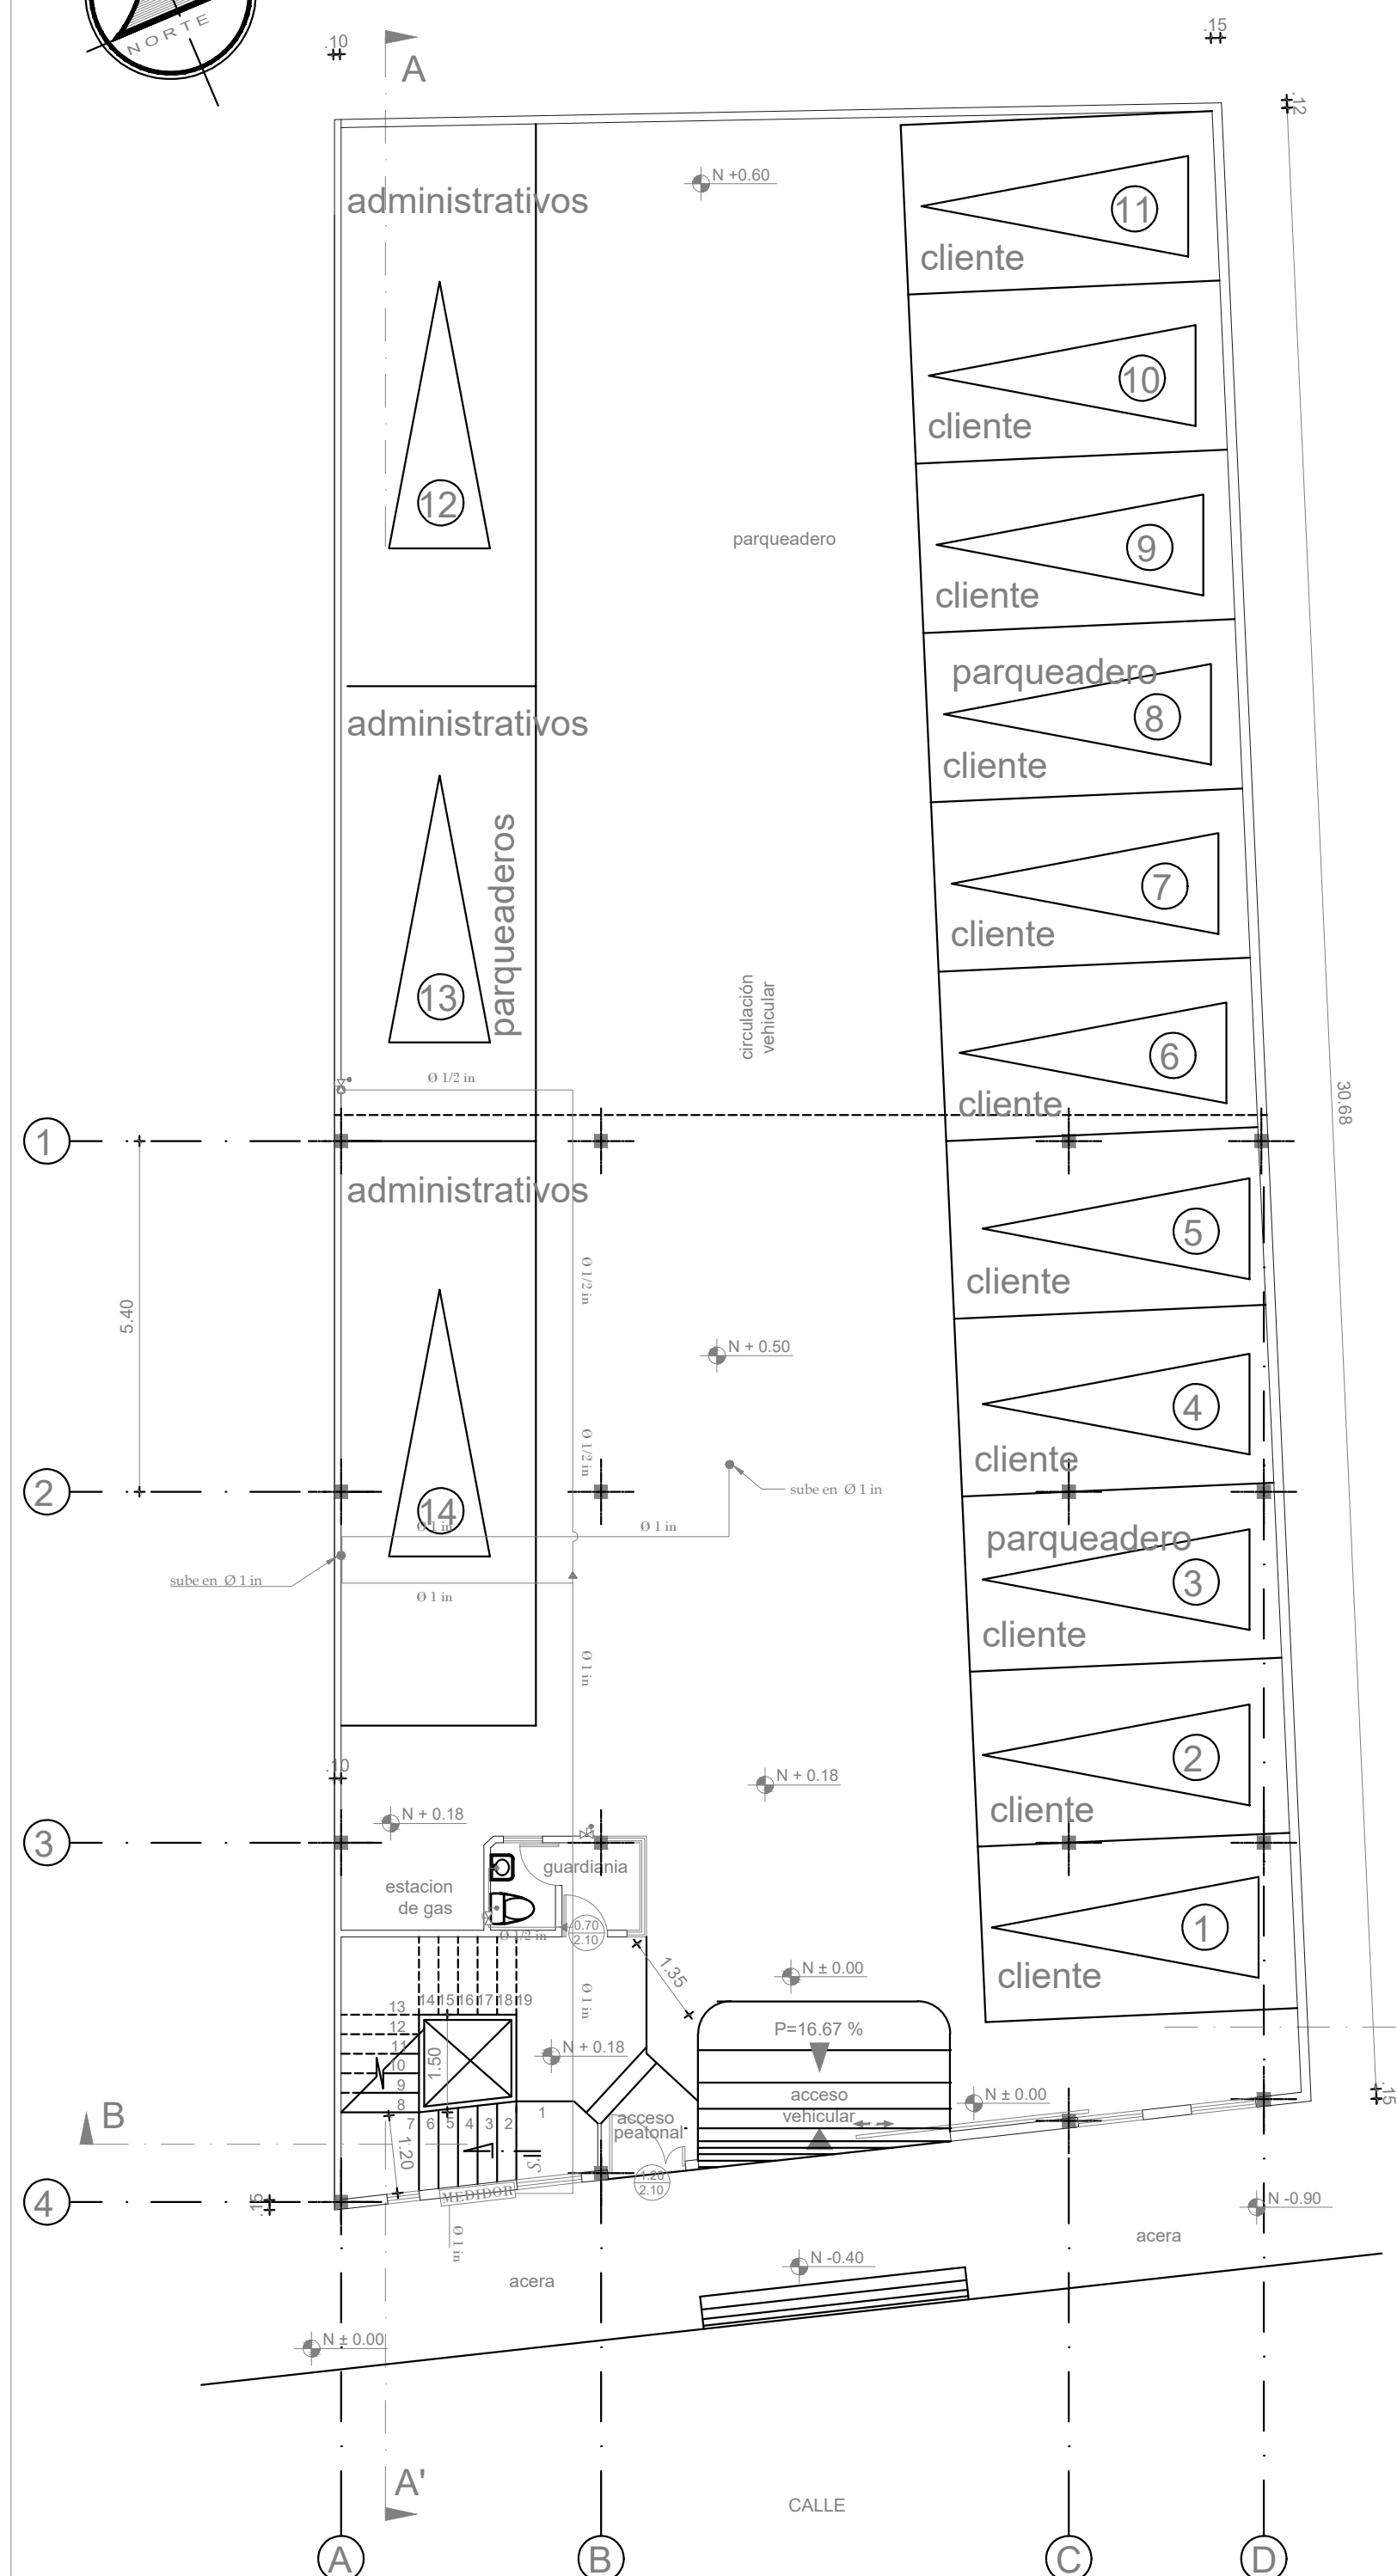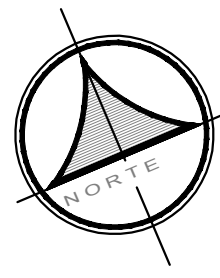

PLANTA BAJA
Esc. 1:100


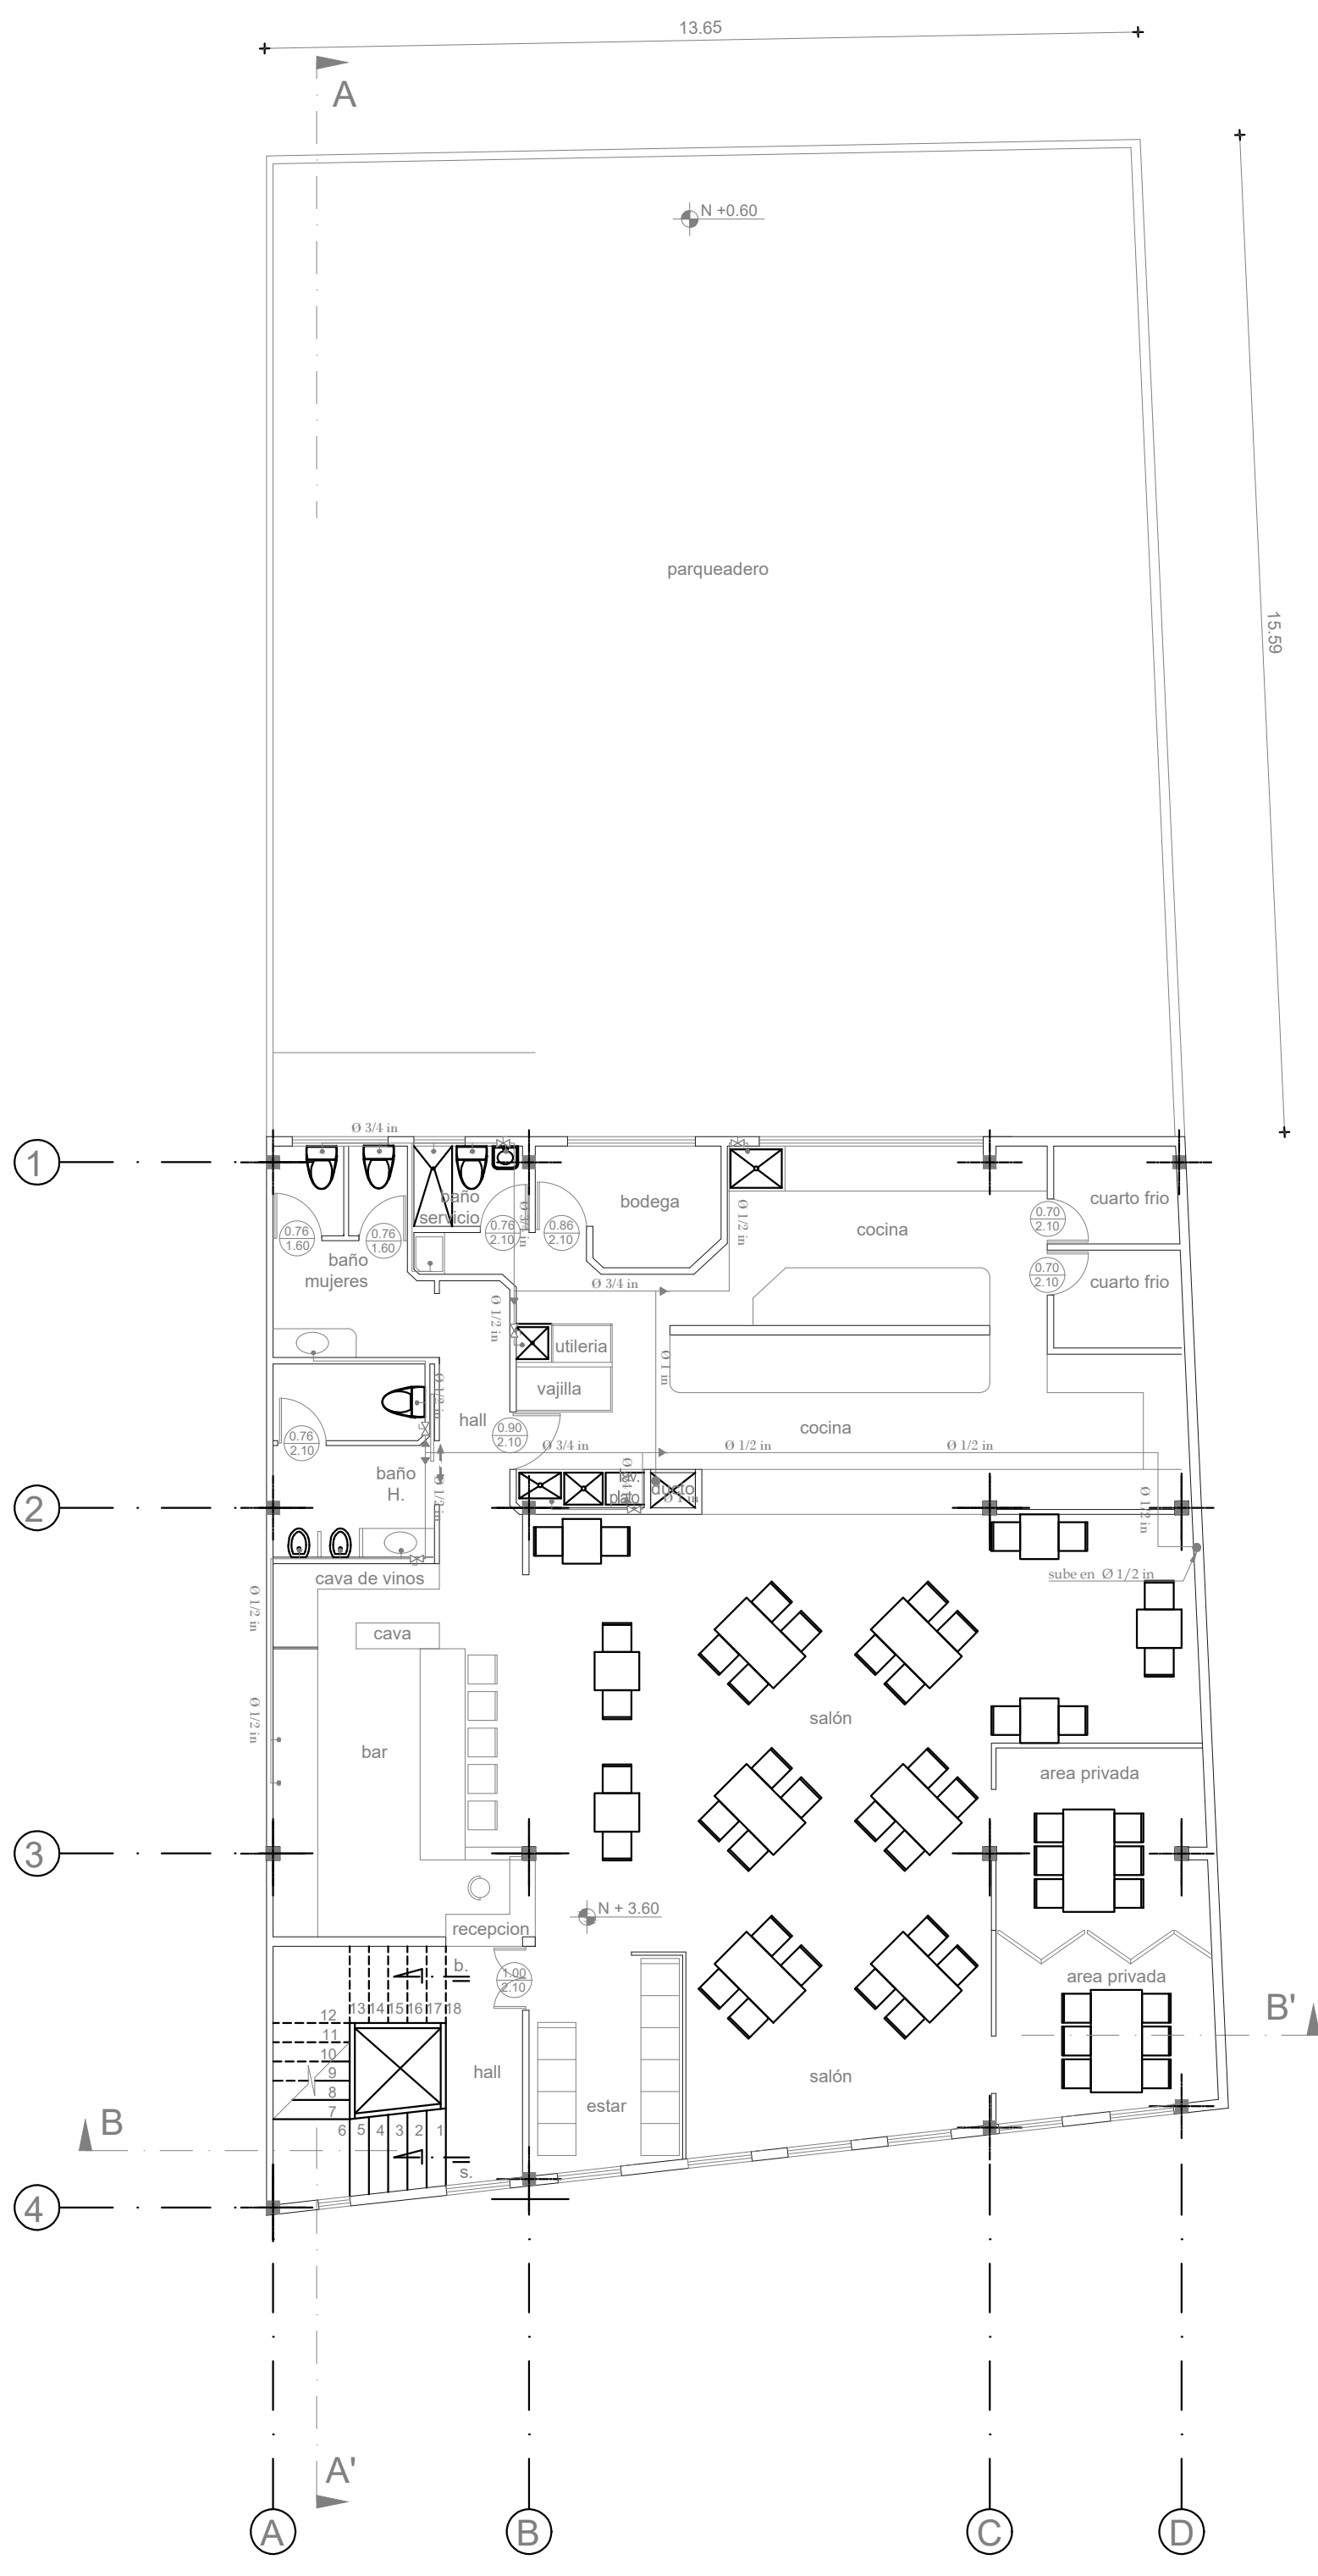


PRIMER PISO RESTAURANTE NIVEL +3.60
Esc. 1:100

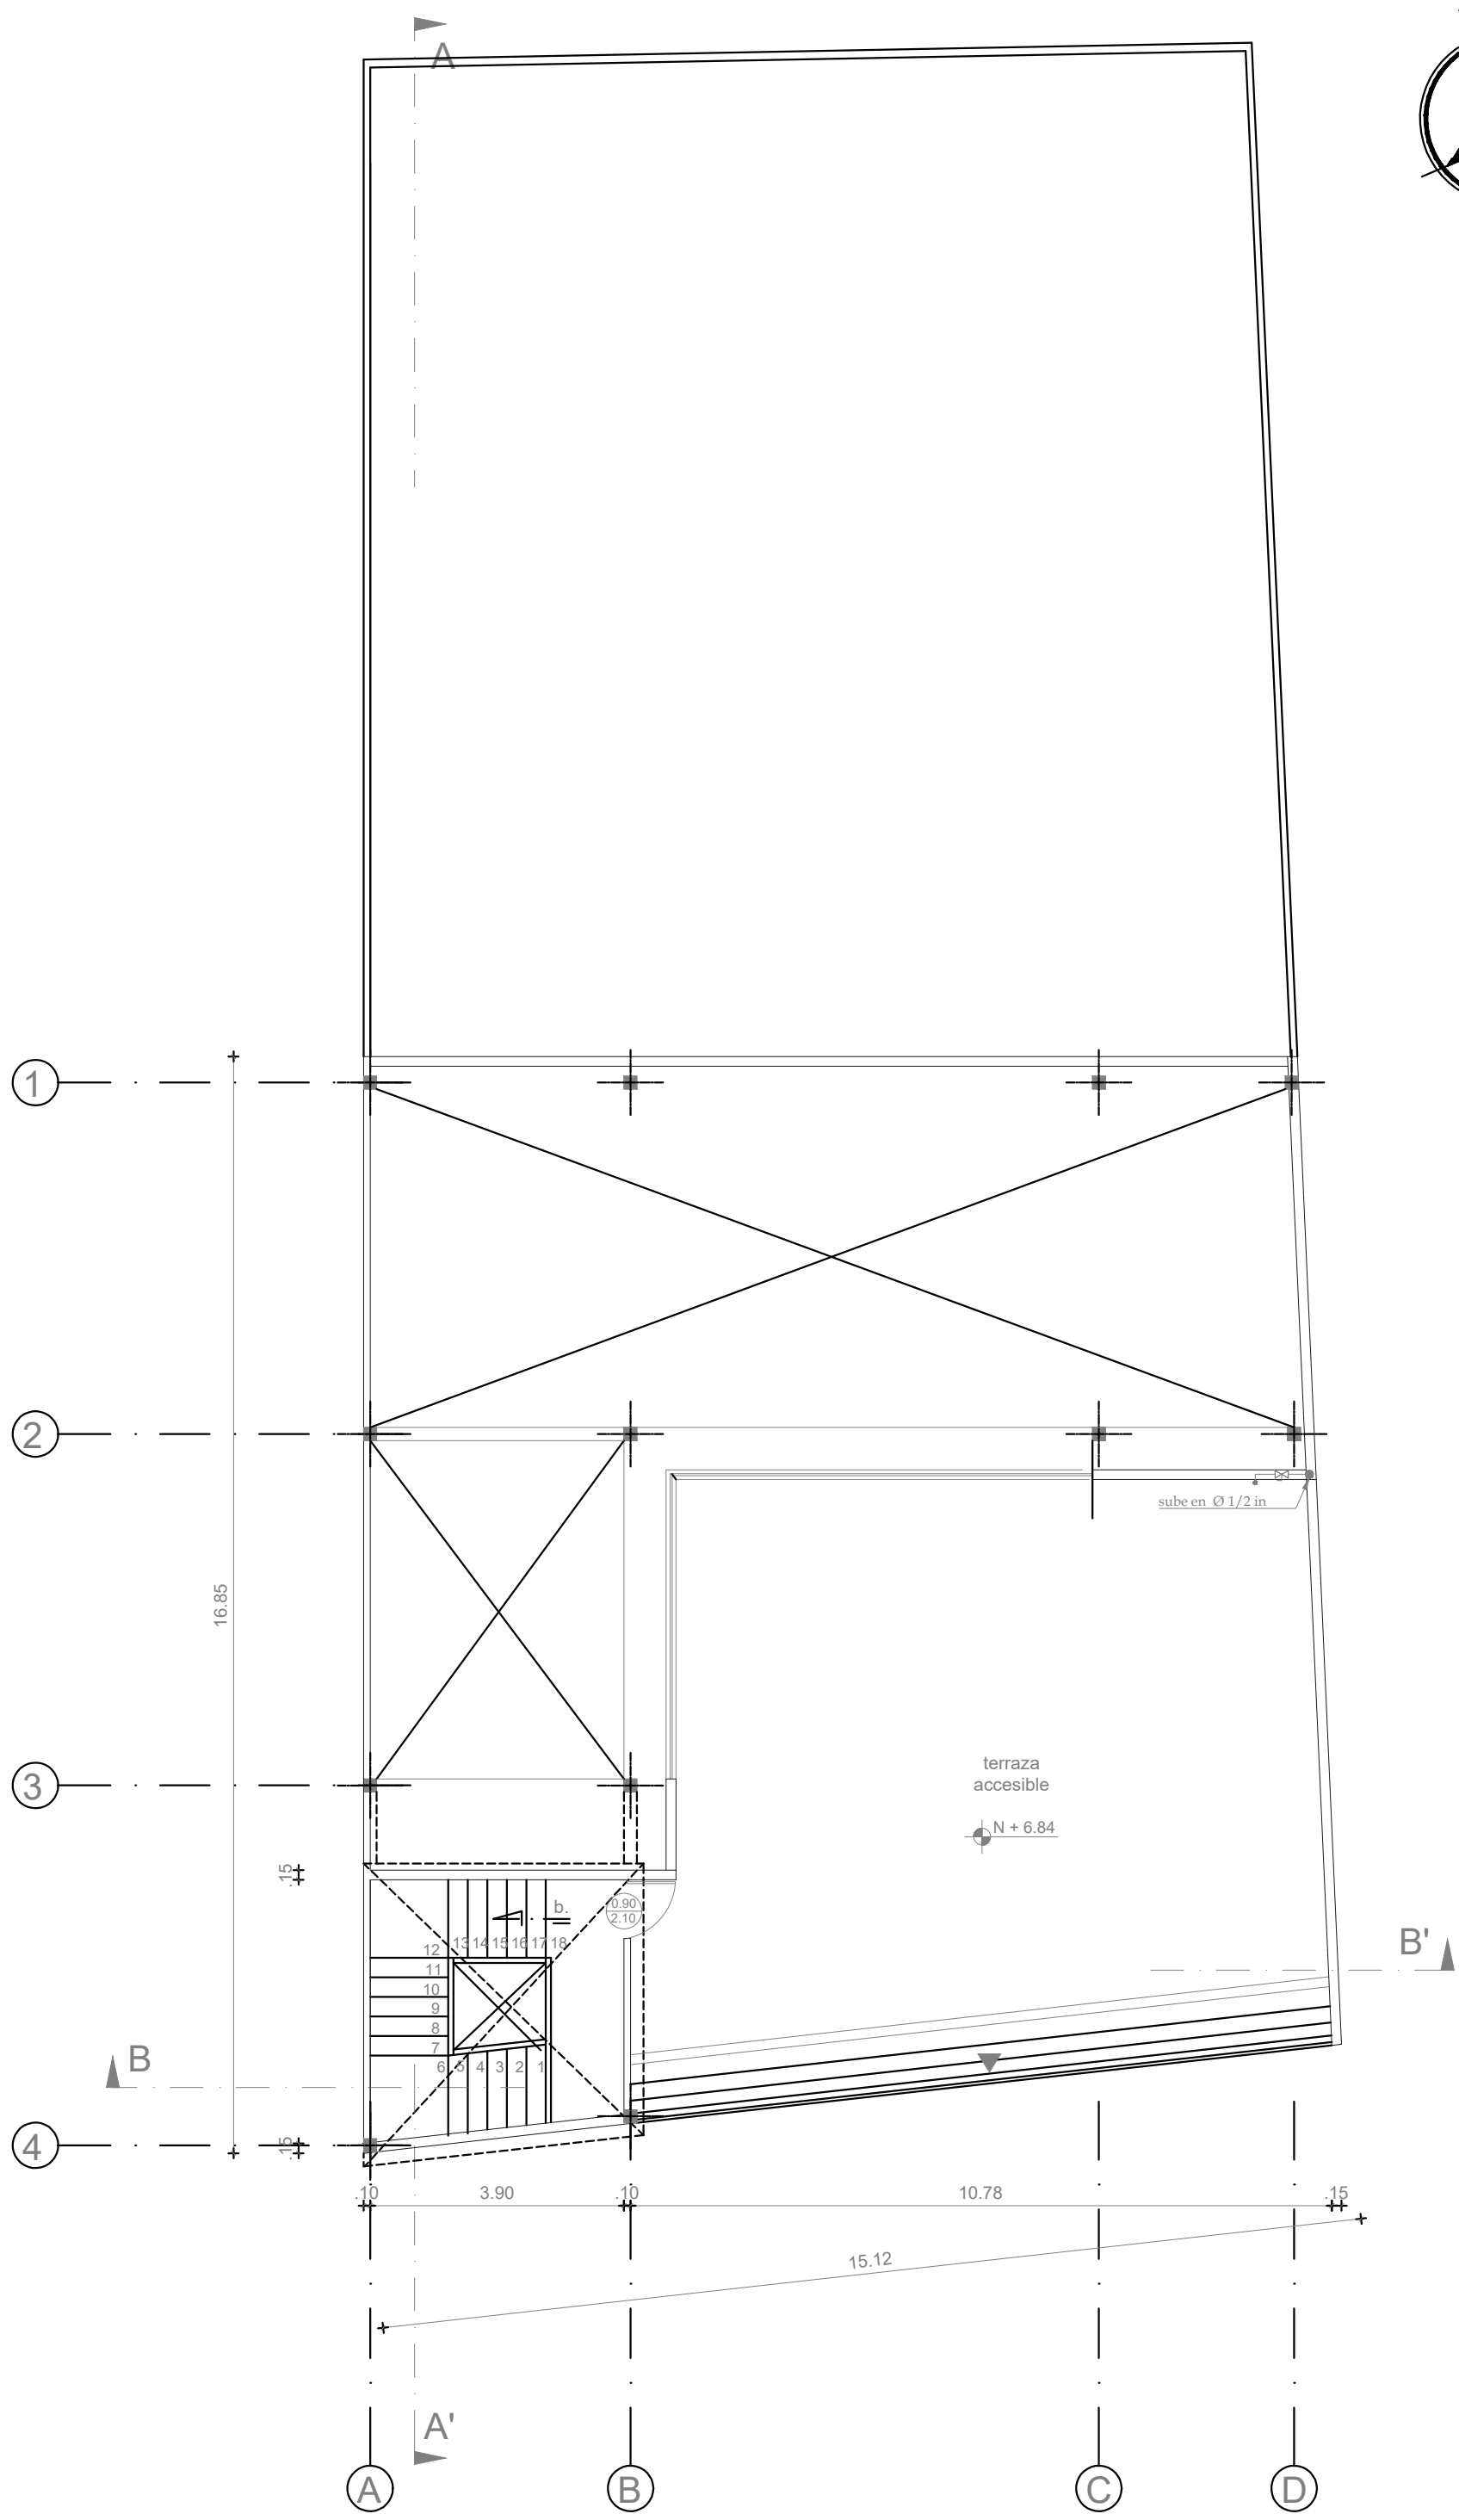

TERRAZA NIVEL +6.84
Esc. 1:100

UBICACION
SIN ESCALA

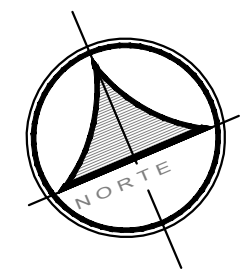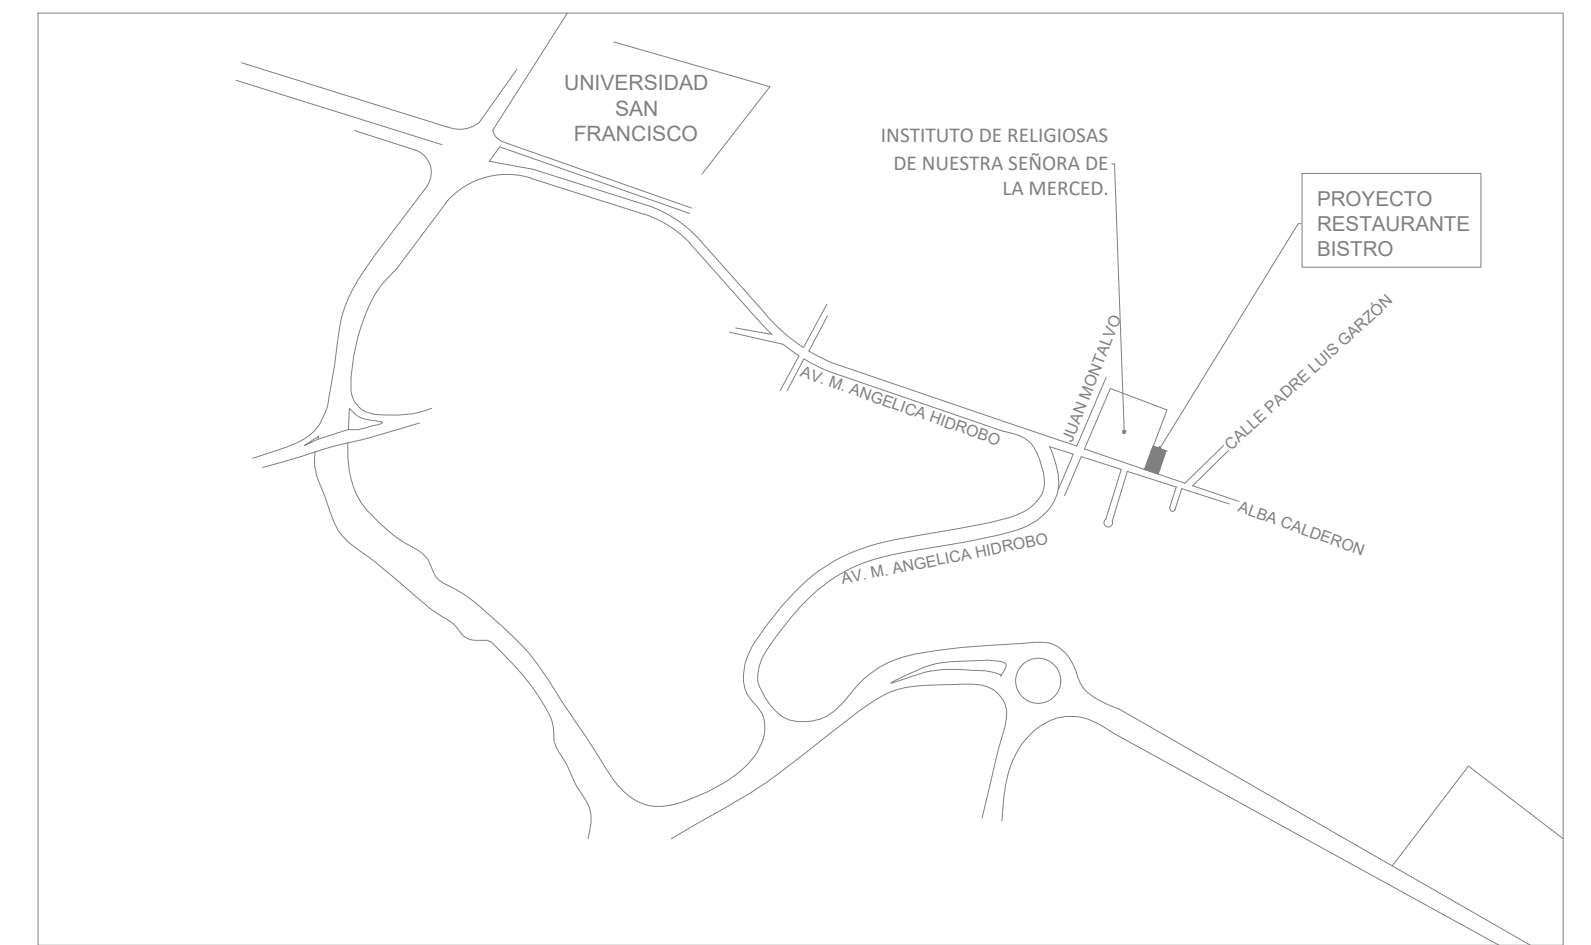

SIMBOLOGÍA AGUA POTABLE	
●	Montante de Agua Fria Ø Indicado
—	Tubería de Agua Fria Ø Indicado
•	Punto de Agua Fria
⌘	Válvula de Control Agua Fria
▶	Reducción Agua Fria
▭	Medidor

PROYECTO: RESTAURANTE LE BISTRO	
DISEÑO: Ing. Cel. Bolívar Tardato, M.Sc. RES. SINECOT 1005 13 1199069 CE. 0502343346	PROPIETARIO: MARBO ASESORES S.A.S. EC. JAVIER BARRADINEIRA C.I. 17069933
CONTIENE: - PLANTAS ARQUITECTONICAS - UBICACION	LOCALIZACION: CUMBAYA SECTOR: CUMBAYA CARRICERA PRECIO GEO CLAVE: 142323 17010957023011111 FECHA: DICIEMBRE / 2022 LAMINA: IH 1/1
SELLOS MUNICIPALES	

ESCALA: 1:100