



PLANTA BAJA. N+0.00 Y N+0.72
 ESCALA 1:100
INSTALACIONES ELÉCTRICAS INTERIORES: ILUMINACIÓN

SIMBOLOGÍAS.-	
INSTALACIONES ELÉCTRICAS	
	MEDIDOR
	LUMINARIA-100W-120V
	VENTILADOR MECÁNICO
	INTERRUPTOR
	APLIQUE DE PARED-60W-120V
	CIRCUITO DE LUMINARIAS (2XN°12+N°14) EN ø1/2"
	ACOMETIDA EEQ (2XN°6 N°6 T8, AWG THHN) EN ø2"
	TABLERO DE DISTRIBUCIÓN
	PUESTA A TIERRA

Proyecto.
INSTALACIONES ELÉCTRICAS Y ELECTRÓNICAS

Proyecto.
RESIDENCIA DE LA SRA. MARIANA LUCIA PAUCAR FUEL

Propietario: SRA. MARIANA L. PAUCAR FUEL C.I.- 0401394366	DISEÑO ELÉCTRICO: PABLO JOSÉ VULGARIN QUIROGA INGENIERO ELÉCTRICO RP 1021-11-1086429
SR. MAURICIO A. LARCO SAMANIEGO C.I.- 1102511258	

Contiene: INSTALACIONES ELÉCTRICAS LUMINARIAS DIAGRAMAS. UBICACIÓN	Lamina: IE2
Ubicación: PARROQUIA: C. HISTORICO BARRIO. SAN BLAS, CALLE RIOS	DE: 8
Escala: INDIC. 10-2019	Fecha: 10-2019
Zonificación: H2(D203H-70)	No. DE PREDIO: 42427
CLAVE CATAST. 10002-06-010	

DIAGRAMA UNIFILAR TC1

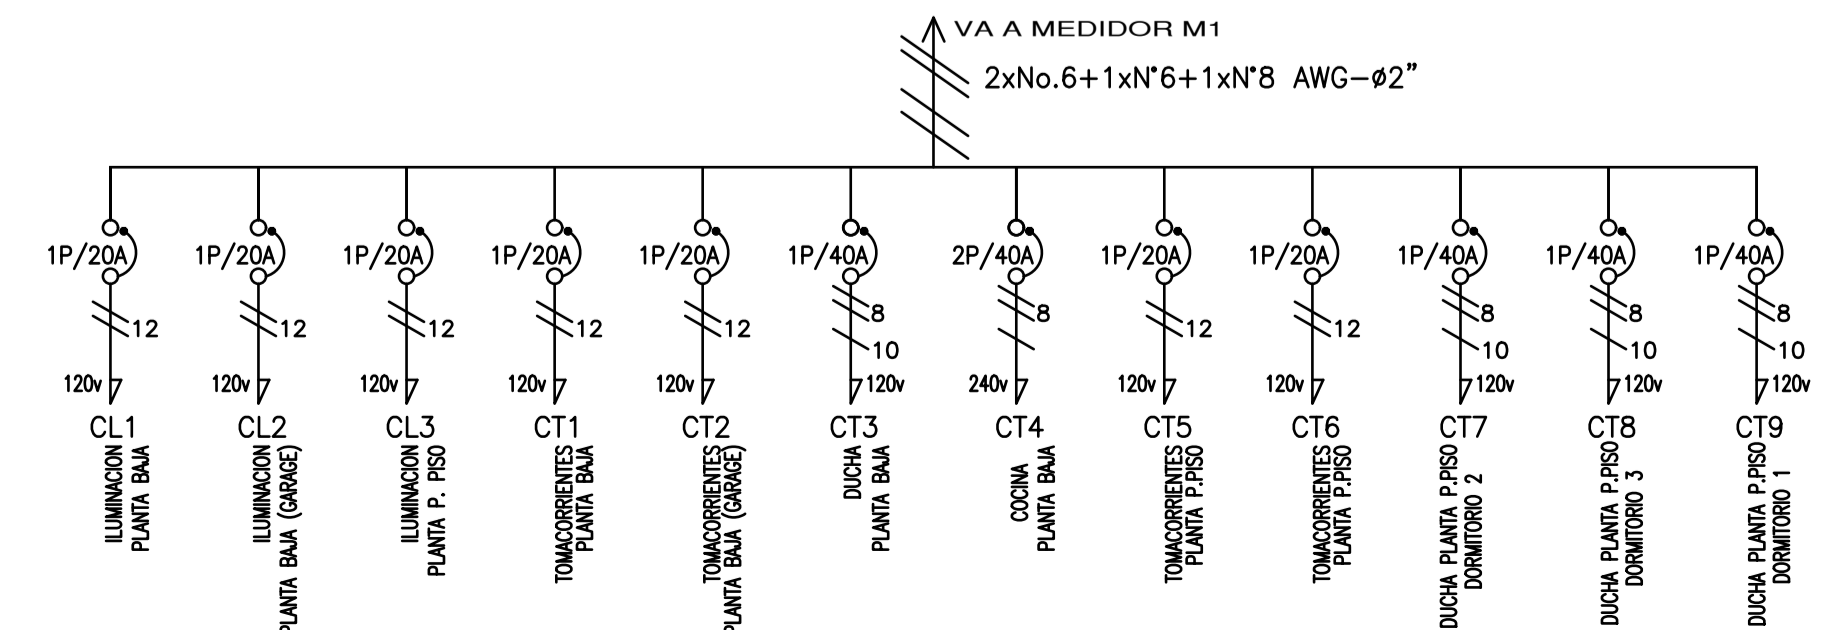


DIAGRAMA UNIFILAR TC2


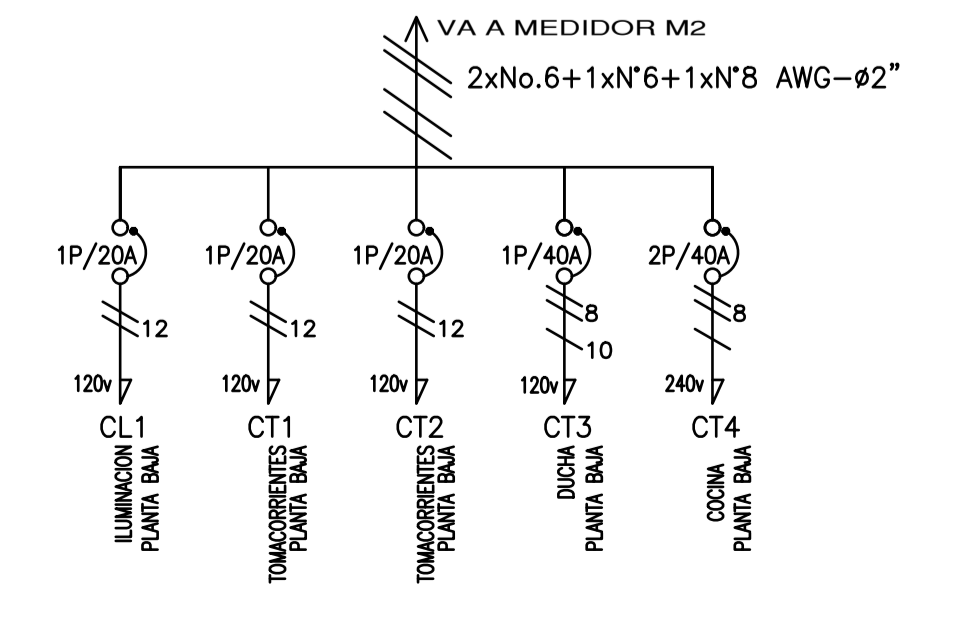


DIAGRAMA UNIFILAR TC3

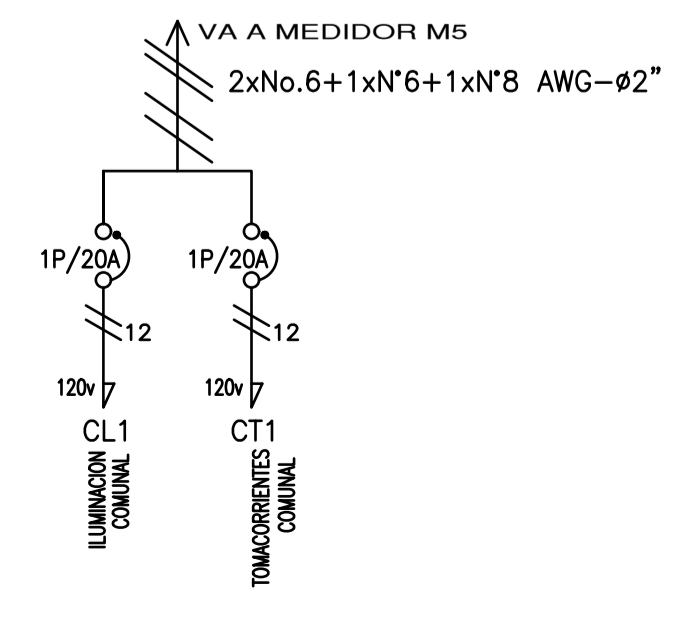

SELLOS MUNICIPALES