



PLANTA PRIMER PISO N+3.37
 ESCALA 1:50
INSTALACIONES ELÉCTRICAS INTERIORES: ILUMINACIÓN

SIMBOLOGÍAS.-	
INSTALACIONES ELÉCTRICAS	
	LUMINARIA-100W-120V
	VENTILADOR MECÁNICO
	INTERRUPTOR
	APLIQUE DE PARED-60W-120V
	CIRCUITO DE LUMINARIAS (2XN°12+N°14) EN ø1/2"
	INDICA TUBERIA QUE SUBE Y/O BAJA
	TABLERO DE DISTRIBUCIÓN


Proyecto.
INSTALACIONES ELÉCTRICAS Y ELECTRÓNICAS

Proyecto.
RESIDENCIA DE LA SRA. MARIANA LUCIA PAUCAR FUEL

Propietario: SRA. MARIANA L. PAUCAR FUEL Cl.- 0401394366	DISEÑO ELÉCTRICO: PABLO JOSÉ VULGARÍN QUIROGA INGENIERO ELÉCTRICO RP 1021-11-1086429
SR. MAURICIO A. LARCO SAMANIEGO Cl.- 1102511258	

Contiene: INSTALACIONES ELÉCTRICAS LUMINARIAS DIAGRAMAS. UBICACION	Lamina: IE3
Ubicación: PARROQUIA: C. HISTORICO BARRIO. SAN BLAS, CALLE RIOS	DE: 8
Escala: INDIC. 10-2019	Zonificación: H2(D203H-70)
CLAVE CATAST. 10002-06-010	No. DE PREDIO 42427

DIAGRAMA UNIFILAR TC3

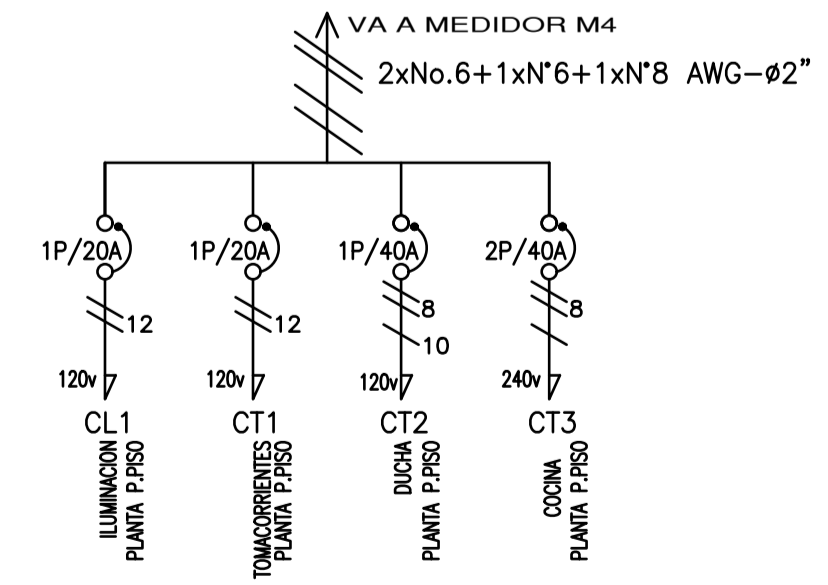

SELLOS MUNICIPALES