




INSTALACIONES HIDRÁULICAS

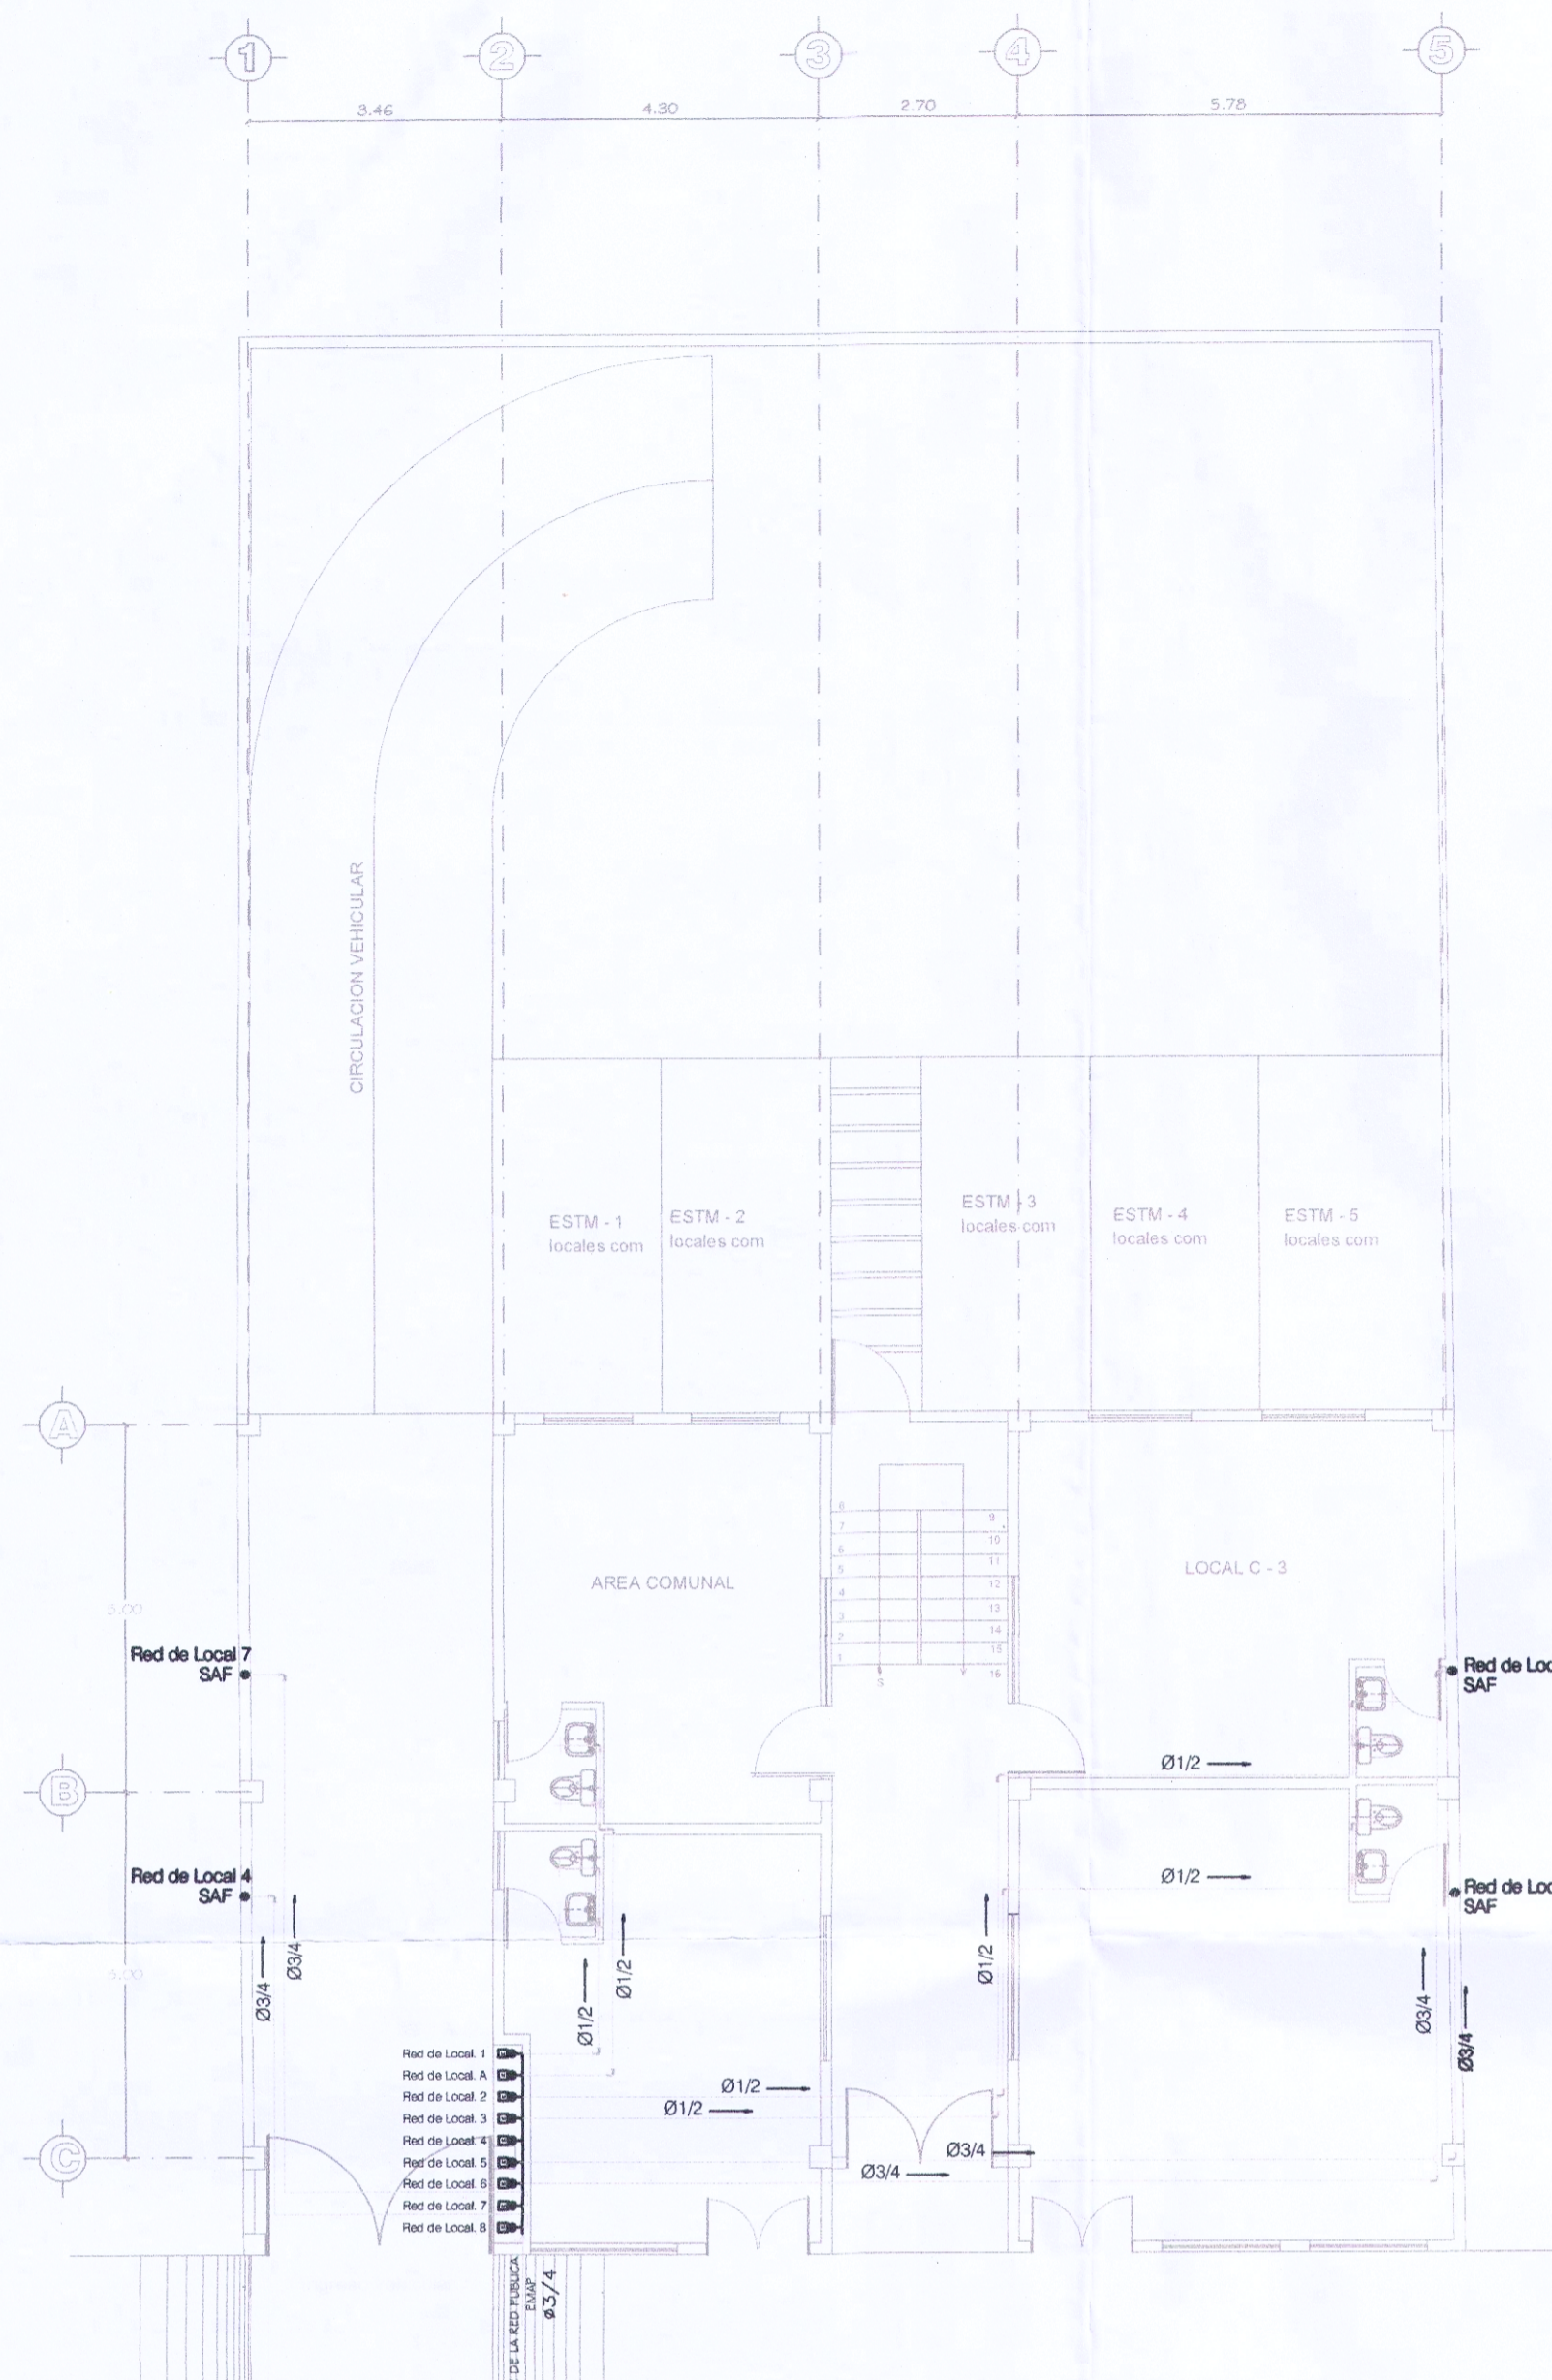


PLANTA BAJA N. + 0.33
ESCALA: 1 : 100

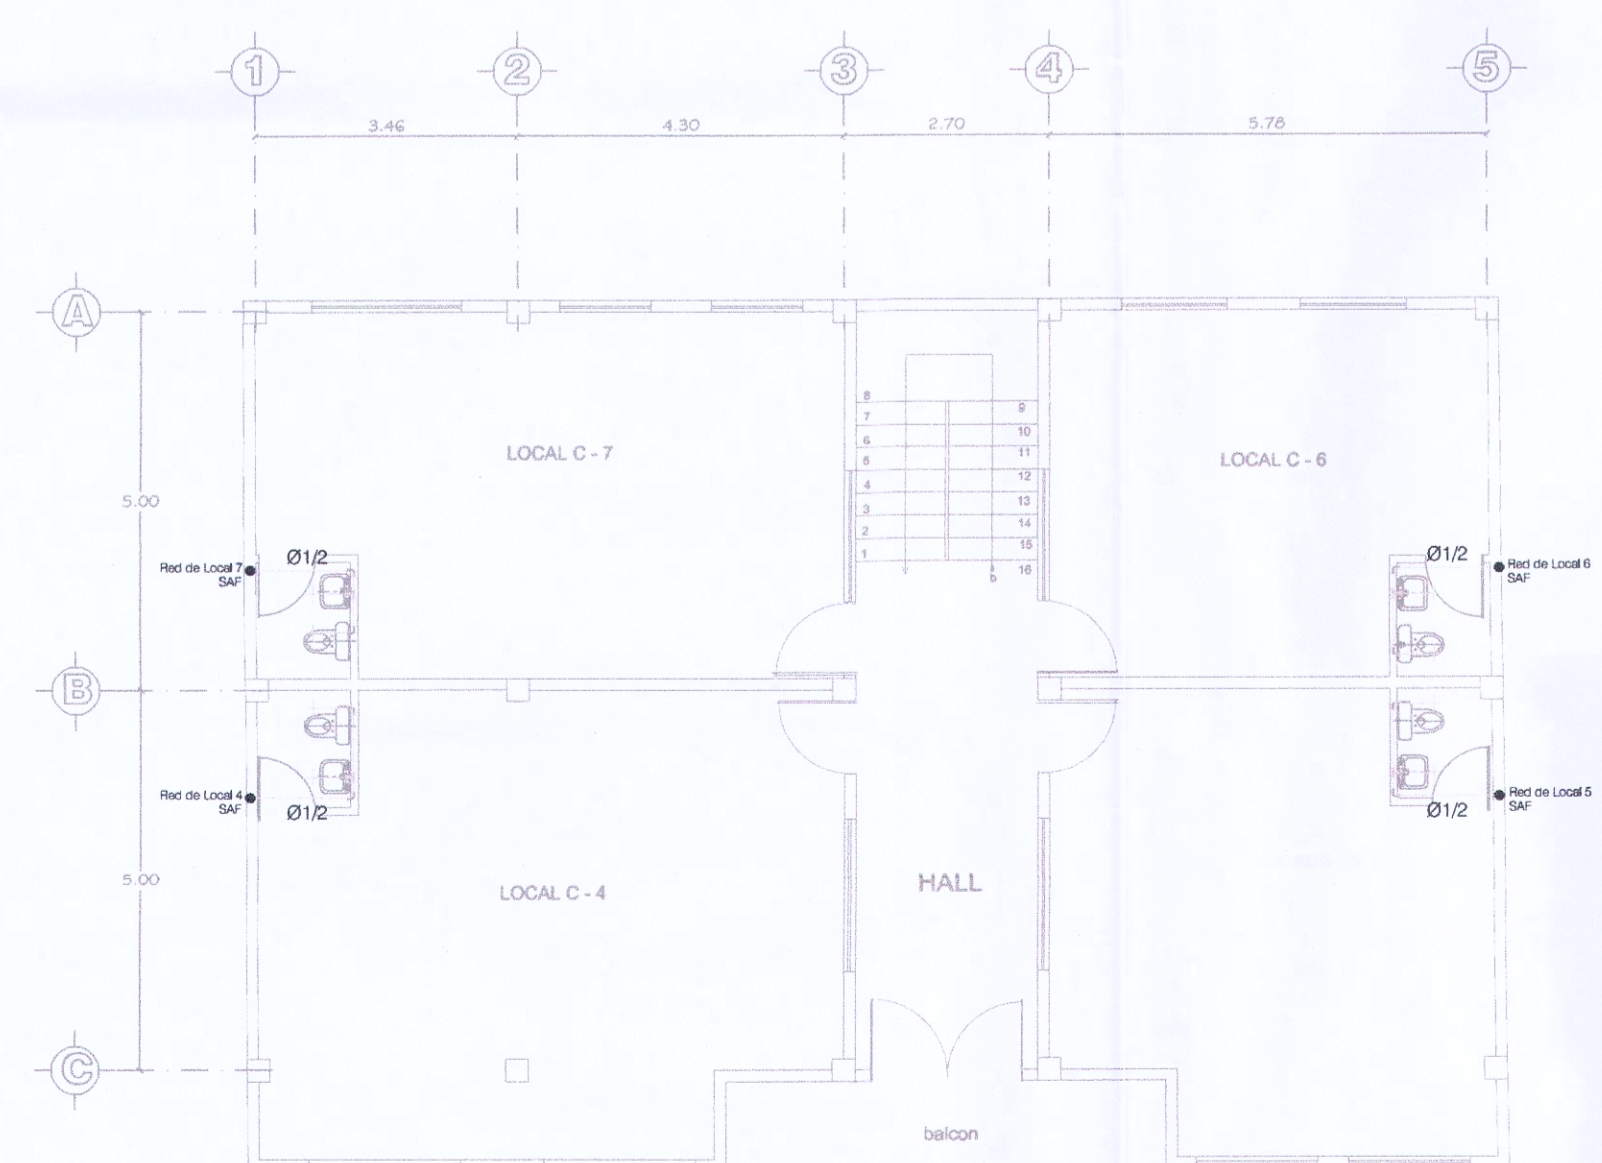


PRIMER PLANTA ALTA N. + 3.05
ESCALA: 1 : 100

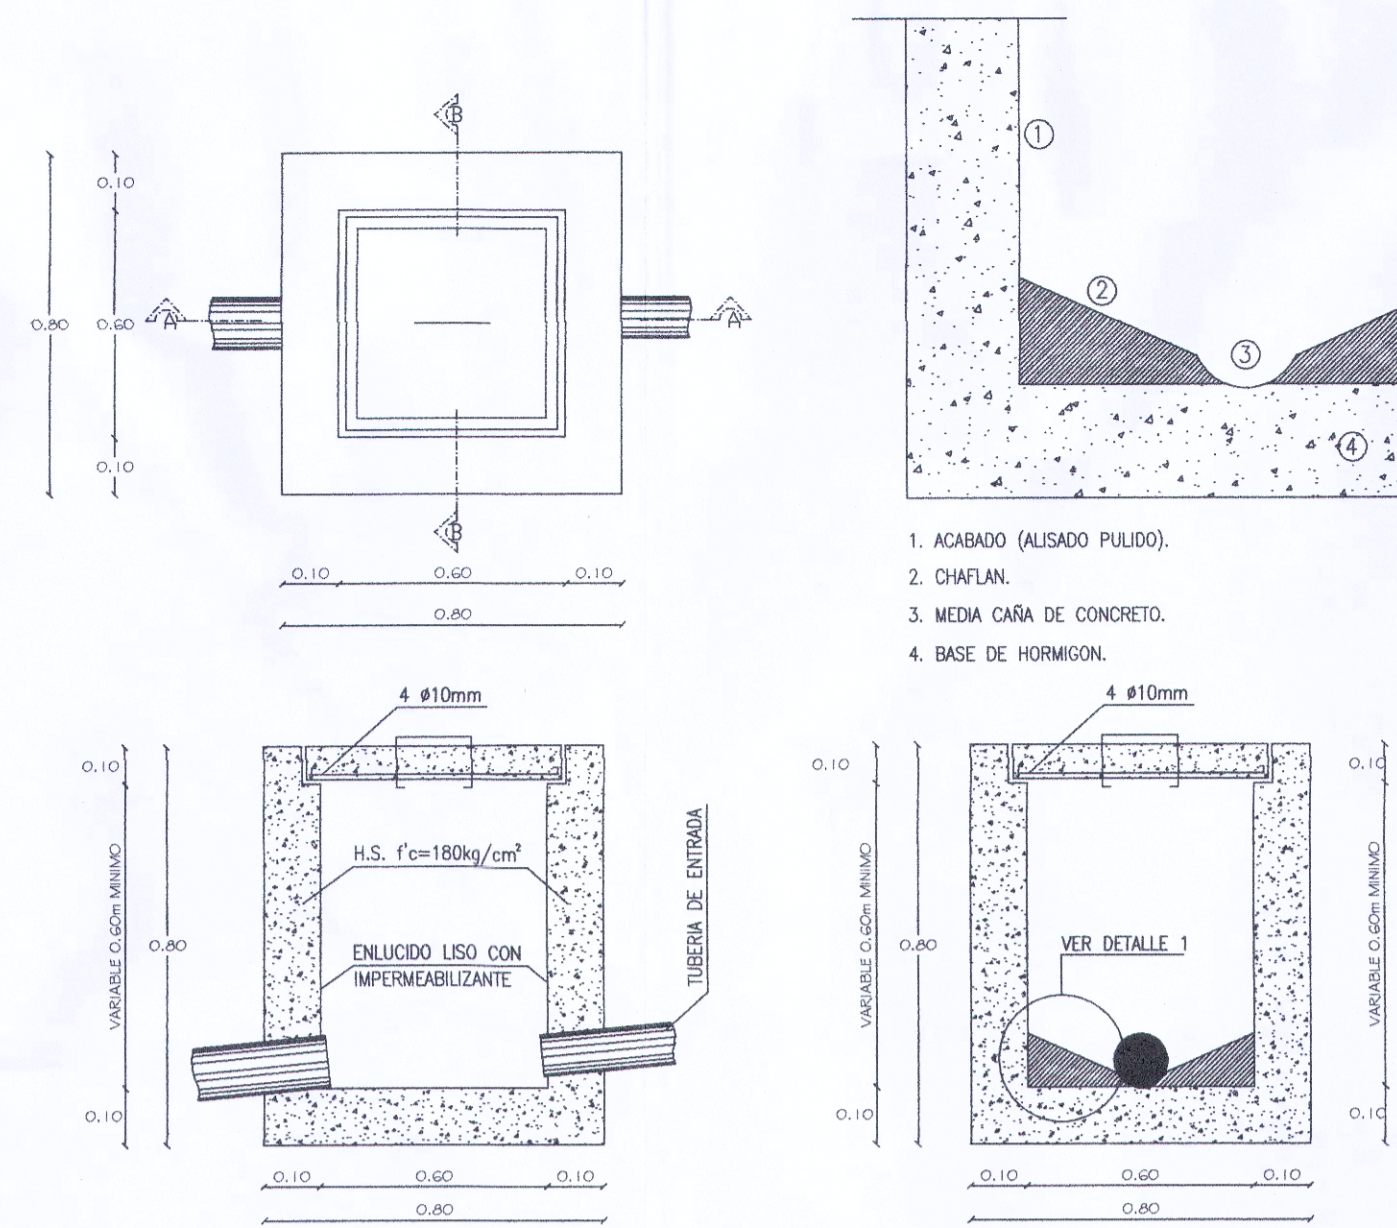


DETALLE DE CAJA DE REVISIÓN
SIN ESCALA

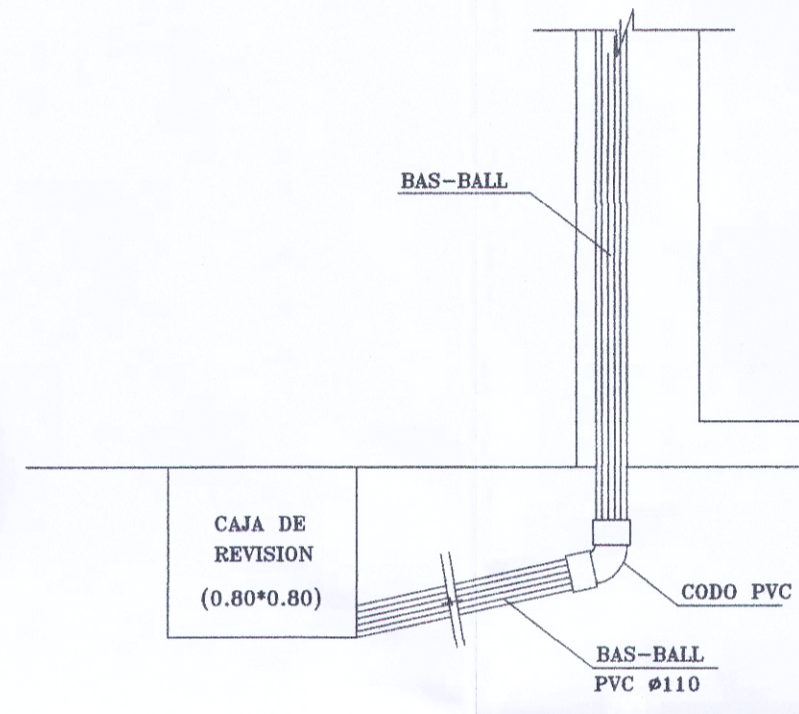

CONEXIÓN BAS-BALL-CAJA DE REVISIÓN
SIN ESCALA

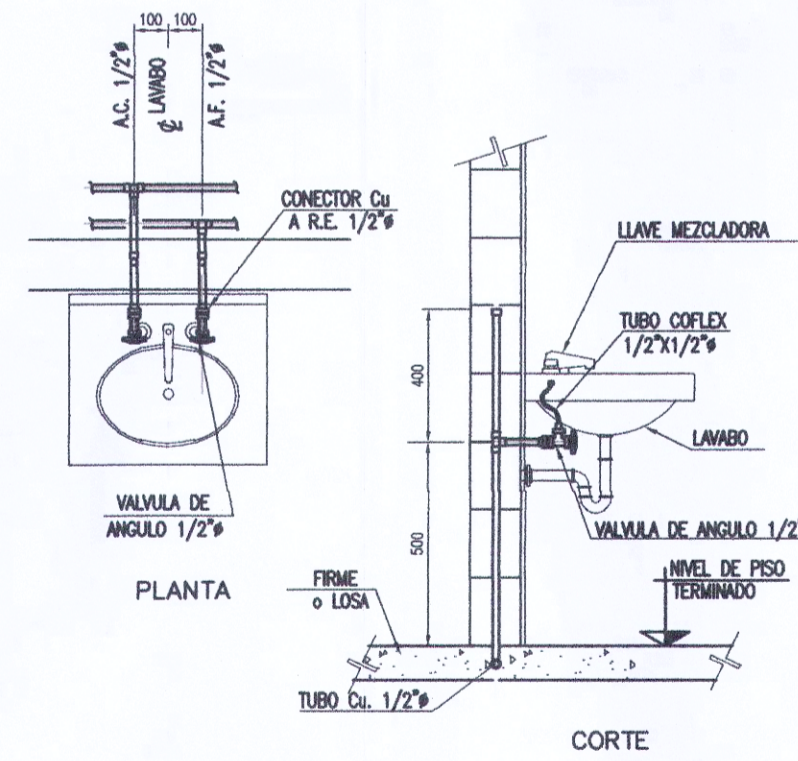


DETALLE DE LAVABO
SIN ESCALA

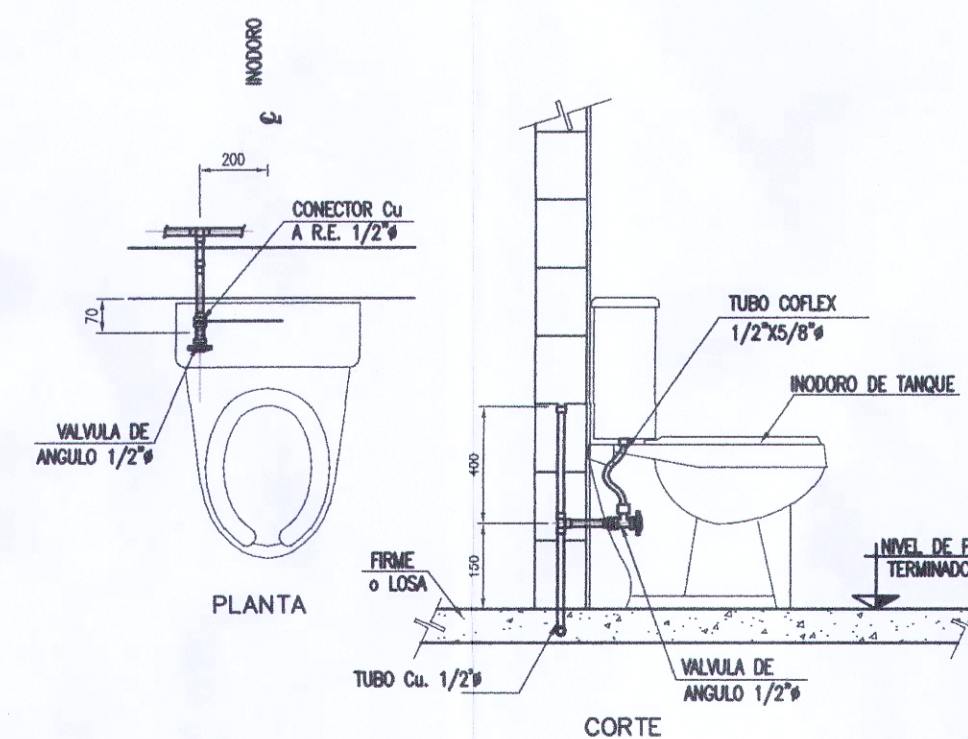


DETALLE DE INODORO
SIN ESCALA

INSTALACIONES SANITARIAS

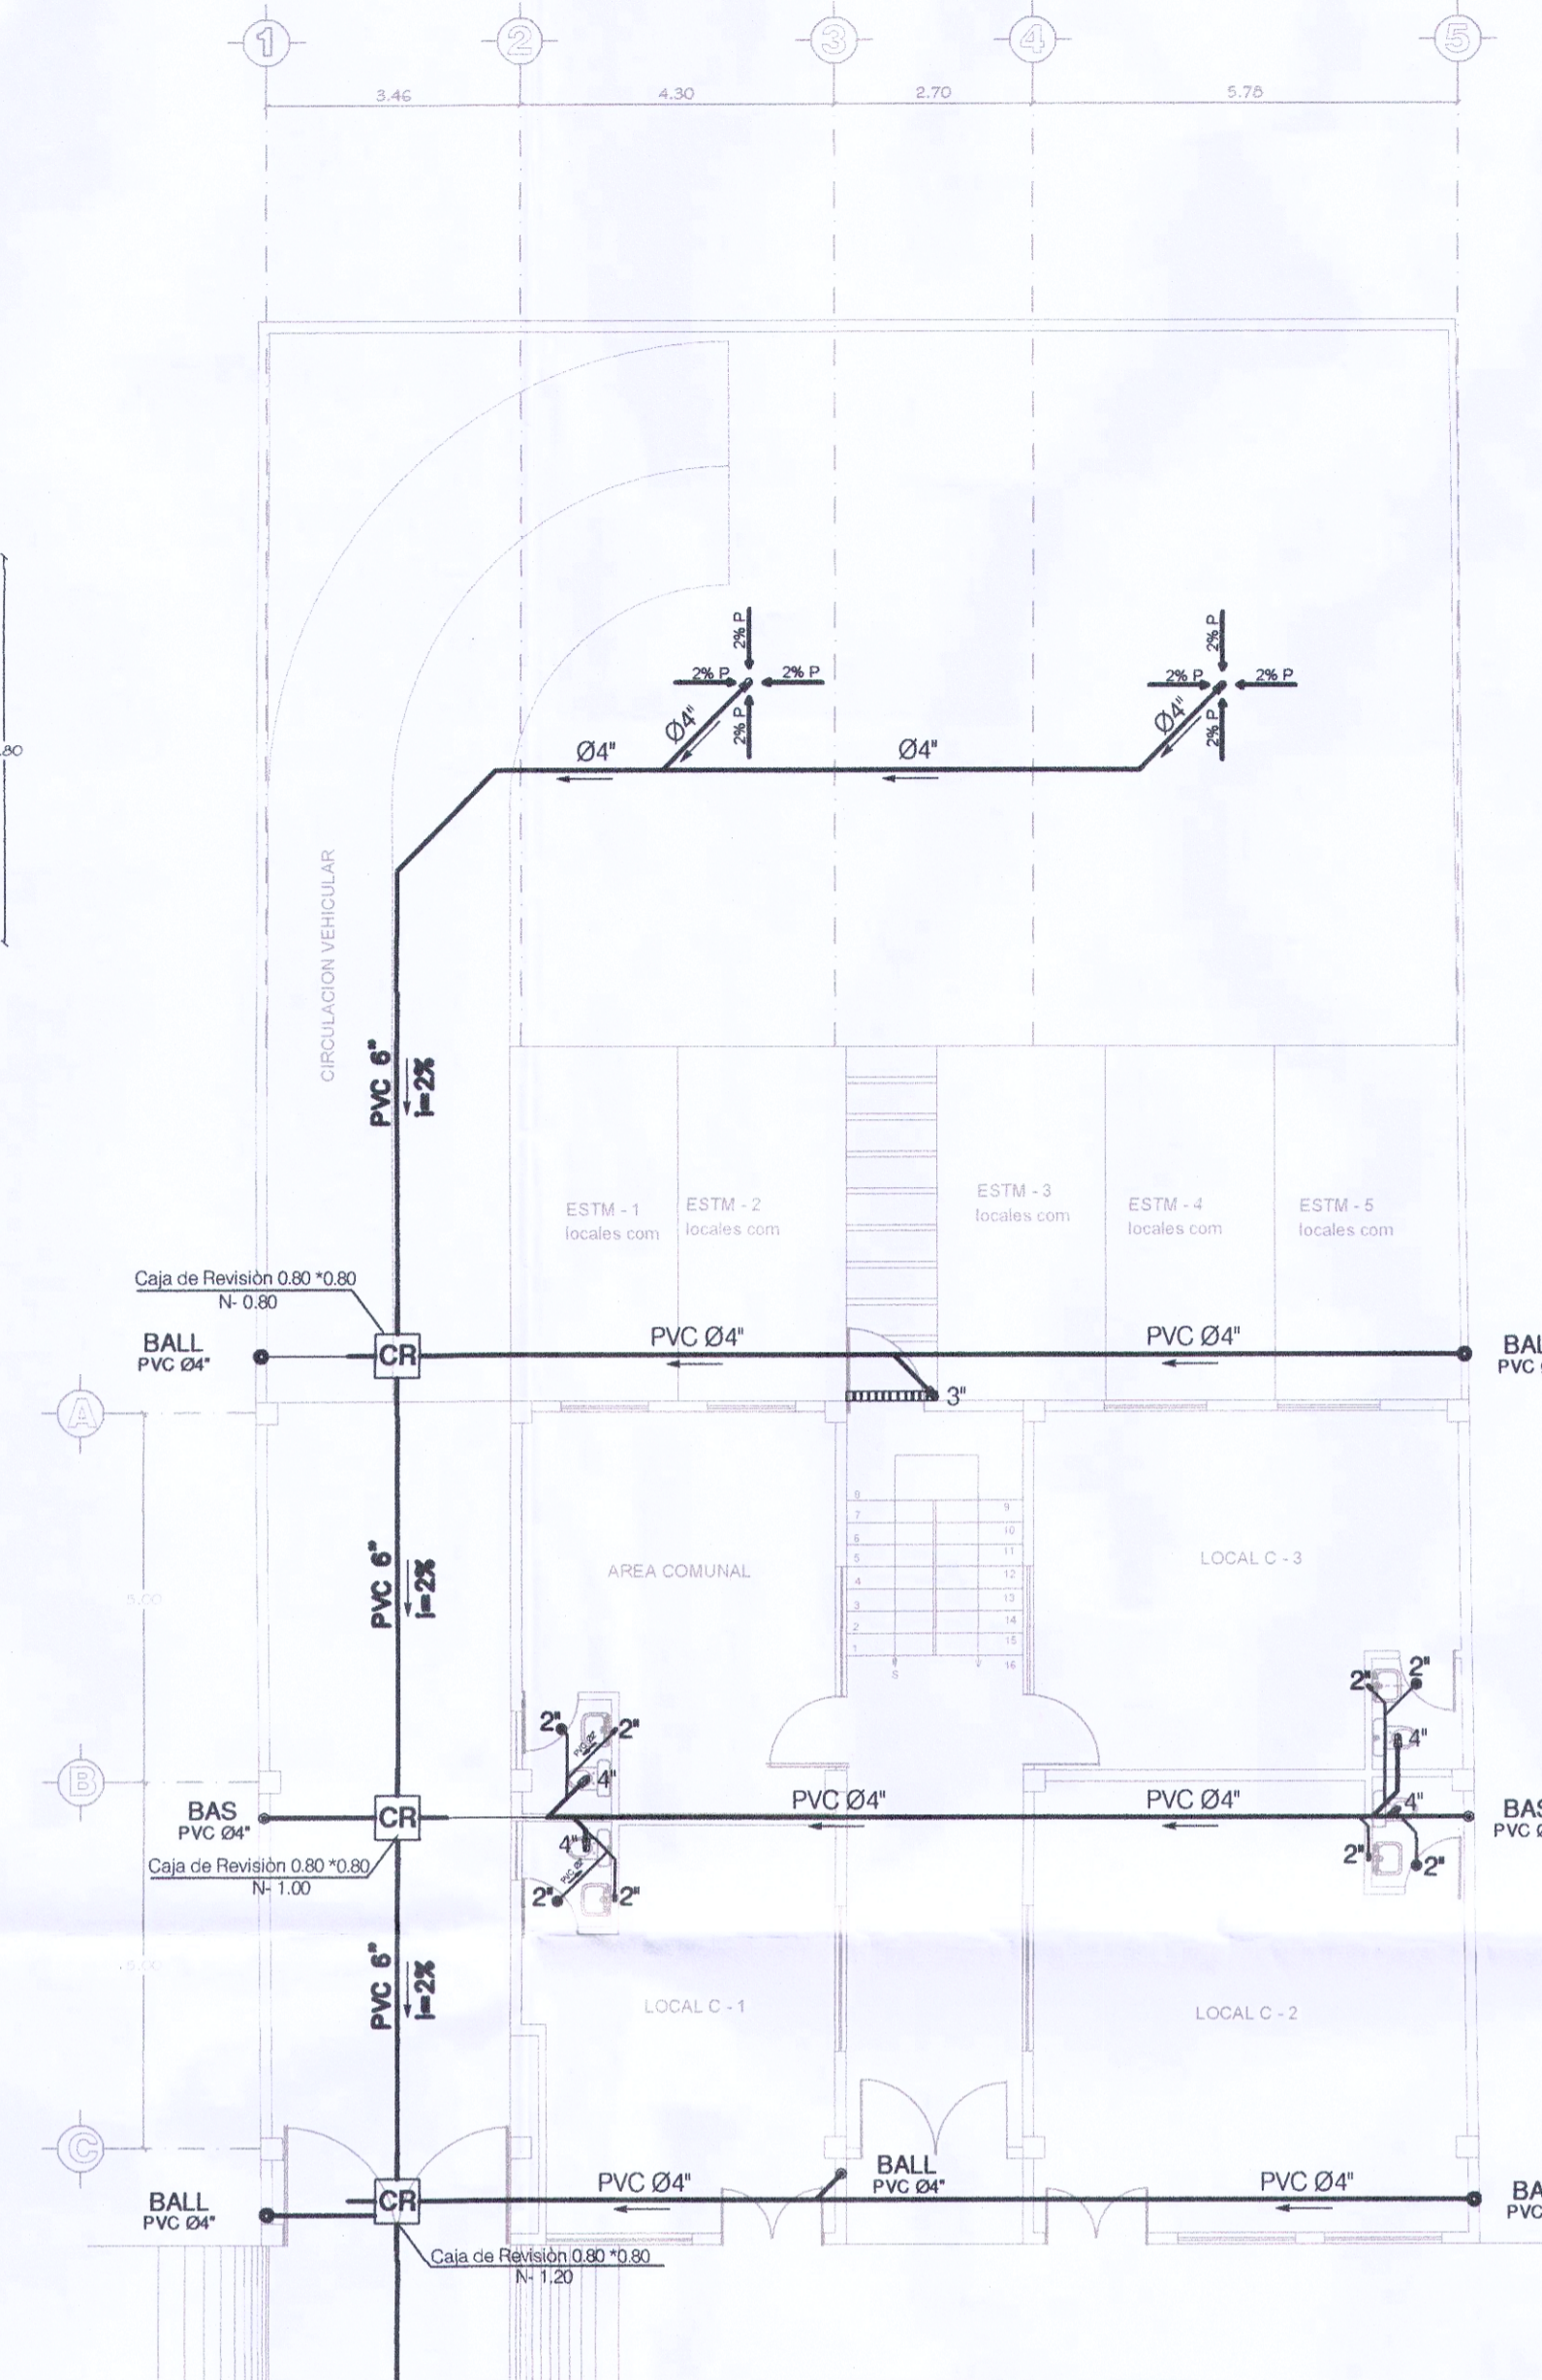

PLANTA BAJA N. + 0.33
ESCALA: 1 : 100

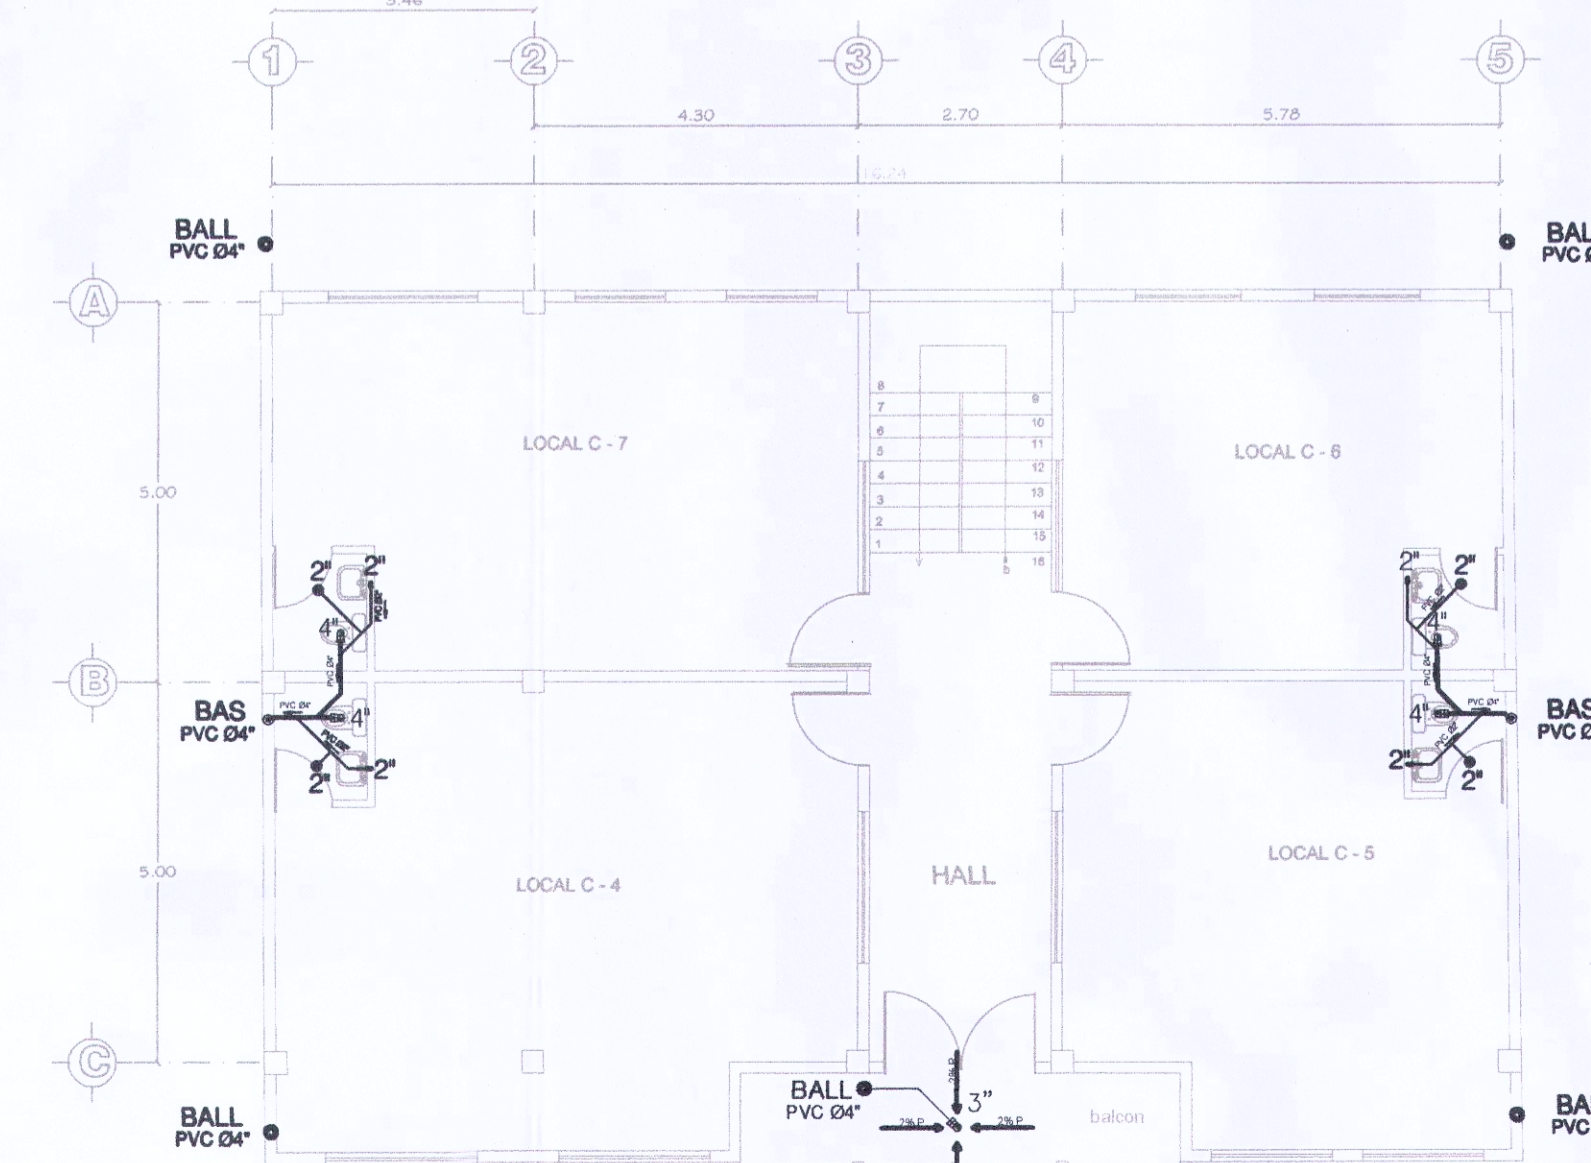

PRIMER PLANTA ALTA N. + 3.05
ESCALA: 1 : 100

SIMBOLOGÍA INSTALACIONES HIDRÁULICAS	
●	COLUMNA SUBE DE AGUA FRÍA
⊞	MEDIDOR
⊗	VÁLVULA CHECK
—	TUBERÍA PVC AGUA FRÍA
○	PUNTO DE AGUA FRÍA
→	DIRECCIÓN DEL FLUJO
⌒	CODO RADIO DE 90°
⊥	TEE DE PASO

SIMBOLOGÍA INSTALACIONES SANITARIAS Y AGUAS LLUVIA	
—	Tubería PVC 6"
—	Tubería PVC 4"
—	Tubería PVC 2"
⊞	Punto Sanitario 4", 2", 3"
→	Dirección de flujo
⊞	Bajante de Agua Lluvia
⊞	Bajante de Agua Servida
⊞	Cajas de revisión 60x60xh (cm)
⊞	Sumideros de piso
⊞	Rejillas de piso en cubierta
⊞	Canaletas
⊞	Rejilla de acceso

PROYECTO: EDIFICIO ALBÁN BARRERA

PREDIO: 3677004 CLAVE CATASTRAL: 21907 09 004

UBICACIÓN: PARROQUIA CONOCOTO - BARRIO: SAN ANTONIO

FECHA: ENERO 2021 ESCALA: INDICADA COLABORACIÓN: CONSTRUPLLOT

PROPIETARIO:
MANUEL SEBASTIAN ALBAN BARRERA CI.1719691345
MARIA BELEN RUIZ REYES CI.1713461836

DISEÑO:
ING. CARLOS TUQUERREZ MSC.
C.C 1002038899
SENESCYT: 1005-09-927962

CONTIENE:
INSTALACIONES
HIDRÁULICAS/ SANITARIAS
/AGUAS LLUVIA
PLANTA BAJA / PRIMER PLANTA
ALTA / PLANTA CUBIERTA

LÁMINA:
IHS1
DE 2
CONSTRUPLLOT

SELLOS MUNICIPALES: