

**PROYECTO
BANCO PICHINCHA
AGENCIA 24 DE MAYO**

CALLE GARCIA MORENO Y MORALES

CLAVE CATASTRAL:
30002 10 002 000 000 000

PREDIO:
14855

PROPIETARIO : BANCO PICHINCHA CA RUC: 1790010937001

SIMÓN ACOSTA ESPINOSA
APODERADO - CI 1704696907

PROFESIONAL:

ING. PAUL REINOSO
SENECYT: 651242

ING. JAIME SUÁREZ REYES
SENECYT: 1038-2017-1799713

ELABORACIÓN DE PLANOS:

CONTENIDO :

CANALETAS PLANTA BAJA

FECHA : **AGOSTO 2021**

ESCALA: **1:100**


LÁMINA: **IE - 9/10**

UBICACIÓN:

PROPIEDAD




ESC = S/E

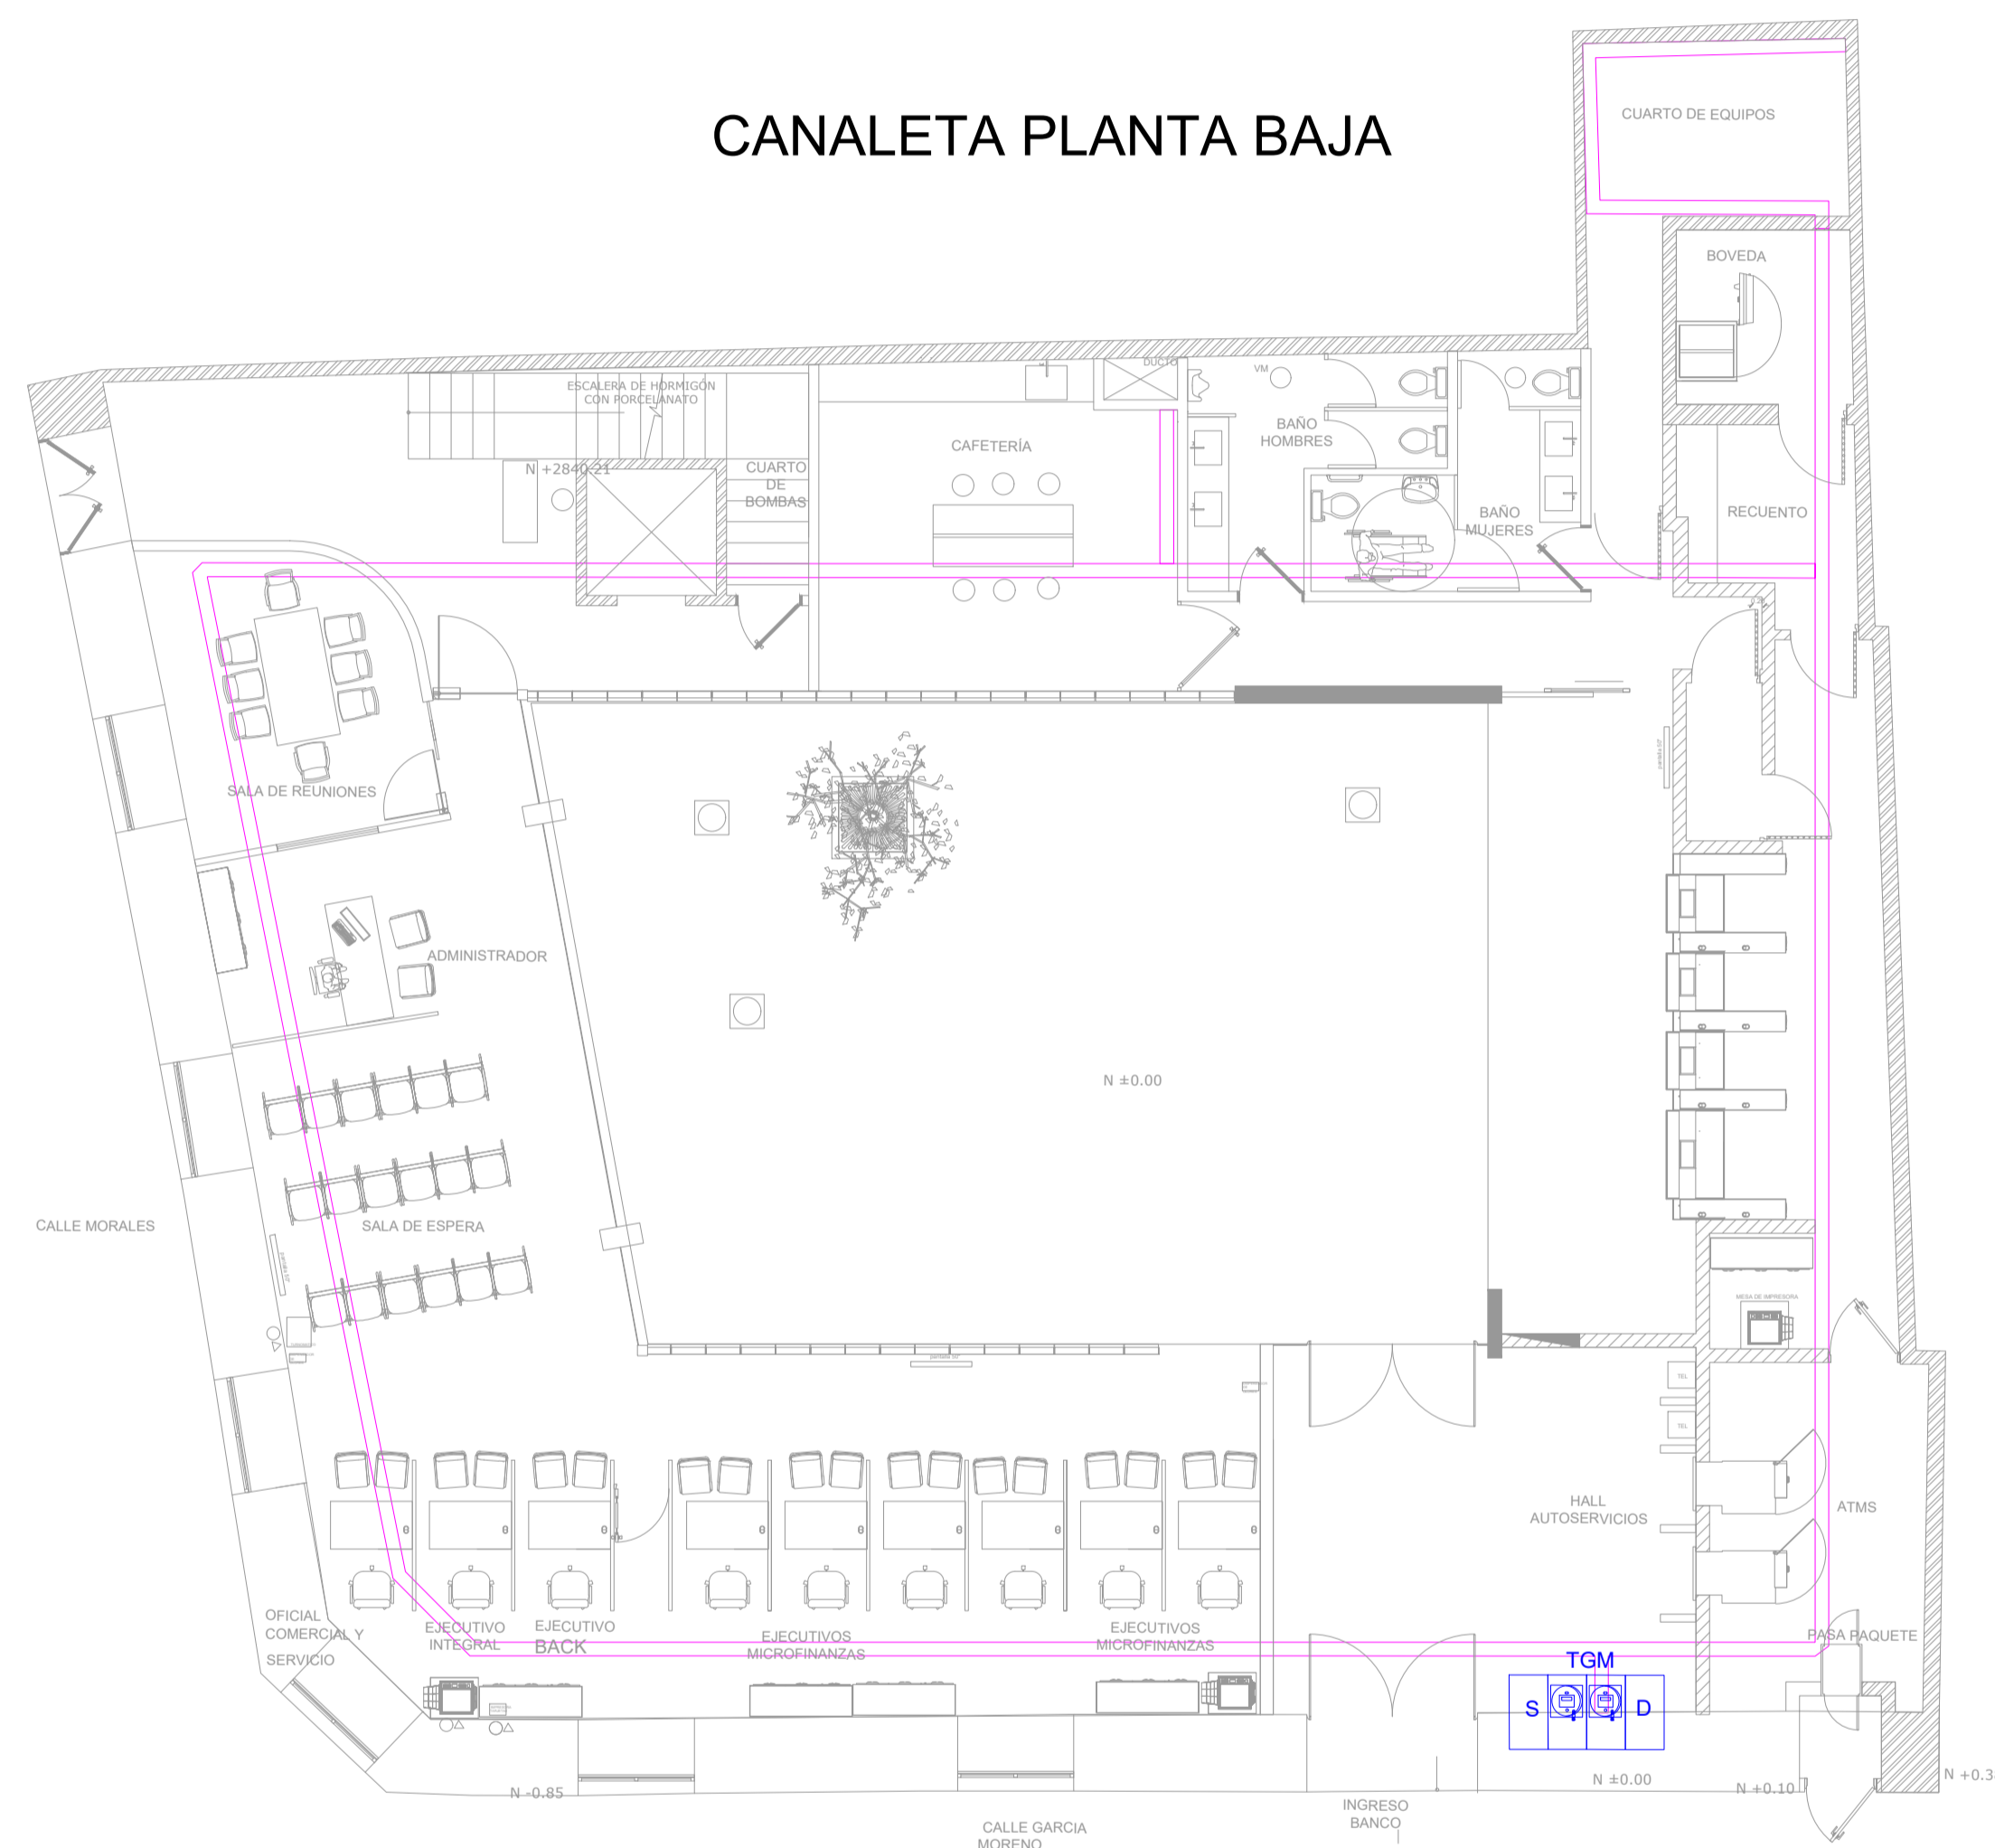

CANALETA PLANTA BAJA

PLANTA BAJA

 
NIVEL: +7,79m




ESC = 1: 100

SIMBOLOGIA

 Canaleta Eléctrica 20X7 cm fabricada en Tool galvanizado de 0,9 mm



Tablero de Medidores EEQ

 

SELLOS Y APROBACIÓN :