


LEYENDA DE LUMINARIAS		LEYENDA DE LUMINARIAS	
Descripción	Simbología	Descripción	Simbología
Luminaria spot de 7W y 12V colgante, riel de 1m - 2m con 3 a 5 diaricos		Tablero de distribución eléctrica	
Luminaria de 7W y 120V sobre-escritorio		Medidor de energía eléctrica	
Luminaria cinta led 120V y 12W/m		Tablero de distribución principal	
Luminaria LED redonda 12W 120V		Luminaria LED 120V y 10 W colgante-decorativa	
Luminaria LED redonda de piso 6.5W 120V		Luminaria tipo spot 120V y 30W, bañador de pared	
Luminaria tipo aplique de pared 120V y 7W		Luminaria de emergencia 120 V 3W	
Luminaria de 10w y 120v, colgante		Luminaria de SALIDA 120 V 3W	
Luminaria de 30w y 120v, colgante y decorativa		Interruptor simple 15 A 120 V	
Luminaria LED de 2.4m 80W y 120V		Interruptor doble 15 A 120 V	
Luminaria LED de 1.2m, 7cm, 50W y 120V		Interruptor dimmer 300 W 120 V	
Sensor de movimiento 120V		Conmutador simple 15 A 120 V	
Luminaria LED 120V y 12W		Conmutador doble 15 A 120 V	
Lámpara tipo cinta led 120V 12W/m piso techo			
Tablero de control de iluminación			

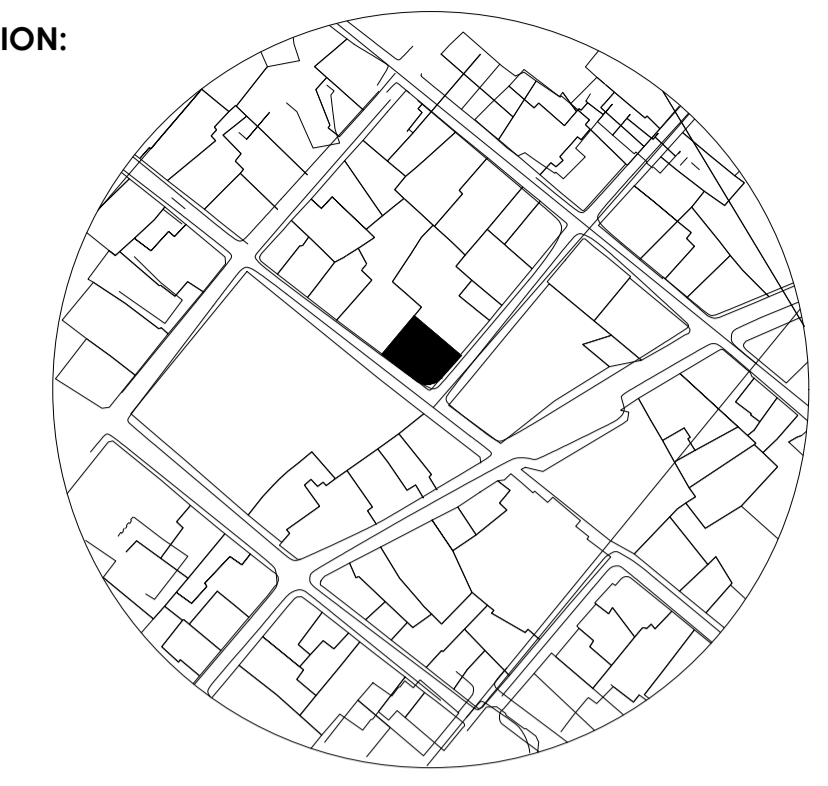

UBICACION:


### ECO MUSEO BIBLIOTECA

CLAVE CATASTRAL:	10001 31 005 000 000 000
NÚMERO DE PREDIO:	1782
ZONIFICACIÓN:	H2 (D203H-70)
PROPIETARIO:	MUNICIPIO DEL DISTRITO METROPOLITANO DE QUITO RUC: 1760003410001
DISEÑO:	Ing. Carlos Domínguez Reg. SENESCYT 1039-13-1208334 CI: 171271821
OBSERVACIONES:	


CONTENIDO:	PRIMERA PLANTA ALTA - ILUMINACIÓN	LÁMINA:	IE02
ESCALA:	1:75	FECHA:	SEPTIEMBRE 2021
SELLOS:			DE 08

CALLE VARGAS

CALLE MANABÍ

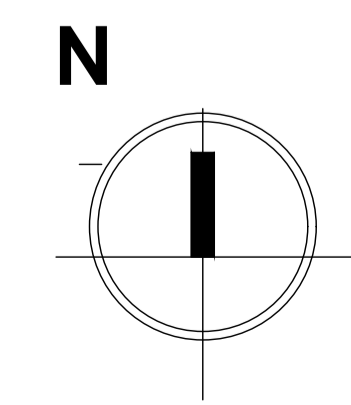



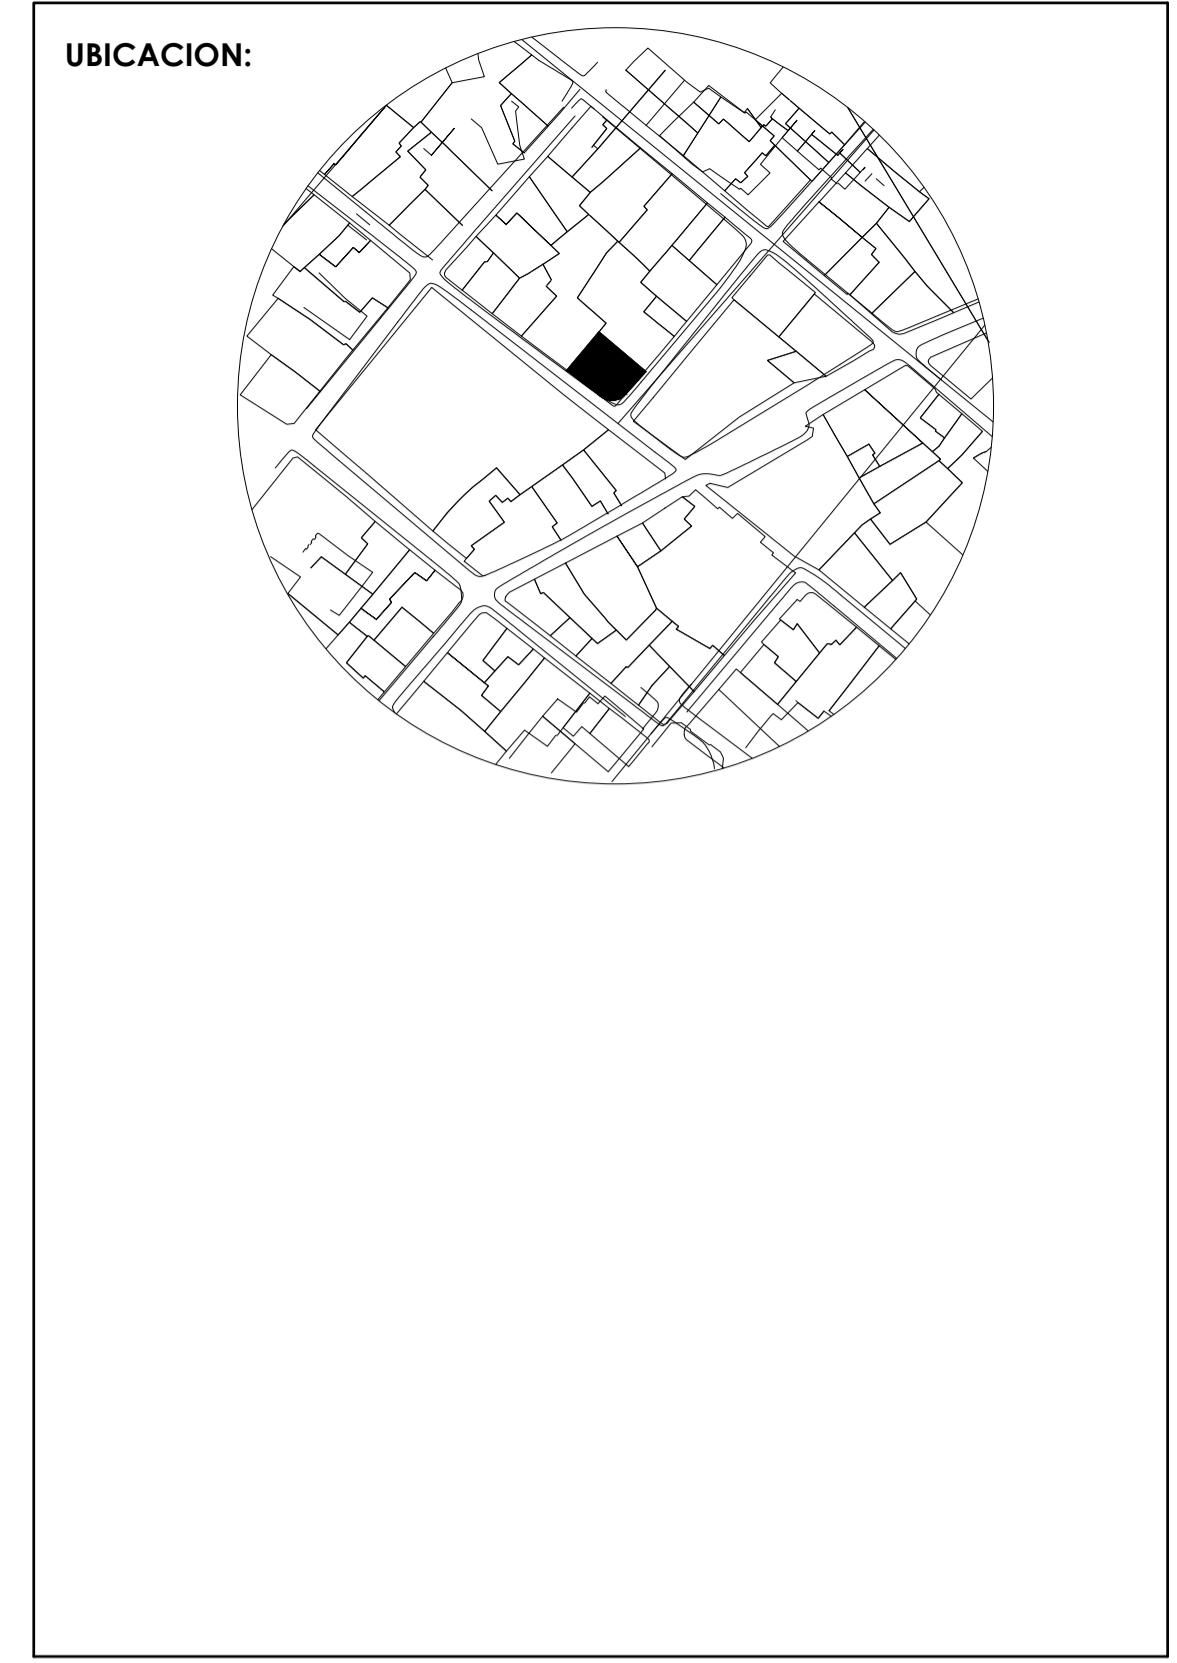

**ECO MUSEO BIBLIOTECA**

**CLAVE CATASTRAL:** 10001 31 005 000 000 000

**NÚMERO DE PREDIO:** 1782

**ZONIFICACIÓN:** H2 (D203H-70)


**PROPIETARIO:**  
MUNICIPIO DEL DISTRITO METROPOLITANO DE QUITO  
RUC: 1760003410001

**DISEÑO:**  
Ing. Carlos Domínguez Reg. SENESCYT 1039-13-1208334  
Ci: 1712771821

**OBSERVACIONES:**

**CONTENIDO:** SEGUNDA PLANTA ALTA - ILUMINACIÓN  
**LÁMINA:** IE03  
**ESCALA:** 1:75  
**FECHA:** SEPTIEMBRE 2021  
DE 08


**SELLOS:**

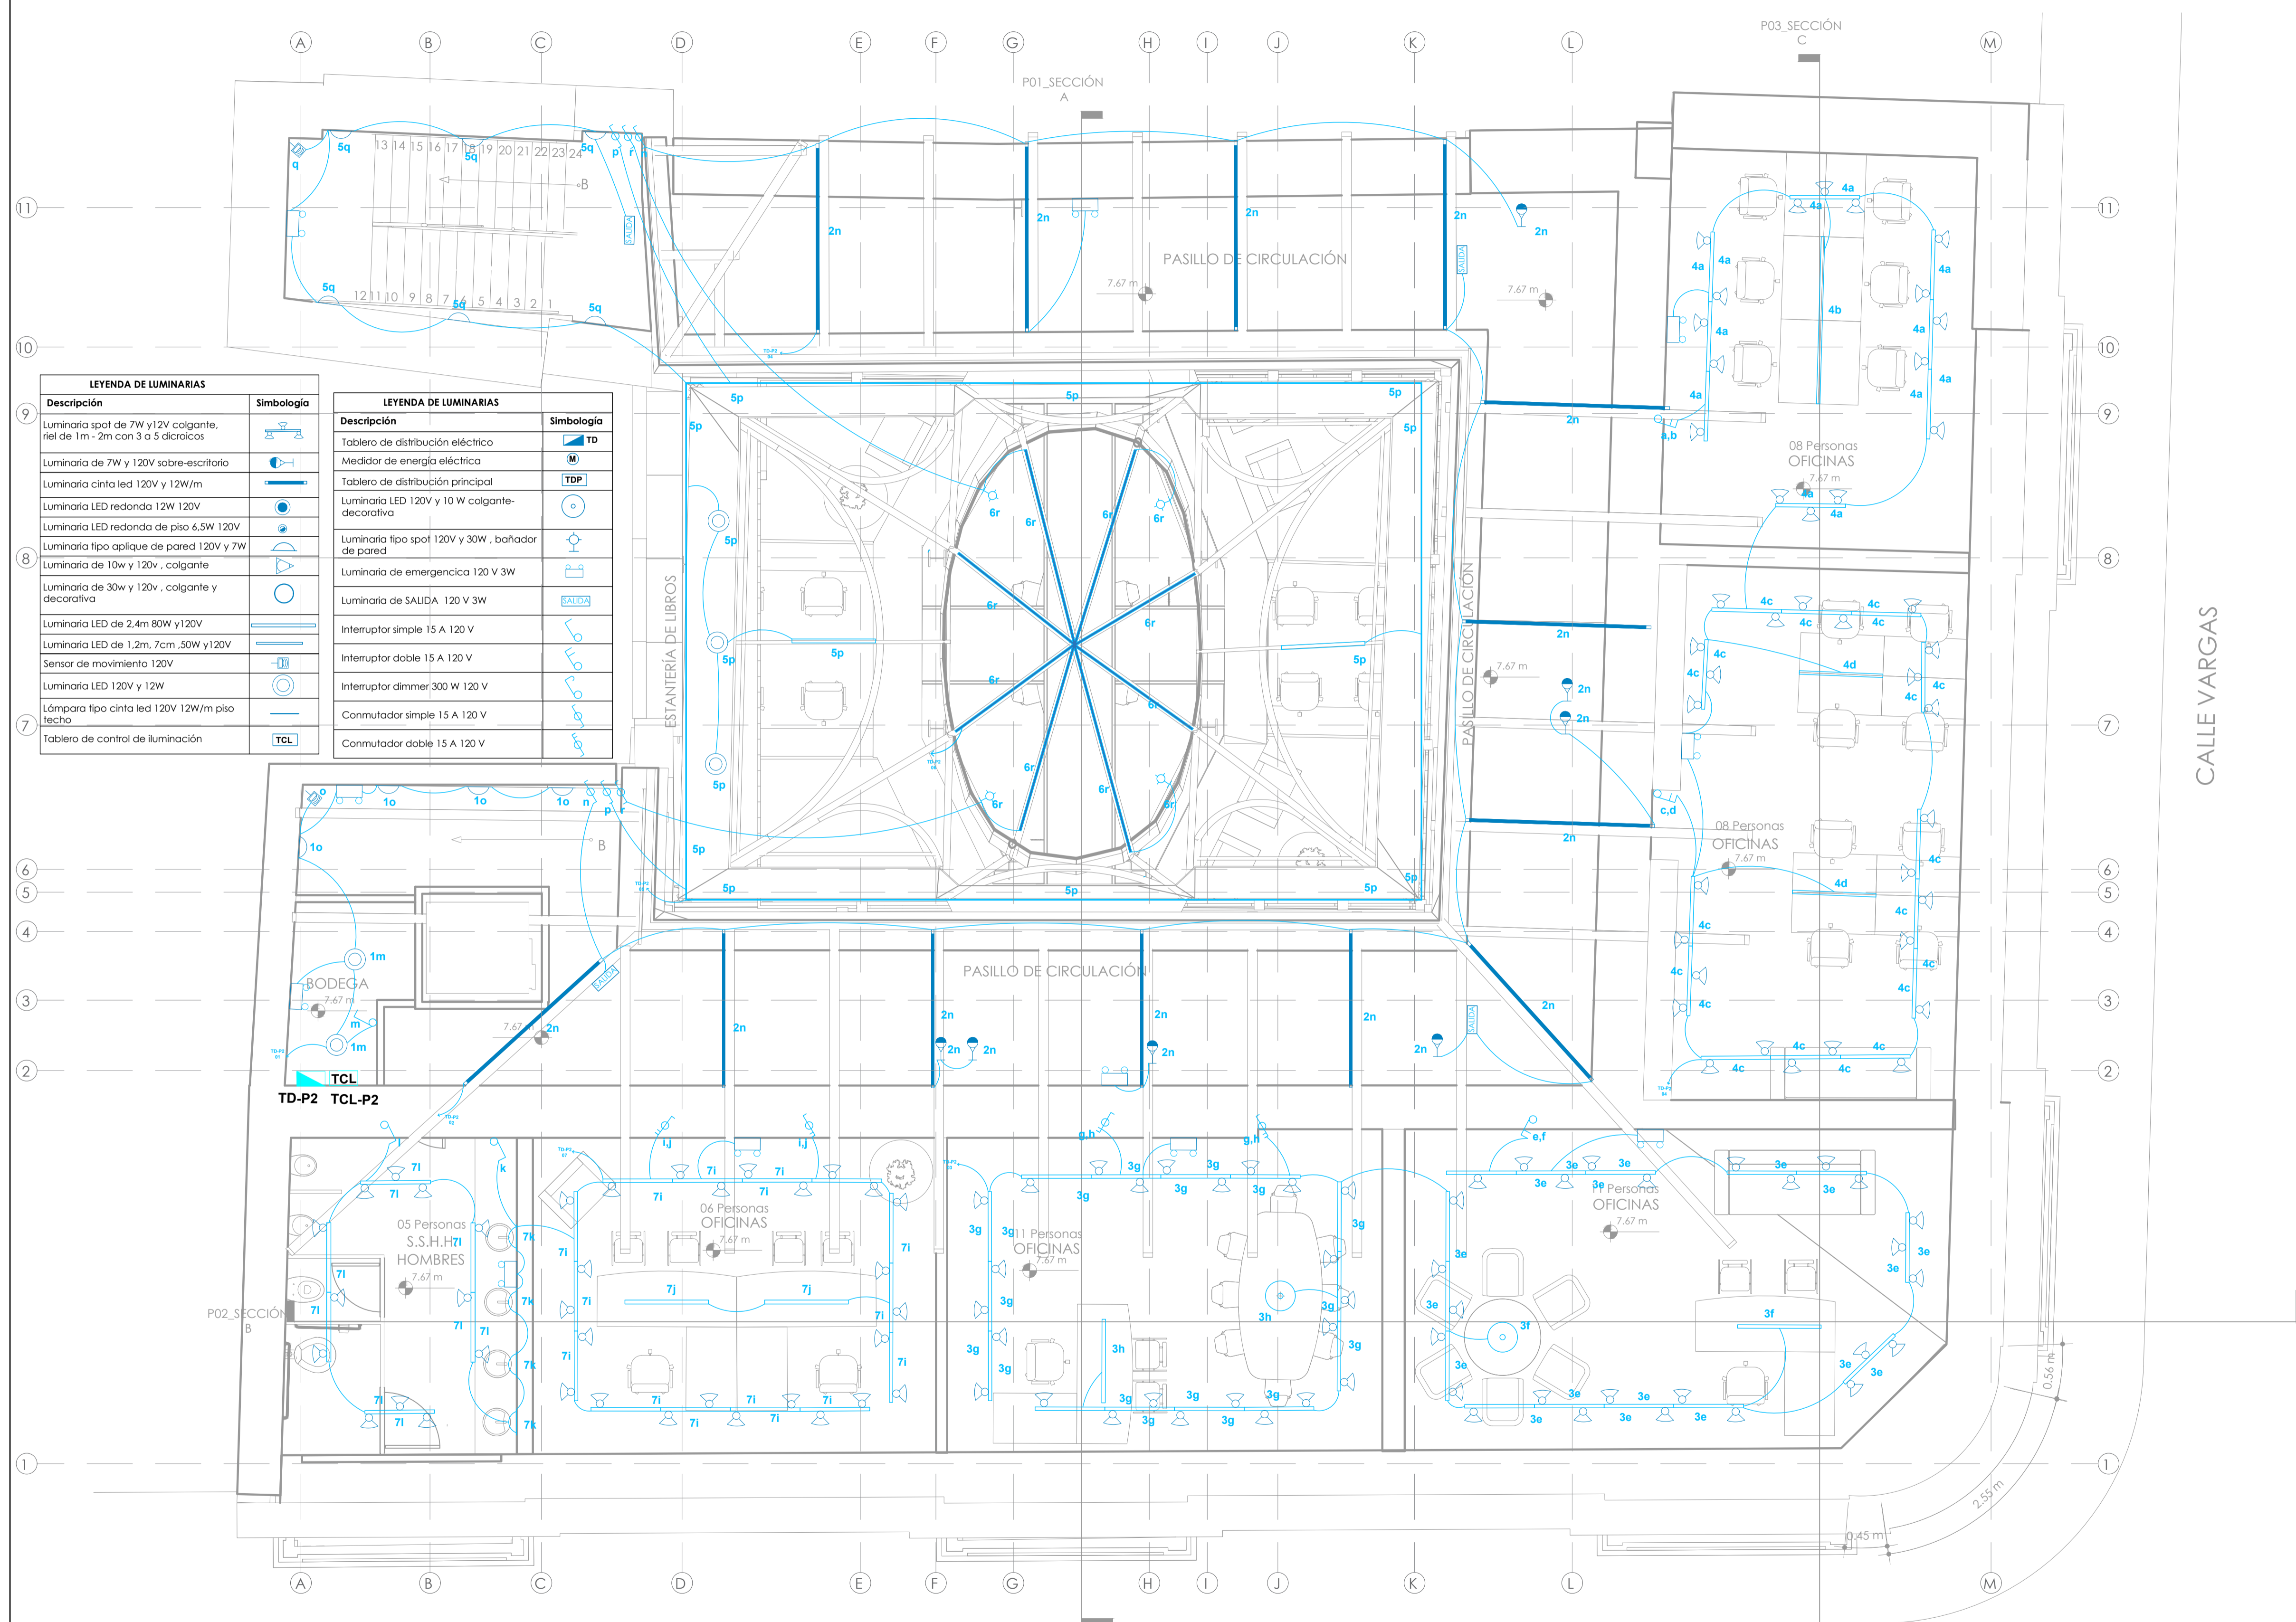


LEYENDA DE LUMINARIAS		LEYENDA DE LUMINARIAS	
Descripción	Simbología	Descripción	Simbología
Luminaria spot de 7W y 12V colgante, riel de 1m - 2m con 3 a 5 diroicos		Tablero de distribución eléctrico	
Luminaria de 7W y 120V sobre-escritorio		Medidor de energía eléctrica	
Luminaria cinta led 120V y 12W/m		Tablero de distribución principal	
Luminaria LED redonda 12W 120V		Luminaria LED 120V y 10 W colgante-decorativa	
Luminaria LED redonda de piso 6.5W 120V		Luminaria tipo spot 120V y 30W - bañador de pared	
Luminaria tipo optique de pared 120V y 7W		Luminaria de emergencia 120 V 3W	
Luminaria de 10w y 120v - colgante		Luminaria de SALIDA 120 V 3W	
Luminaria de 30w y 120v - colgante y decorativa		Interruptor simple 15 A 120 V	
Luminaria LED de 2.4m 80W y 120V		Interruptor doble 15 A 120 V	
Luminaria LED de 1.2m, 7cm, 50W y 120V		Interruptor dimmer 300 W 120 V	
Sensor de movimiento 120V		Conmutador simple 15 A 120 V	
Luminaria LED 120V y 12W		Conmutador doble 15 A 120 V	
Lámpara tipo cinta led 120V 12W/m piso techo			
Tablero de control de iluminación			

CALLE VARGAS

CALLE MANABÍ

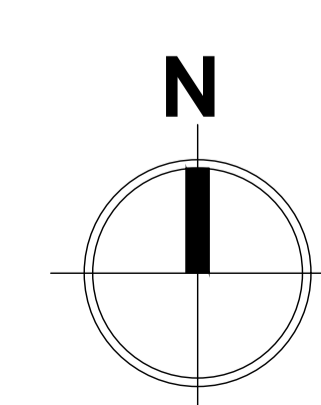




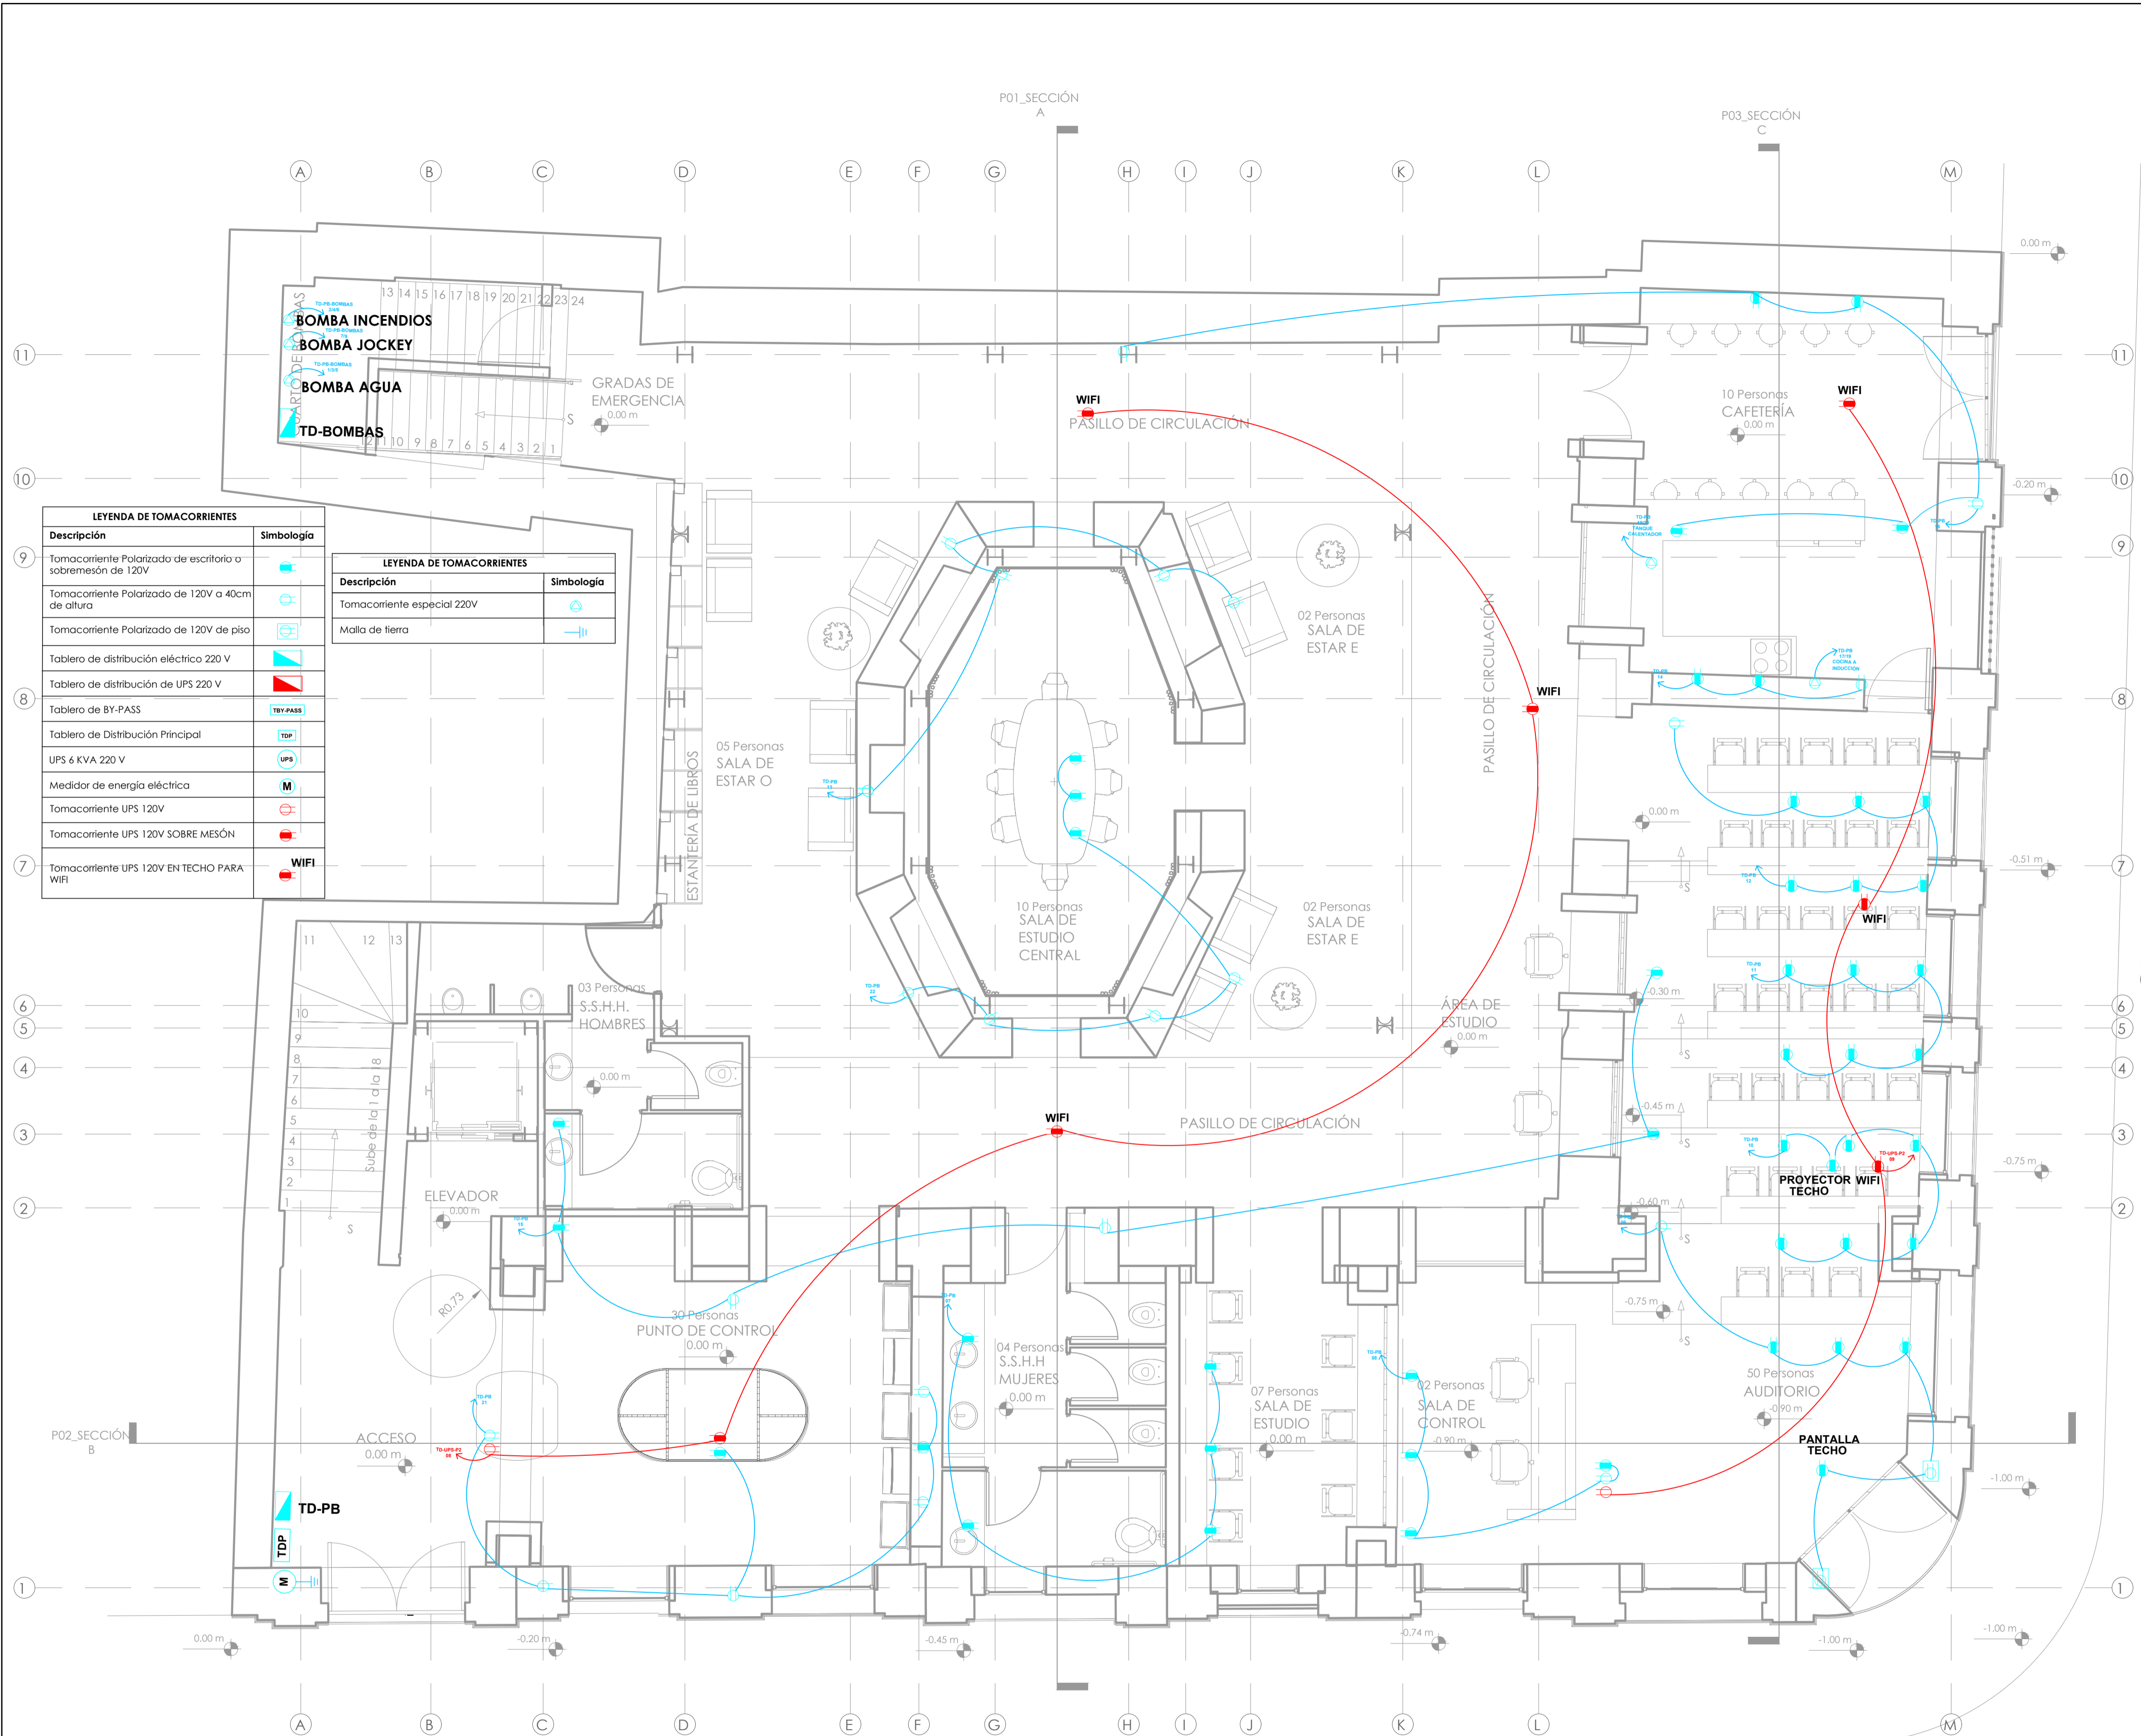

LEYENDA DE TOMACORRIENTES	
Descripción	Simbología
Tomacorriente Polarizada de escritorio o sobremesa de 120V	
Tomacorriente Polarizada de 120V a 40cm de altura	
Tomacorriente Polarizada de 120V de piso	
Tablero de distribución eléctrica 220 V	
Tablero de distribución de UPS 220 V	
Tablero de BY-PASS	
Tablero de Distribución Principal	
UPS 6 KVA 220 V	
Medidor de energía eléctrica	
Tomacorriente UPS 120V	
Tomacorriente UPS 120V SOBRE MESÓN	
Tomacorriente UPS 120V EN TECHO PARA WIFI	

LEYENDA DE TOMACORRIENTES	
Descripción	Simbología
Tomacorriente especial 220V	
Malla de tierra	

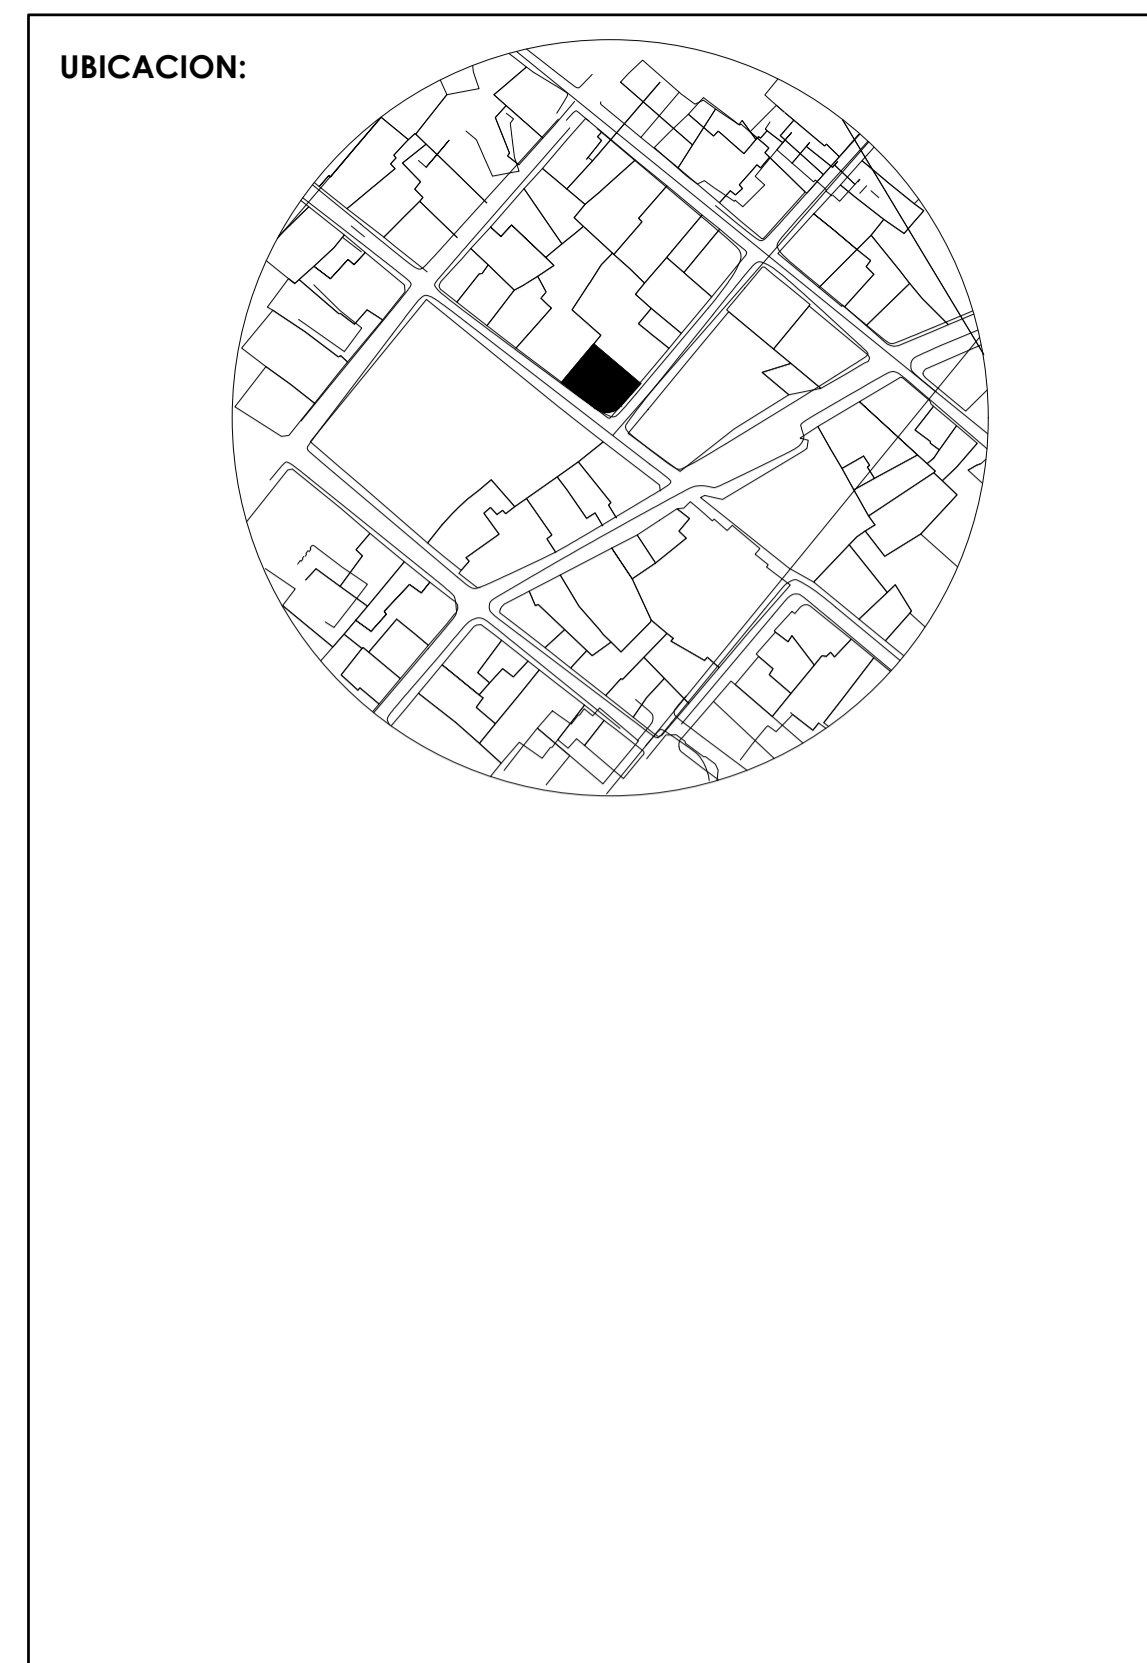

**ECO MUSEO BIBLIOTECA**


<b>CLAVE CATASTRAL:</b>	10001 31 005 000 000 000
<b>NÚMERO DE PREDIO:</b>	1782
<b>ZONIFICACIÓN:</b>	H2 (D203H-70)
<b>PROPIETARIO:</b>	MUNICIPIO DEL DISTRITO METROPOLITANO DE QUITO RUC: 1760003410001

<b>DISEÑO:</b>	Ing. Carlos Domínguez Reg. SENESCYT 1039-13-1208334 CI: 1712771821
----------------	--


**OBSERVACIONES:**

<b>CONTENIDO:</b>	PLANTA BAJA - TOMACORRIENTES	<b>LÁMINA:</b>	IE04
<b>ESCALA:</b>	1:75	<b>FECHA:</b>	SEPTIEMBRE 2021

**SELLOS:**

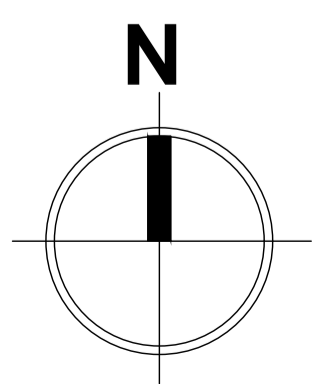




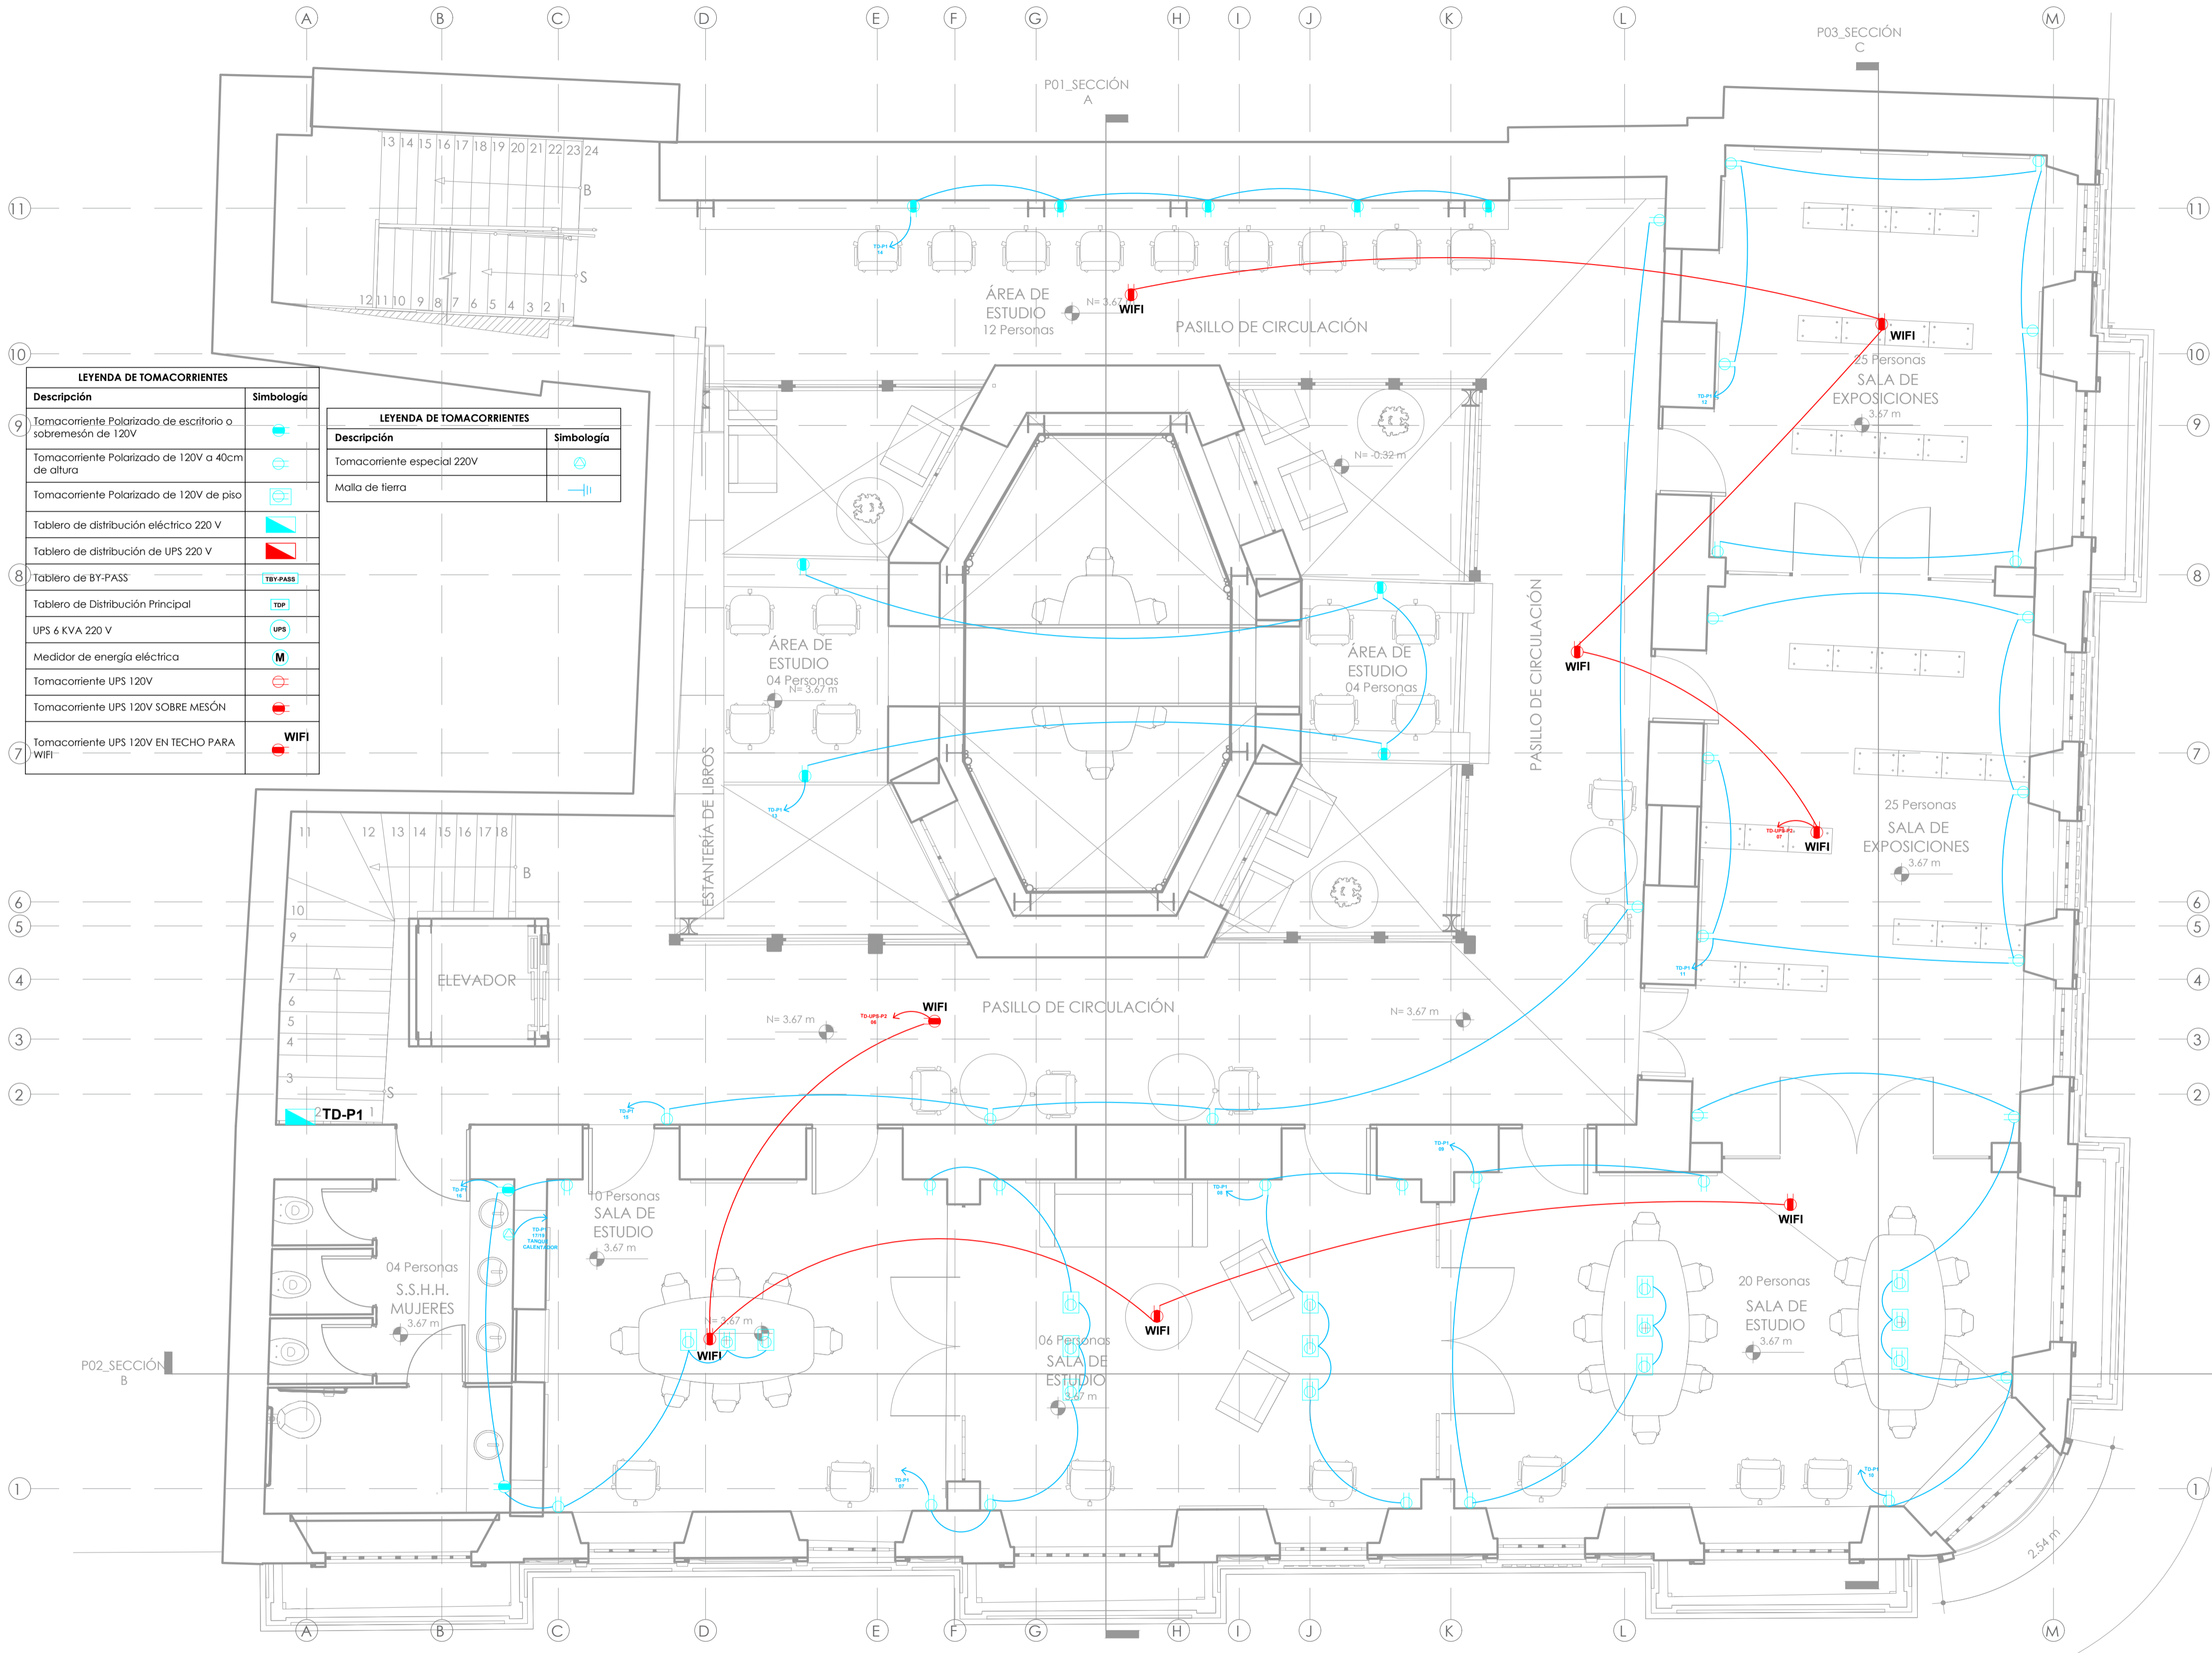

LEYENDA DE TOMACORRIENTES	
Descripción	Simbología
Tomacorriente Polarizada de escritorio o sobremesa de 120V	
Tomacorriente Polarizado de 120V a 40cm de altura	
Tomacorriente Polarizado de 120V de piso	
Tablero de distribución eléctrico 220 V	
Tablero de distribución de UPS 220 V	
Tablero de BY-PASS	
Tablero de Distribución Principal	
UPS 4 KVA 220 V	
Medidor de energía eléctrica	
Tomacorriente UPS 120V	
Tomacorriente UPS 120V SOBRE MESÓN	
Tomacorriente UPS 120V EN TECHO PARA WIFI	

LEYENDA DE TOMACORRIENTES	
Descripción	Simbología
Tomacorriente especial 220V	
Malla de tierra	

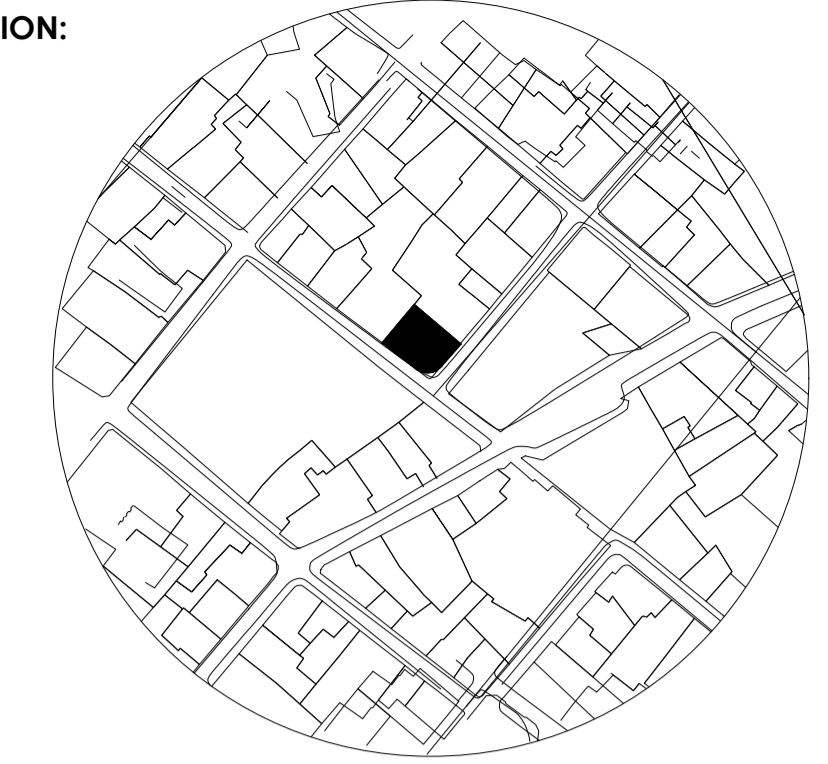

UBICACION:

### ECO MUSEO BIBLIOTECA

CLAVE CATASTRAL:	10001 31 005 000 000 000
NÚMERO DE PREDIO:	1782
ZONIFICACIÓN:	H2 (D203H-70)
PROPIETARIO:	MUNICIPIO DEL DISTRITO METROPOLITANO DE QUITO RUC: 1760003410001

DISEÑO:	Ing. Carlos Domínguez Reg. SENESCYT 1039-13-1208334 Ci. 1712771821
---------	--


OBSERVACIONES:

CONTENIDO:	PRIMERA PLANTA ALTA - TOMACORRIENTES	LÁMINA:	IE05
ESCALA:	1:75	FECHA:	SEPTIEMBRE 2021
			DE 08


SELLOS:

CALLE VARGAS

CALLE MANABÍ

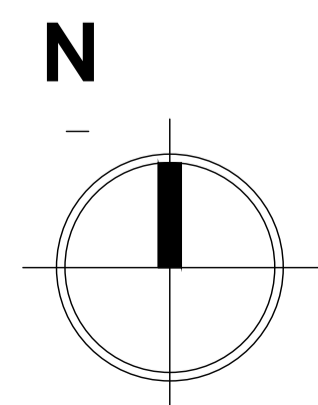




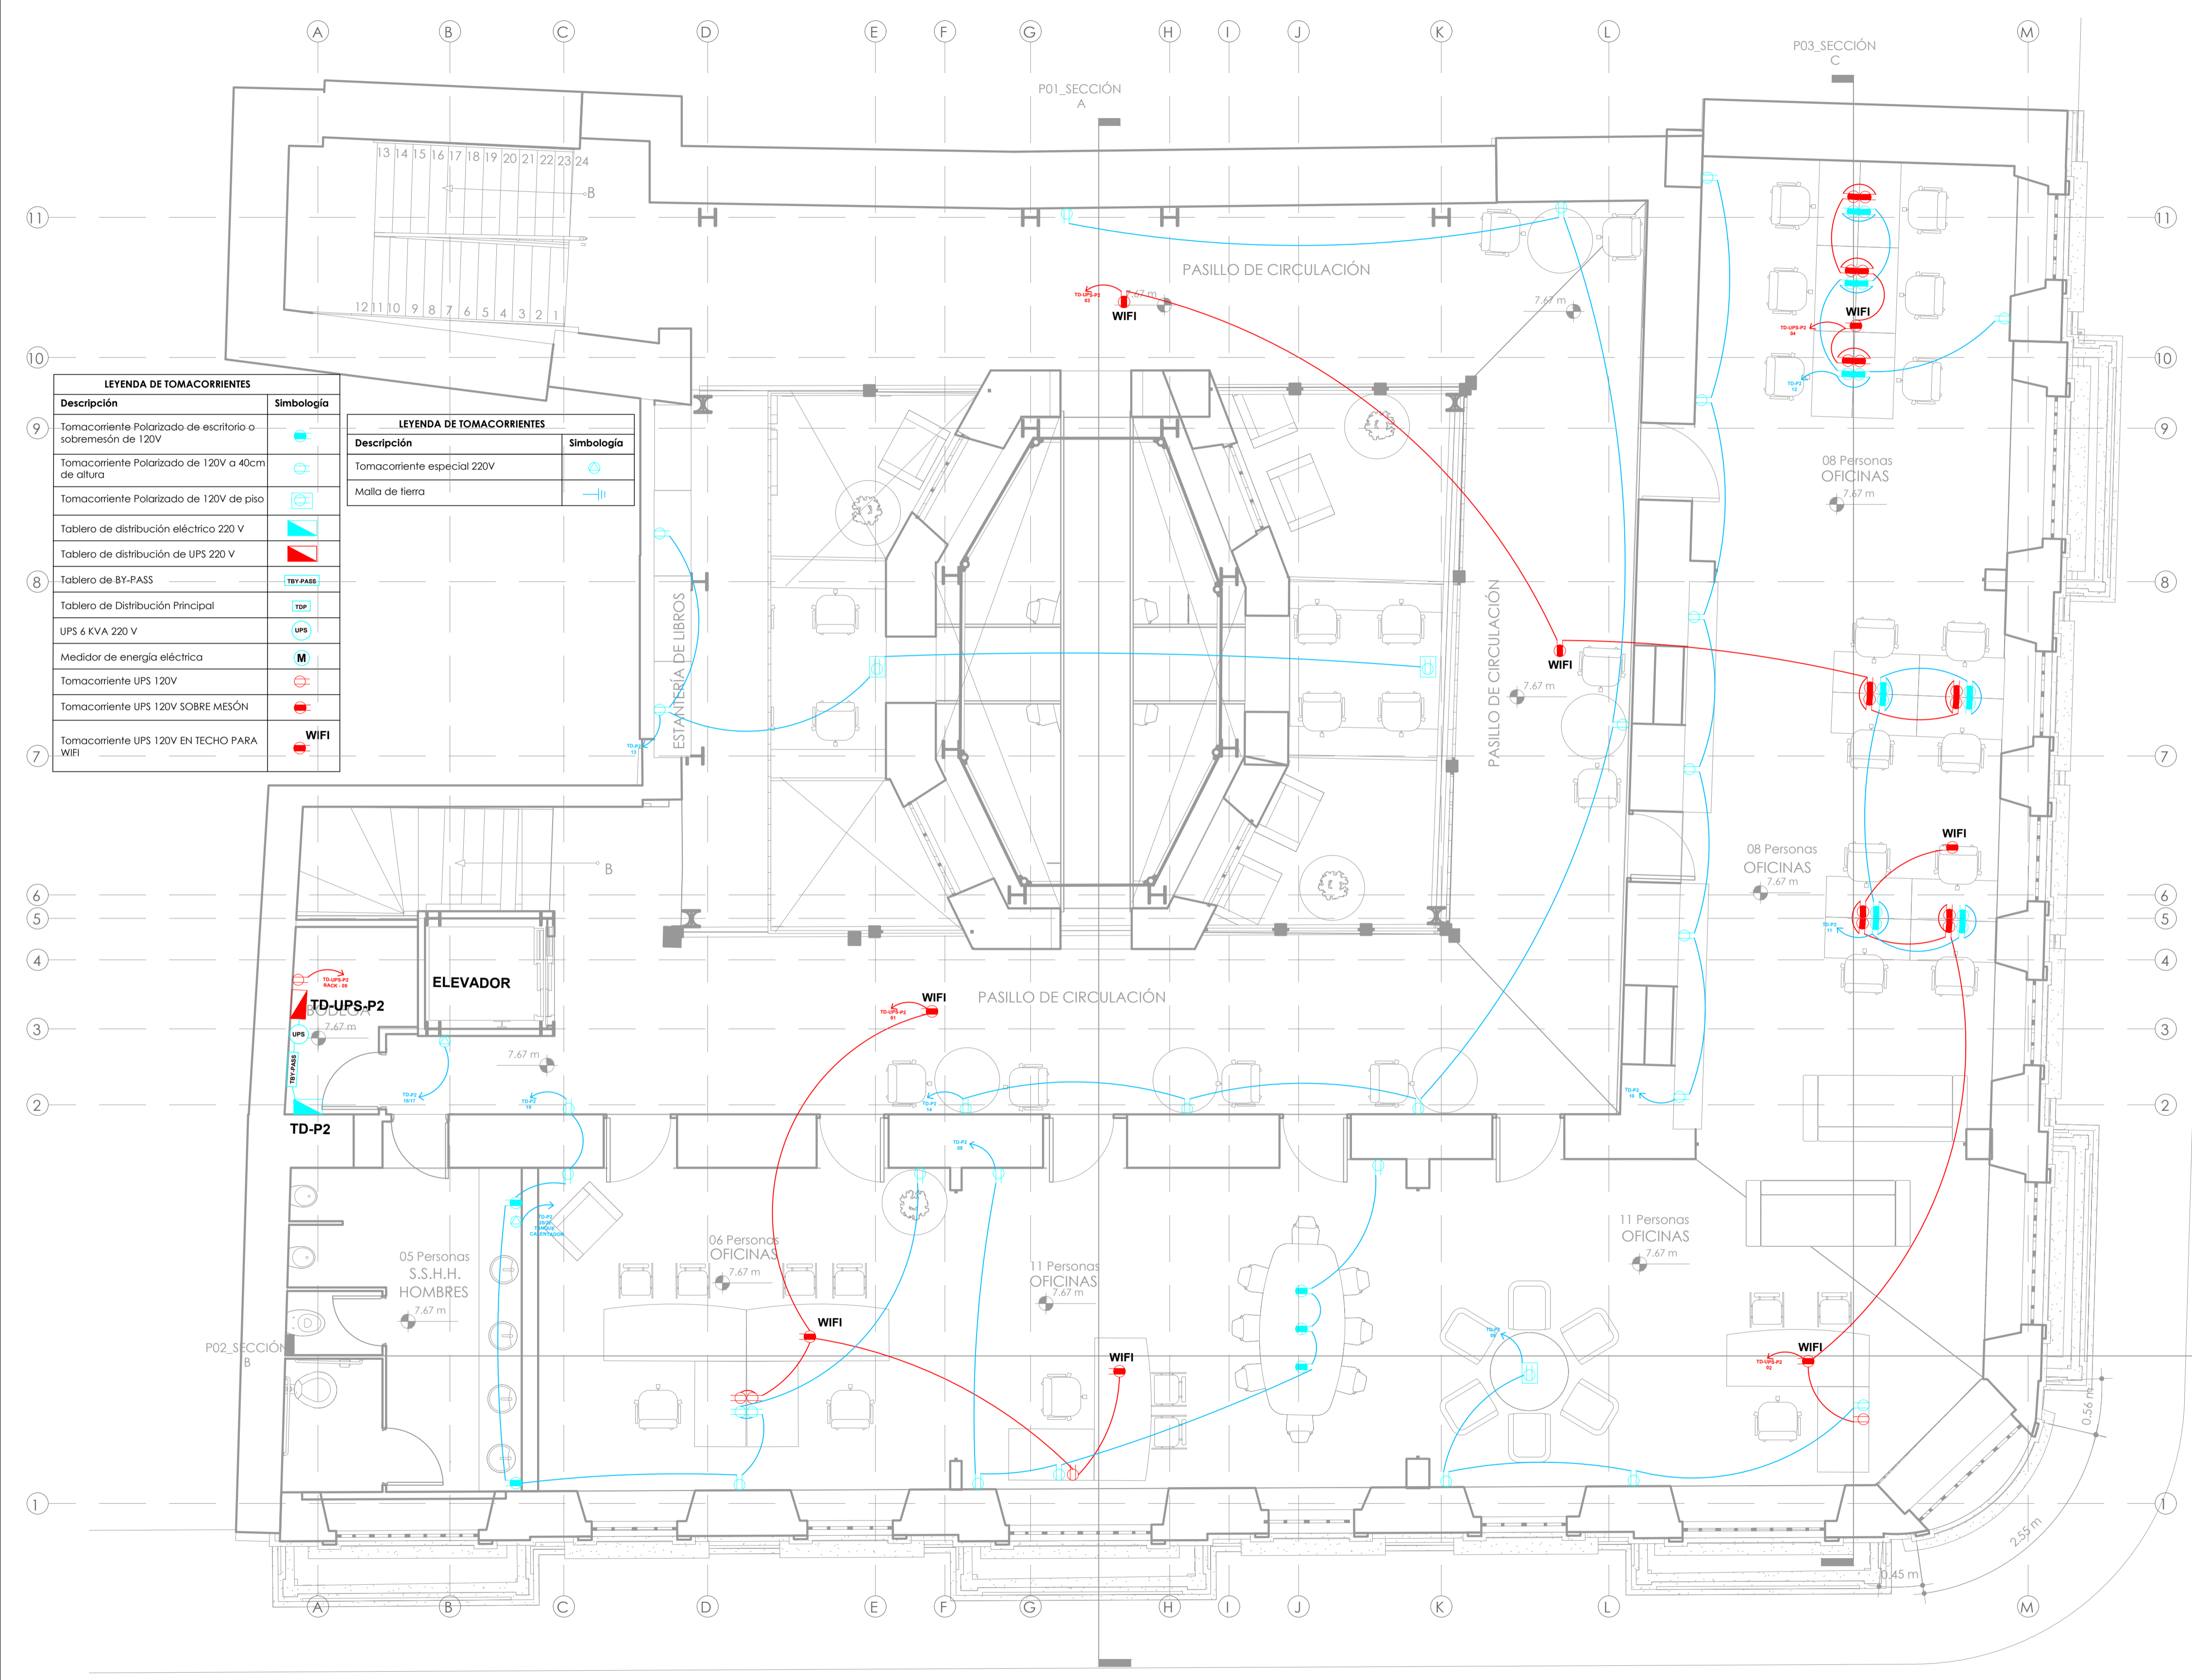

LEYENDA DE TOMACORRIENTES	
Descripción	Simbología
Tomacorriente Polarizado de escritorio o sobremesa de 120V	
Tomacorriente Polarizado de 120V a 40cm de altura	
Tomacorriente Polarizado de 120V de piso	
Tablero de distribución eléctrico 220 V	
Tablero de distribución de UPS 220 V	
Tablero de BY-PASS	
Tablero de Distribución Principal	
UPS 6 KVA 220 V	
Medidor de energía eléctrica	
Tomacorriente UPS 120V	
Tomacorriente UPS 120V SOBRE MESÓN	
Tomacorriente UPS 120V EN TECHO PARA WIFI	

LEYENDA DE TOMACORRIENTES	
Descripción	Simbología
Tomacorriente especial 220V	
Malla de tierra	

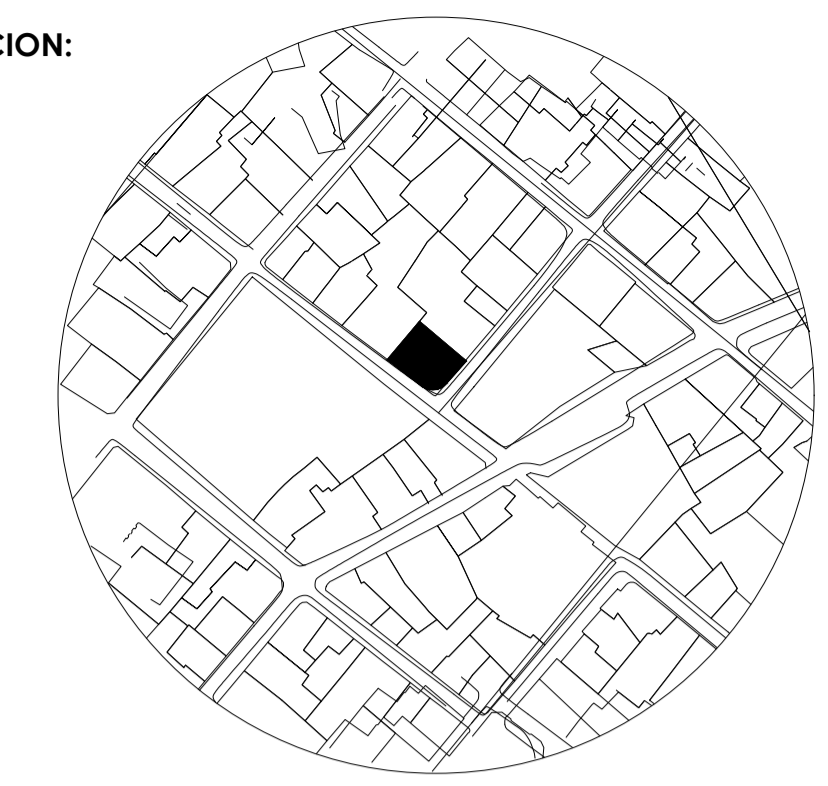

**UBICACION:**

**ECO MUSEO BIBLIOTECA**

**CLAVE CATASTRAL:** 10001 31 005 000 000 000

**NÚMERO DE PREDIO:** 1782

**ZONIFICACIÓN:** H2 (D203H-70)

**PROPIETARIO:**  
MUNICIPIO DEL DISTRITO METROPOLITANO DE QUITO  
RUC: 1760003410001

**DISEÑO:**  
Ing. Carlos Domínguez  
Reg. SENESCYT 1039-13-1208334  
CI: 1712771821

**OBSERVACIONES:**

**CONTENIDO:** SEGUNDA PLANTA ALTA - TOMACORRIENTES


**LÁMINA:** IE06



**ESCALA:** 1:75      **FECHA:** SEPTIEMBRE 2021      **DE** 08

**SELLOS:**

CALLE VARGAS

CALLE MANABÍ

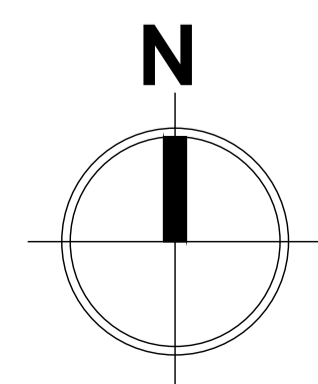

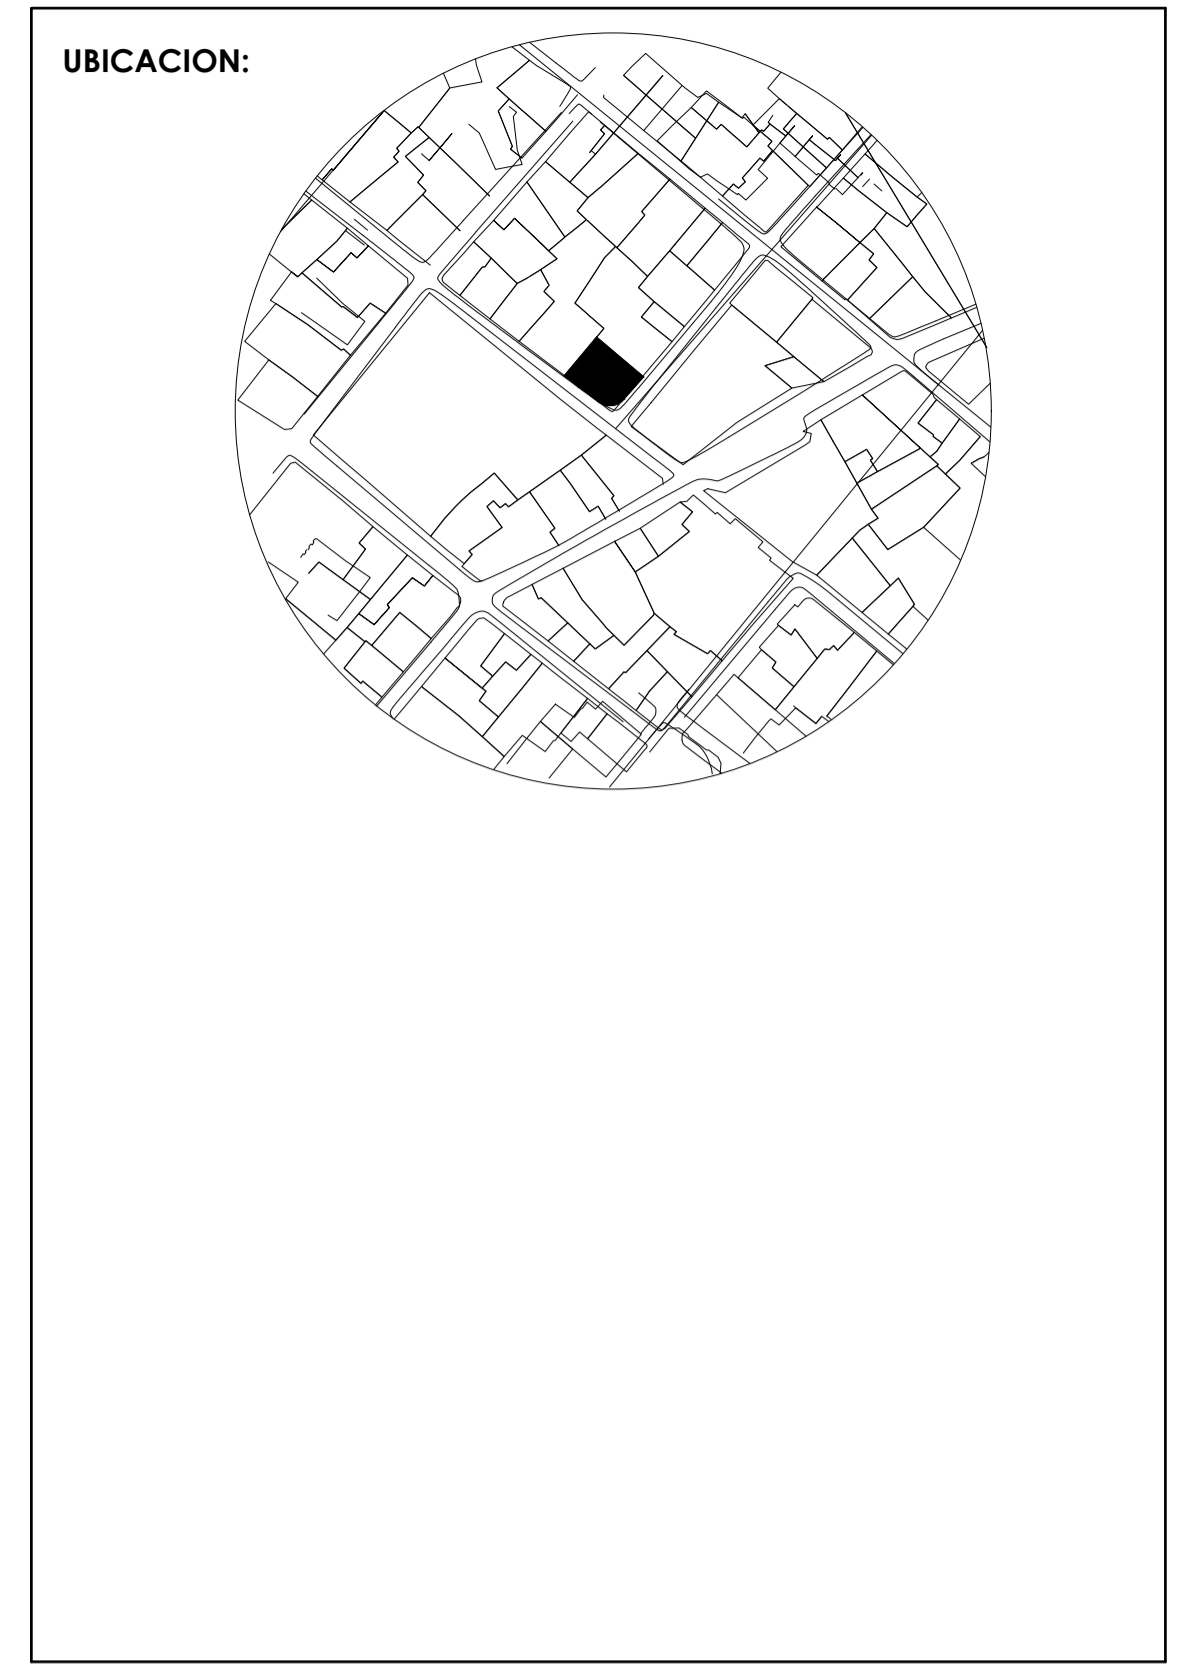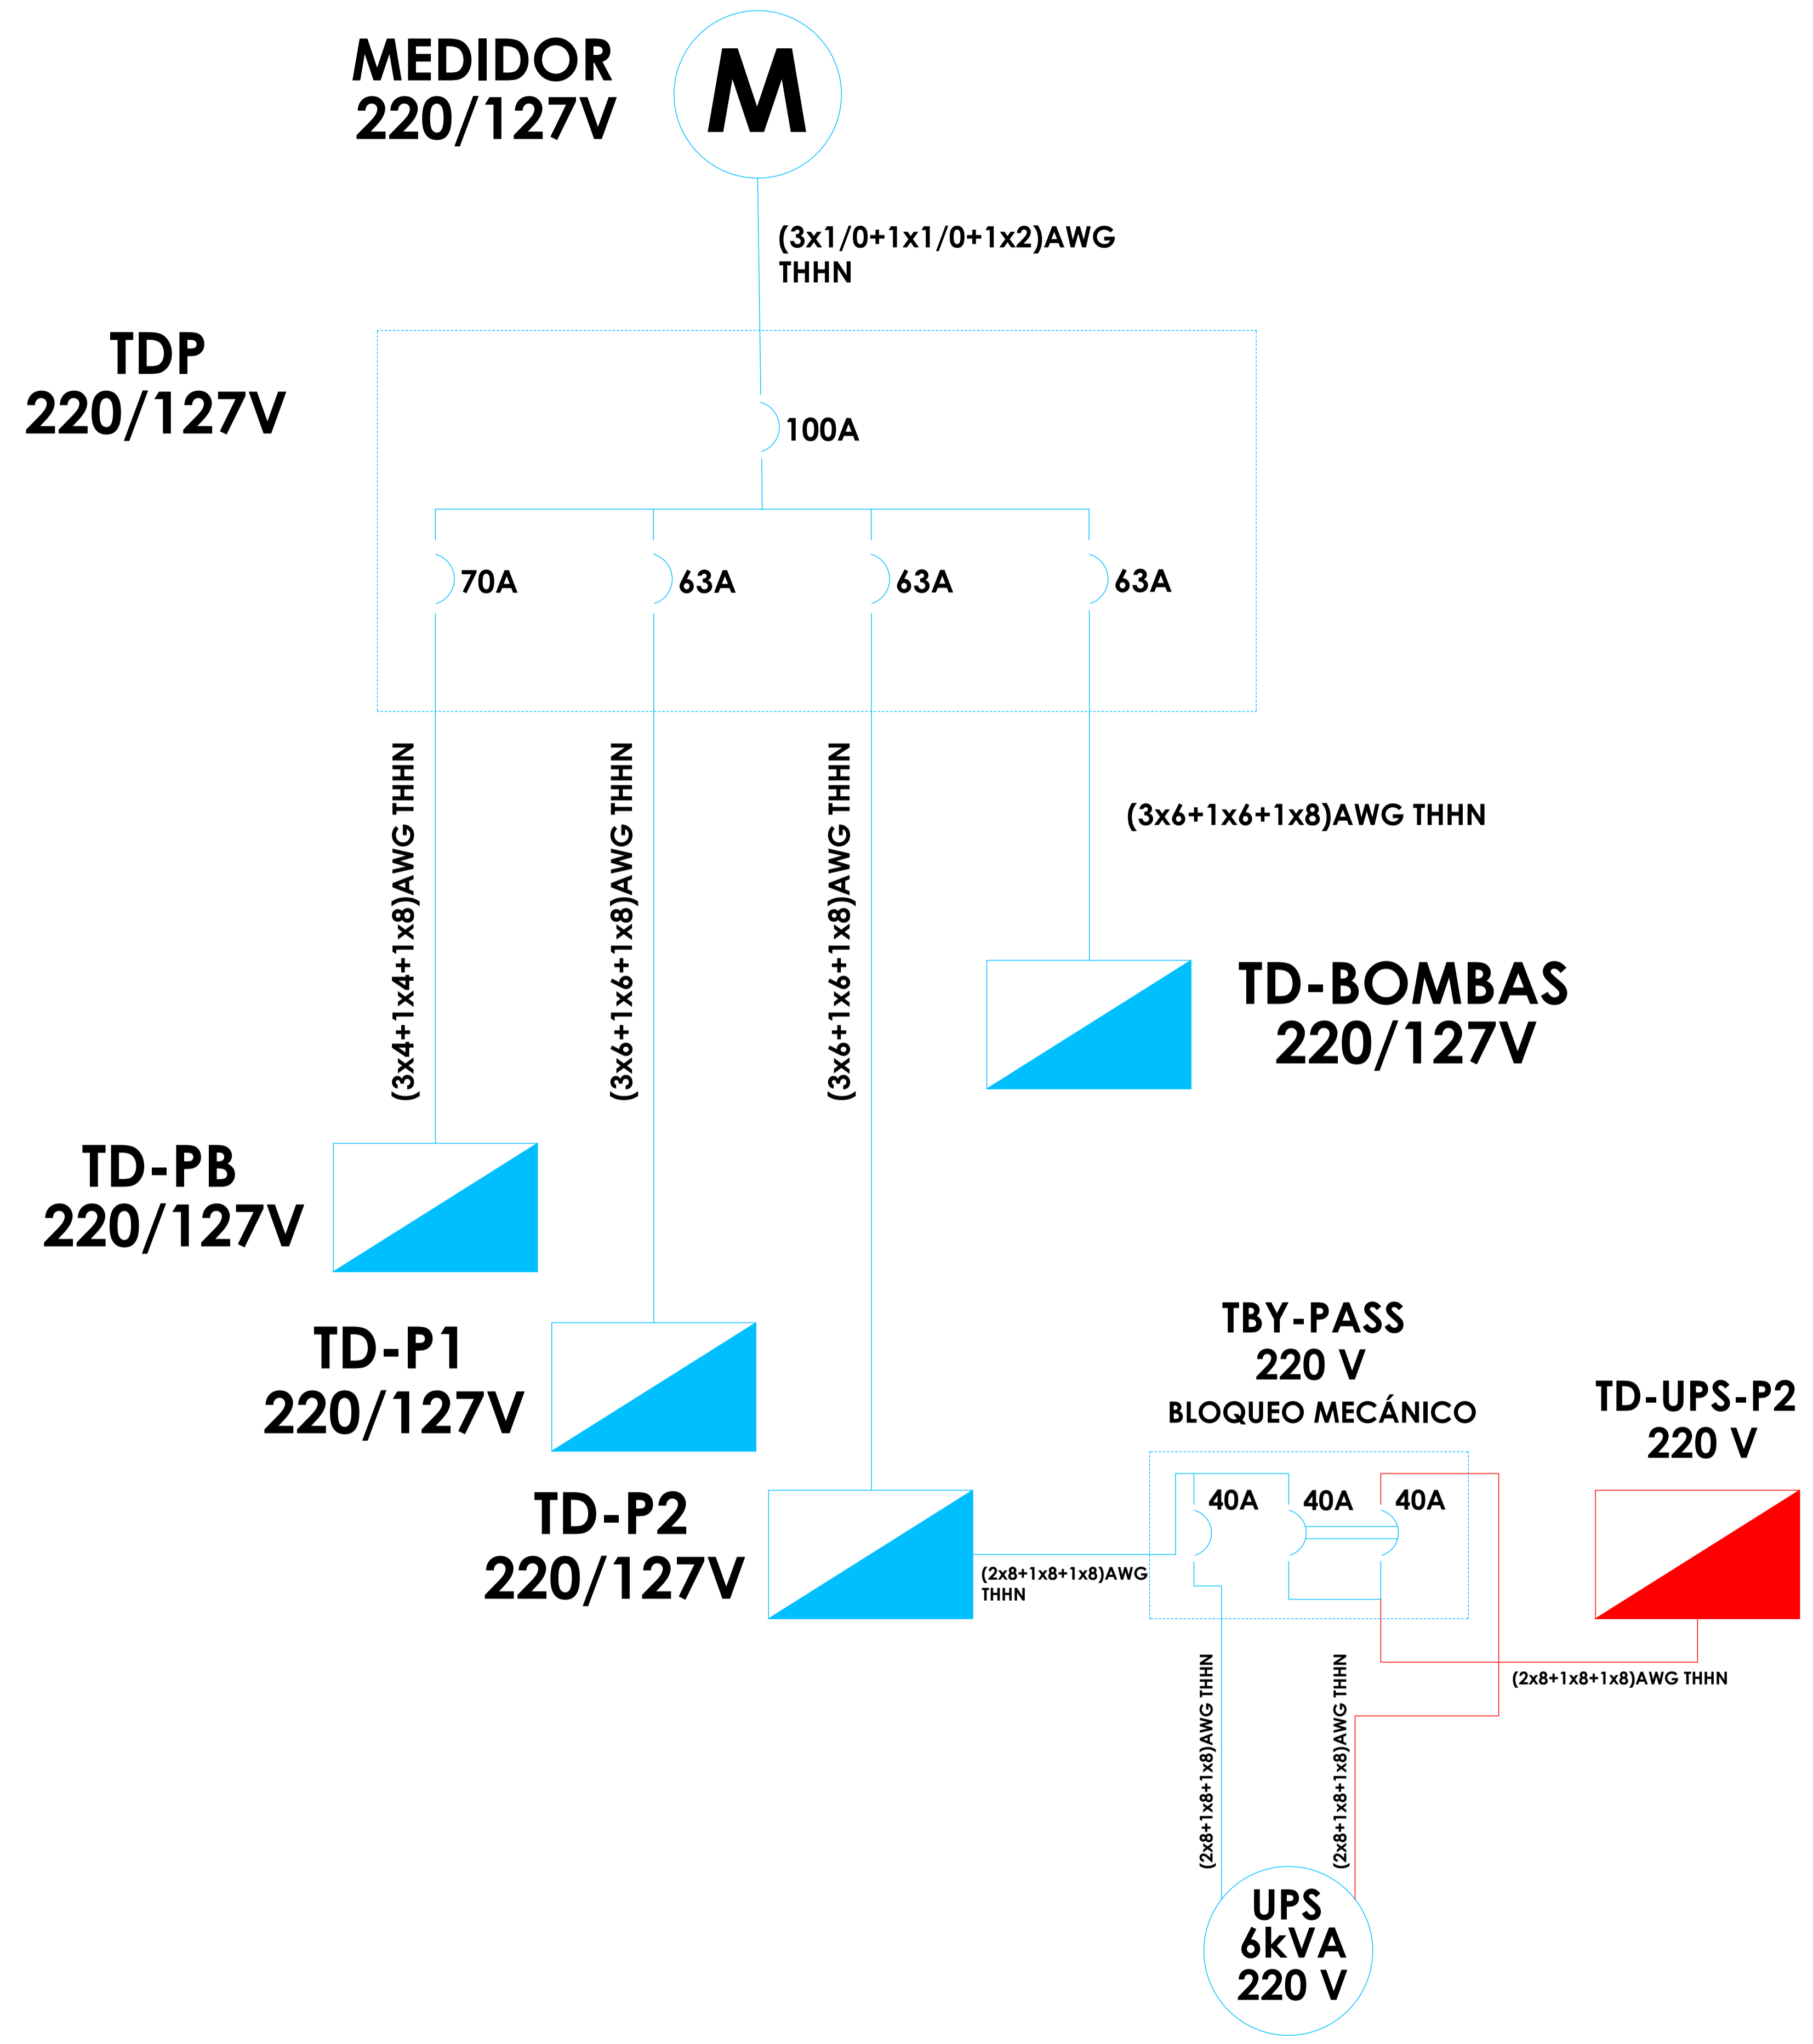

**ECO MUSEO BIBLIOTECA**

CLAVE CATASTRAL:	10001 31 005 000 000 000
NÚMERO DE PREDIO:	1782
ZONIFICACIÓN:	H2 (D203H-70)
PROPIETARIO:	MUNICIPIO DEL DISTRITO METROPOLITANO DE QUITO RUC: 1760003410001

DISEÑO:	Ing. Carlos Domínguez Reg. SENESCYT 1039-13-1208334 Ci: 1712771821
---------	--

OBSERVACIONES:


CONTENIDO:	DIAGRAMA UNIFILAR PRINCIPAL	LÁMINA:	IE07
ESCALA:	1:75	FECHA:	SEPTIEMBRE 2021
		DE 08	

SELLOS:




TD - PB  
30 PUNTOS 3 Ø

70A  
(3x4 + 1x4 + 1x8) AWG THHN

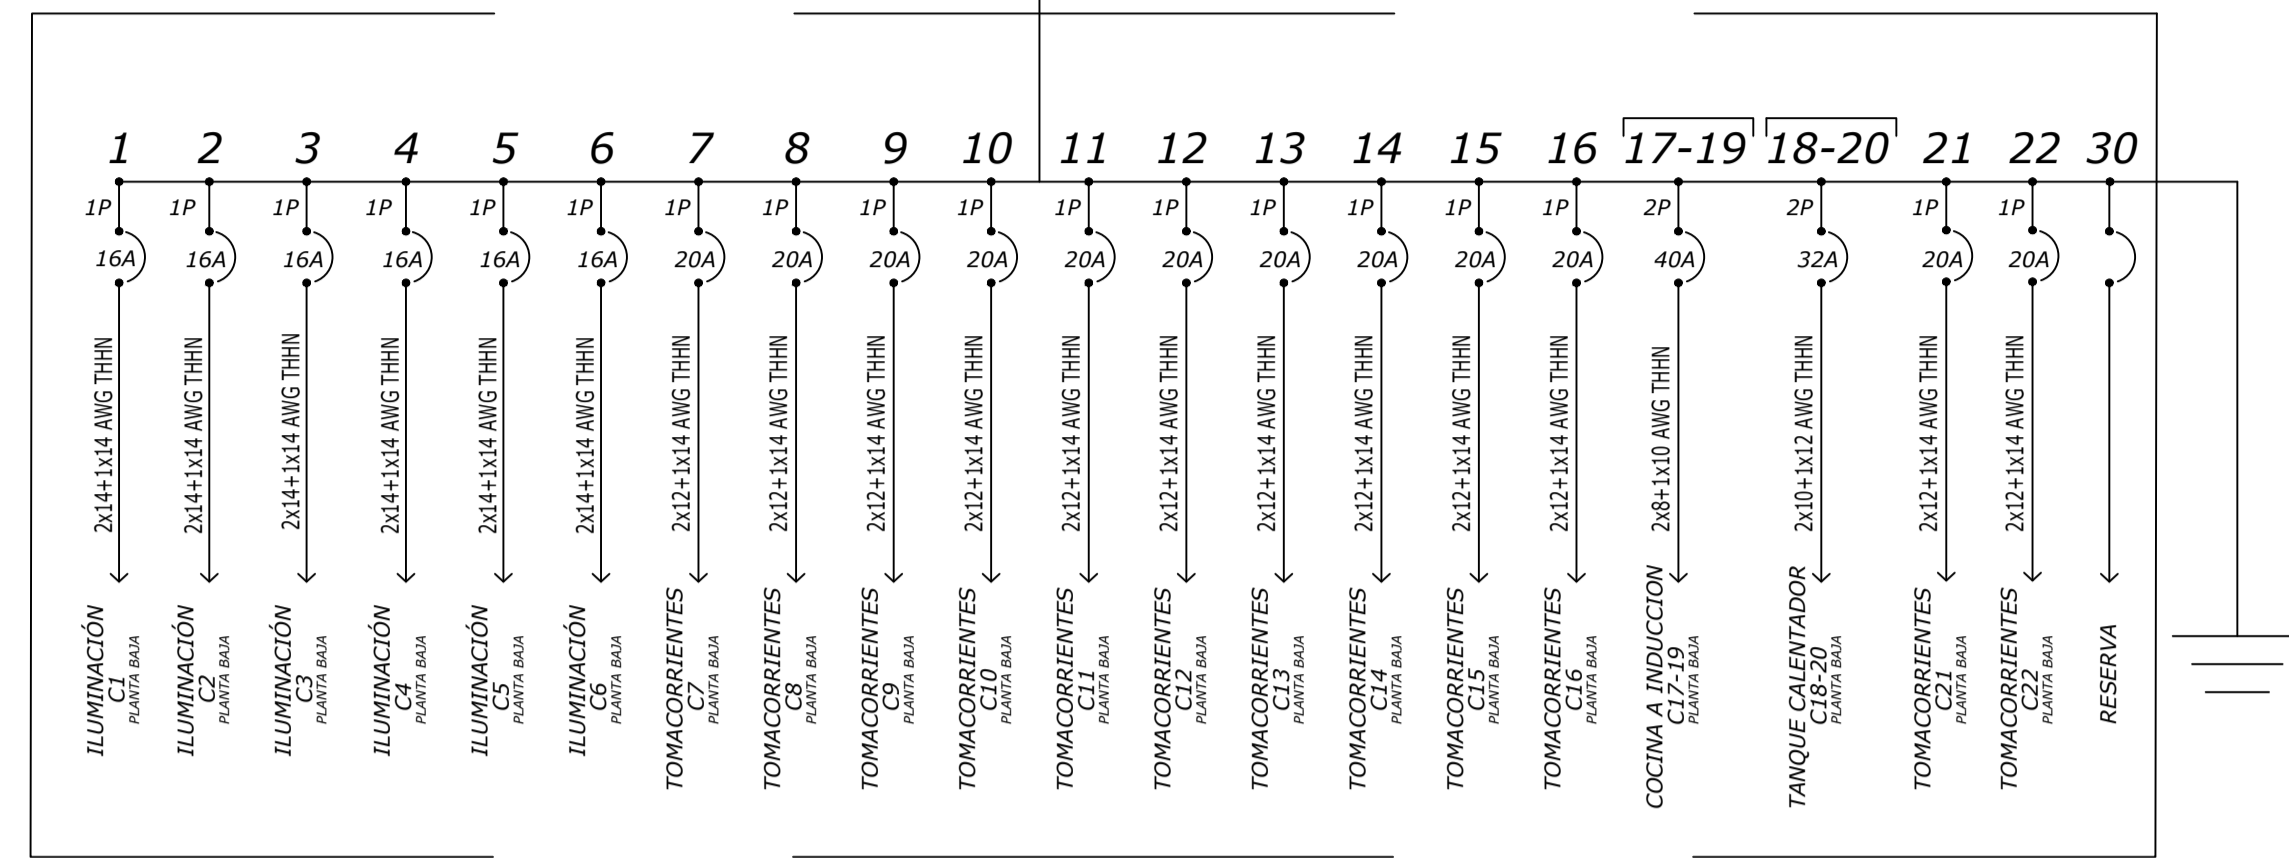


TD - BOMBAS  
12 PUNTOS 3 Ø

63A  
(3x6 + 1x6 + 1x8) AWG THHN

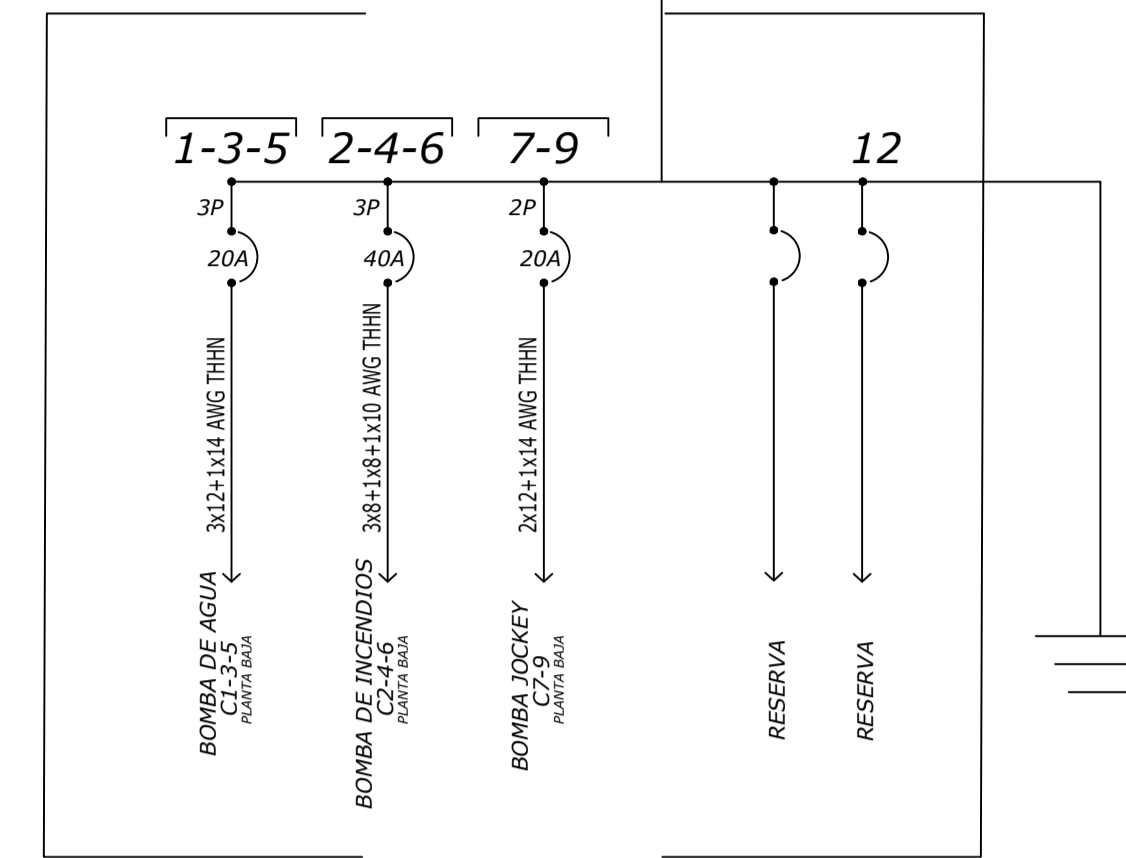


TD - P1  
30 PUNTOS 3 Ø

63A  
(3x6 + 1x6 + 1x8) AWG THHN

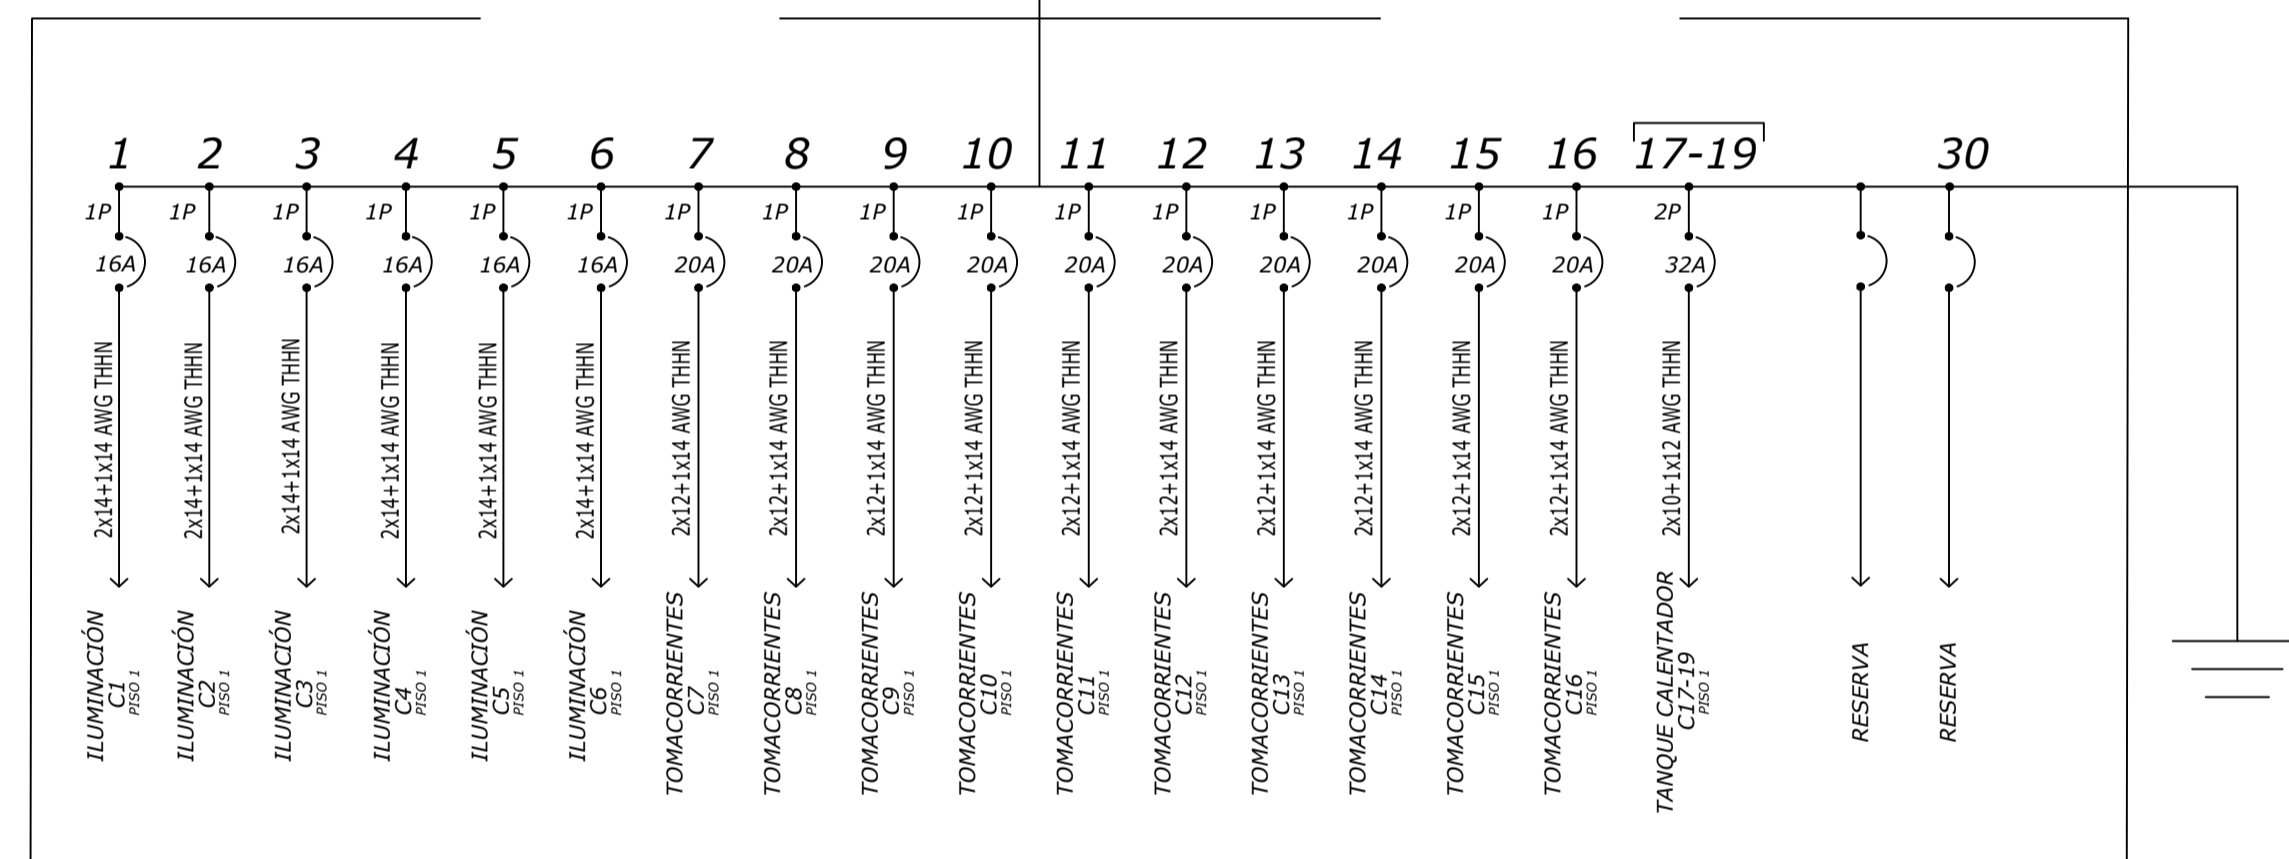


TD - UPS - P2  
20 PUNTOS 2 Ø

40A  
(2x8 + 1x8 + 1x8) AWG THHN

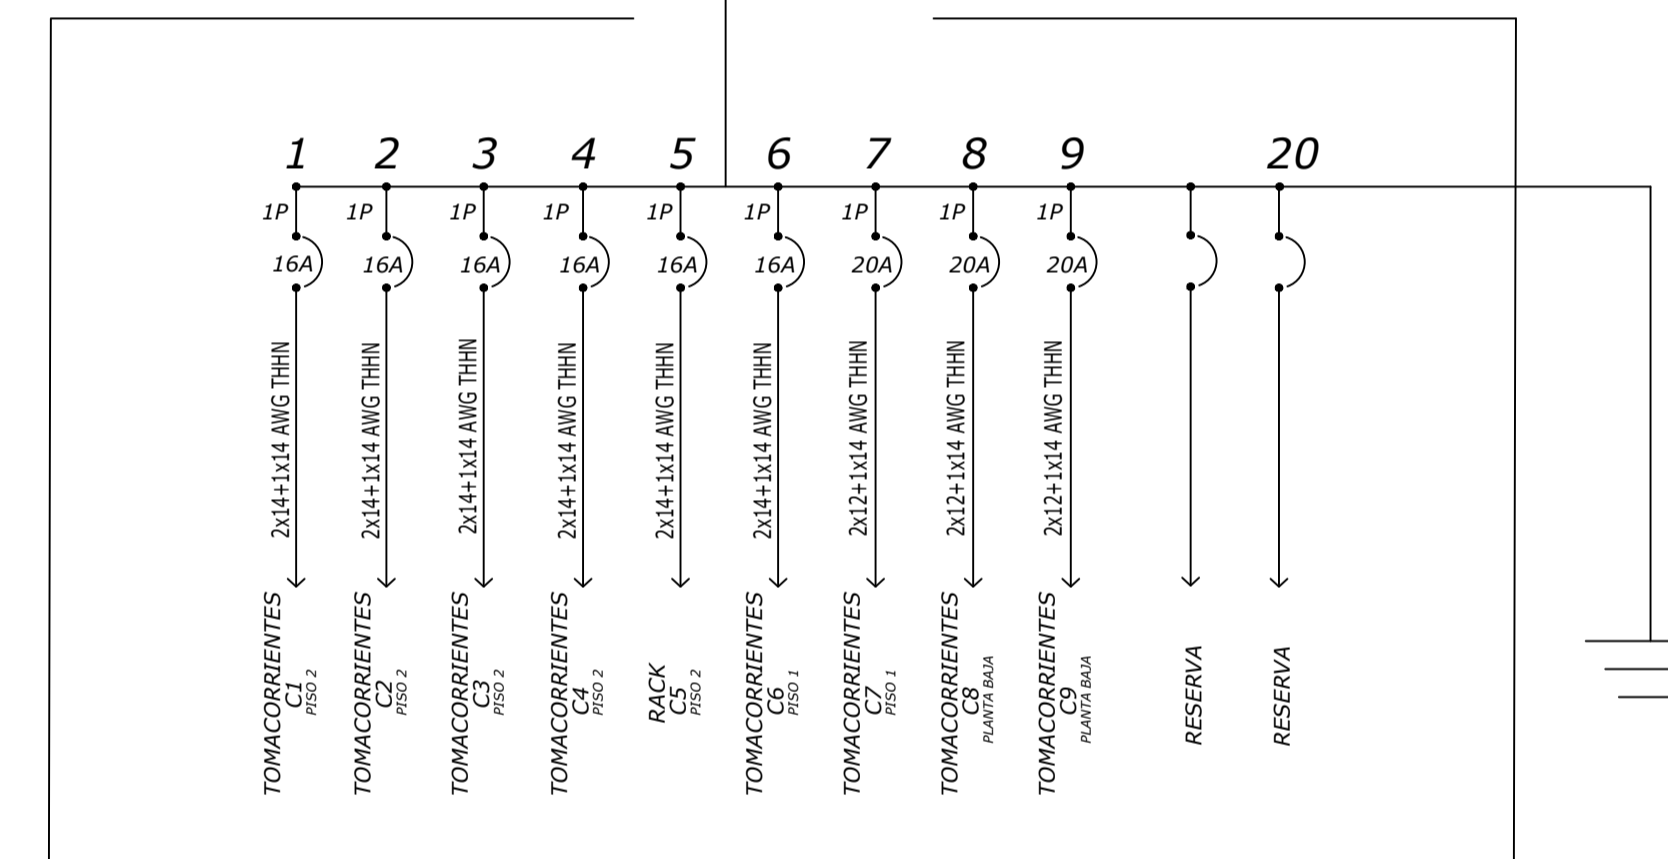


TD - P2  
30 PUNTOS 3 Ø

63A  
(3x6 + 1x6 + 1x8) AWG THHN

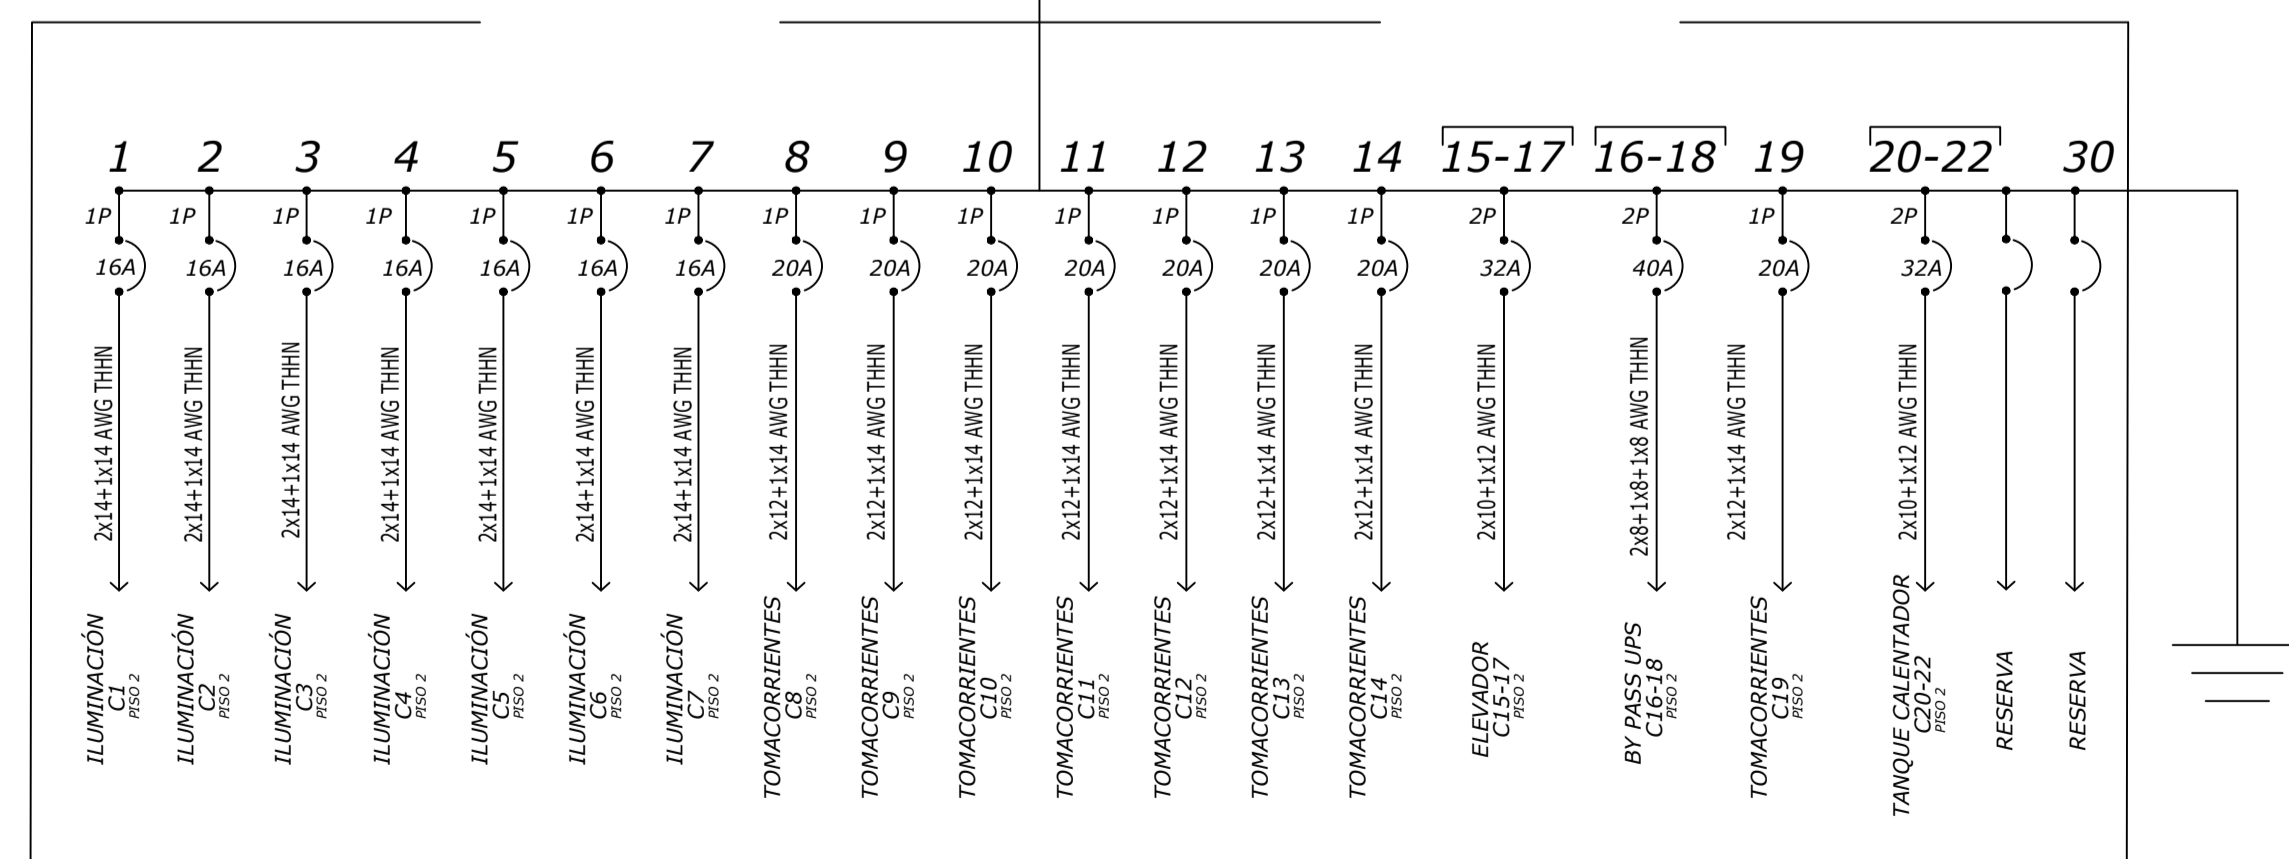

DETALLE DE MALLA DE TIERRA

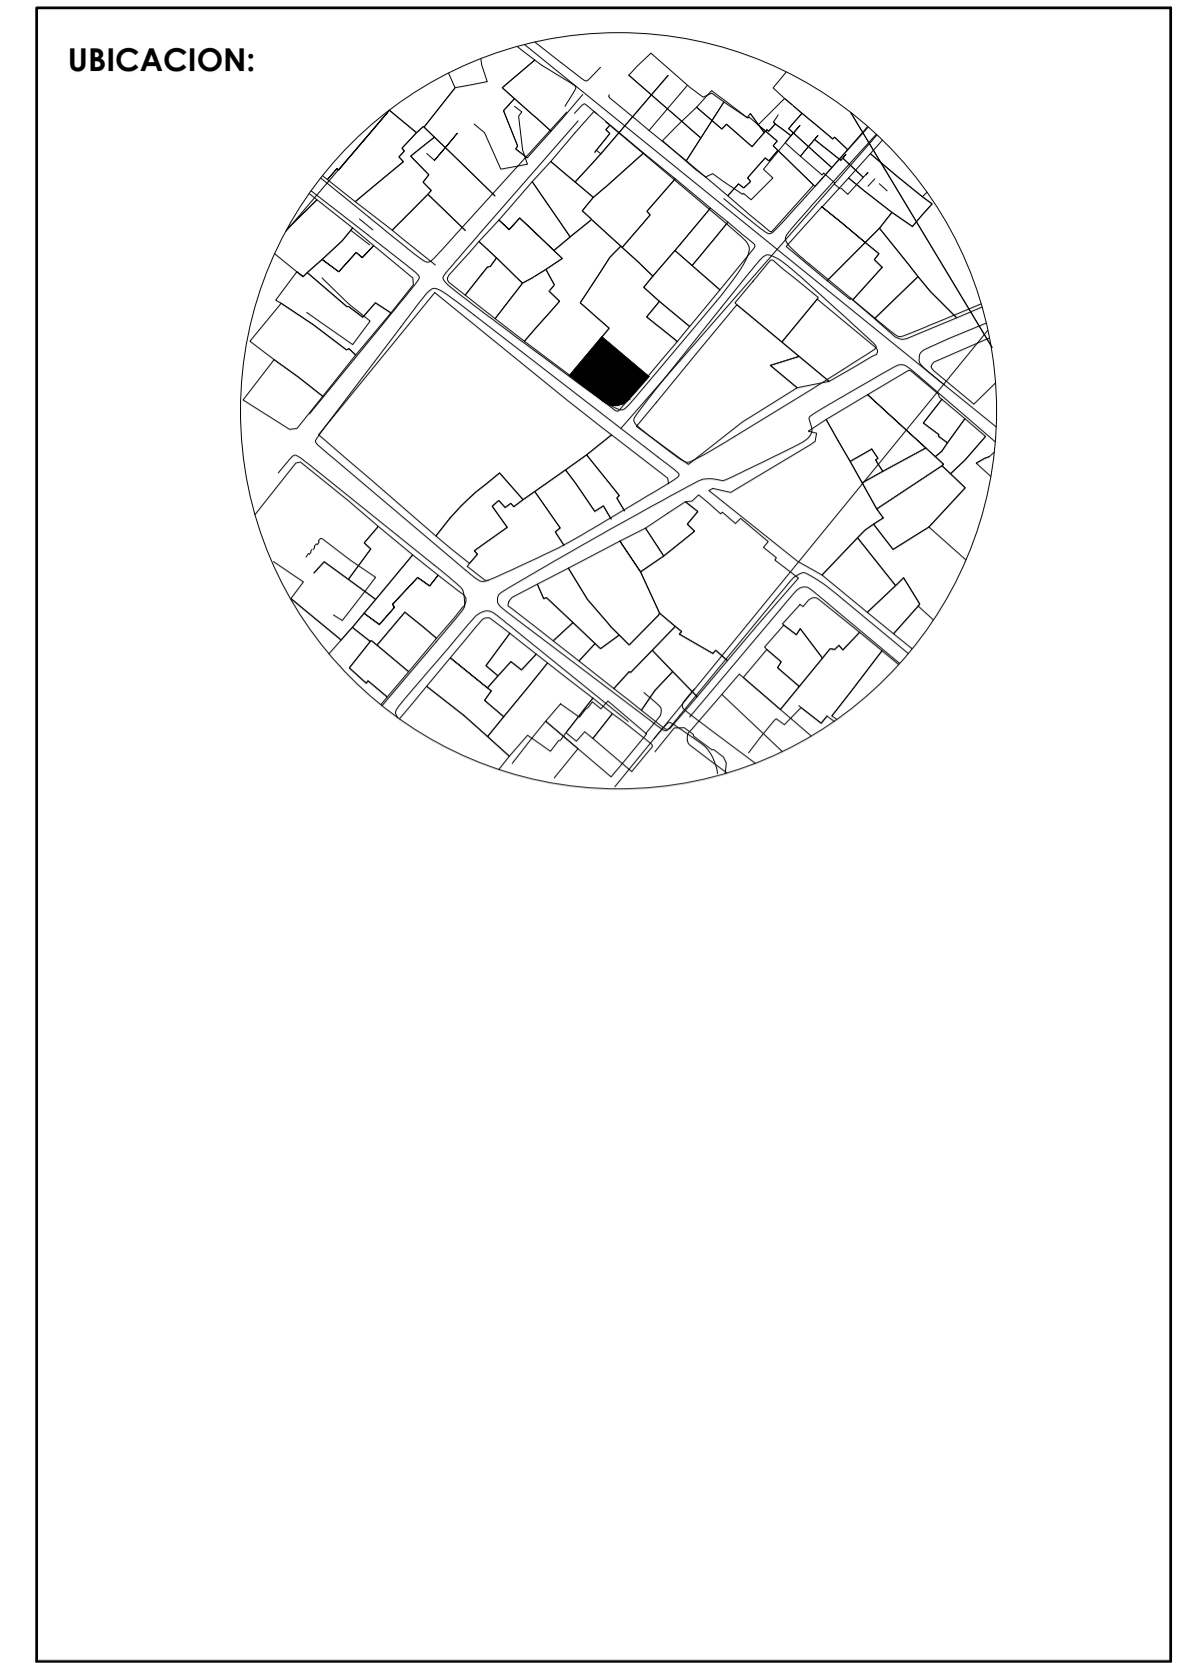

ECO MUSEO BIBLIOTECA

CLAVE CATASTRAL:	10001 31 005 000 000 000
NÚMERO DE PREDIO:	1782
ZONIFICACIÓN:	H2 (D203H-70)
PROPIETARIO:	MUNICIPIO DEL DISTRITO METROPOLITANO DE QUITO
	RUC: 1760003410001



INGENIERO: Ing. Carlos Domínguez  
REGISTRO: Reg. SENESCYT 1039-13-1208334  
CI: 1712771821

OBSERVACIONES:

CONTENIDO:	DIAGRAMAS UNIFILARES SECUNDARIOS	LÁMINA:	IE08
ESCALA:	1:75	FECHA:	SEPTIEMBRE 2021
			DE 08

SELLOS:



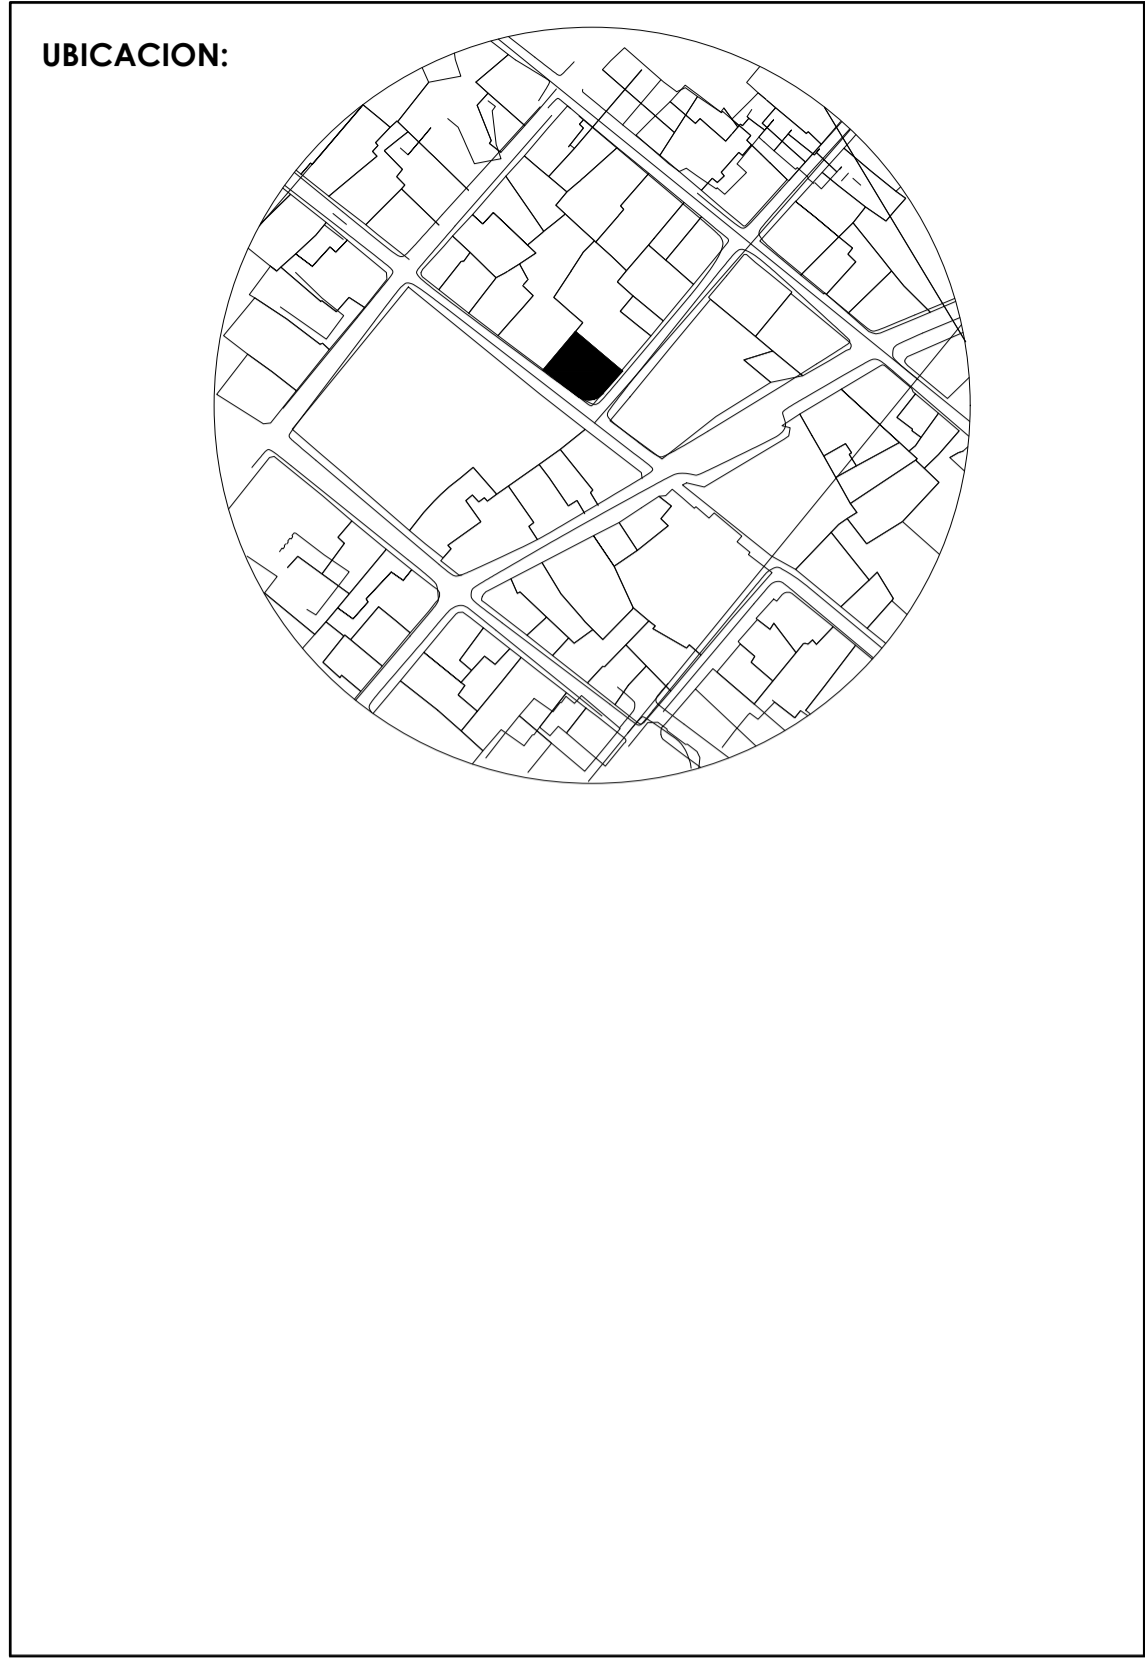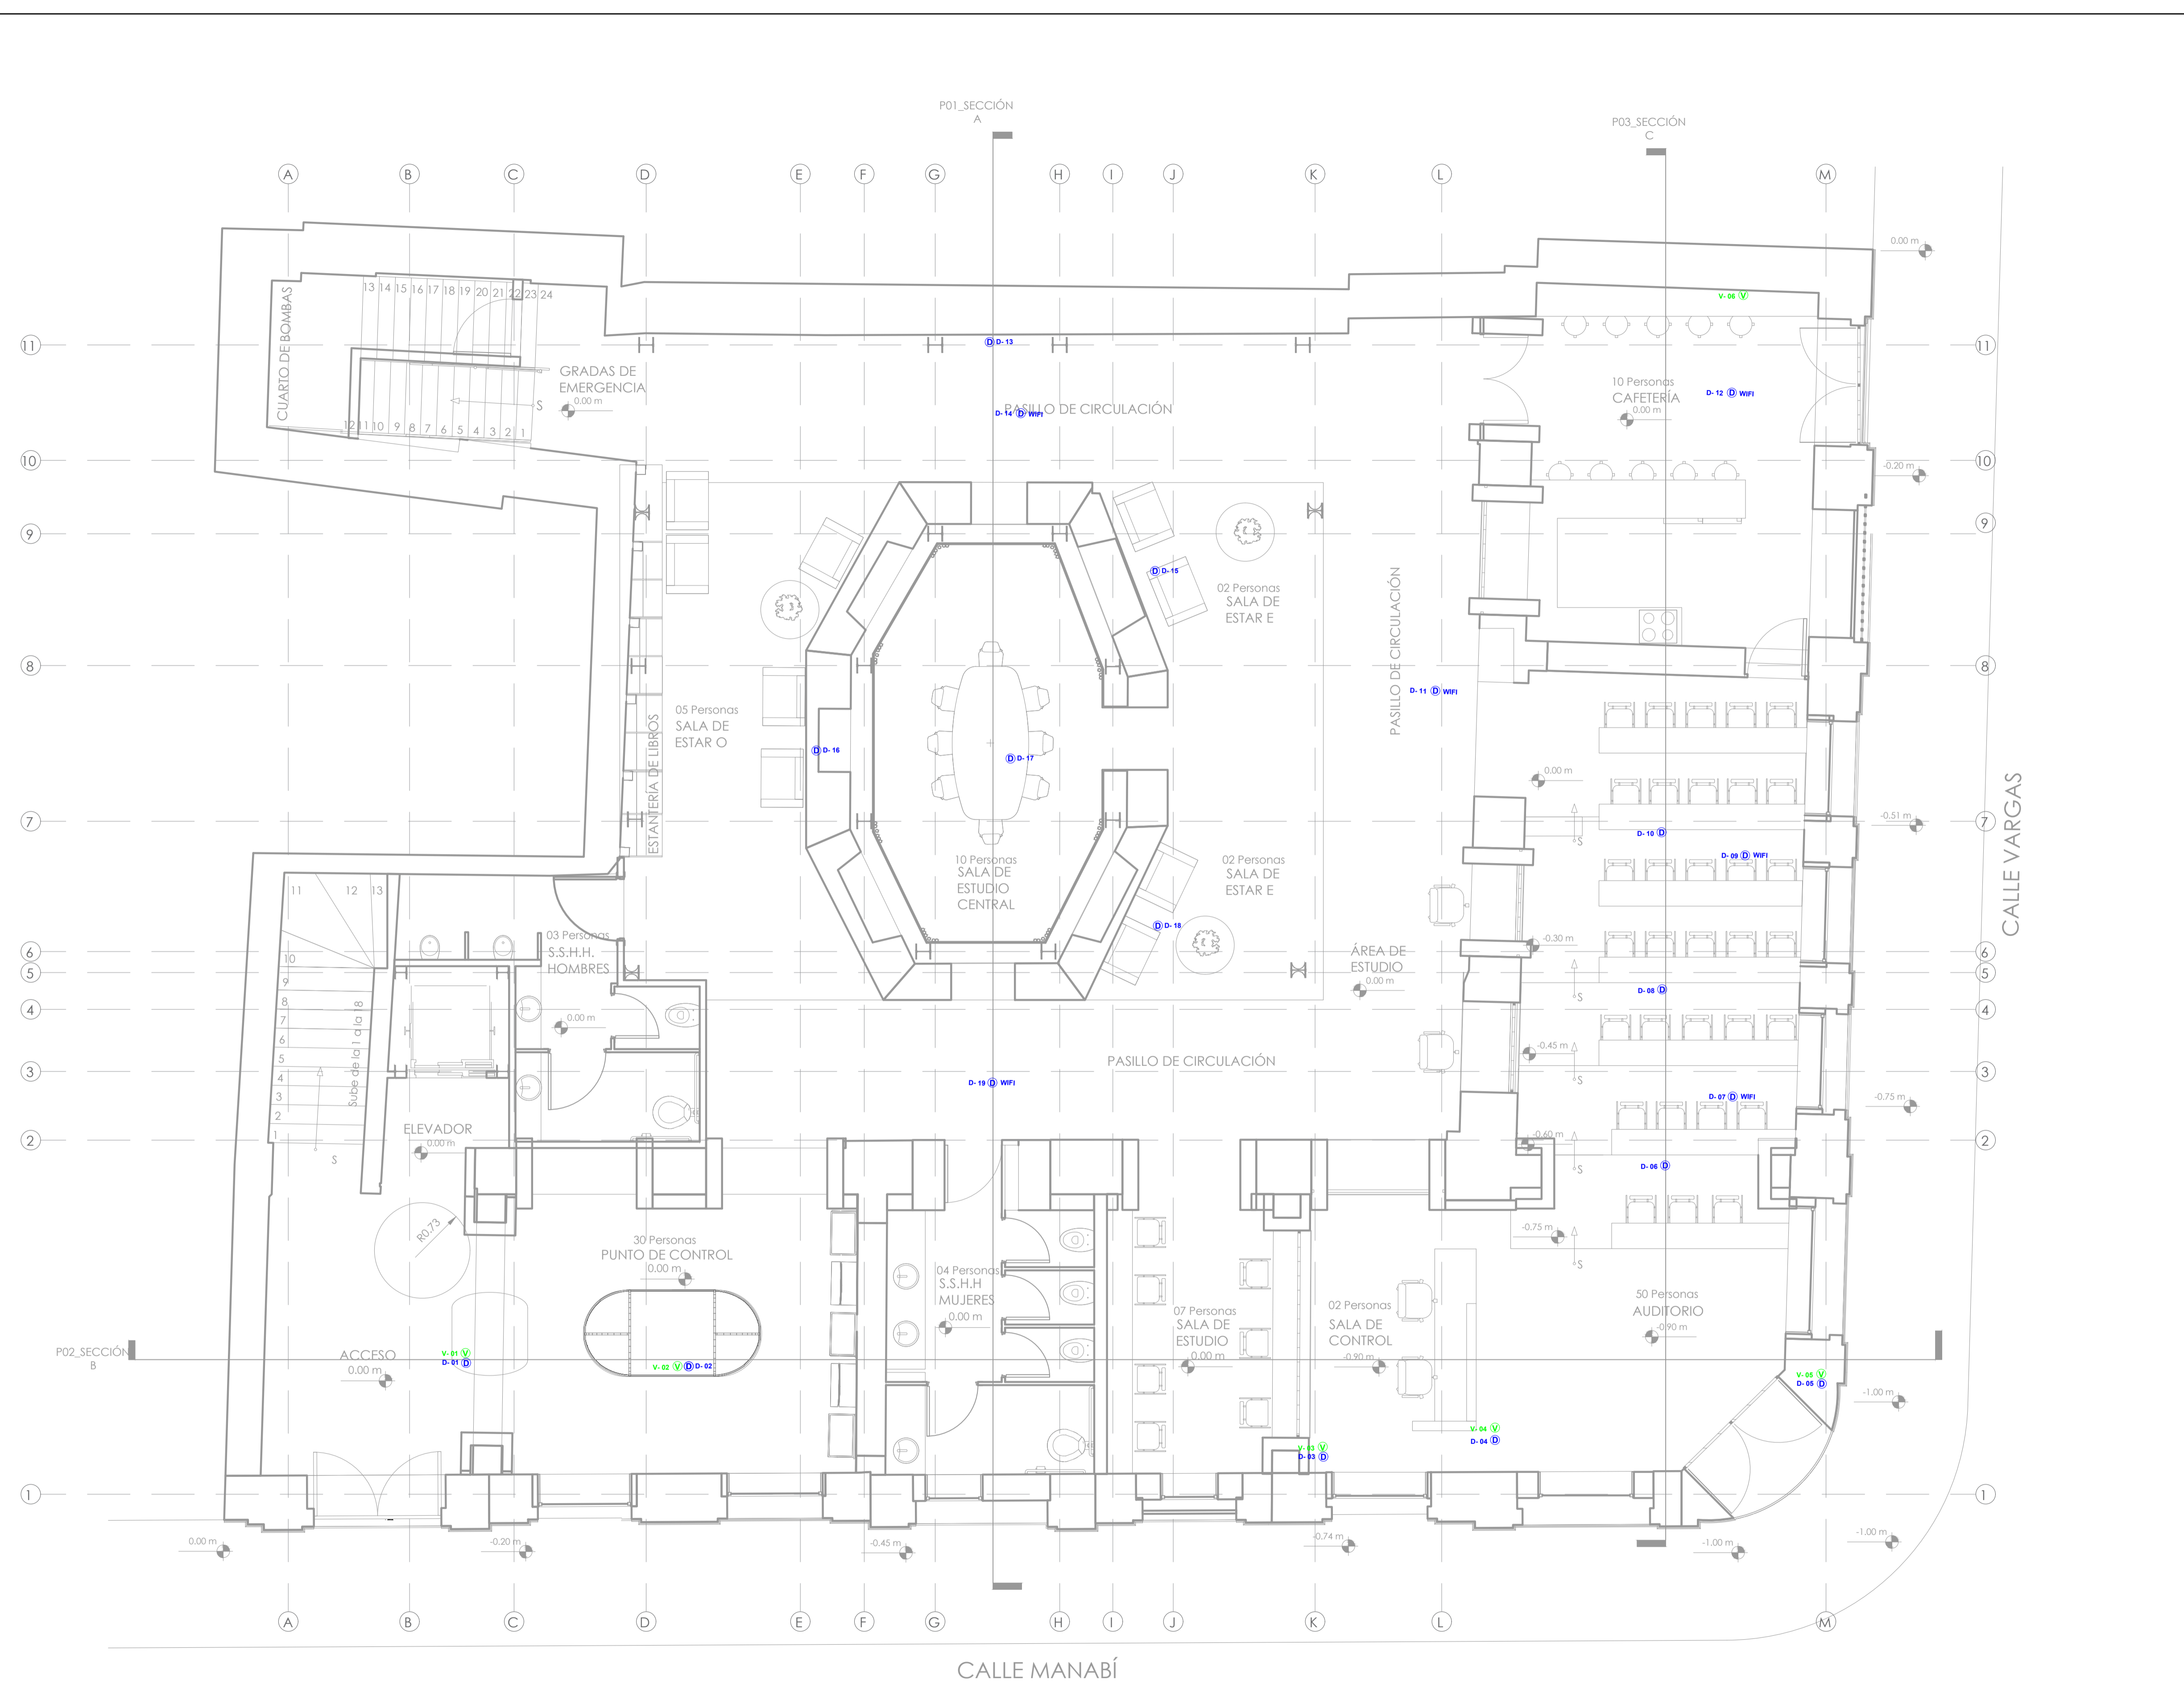

**ECO MUSEO BIBLIOTECA**

<b>CLAVE CATASTRAL:</b>	10001 31 005 000 000 000
<b>NÚMERO DE PREDIO:</b>	1782
<b>ZONIFICACIÓN:</b>	H2 (D203H-70)

**PROPIETARIO:**  
 MUNICIPIO DEL DISTRITO METROPOLITANO DE QUITO  
 RUC: 1760003410001


**DISEÑO:**  
 Ing. Carlos Domínguez  
 Reg. SENESCYT 1039-13-1208334  
 Ct: 1712771821

**OBSERVACIONES:**



<b>CONTENIDO:</b> PLANTA BAJA - COMUNICACIONES	<b>LÁMINA:</b> IC01
<b>ESCALA:</b> 1:75	<b>FECHA:</b> SEPTIEMBRE 2021
<b>DE 06</b>	

**SELLOS:**

LEYENDA DE COMUNICACIONES	
Descripción	Simbología
Salida de voz cable UTP Cat 5e	Ⓥ
Salida de datos cable UTP Cat 6A	Ⓧ
RACK de comunicaciones	RACK

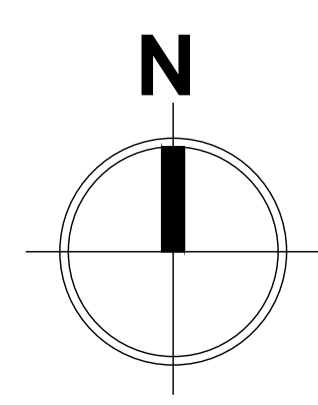




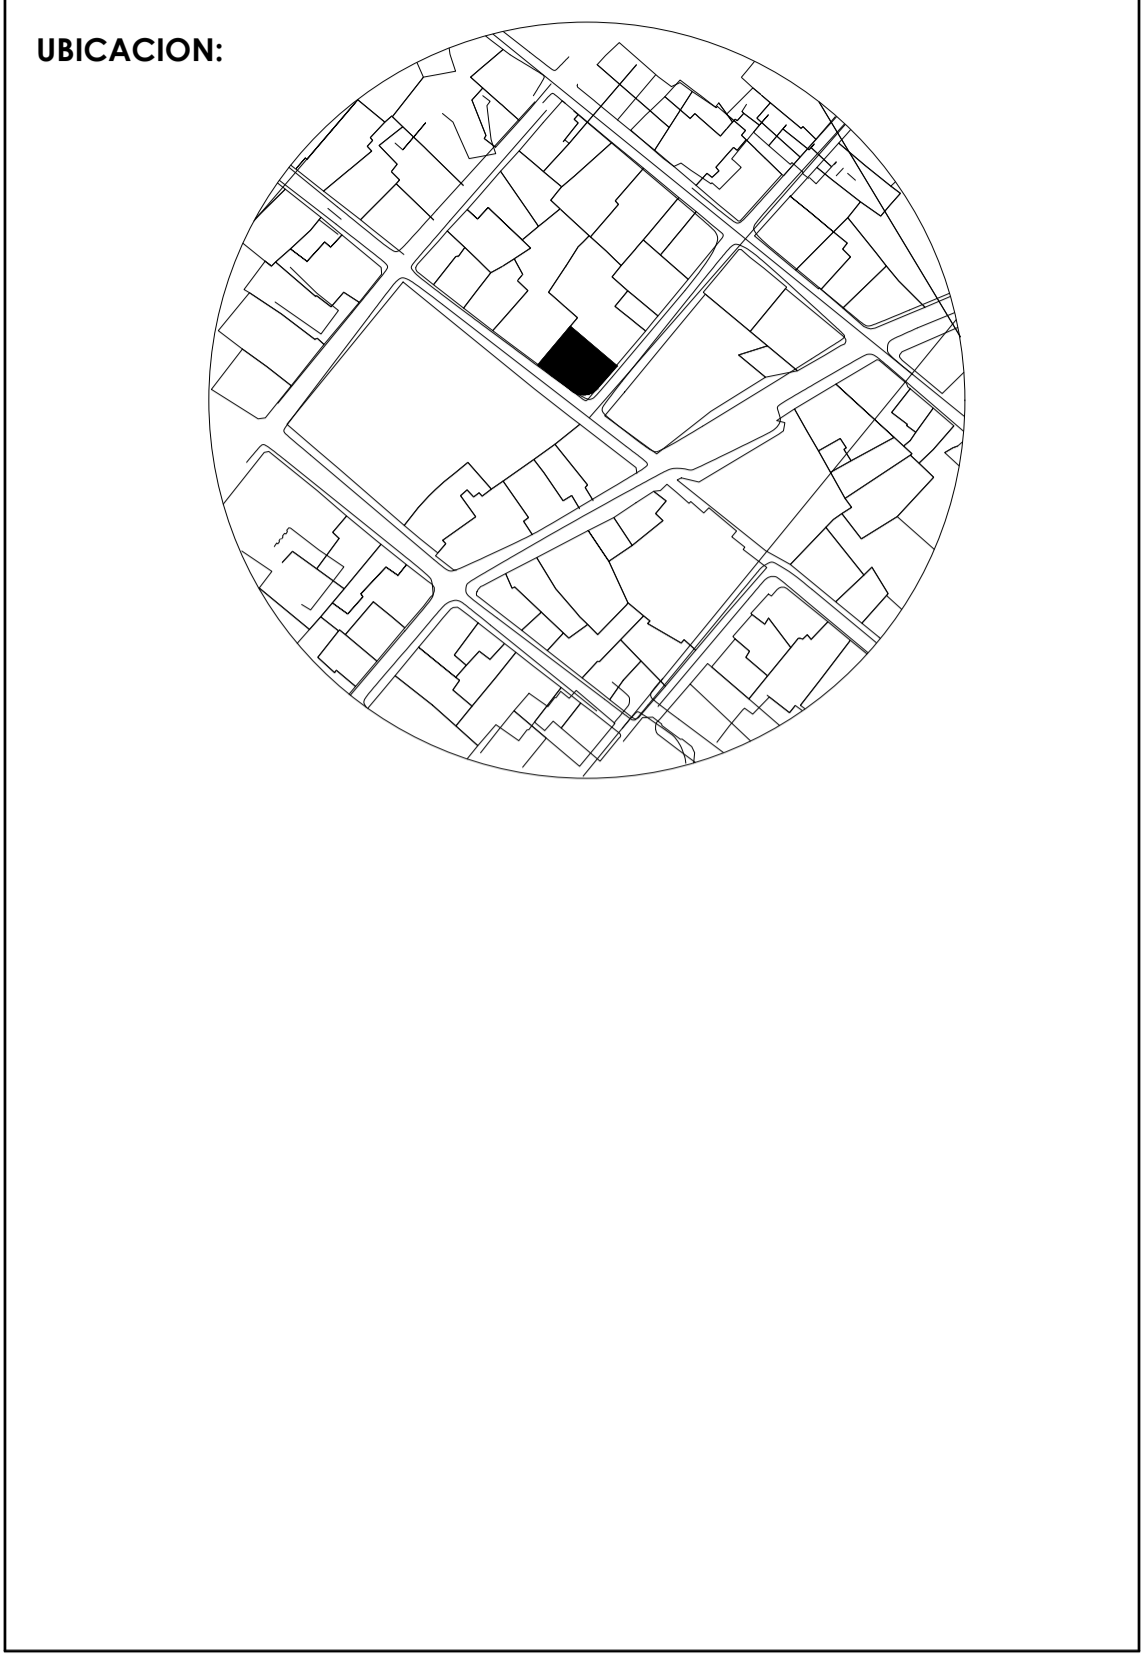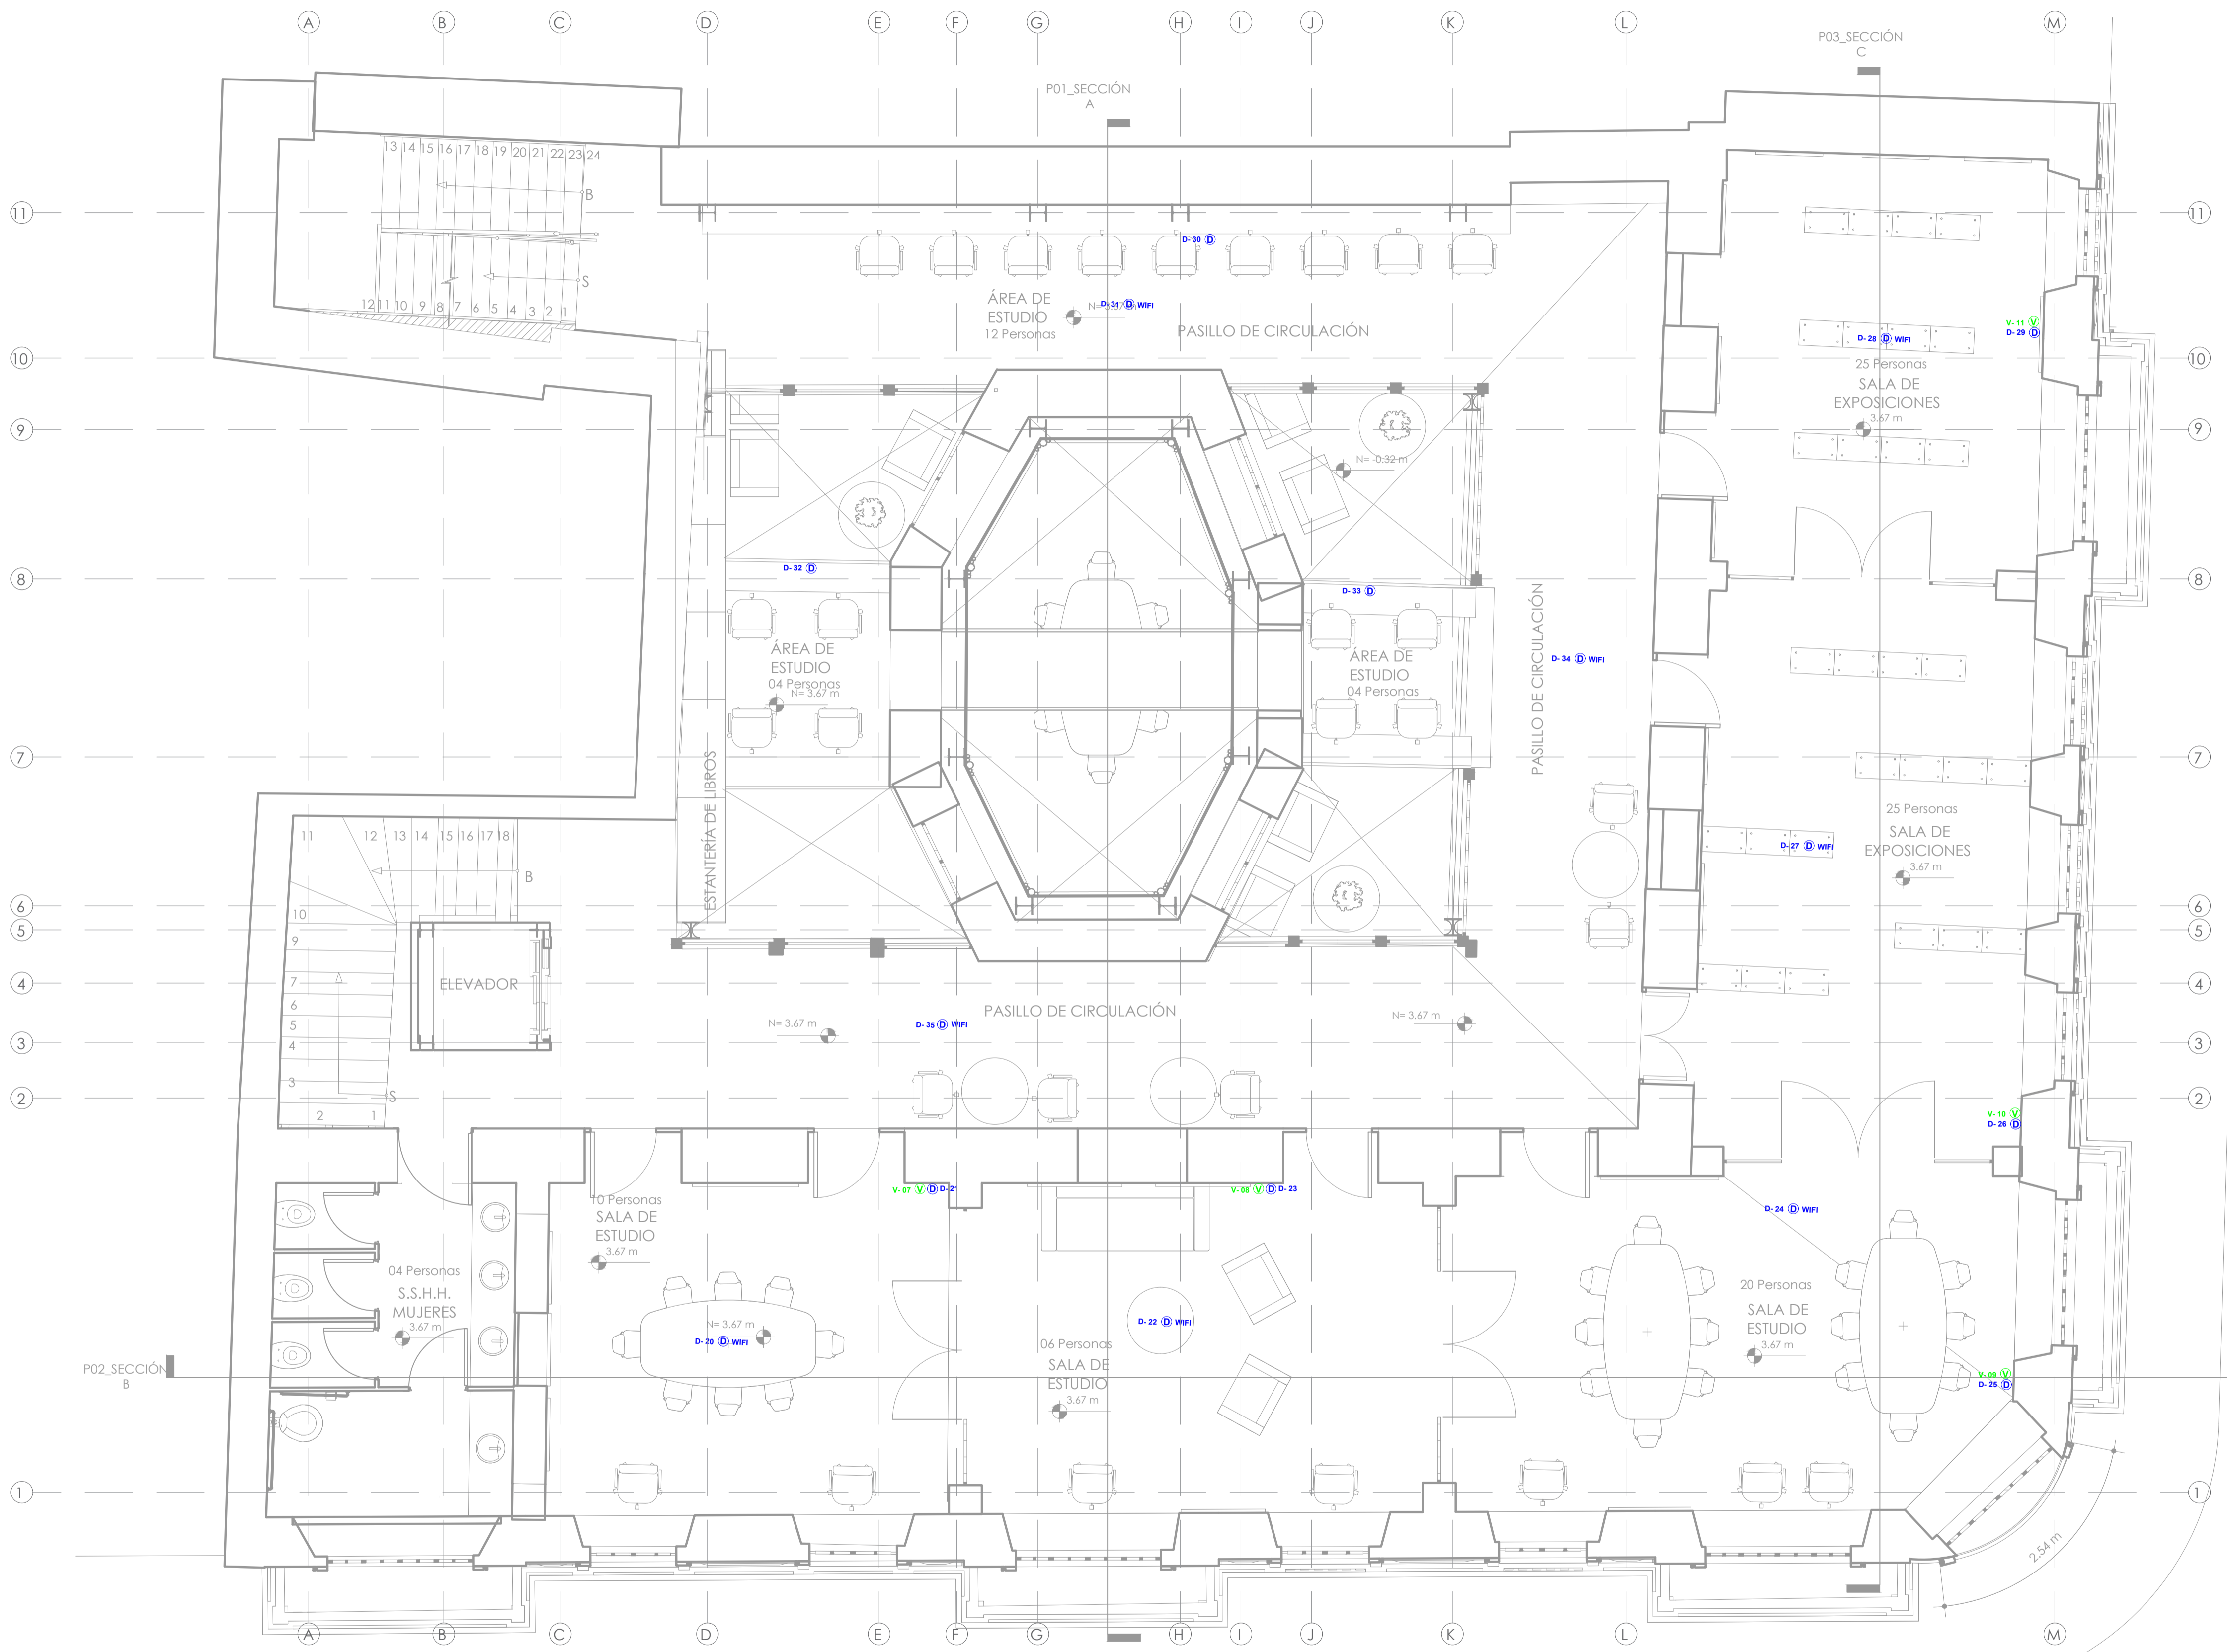

CALLE VARGAS

CALLE MANABÍ

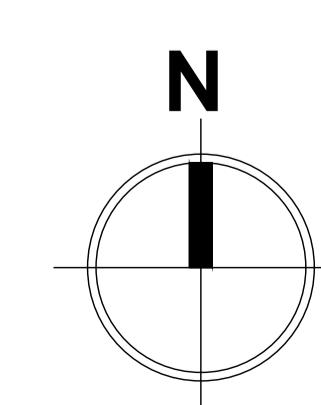

**ECO MUSEO BIBLIOTECA**

CLAVE CATASTRAL:	10001 31 005 000 000 000
NÚMERO DE PREDIO:	1782
ZONIFICACIÓN:	H2 (D203H-70)
PROPIETARIO:	MUNICIPIO DEL DISTRITO METROPOLITANO DE QUITO RUC: 1760003410001

DISEÑO:	Ing. Carlos Domínguez Reg. SENESCYT 1039-13-1208334 Ct. 1712771821
---------	--



OBSERVACIONES:

CONTENIDO:	PRIMERA PLANTA ALTA - COMUNICACIONES	LÁMINA:	IC02
ESCALA:	1:75	FECHA:	SEPTIEMBRE 2021

SELLOS:


LEYENDA DE COMUNICACIONES	
Descripción	Simbología
Salida de voz cable UTP Cat 5e	
Salida de datos cable UTP Cat 6A	
RACK de comunicaciones	



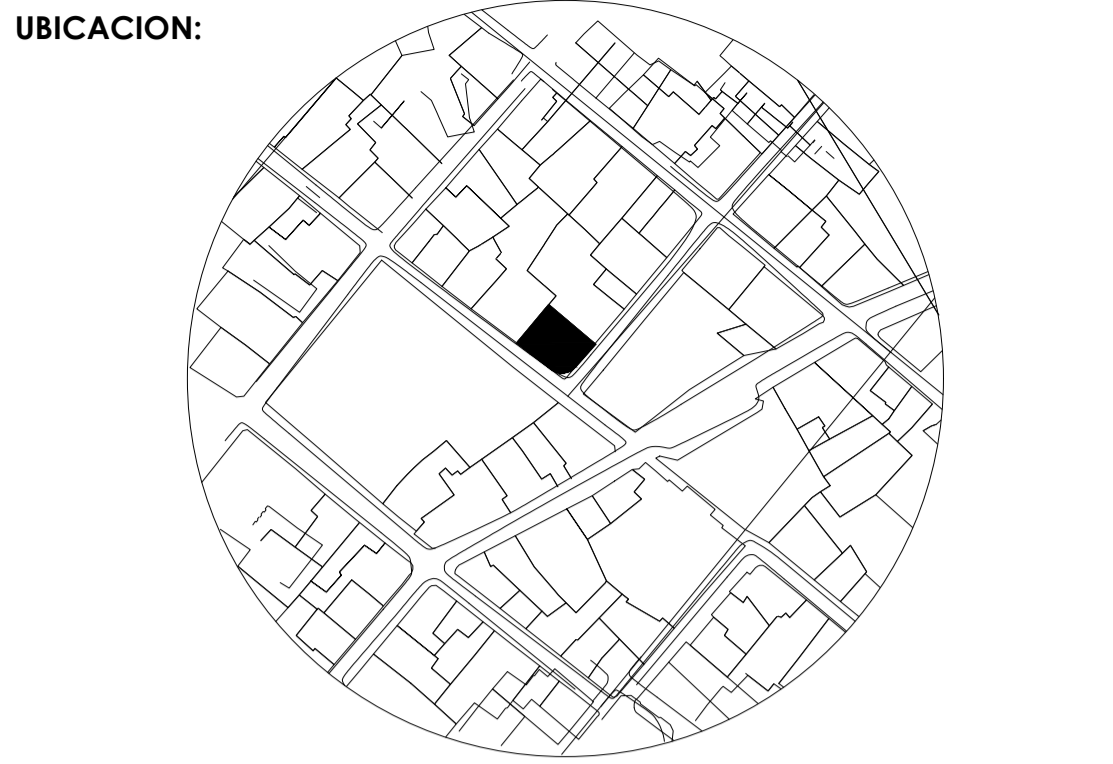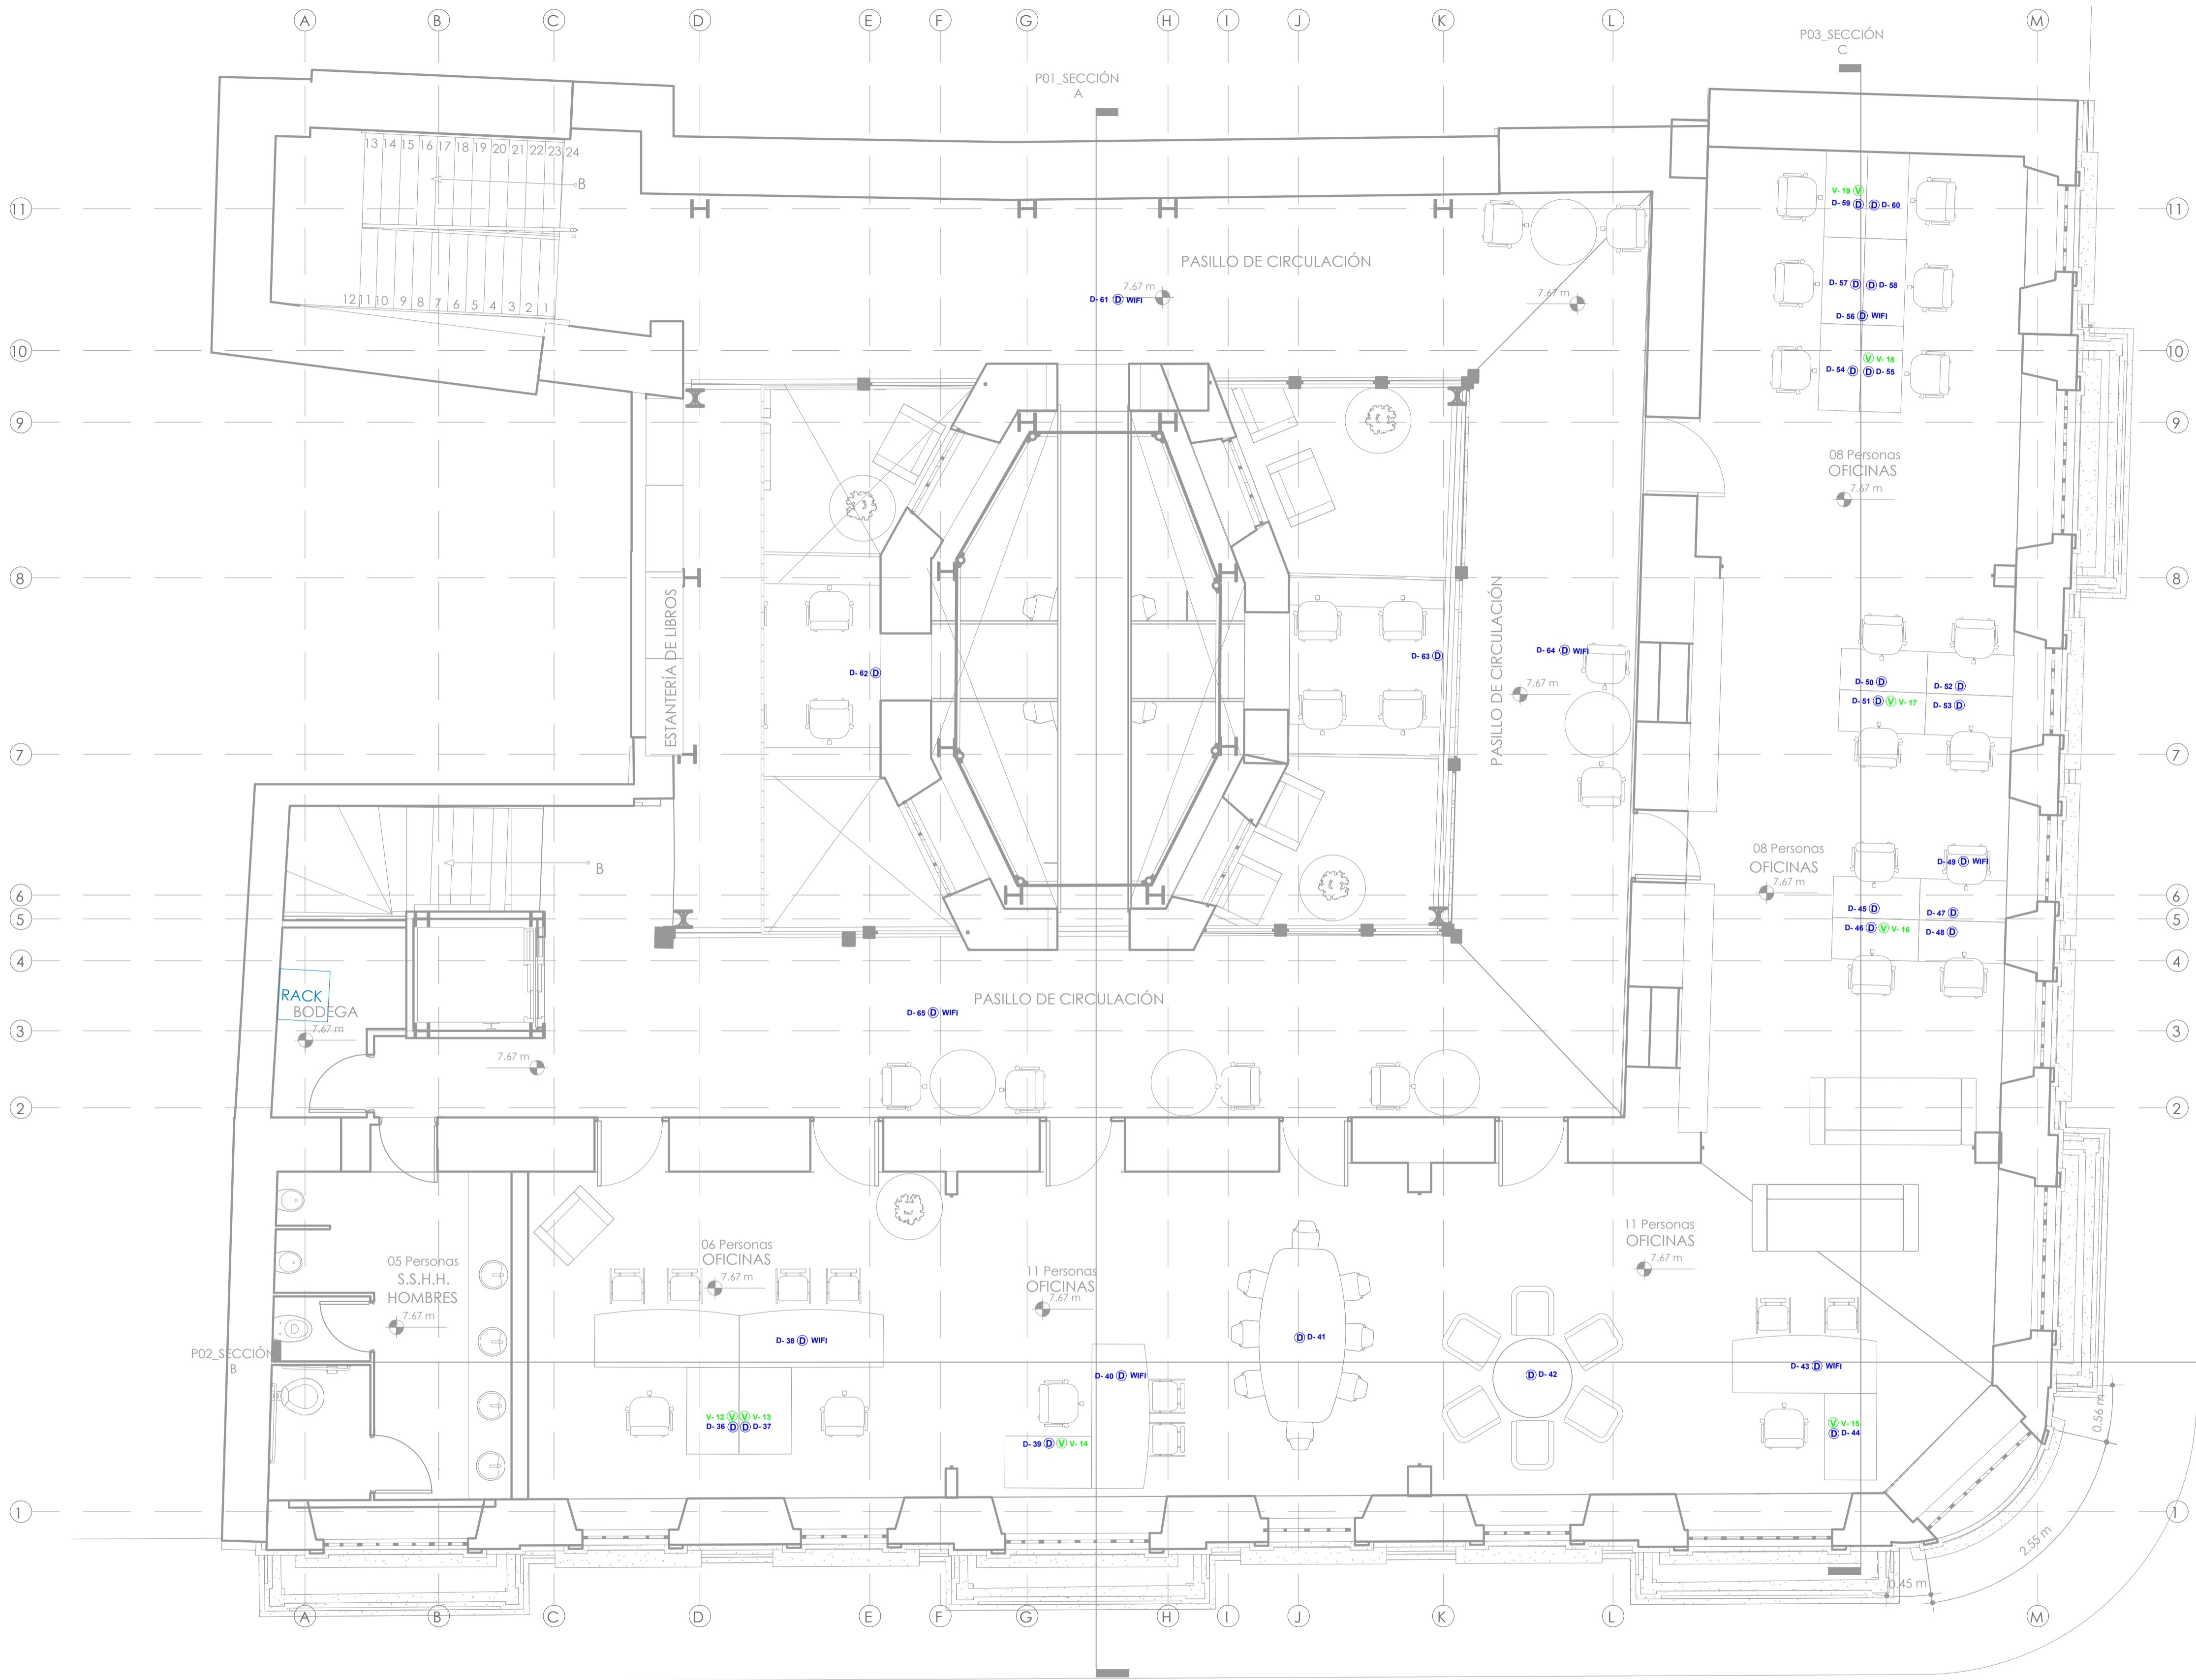

CALLE VARGAS

CALLE MANABÍ

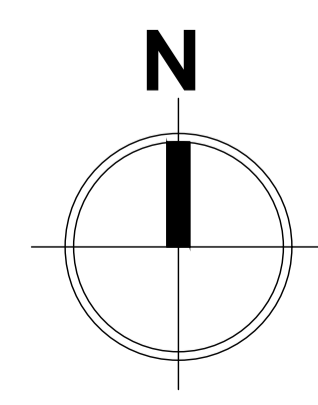

LEYENDA DE COMUNICACIONES	
Descripción	Simbología
Salida de voz cable UTP Cat 5e	V
Salida de datos cable UTP Cat 6A	D
RACK de comunicaciones	RACK

**ECO MUSEO BIBLIOTECA**

CLAVE CATASTRAL: 10001 31 005 000 000 000

NÚMERO DE PREDIO: 1782

ZONIFICACIÓN: H2 (D203H-70)

PROPIETARIO:  
MUNICIPIO DEL DISTRITO METROPOLITANO DE QUITO  
RUC: 1760003410001



DISEÑO:  
Ing. Carlos Domínguez  
Reg. SENESCYT 1039-13-1208334  
CI: 171271821

OBSERVACIONES:

CONTENIDO: SEGUNDA PLANTA ALTA - COMUNICACIONES  
LÁMINA: IC03  
ESCALA: 1:75  
FECHA: SEPTIEMBRE 2021  
DE 06

SELLOS:



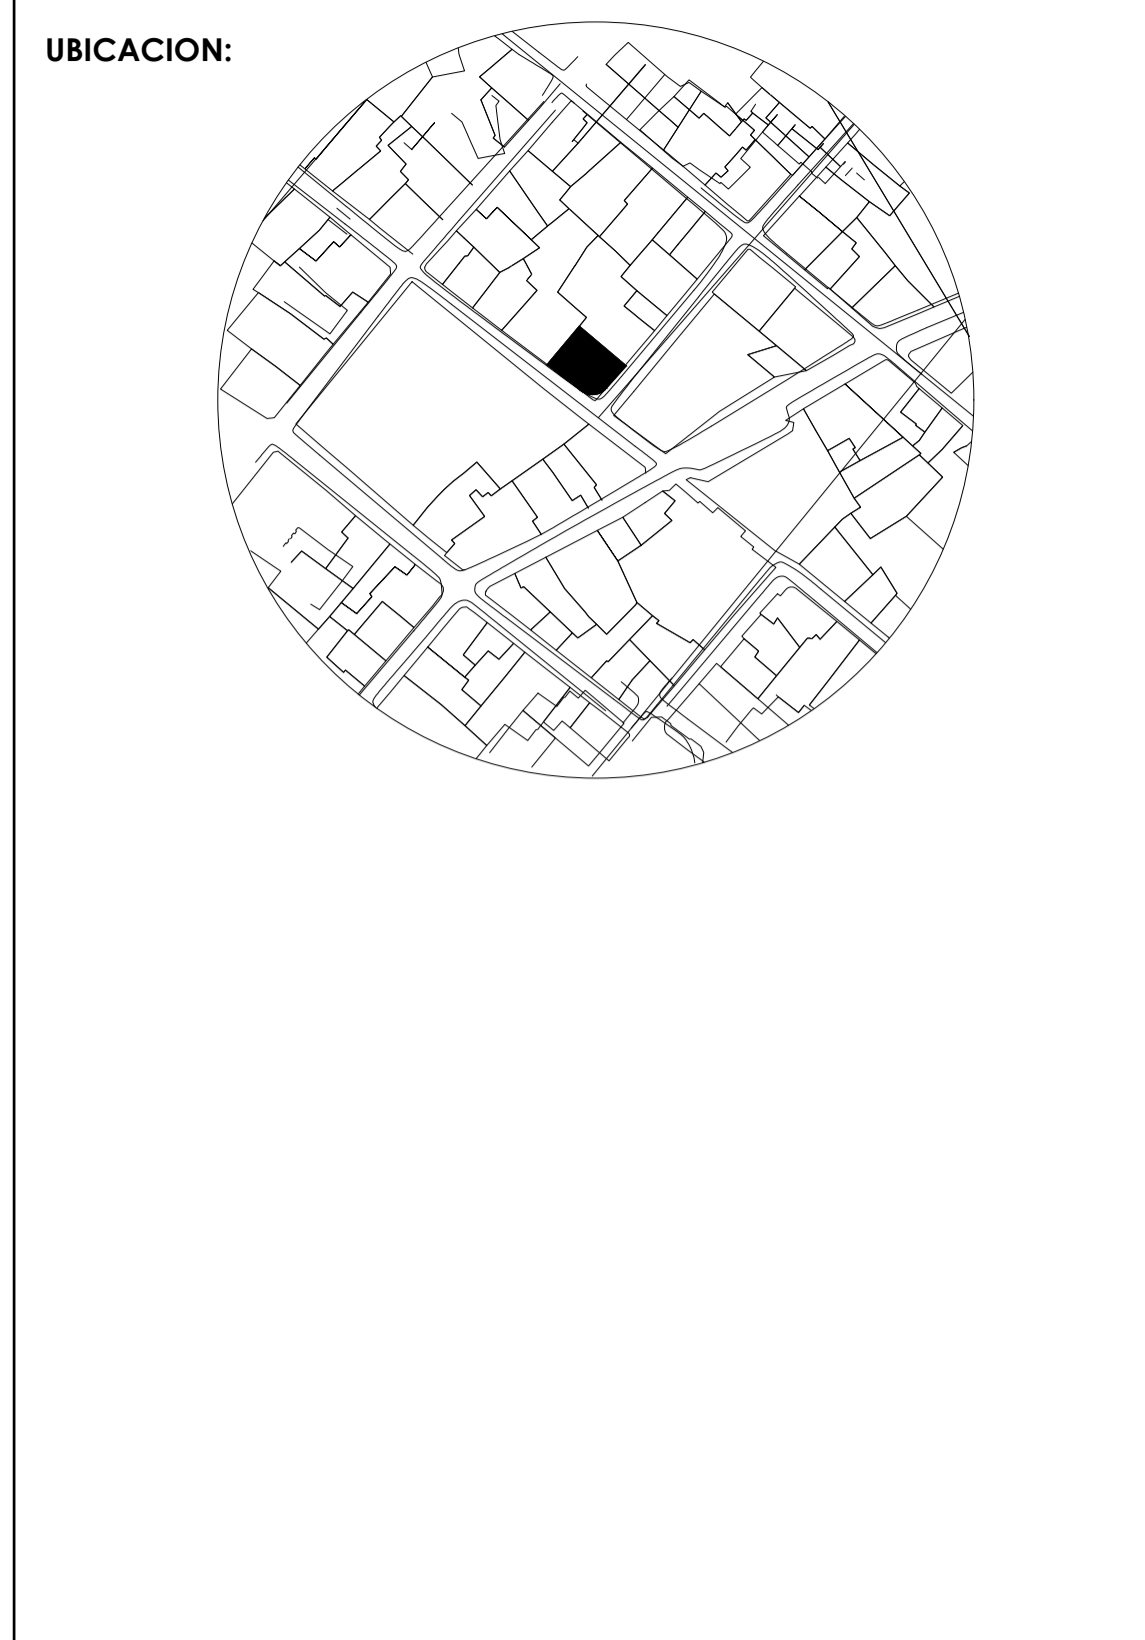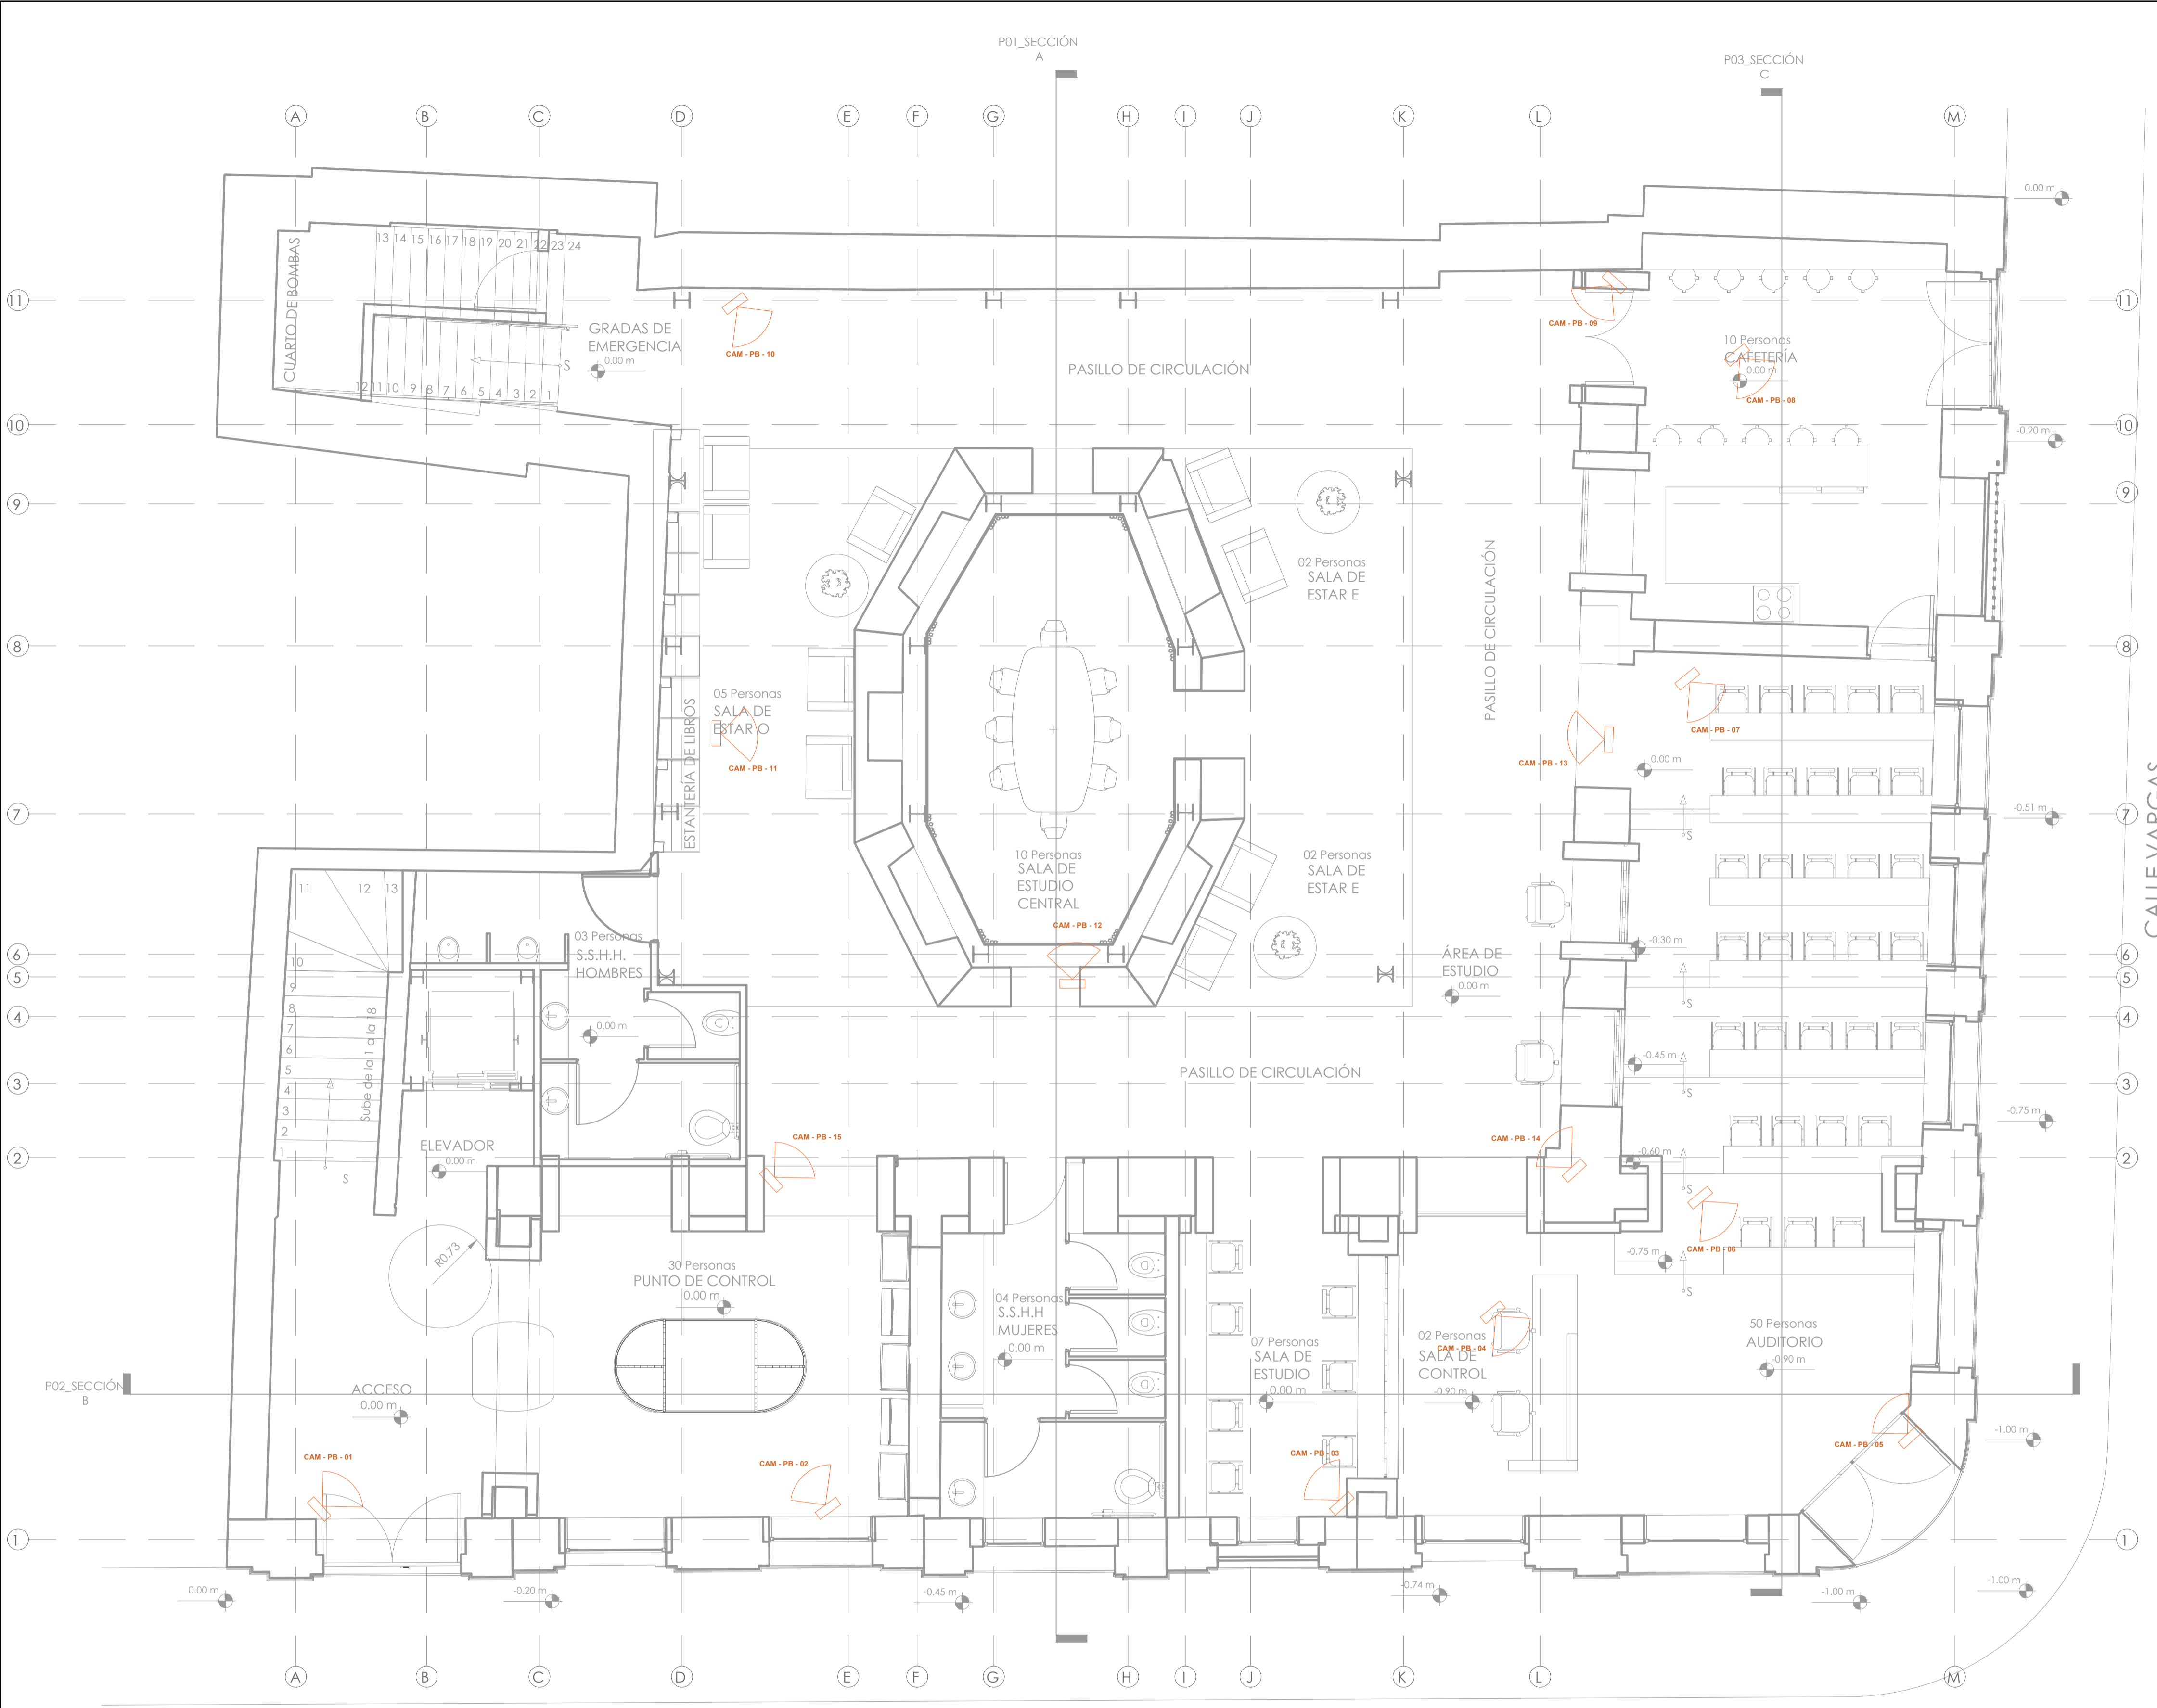

**ECO MUSEO BIBLIOTECA**

<b>CLAVE CATASTRAL:</b>	10001 31 005 000 000 000
<b>NÚMERO DE PREDIO:</b>	1782
<b>ZONIFICACIÓN:</b>	H2 (D203H-70)

**PROPIETARIO:**  
 MUNICIPIO DEL DISTRITO METROPOLITANO DE QUITO  
 RUC: 1760003410001


**DISEÑO:**  
 Ing. Carlos Domínguez  
 Reg. SENESCYT 1039-13-1208334  
 Ct: 1712771821

**OBSERVACIONES:**


<b>CONTENIDO:</b> PLANTA BAJA - CCTV	<b>LÁMINA:</b> IC04
<b>ESCALA:</b> 1:75	<b>FECHA:</b> SEPTIEMBRE 2021
	DE 06

**SELLOS:**

LEYENDA DE CCTV	
Descripción	Simbología
Cámara de video	
Cámara de video con sirena y sensor de proximidad	
Equipo grabador de video	

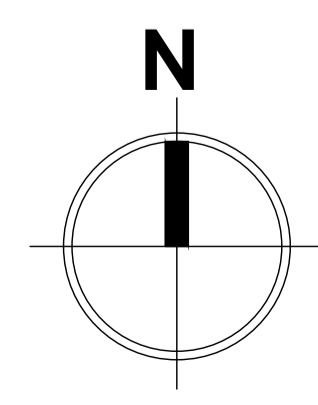



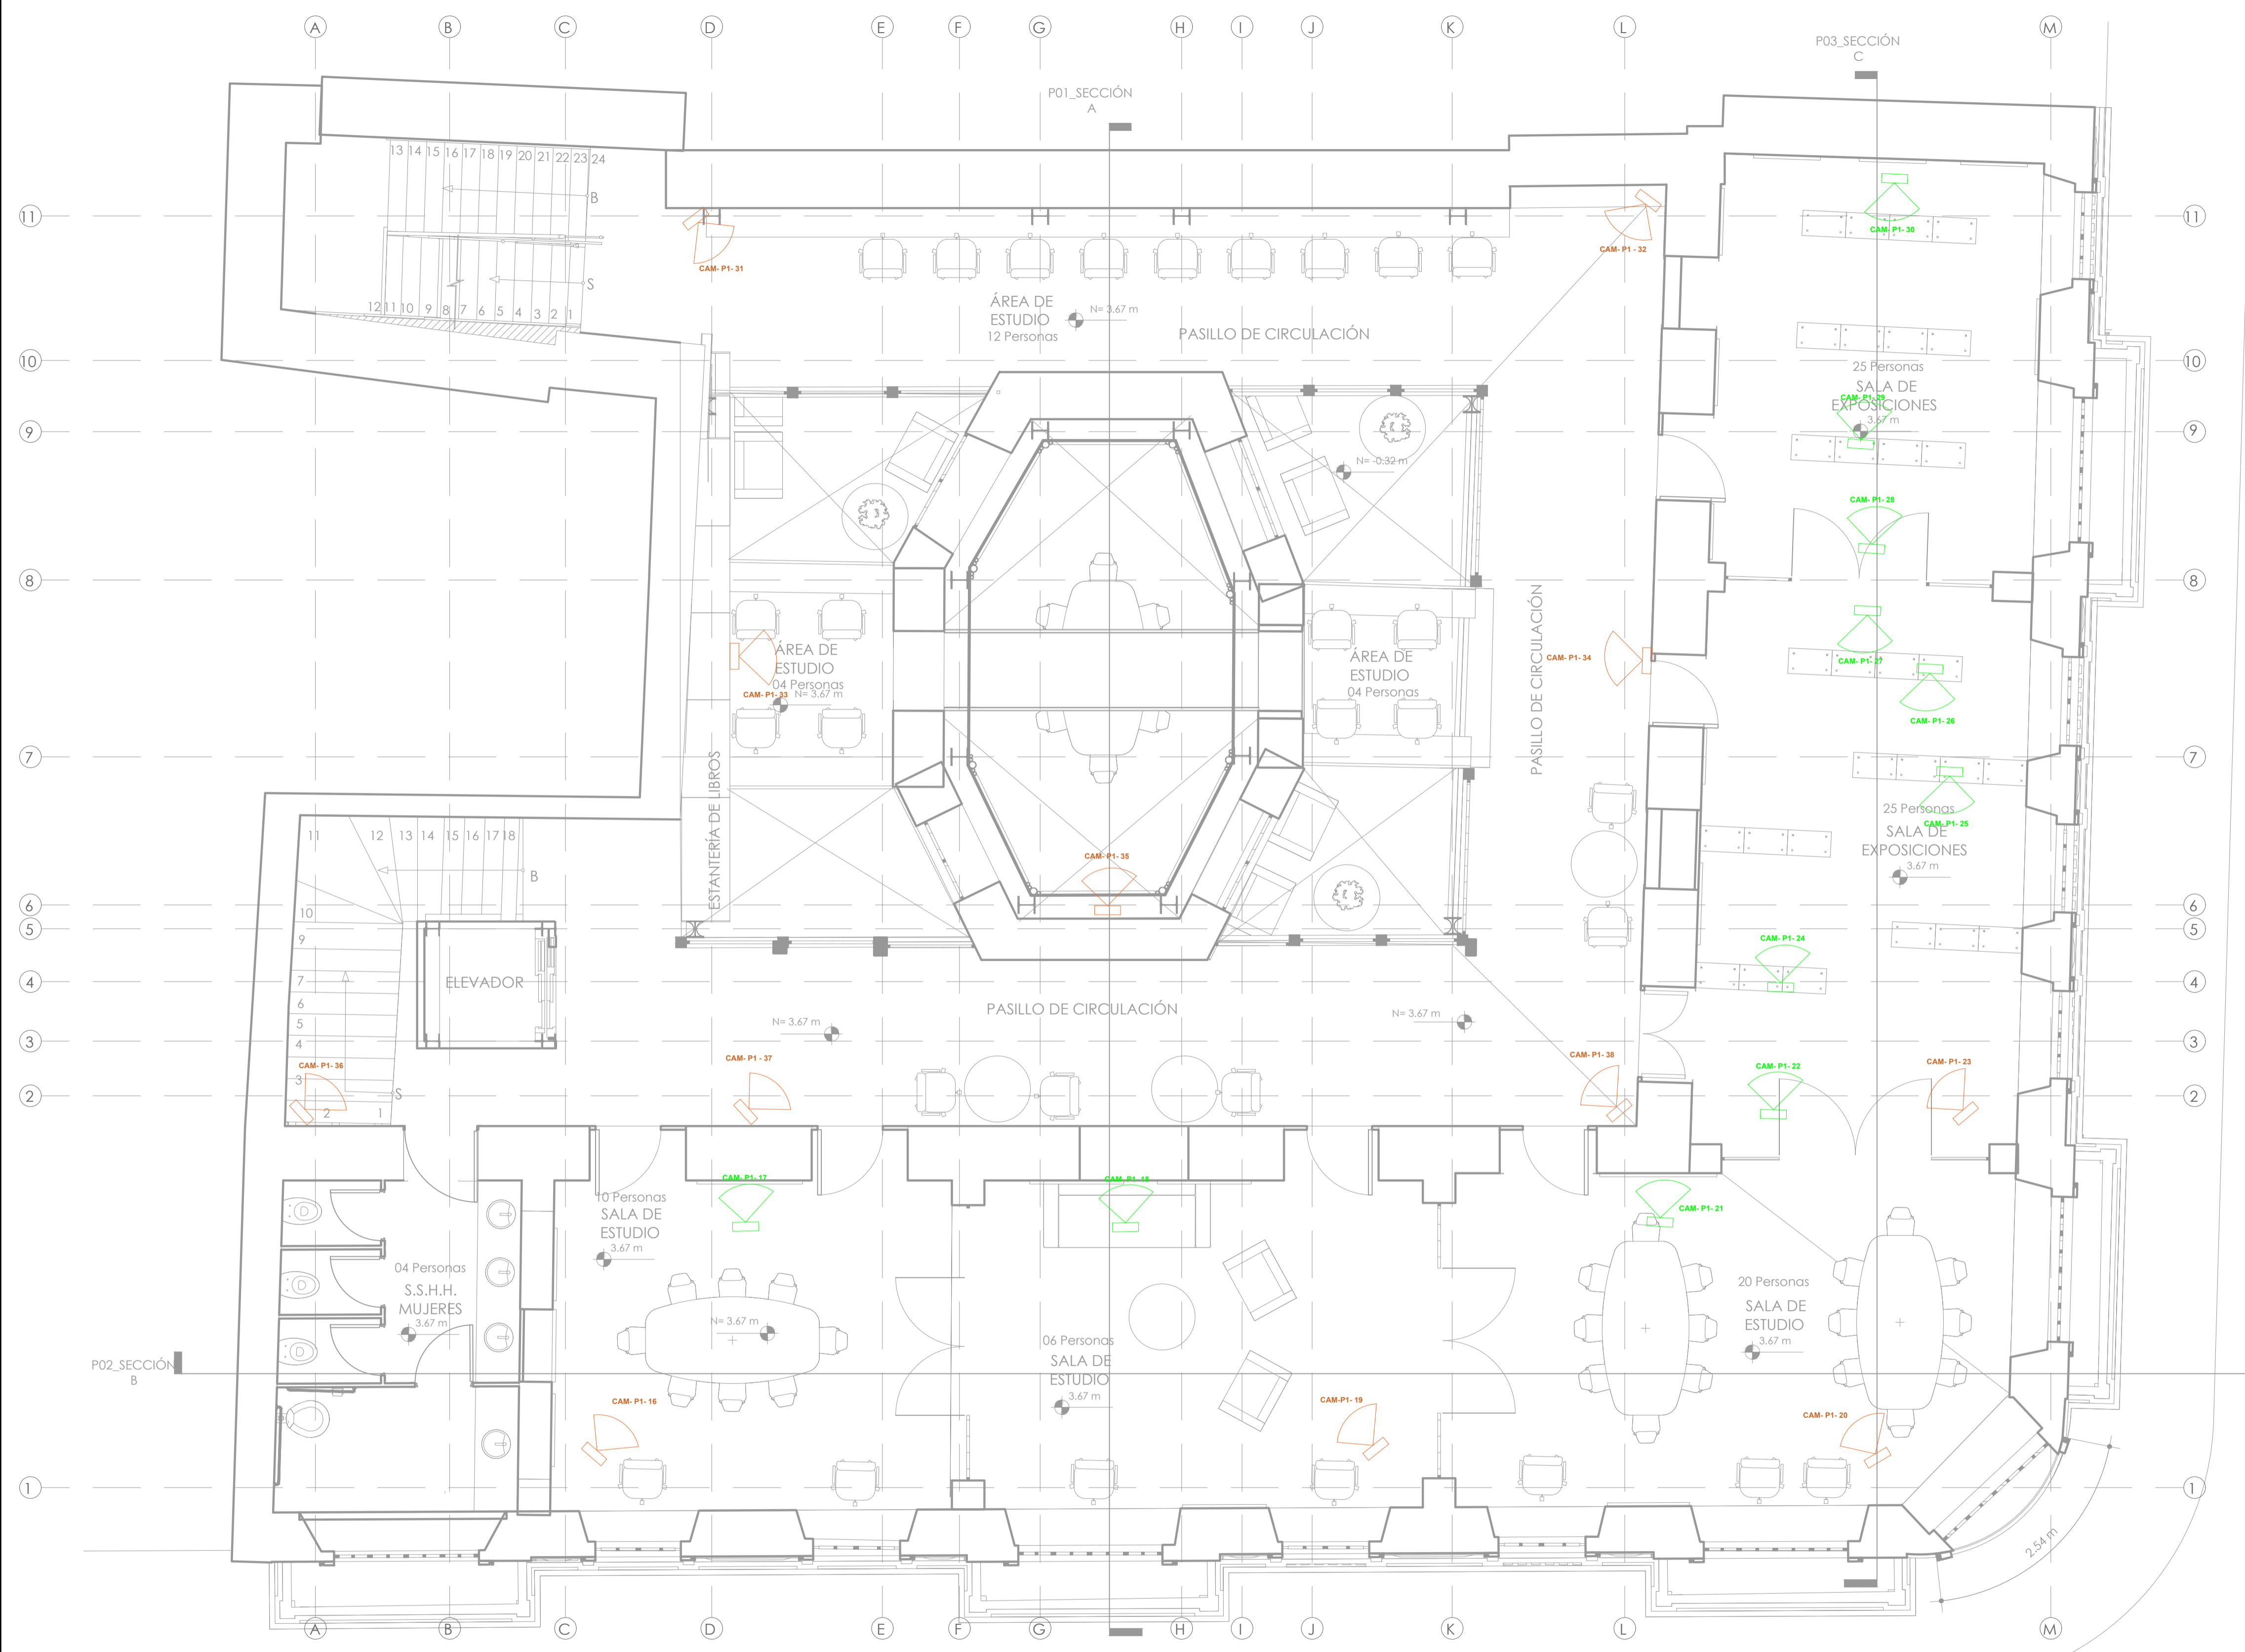

**UBICACION:**

<b>ECO MUSEO BIBLIOTECA</b>	
<b>CLAVE CATASTRAL:</b>	10001 31 005 000 000 000
<b>NÚMERO DE PREDIO:</b>	1782
<b>ZONIFICACIÓN:</b>	H2 (D203H-70)
<b>PROPIETARIO:</b>	
MUNICIPIO DEL DISTRITO METROPOLITANO DE QUITO	
RUC: 1760003410001	

<b>DISEÑO:</b>	
Ing. Carlos Domínguez	
Reg. SENESCYT 1039-13-1208334 CI: 171271821	

<b>OBSERVACIONES:</b>	


<b>CONTENIDO:</b>	<b>LÁMINA:</b>
PRIMERA PLANTA ALTA - CCTV	IC05
<b>ESCALA:</b>	<b>FECHA:</b>
1:75	SEPTIEMBRE 2021
DE 06	

<b>SELLOS:</b>



LEYENDA DE CCTV	
Descripción	Simbología
Cámara de vídeo	
Cámara de vídeo con sirena y sensor de proximidad	
Equipo grabador de vídeo	

CALLE MANABÍ

CALLE VARGAS

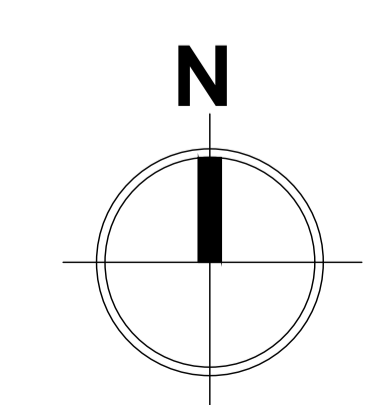



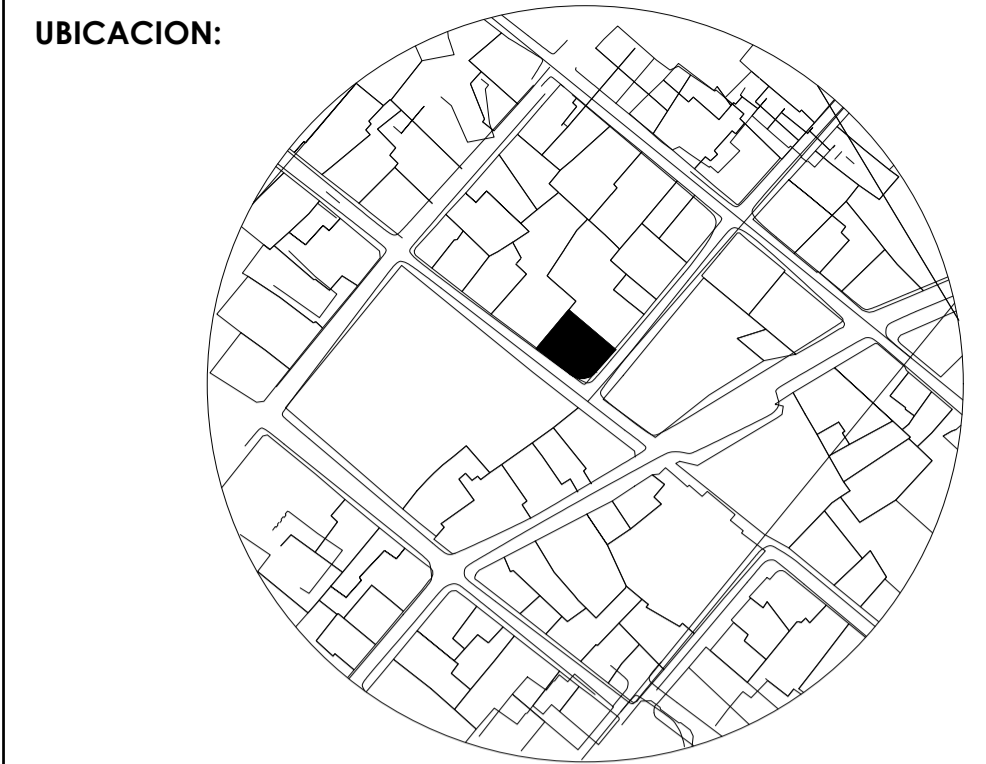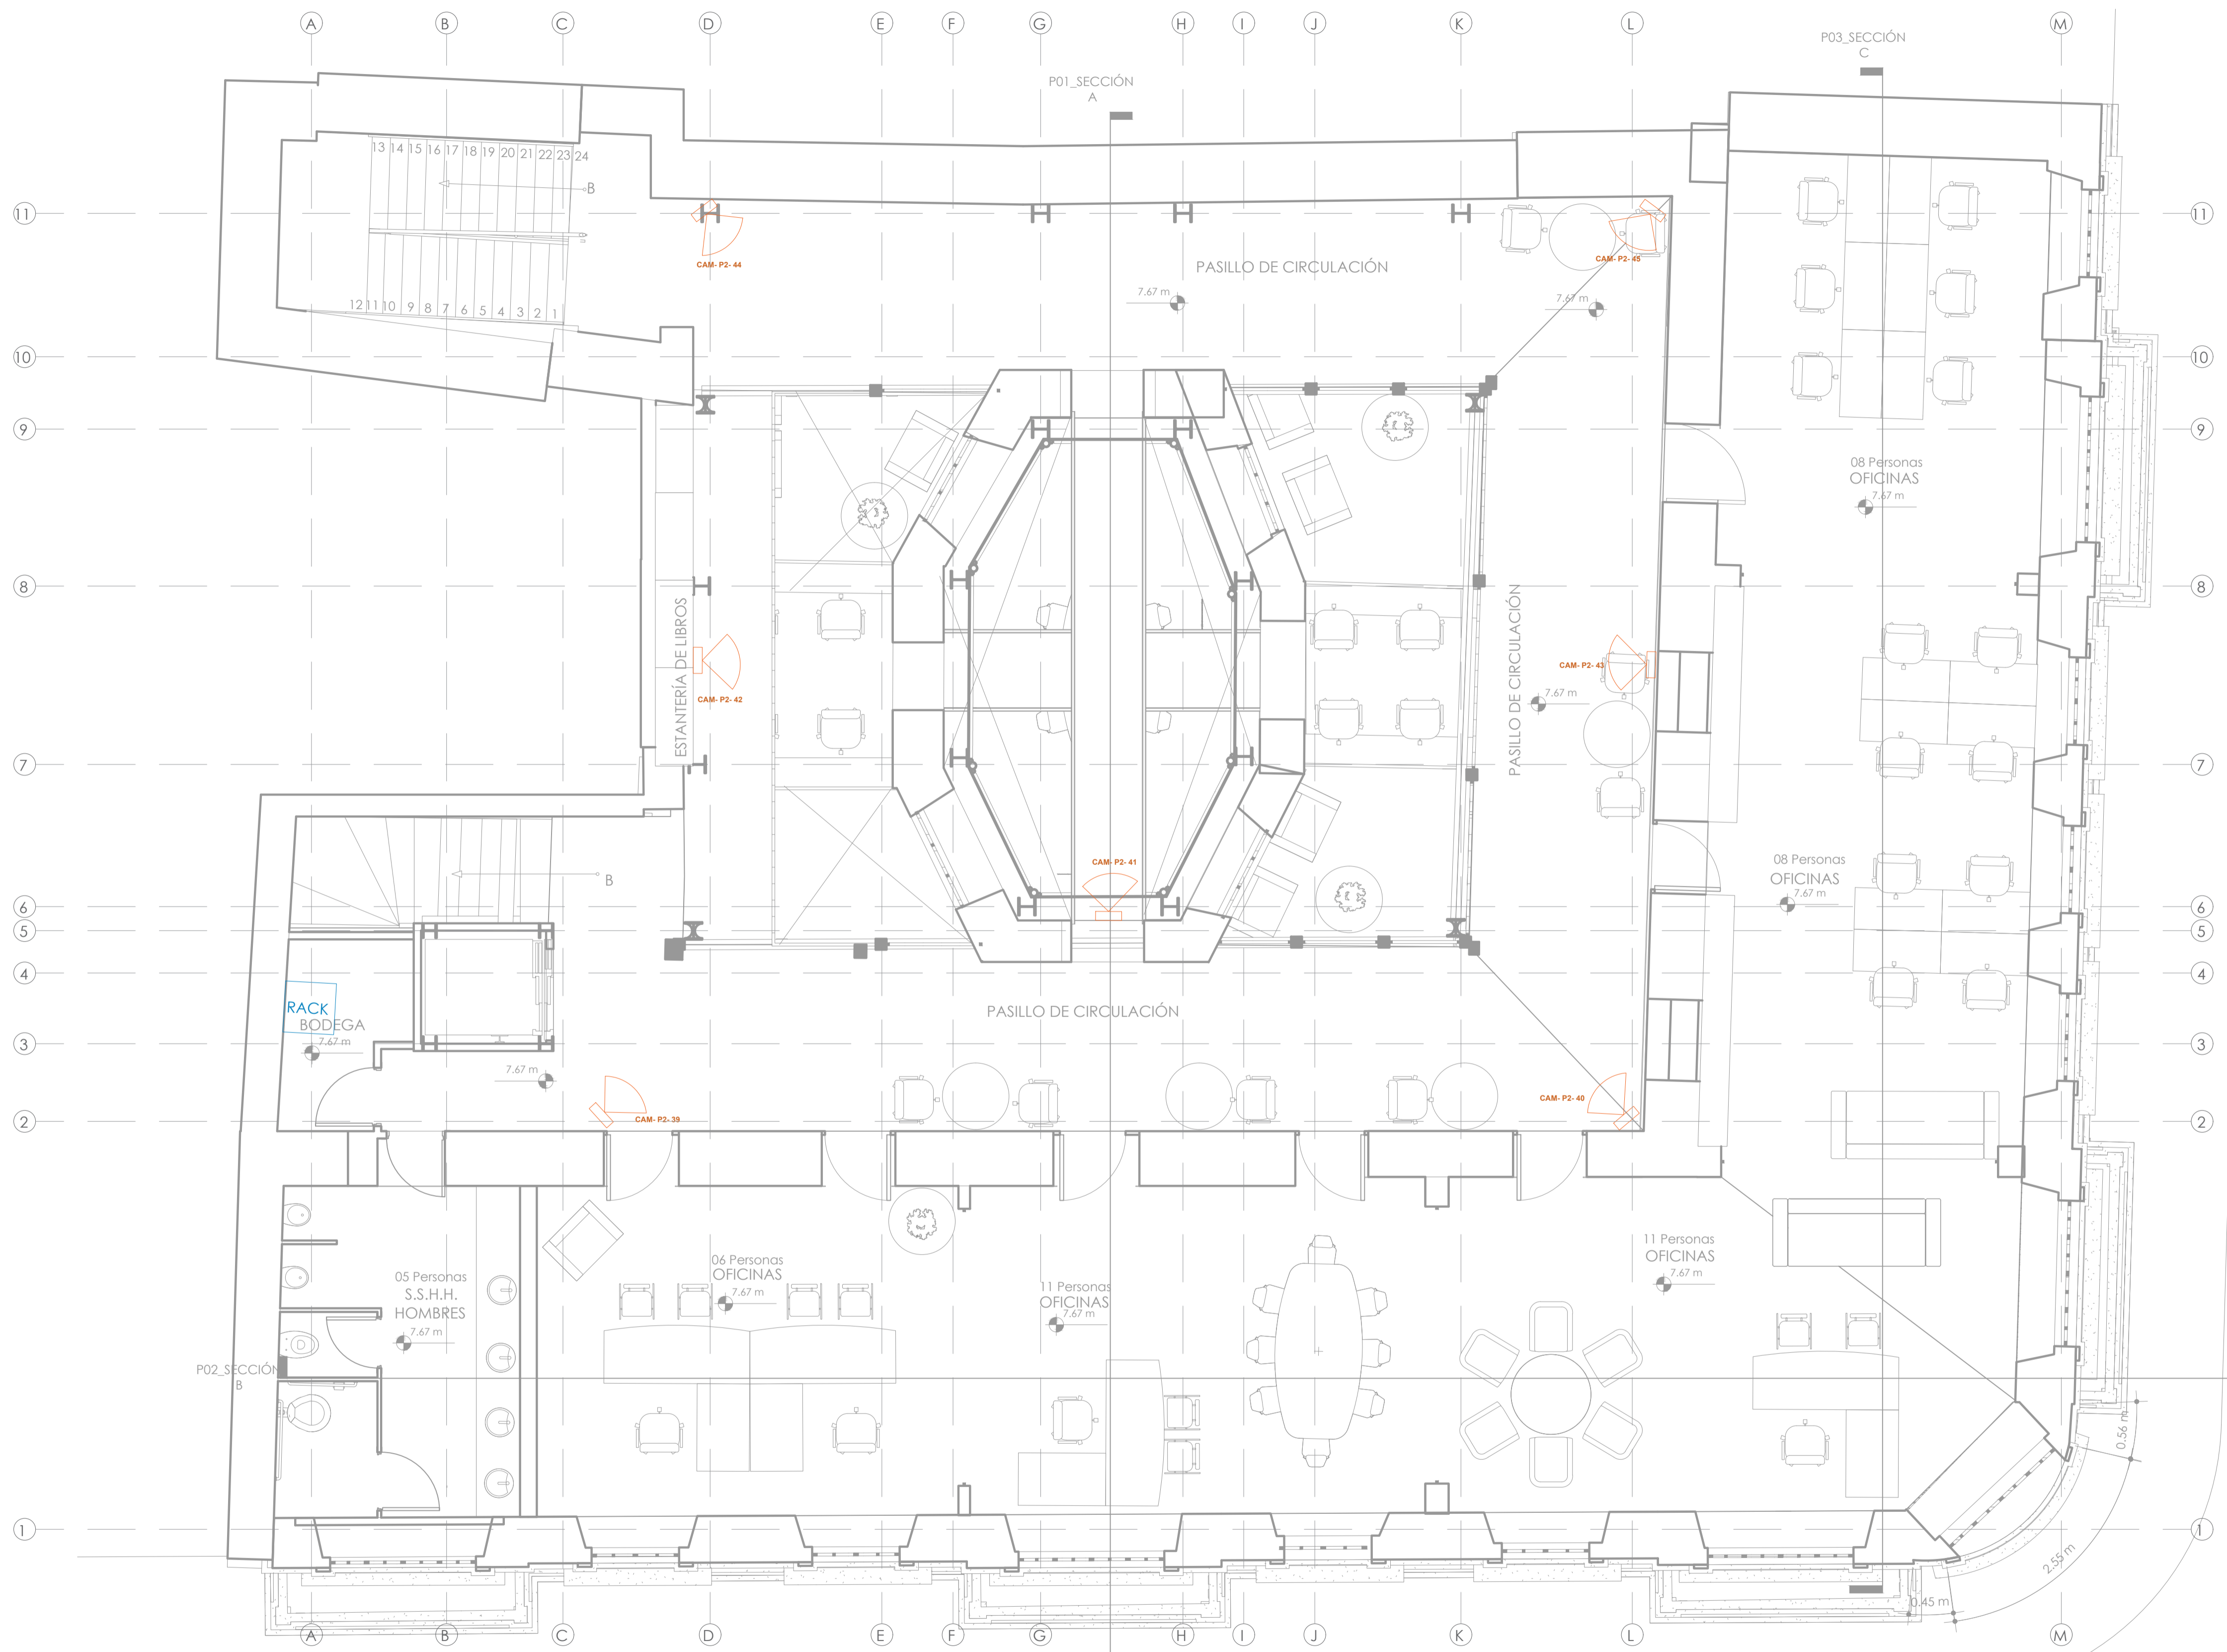

**ECO MUSEO BIBLIOTECA**

**CLAVE CATASTRAL:** 10001 31 005 000 000 000  
**NÚMERO DE PREDIO:** 1782  
**ZONIFICACIÓN:** H2 (D203H-70)

**PROPIETARIO:**  
 MUNICIPIO DEL DISTRITO METROPOLITANO DE QUITO  
 RUC: 1760003410001

**DISEÑO:**  
 Ing. Carlos Domínguez  
 Reg. SENESCYT 1039-13-1208334  
 Ct: 1712771821

**OBSERVACIONES:**

**CONTENIDO:** SEGUNDA PLANTA ALTA - CCTV  
**LÁMINA:** IC06  
**ESCALA:** 1:75  
**FECHA:** SEPTIEMBRE 2021  
 DE 06

**SELLOS:**

**LEYENDA DE CCTV**

Descripción	Símbología
Cámara de video	
Cámara de video con sítina y sensor de proximidad	
Equipo grabador de video	

CALLE VARGAS

CALLE MANABÍ

