


DIAGRAMA UNIFILAR

ALIMENTACIÓN EMPRESA ELÉCTRICA

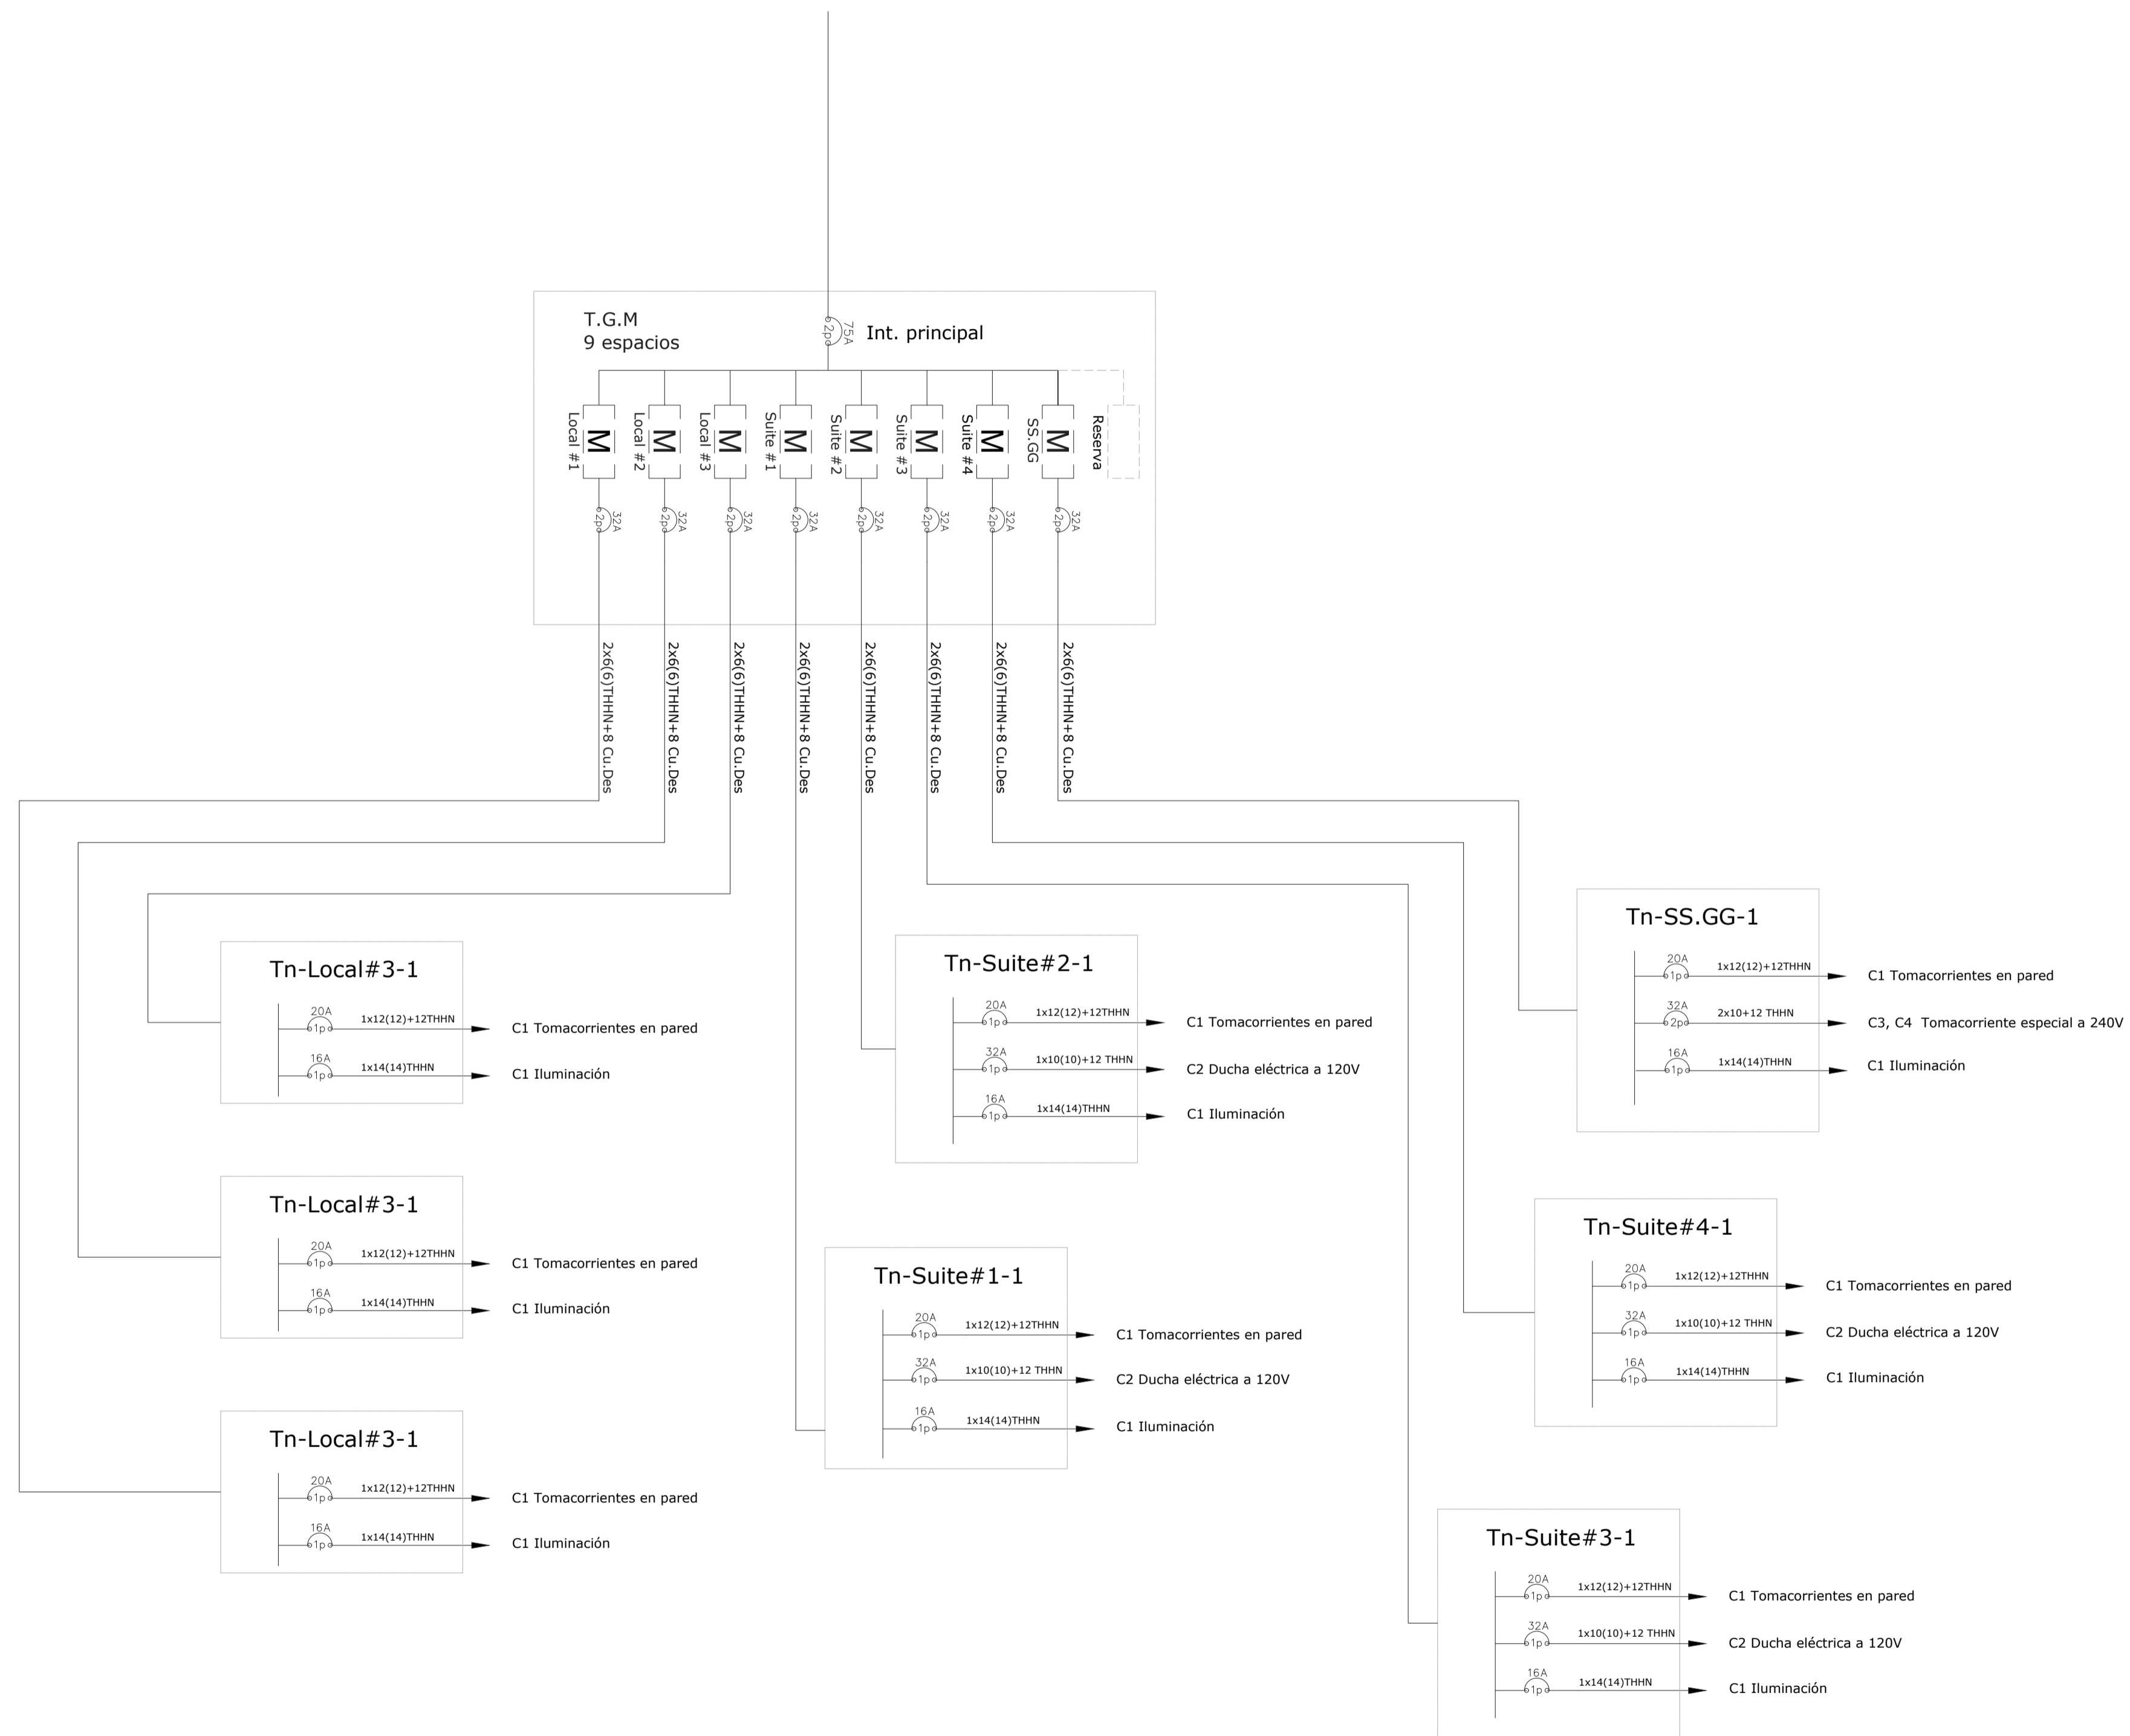

EDIFICIO FLIA. SOTO CAJAS		
LAMINA No. EL 1/3	CONTIENE : DIAGRAMA UNIFILAR	DISEÑO & CONSTRUCCIÓN
PROPIETARIO : SRA. FRANCISCO SOTO	PROYECTISTA : ING. ALEJANDRO MIGUEL LÓPEZ CHANGO REG. 1005-13-1199063	CLAVE CATASTRAL: 13040 18 018 000 000 000
 SRA. FALISTA ALICIA CAJAS FLORES. CI. 170321009-4	NÚMERO DE PREDIO: 3518092	FECHA : MAYO 2022
ESCALA : 1/100	SELLOS MUNICIPALES	