



Planta Baja
Escala ----- 1:100

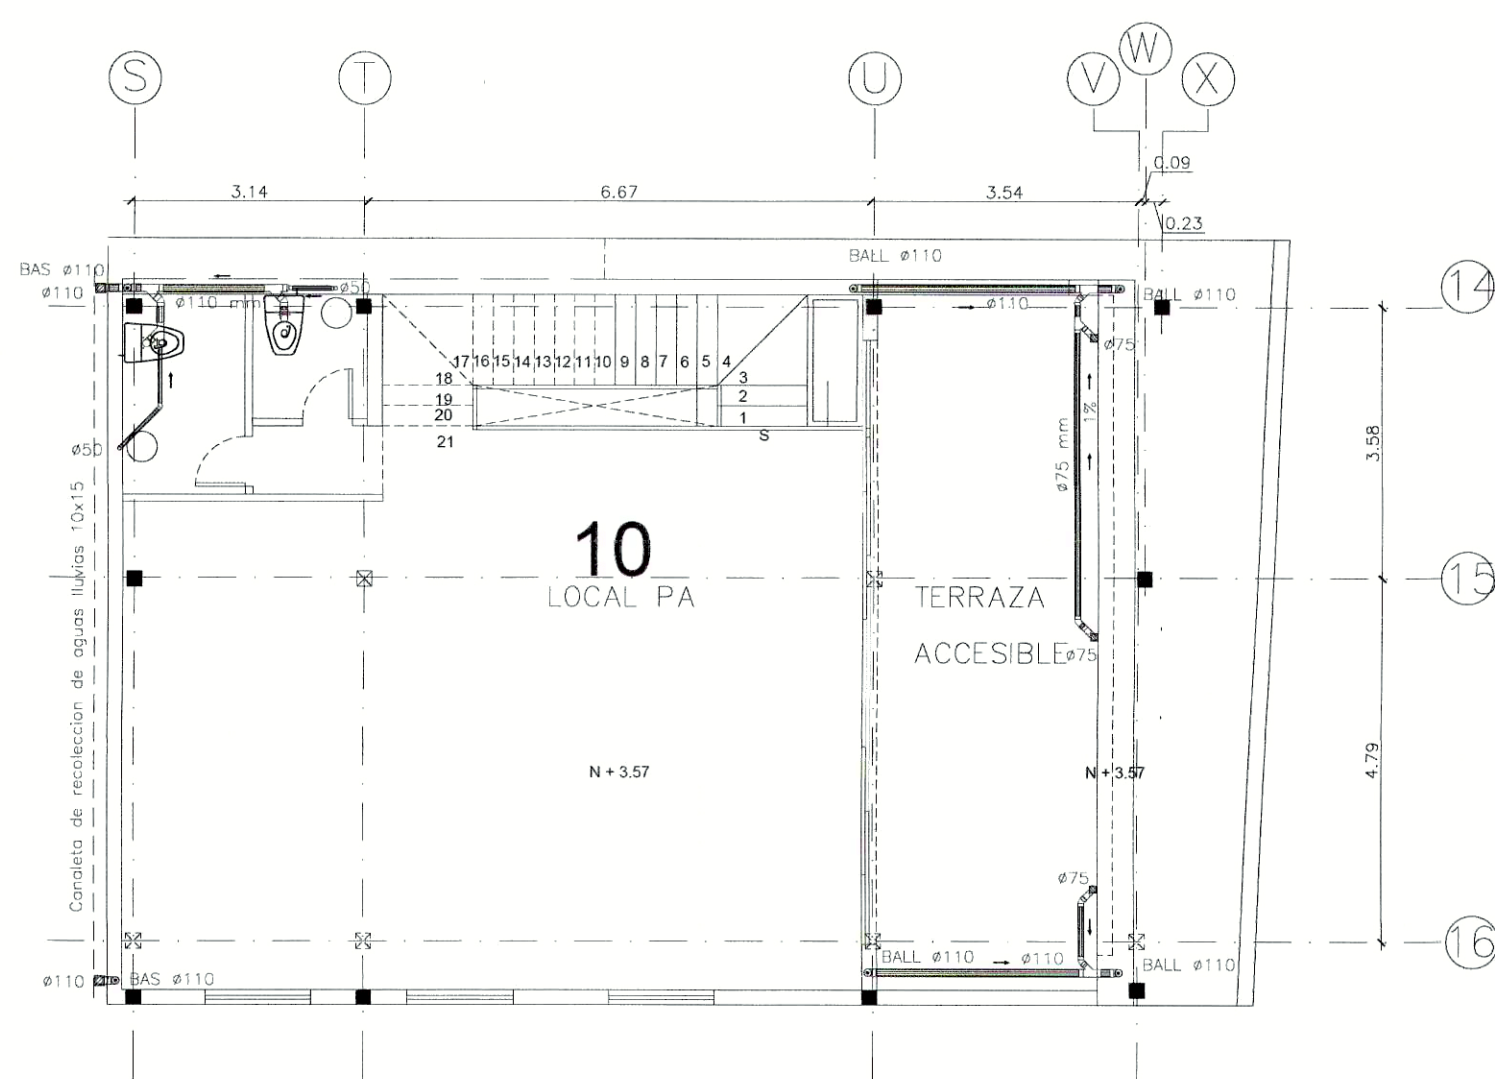


Planta Alta
Escala ----- 1:100

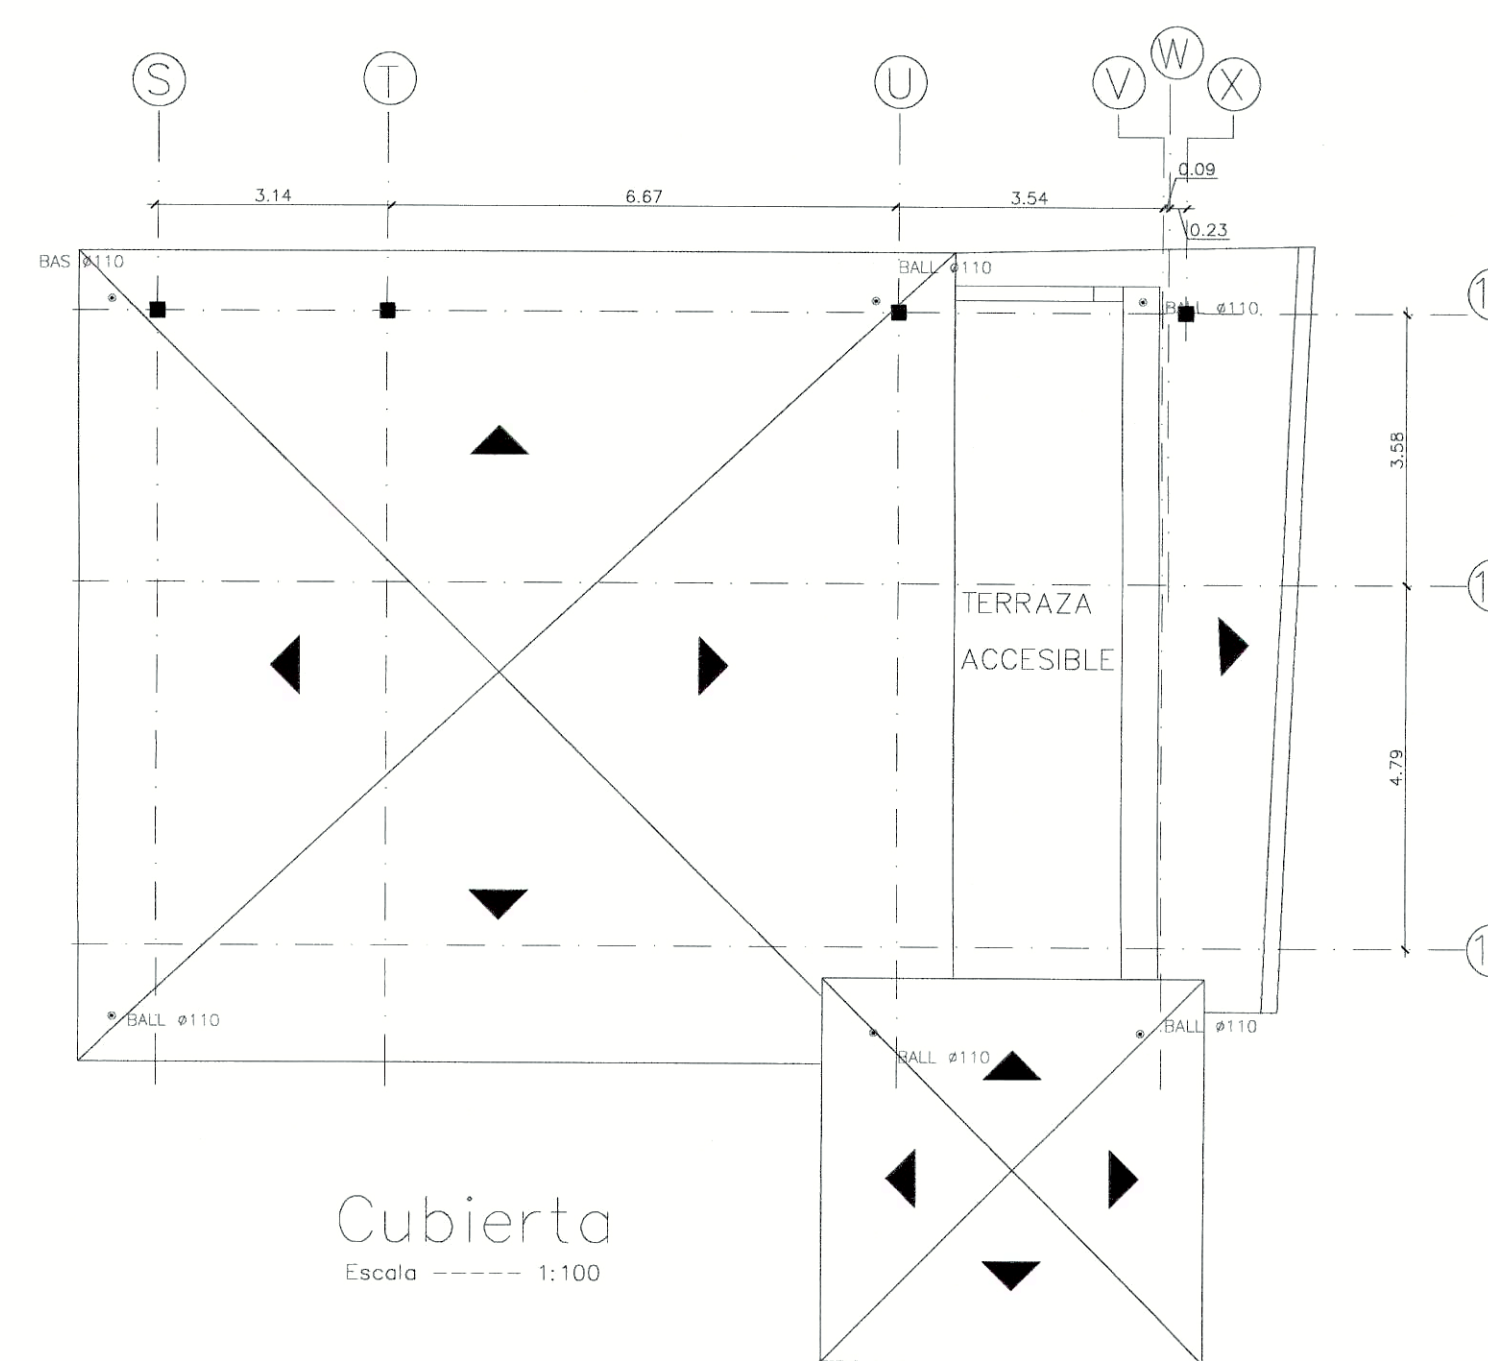


Cubierta
Escala ----- 1:100

| SIMBOLOGIA | |
|------------|---------------------------|
| | TUBERIA PVC SANITARIA |
| | TUBERIA PVC AGUAS LLUVIAS |
| | CODO 45 |
| | BAJANTE A.L.L. - BALL |
| | CODO DE 90 |
| | CODO QUE SUBE |
| | TEE |
| | TEE QUE SURE |
| | REDUCCION |
| | YEE |
| | YEE REDUCIDA |
| | SIFON |
| | REJILLA DE PISO |
| | ADAPTADOR DE LIMPIEZA |
| | SENTIDO DE FLUJO |

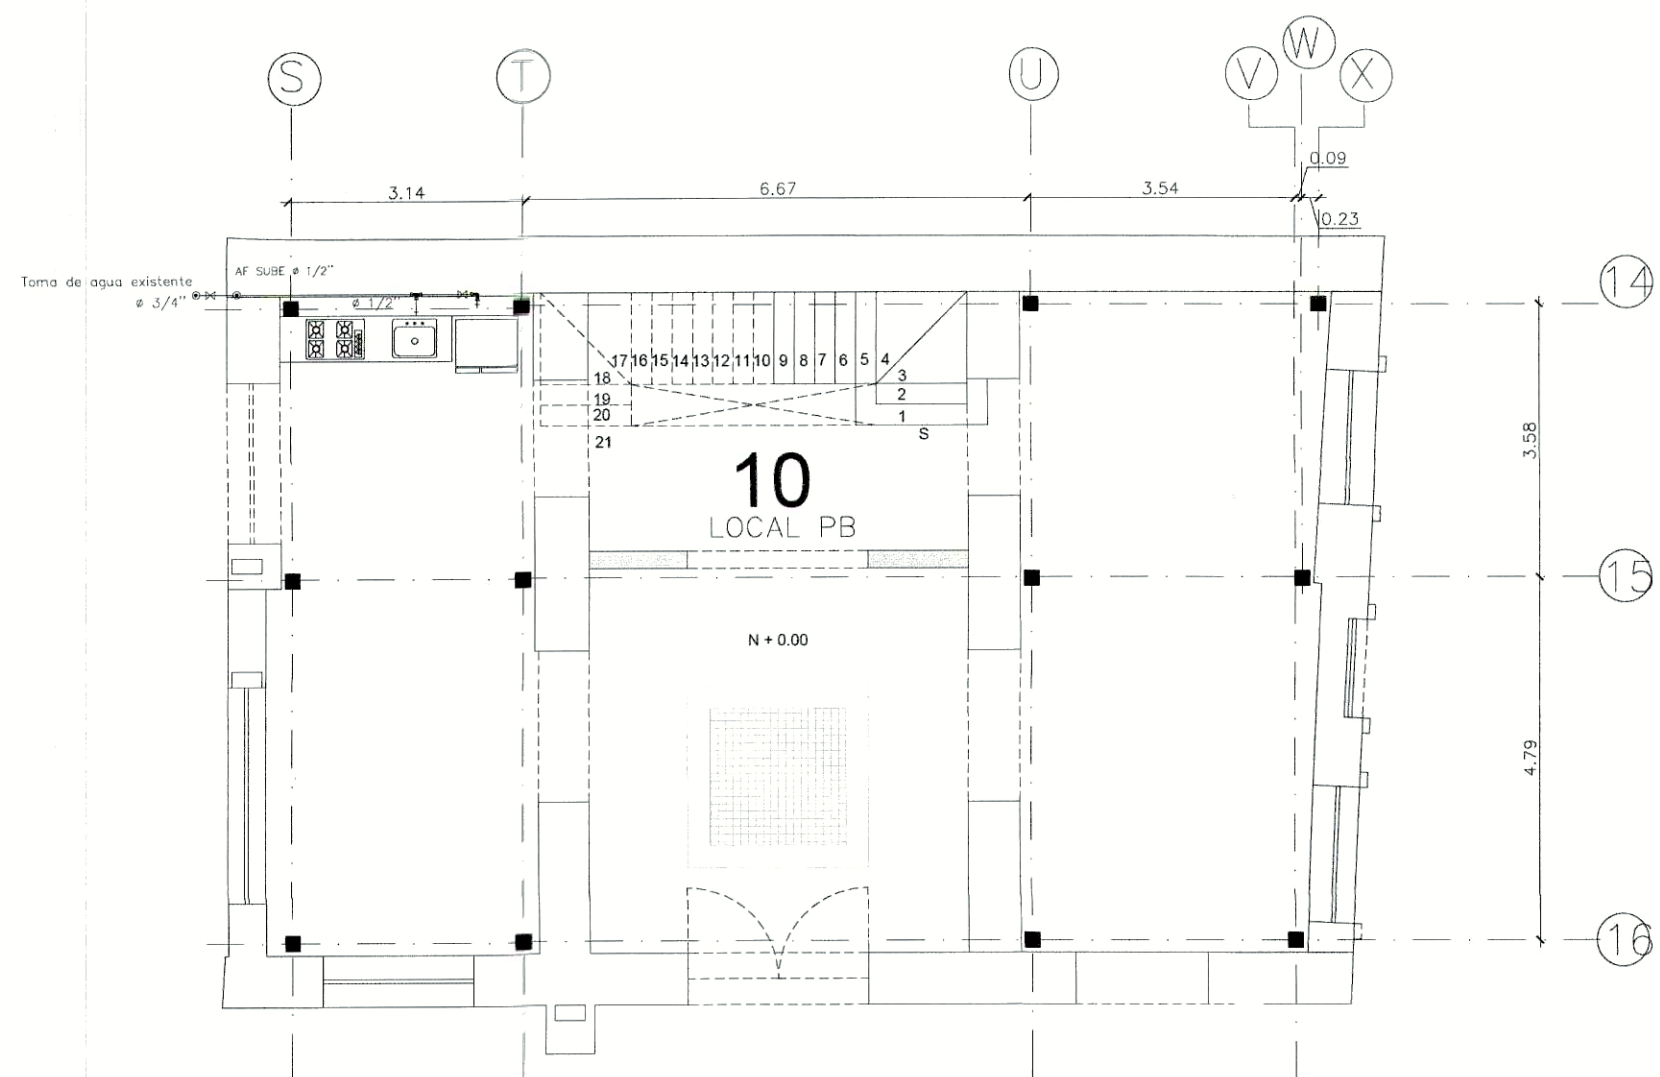

Planta Baja
Escala ----- 1:100

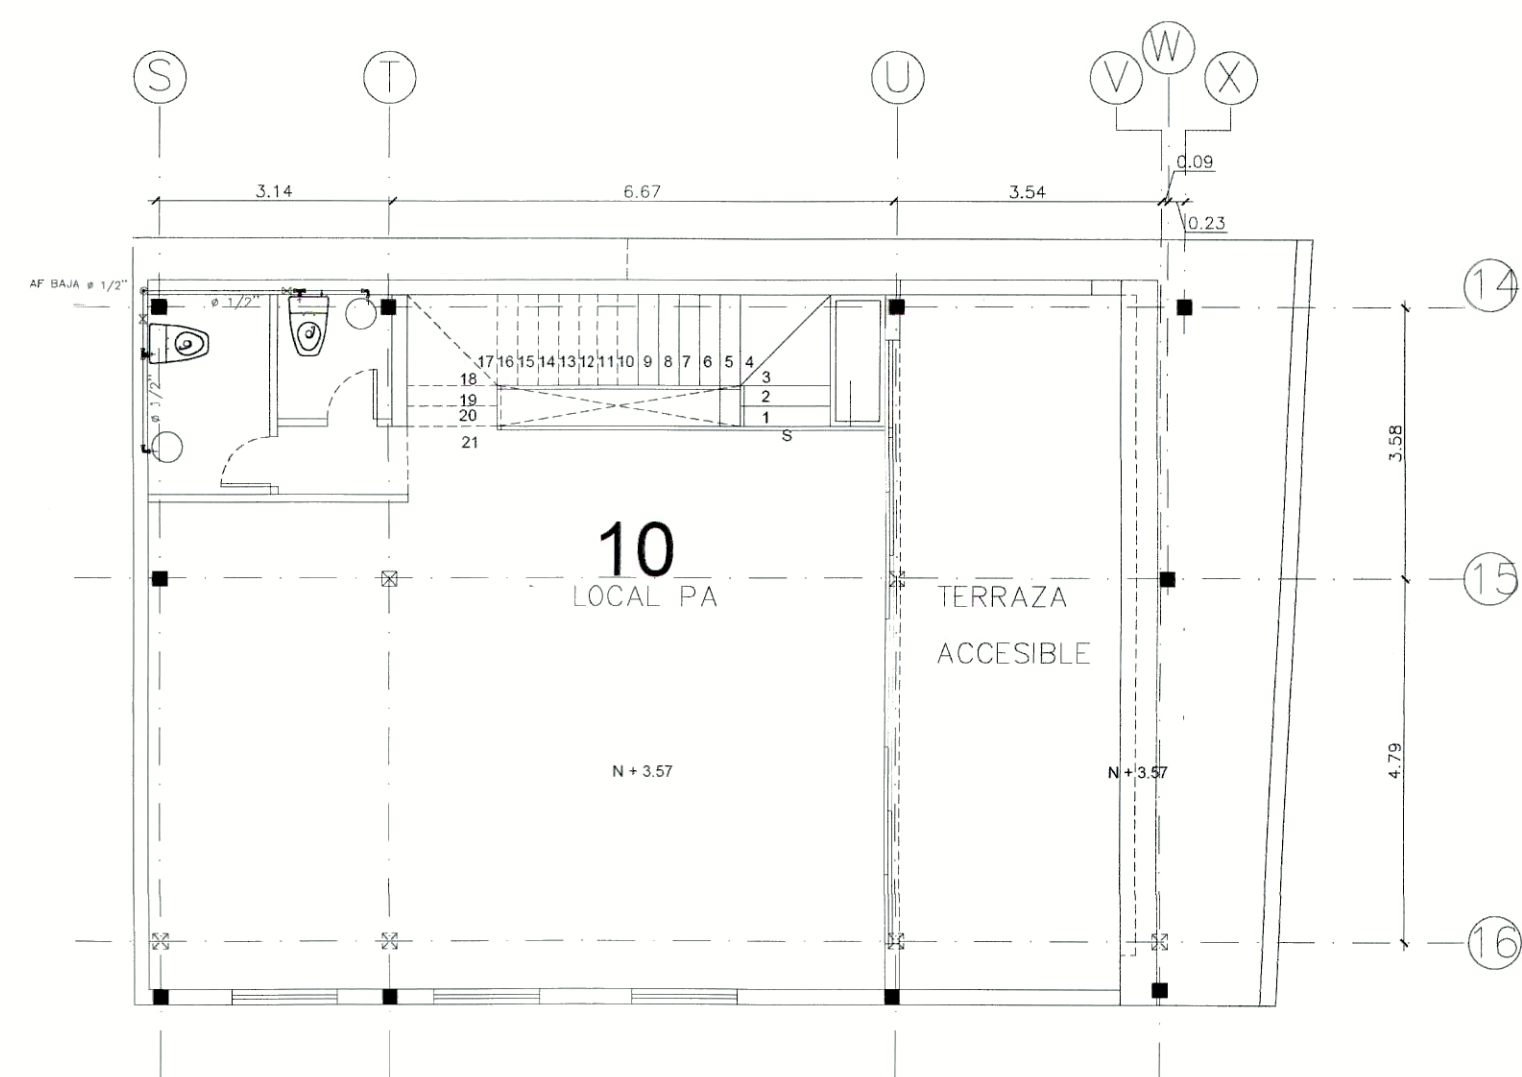

Planta Alta
Escala ----- 1:100

| SIMBOLOGIA | |
|------------|--------------------------|
| | TUBERIA DE AGUA FRIA |
| | TUBERIA DE AGUA CALIENTE |
| | SENTIDO DE FLUJO |
| | COLUMNA DE AGUA FRIA |
| | COLUMNA DE AGUA CALIENTE |
| | CODO DE 90 |
| | TEE |
| | REDUCCION |
| | LLAVE DE COMPUERTA |
| | LLAVE DE MANGUERA |
| | VALVULA CHECK |
| | UNIVERSAL |
| | MEDIDOR |

PROYECTO:
PASEO DEL PARQUE

SISTEMA HIDROSANITARIO

PROPIETARIO:

SR. JAIME DURÁN ABAD
C.C. 010005547-4

PROYECTO:

SRA. SILVIA NARANJO TORRES
C.C. 170059448-2

ESCALA: 1 : 100

FECHA: JUNIO 2022

SELLOS MUNICIPALES