 









RED ELECTRICA INTERNA ILUMINACION


SIMBOLOGIA

-  2 Luminaria LED de 80W, flujo luminoso 10800 lm, IP 66, IK10, 220V, 6m de altura + poste metálico cónico ornamental 6m
-  Luminarias LED de 80W, flujo luminoso 10800 lm, IP 66, IK10, 220V, 6m de altura + poste metálico cónico ornamental 6m
-  Salida de iluminación baños.
-  Sensor de movimiento, rango 180grados.
-  Centros de carga, tablero de distribución.
-  Conductor THHN 2x8+()+(8)AWG
-  Conductor TTU 1x8+()+(8)AWG

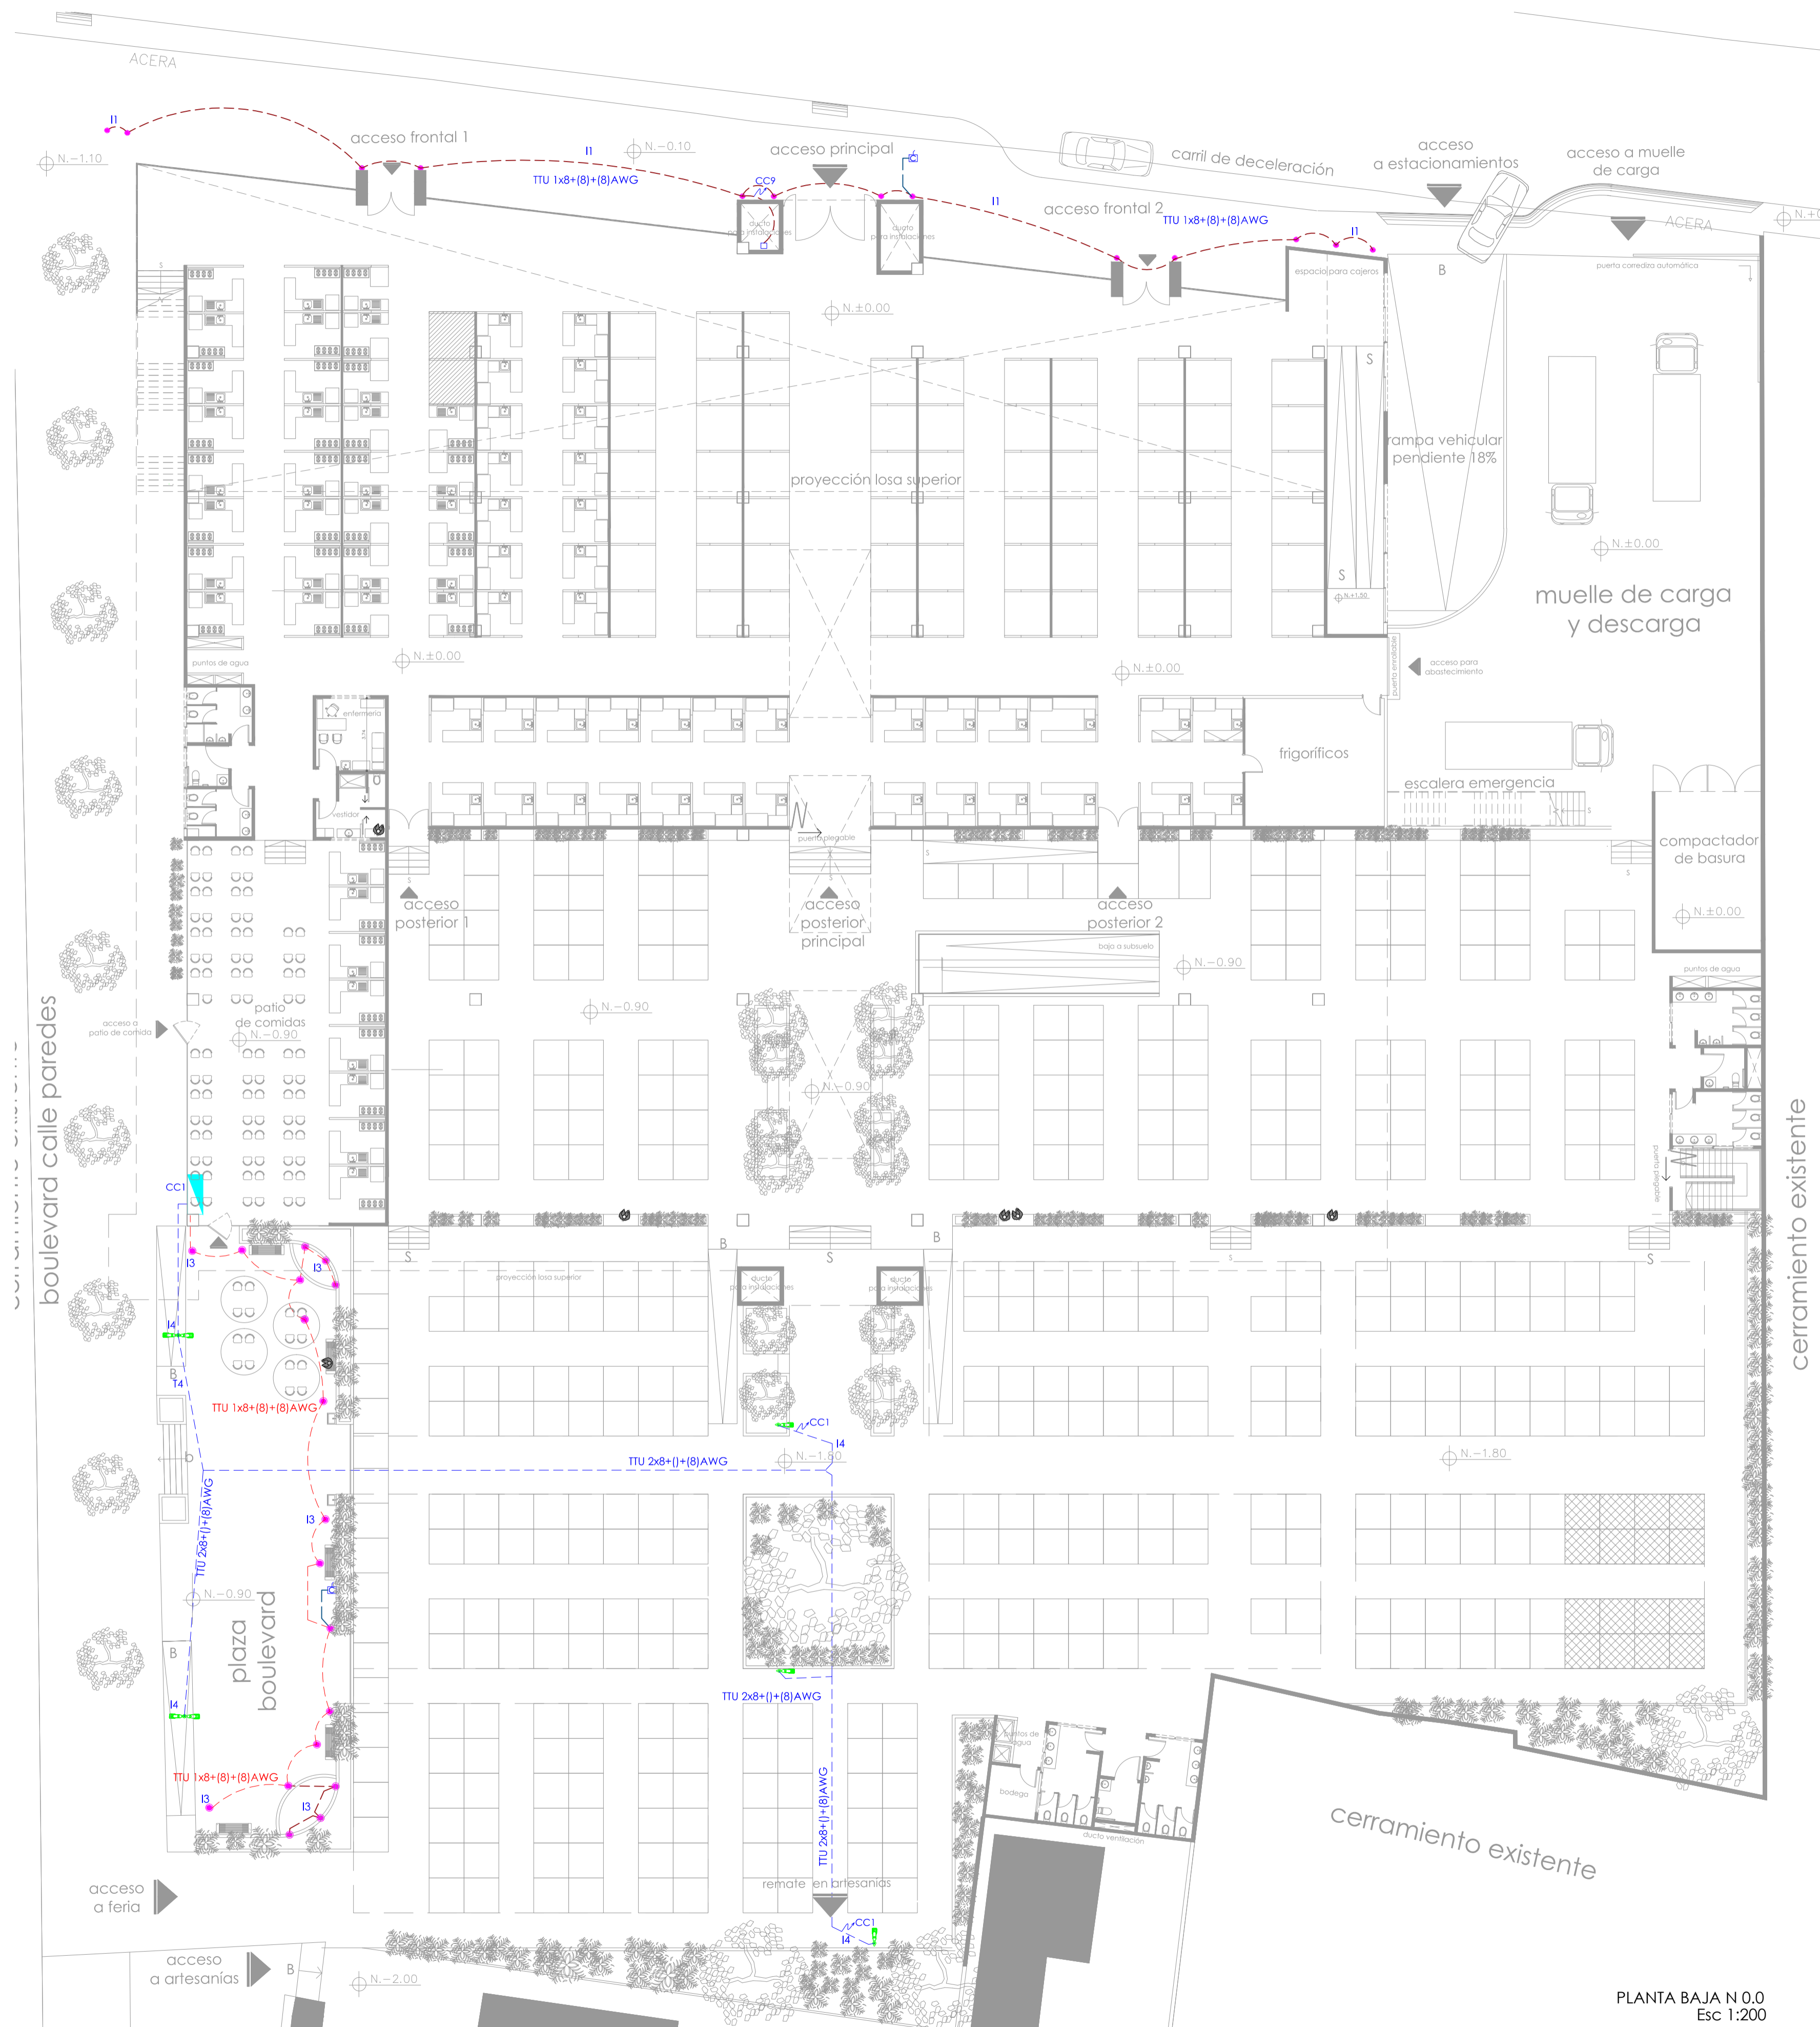

PLANTA BAJA N.0.0
Esc 1:200

Ubicación:

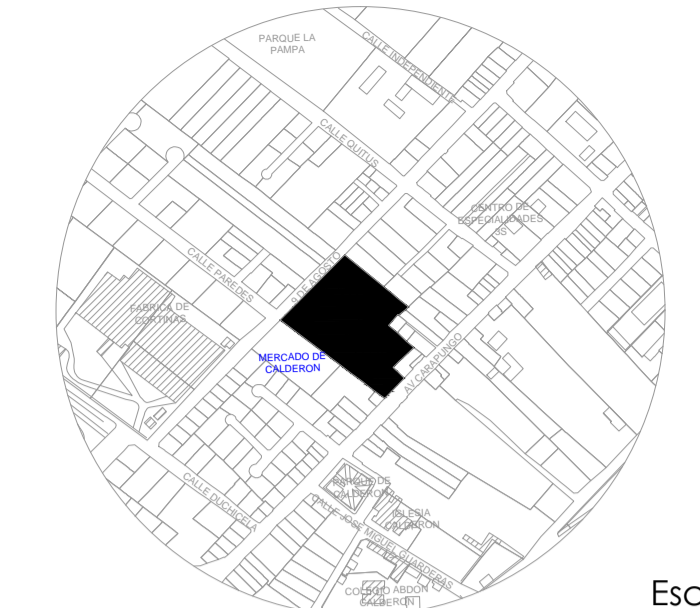

Escala: 1: 7500

MUNICIPIO DEL DISTRITO METROPOLITANO DE QUITO
ADMINISTRACIÓN ZONAL CALDERON



HENRY VALENCIA
Administrador Zonal Calderon

Aprobado por: ING PAOLA SILVA Administrador del contrato	Revisado por: ARQ WASHINGTON MARTINEZ Fiscalizador
---	---

Consultor: ING MARCELO TRUJILLO	Diseño Eléctrico: ING. SILVANA VARELA SENESECYT Reg. N° 1001-02-232244
---	---

Proyecto:
ESTUDIOS Y DISEÑOS DEFINITIVOS DEL MERCADO DE CALDERÓN, ADMINISTRACIÓN ZONAL CALDERÓN, DISTRITO METROPOLITANO, CANTÓN QUITO, PROVINCIA DE PICHINCHA.

Datos Generales del Predio:		
Clave Catastral:	13217 02 020	IRM N: 640965
Zona Administrativa:	CALDERÓN	N del Predio: 210907
Area de terreno segun levantamiento:	9590.55 m2	
Cos PB: 80 %	Cos TOTAL: 240 %	Zonificación: D4 (D303 - 80)

Fecha: 17/01/2018	Cordinación:
Dibujantes: ARQ ROSITA ZURITA	ING WILLIAM BARRAGAN
ARQ FERNANDA ENCALADA	ARQ RODRIGO PAEZ
ARQ RUBÉN ANAGUANO	Contiene: Red eléctrica interna Iluminación exterior Fachada-piso, feriantes Dimensiones prevalecen sobre escalas
	Escala: 1:200 Lámina: EL5/17

Sellos Municipales: