


RED ELECTRICA INTERNA ILUMINACION


SIMBOLOGÍA

-  Luminaria LED colgante o empotrable lineal de 38w/ 220V / high power
-  Salida de iluminación
-  Interruptor Sencillo.
-  Centros de carga, tablero de distribución.
-  Conductor THHN 1X12+(12)+(14)AWG

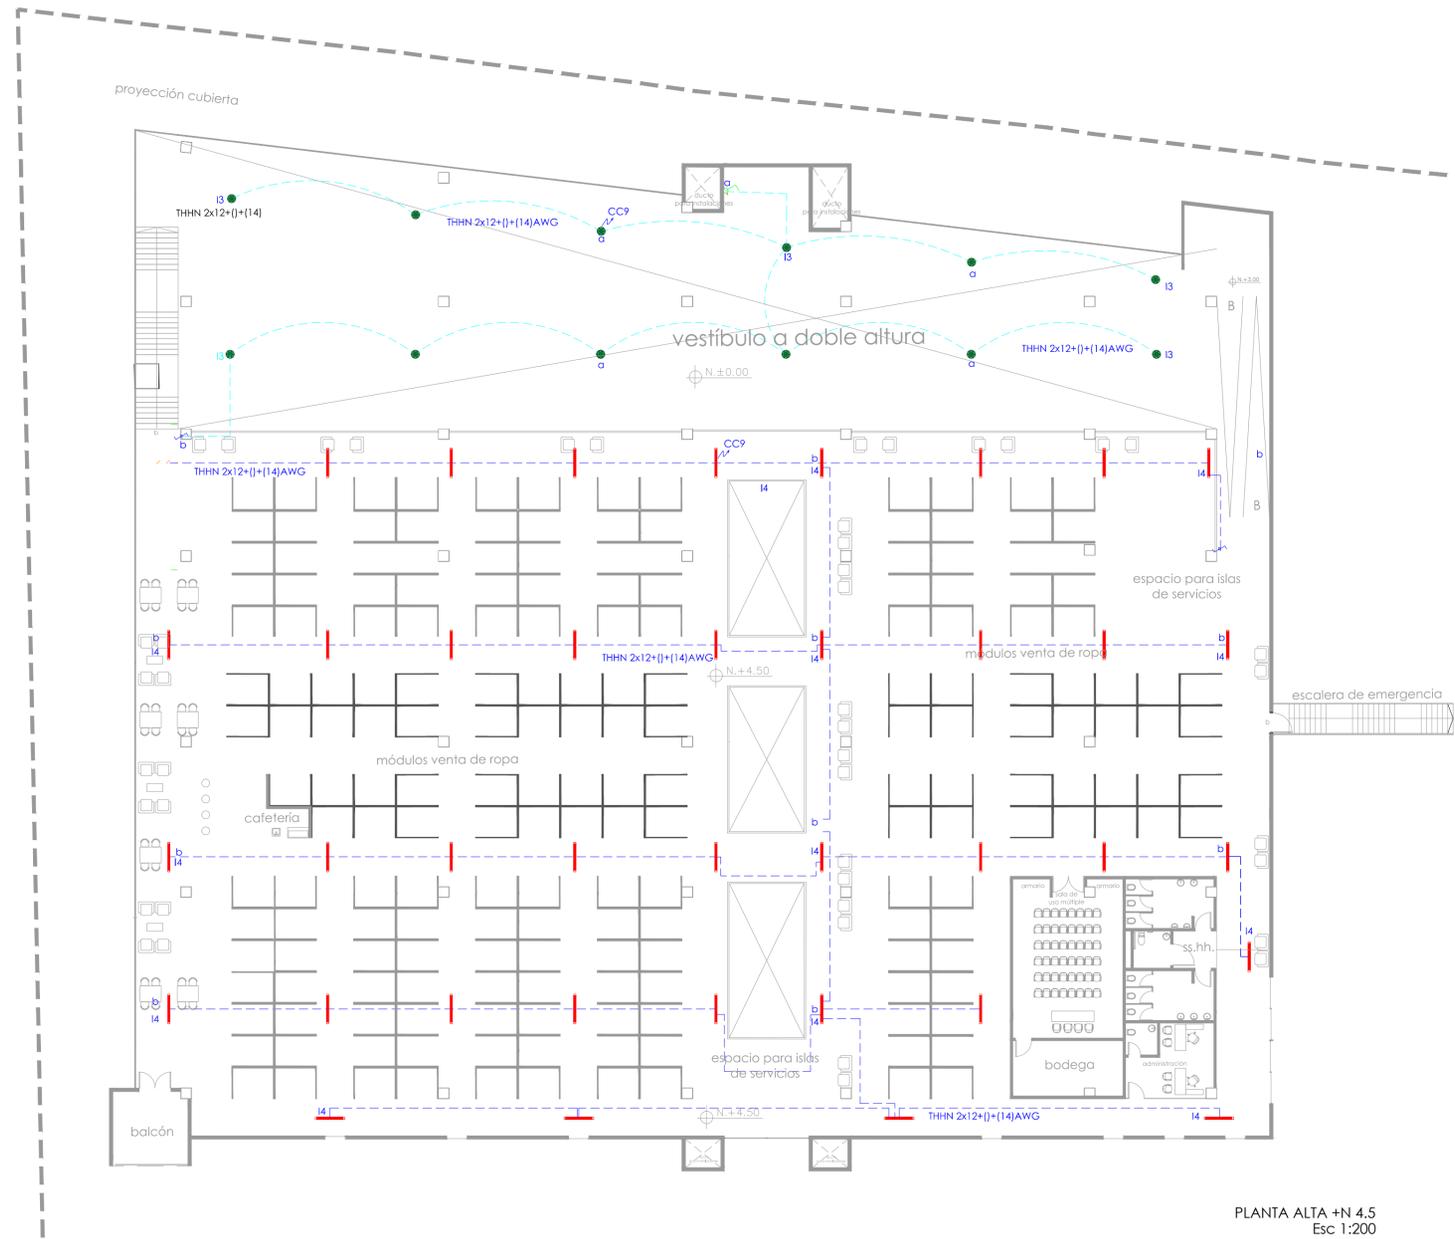

PLANTA ALTA +N 4.5  
Esc 1:200

Ubicación:

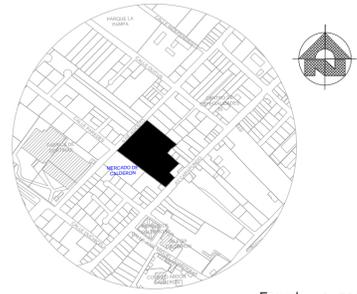

Escala: 1: 7500

MUNICIPIO DEL DISTRITO METROPOLITANO DE QUITO  
ADMINISTRACIÓN ZONAL CALDERON



**HENRY VALENCIA**  
Administrador Zonal Calderon

Aprobado por: <b>ING PAOLA SILVA</b> Administrador del contrato	Revisado por: <b>ARQ WASHINGTON MARTINEZ</b> Fiscalizador
---	---

Consultor: <b>ING MARCELO TRUJILLO</b>	Diseño Eléctrico: <b>ING. SILVANA VARELA</b> SENESECYT Reg. N° 1001-02-232244
---	---

Proyecto:  
ESTUDIOS Y DISEÑOS DEFINITIVOS DEL MERCADO DE CALDERÓN, ADMINISTRACIÓN ZONAL CALDERÓN, DISTRITO METROPOLITANO, CANTÓN QUITO, PROVINCIA DE PICHINCHA.

Datos Generales del Predio:		
Clave Catastral:	<b>13217 02 020</b>	IRM N: <b>640965</b>
Zona Administrativa:	<b>CALDERÓN</b>	N del Predio: <b>210907</b>
Area de terreno segun levantamiento:	<b>9590.55 m2</b>	
Cos PB: <b>80 %</b>	Cos TOTAL: <b>240 %</b>	Zonificación: <b>D4 (D303 - 80)</b>

Fecha: <b>17/01/2018</b>	Cordinación:
Dibujantes: <b>ARQ ROSITA ZURITA</b>	<b>ING WILLIAM BARRAGAN</b>
<b>ARQ FERNANDA ENCALADA</b>	<b>ARQ RODRIGO PAEZ</b>
<b>ARQ RUBÉN ANAGUANO</b>	Contiene: Red eléctrica interna Iluminación Planta alta vestibulo, pasillos Dimensiones prevalecen sobre escalas
Escala: 1:200	Lámina: <b>EL8/17</b>

Sellos Municipales: