



Escala: 1: 7500



MUNICIPIO DEL DISTRITO METROPOLITANO DE QUITO  
ADMINISTRACIÓN ZONAL CALDERON



**HENRY VALENCIA**  
Administrador Zonal Calderon

Aprobado por:

Revisado por:

**ING PAOLA SILVA**  
Administrador del contrato

**ARQ WASHINGTON MARTINEZ**  
Fiscalizador

Consultor:

Diseño Hidrosanitario:

**ING MARCELO TRUJILLO**

**ING. GUSTAVO LÓPEZ**  
SENESCYT Reg. No. 1007-06-683725

**ING. GUSTAVO CARRERA**  
SENESCYT Reg. No. 1005-10-1001960

Proyecto:

ESTUDIOS Y DISEÑOS DEFINITIVOS DEL MERCADO DE CALDERÓN, ADMINISTRACIÓN ZONAL CALDERÓN, DISTRITO METROPOLITANO, CANTÓN QUITO, PROVINCIA DE PICHINCHA.

Datos Generales del Predio:

|                                      |                     |               |                       |
|--------------------------------------|---------------------|---------------|-----------------------|
| Clave Catastral:                     | <b>13217 02 020</b> | IRM N°:       | <b>640965</b>         |
| Zona Administrativa:                 | <b>CALDERÓN</b>     | N del Predio: | <b>210907</b>         |
| Area de terreno segun levantamiento: | <b>9590.55 m2</b>   |               |                       |
| Cos PB:                              | <b>80 %</b>         | Cos TOTAL:    | <b>240 %</b>          |
|                                      |                     | Zonificación: | <b>D4 (D303 - 80)</b> |

Fecha:

**17/01/2018**

Coordinación:

**ING WILLIAM BARRAGAN**

Dibujantes:

**ARQ ROSITA ZURITA**

**ARQ RODRIGO PAEZ**

**ARQ FERNANDA ENCALADA**

Contiene:

**PLANTA DE SUBSUELO**

**RED CONTRA INCENDIOS**

Dimensiones prevalecen sobre escalas

Escala:


**1:250**

Lámina:

**H7/12**

Sellos Municipales:

medidas referenciales para inicio de excavación

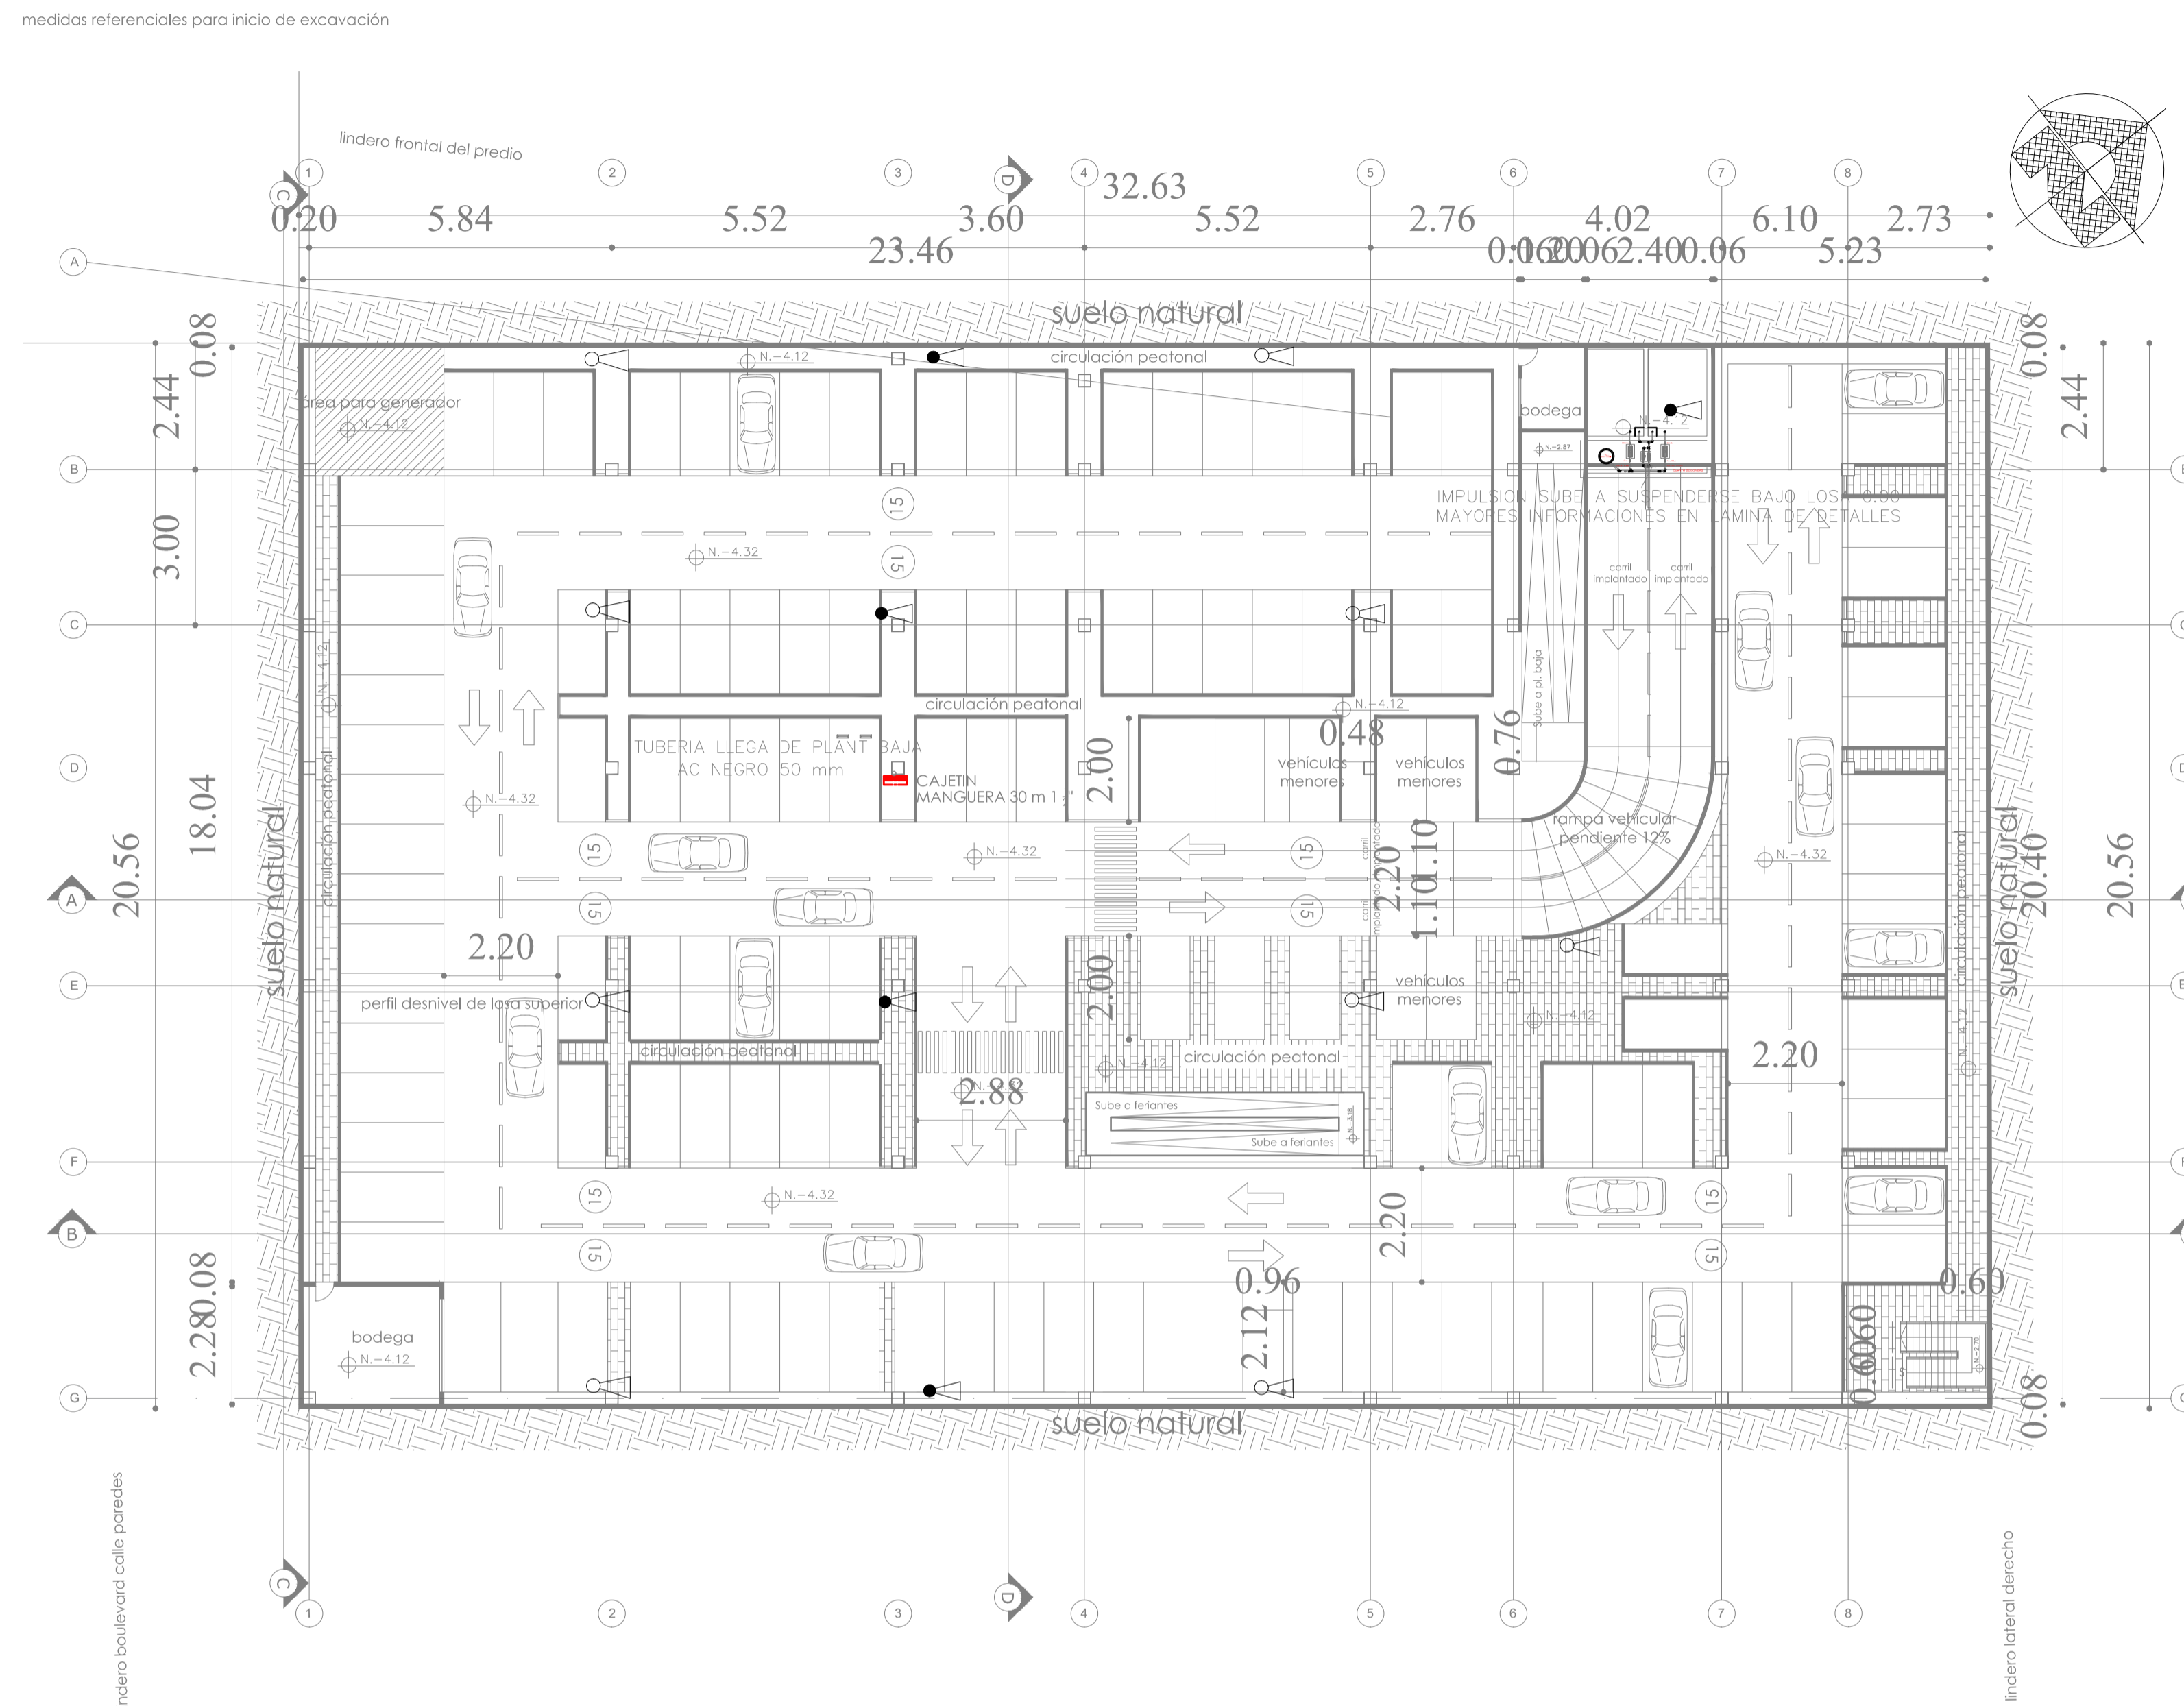

PLANTA SUBSUELO. N.- 4.32  
1-250

### SIMBOLOGIA

|  |                         |
|--|-------------------------|
|  | CAJETIN Y PULSADOR      |
|  | RED CONTRA INCENDIOS    |
|  | SENTIDO DE FLUJO        |
|  | VÁLVULA DE COMPUERTA    |
|  | VALVULA CHECK           |
|  | EXTINTOR PQS 10 Lbs ABC |
|  | EXTINTOR CO2 10 IBS ABC |
|  | SIAMESA                 |
|  | COLUMNA DE AGUA         |
|  | BOCA DE FUEGO           |