


PLANTA ALTA. N.+4.50  
1-250

SIMBOLOGIA	
	CAJETIN Y PULSADOR
	RED CONTRA INCENDIOS
	SENTIDO DE FLUJO
	VÁLVULA DE COMPUERTA
	COLUMNA DE AGUA

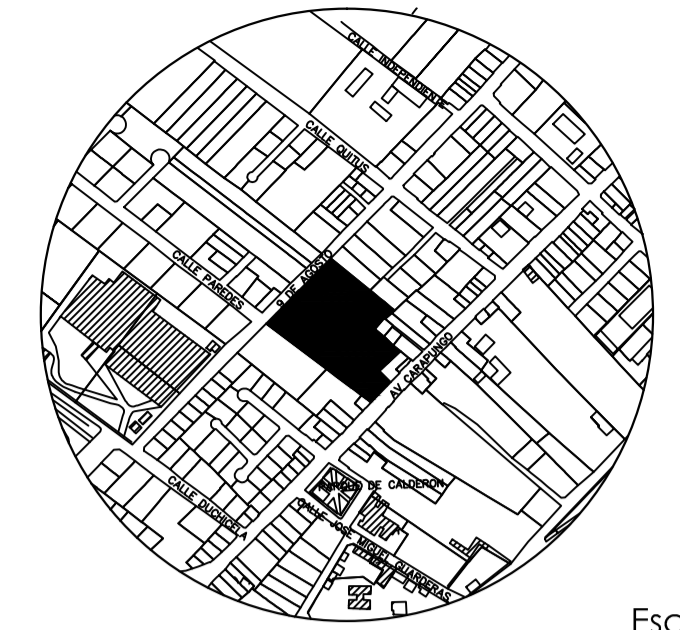

Escala: 1: 7500



MUNICIPIO DEL DISTRITO METROPOLITANO DE QUITO  
ADMINISTRACIÓN ZONAL CALDERON



**HENRY VALENCIA**  
Administrador Zonal Calderon

Aprobado por:

**ING PAOLA SILVA**  
Administrador del contrato

Revisado por:

**ARQ WASHINGTON MARTINEZ**  
Fiscalizador

Consultor:

**ING MARCELO TRUJILLO**

Diseño Hidrosanitario:

**ING. GUSTAVO LÓPEZ**  
SENESECYT Reg No. 1007-06-685725

**ING. GUSTAVO CARRERA**  
SENESECYT Reg No. 1005-10-1001960

Proyecto:

ESTUDIOS Y DISEÑOS DEFINITIVOS DEL MERCADO DE CALDERÓN, ADMINISTRACIÓN ZONAL CALDERÓN, DISTRITO METROPOLITANO, CANTÓN QUITO, PROVINCIA DE PICHINCHA.

Datos Generales del Predio:

Clave Catastral:	<b>13217 02 020</b>	IRM N°:	<b>640965</b>
Zona Administrativa:	<b>CALDERÓN</b>	N del Predio:	<b>210907</b>
Area de terreno segun levantamiento:	<b>9590.55 m2</b>		
Cos PB:	<b>80 %</b>	Cos TOTAL:	<b>240 %</b>
		Zonificación:	<b>D4 (D303 - 80)</b>

Fecha:

**17/01/2018**

Coordinación:

**ING WILLIAM BARRAGAN**

Dibujantes:

**ARQ ROSITA ZURITA**

**ARQ RODRIGO PAEZ**

**ARQ FERNANDA ENCALADA**

Contiene:

**PLANTA ALTA  
RED CONTRA INCENDIOS**

Dimensiones prevalecen sobre escalas

**ARQ RUBÉN ANAGUANO**

Escala:

**1:250**

Lámina:

**H9/12**

Sellos Municipales: